

Zestaw złączowo-pomiarowego
typ ZK1a-1P, wg warunków przyłączenia nr WP.037940/2021/002R01
Poza zakresem opracowania

MAPA DO CELÓW PROJEKTOWYCH	
Opis zadania / Nazwa inwestycji:	OK.6040.65.2023
Wzrost planu:	2000
Skala:	1:500
Numerycylne / Data:	116, 117, 118, 119, 120, 121
Plan / Data:	1.11.2023
Wzrost planu / Data:	2000 / 15.02.2023
Opis zadania / Nazwa inwestycji:	OK.6040.65.2023
Wzrost planu:	2000
Skala:	1:500
Numerycylne / Data:	116, 117, 118, 119, 120, 121
Plan / Data:	1.11.2023
Wzrost planu / Data:	2000 / 15.02.2023
Opis zadania / Nazwa inwestycji:	OK.6040.65.2023
Wzrost planu:	2000
Skala:	1:500
Numerycylne / Data:	116, 117, 118, 119, 120, 121
Plan / Data:	1.11.2023
Wzrost planu / Data:	2000 / 15.02.2023

BUGIS GEODEZIA
Krzysztof Kobyniewicz
Grodzka ul. nr 2560
tel. 76 66 279 19 Kfax. 501 650 033

Przebieganie i niniejszy dokument został opracowany w wyniku prac geodezyjnych i kartograficznych, których rezultaty zawiera oparte na danych technicznych i pomiarowych, a także informację o sposobie realizacji odpowiedzialności z zakresu niniejszego zlecenia.

Identyfikator zgłoszenia prac geodezyjnych: OK.6040.65.2023

Organ służby geodezyjnej, który otrzymał zgłoszenie: STAROSTA LEONOWO

Wykonawca prac geodezyjnych: BUGIS GEODEZIA


Numer oraz data sporządzenia dokumentu zawierającego wyniki pomiarowe / weryfikacji: P.0209.2023.209 z dnia 15.02.2023

Imię i nazwisko oraz numer uprawnień zawodowych kartełki prac: Krzysztof Kobyniewicz nr upr. 2560

Budysek 1017 0000
Krzysztof Kobyniewicz
Grodzka ul. nr 2560
tel. 76 66 279 19 Kfax. 501 650 033

MAPA DO CELÓW PROJEKTOWYCH	
Opis zadania / Nazwa inwestycji:	OK.6040.65.2023
Wzrost planu:	2000
Skala:	1:500
Numerycylne / Data:	116, 117, 118, 119, 120, 121
Plan / Data:	1.11.2023
Wzrost planu / Data:	2000 / 15.02.2023

MAPA DO CELÓW PROJEKTOWYCH	
Opis zadania / Nazwa inwestycji:	OK.6040.65.2023
Wzrost planu:	2000
Skala:	1:500
Numerycylne / Data:	116, 117, 118, 119, 120, 121
Plan / Data:	1.11.2023
Wzrost planu / Data:	2000 / 15.02.2023

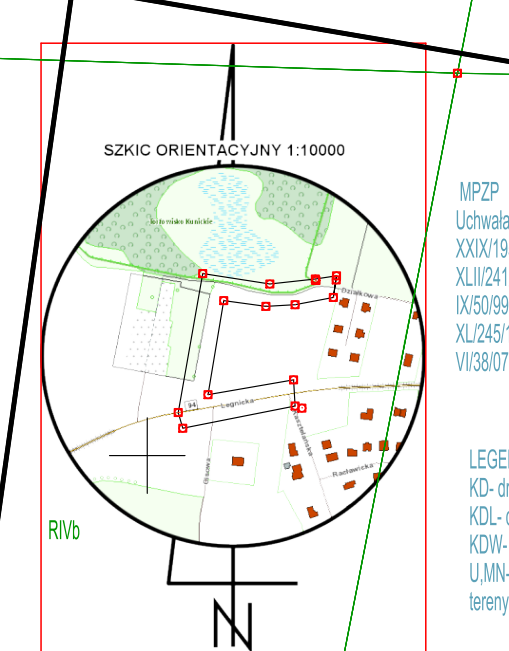


MPZP
Uchwała Rady Gminy Kunice nr.
XXIV/195/13 z dnia 14.06.2013
XL/24/11/0 z dnia 31.08.2010
VI/38/02 z dnia 02.09.1999
XL/24/18 z dnia 18.10.2018
VI/38/07 z dnia 31.05.2007

LEGENDA:
KD - droga główna
KDW - droga boczna
LUMN - tereny zabudowy usługowej,
tereny zabudowy jednorodzinnej

OZNACZENIA

	Instalacje elektryczna
	przyłącze, linia kablowa nN 0,4 kV NA2XY 4x120 SRS160
	złącze ZK1a-1P
	granica inwestycji
	granica pasa drogowego
	oznaczenie komory wej/wyj przewiertu sterowanego

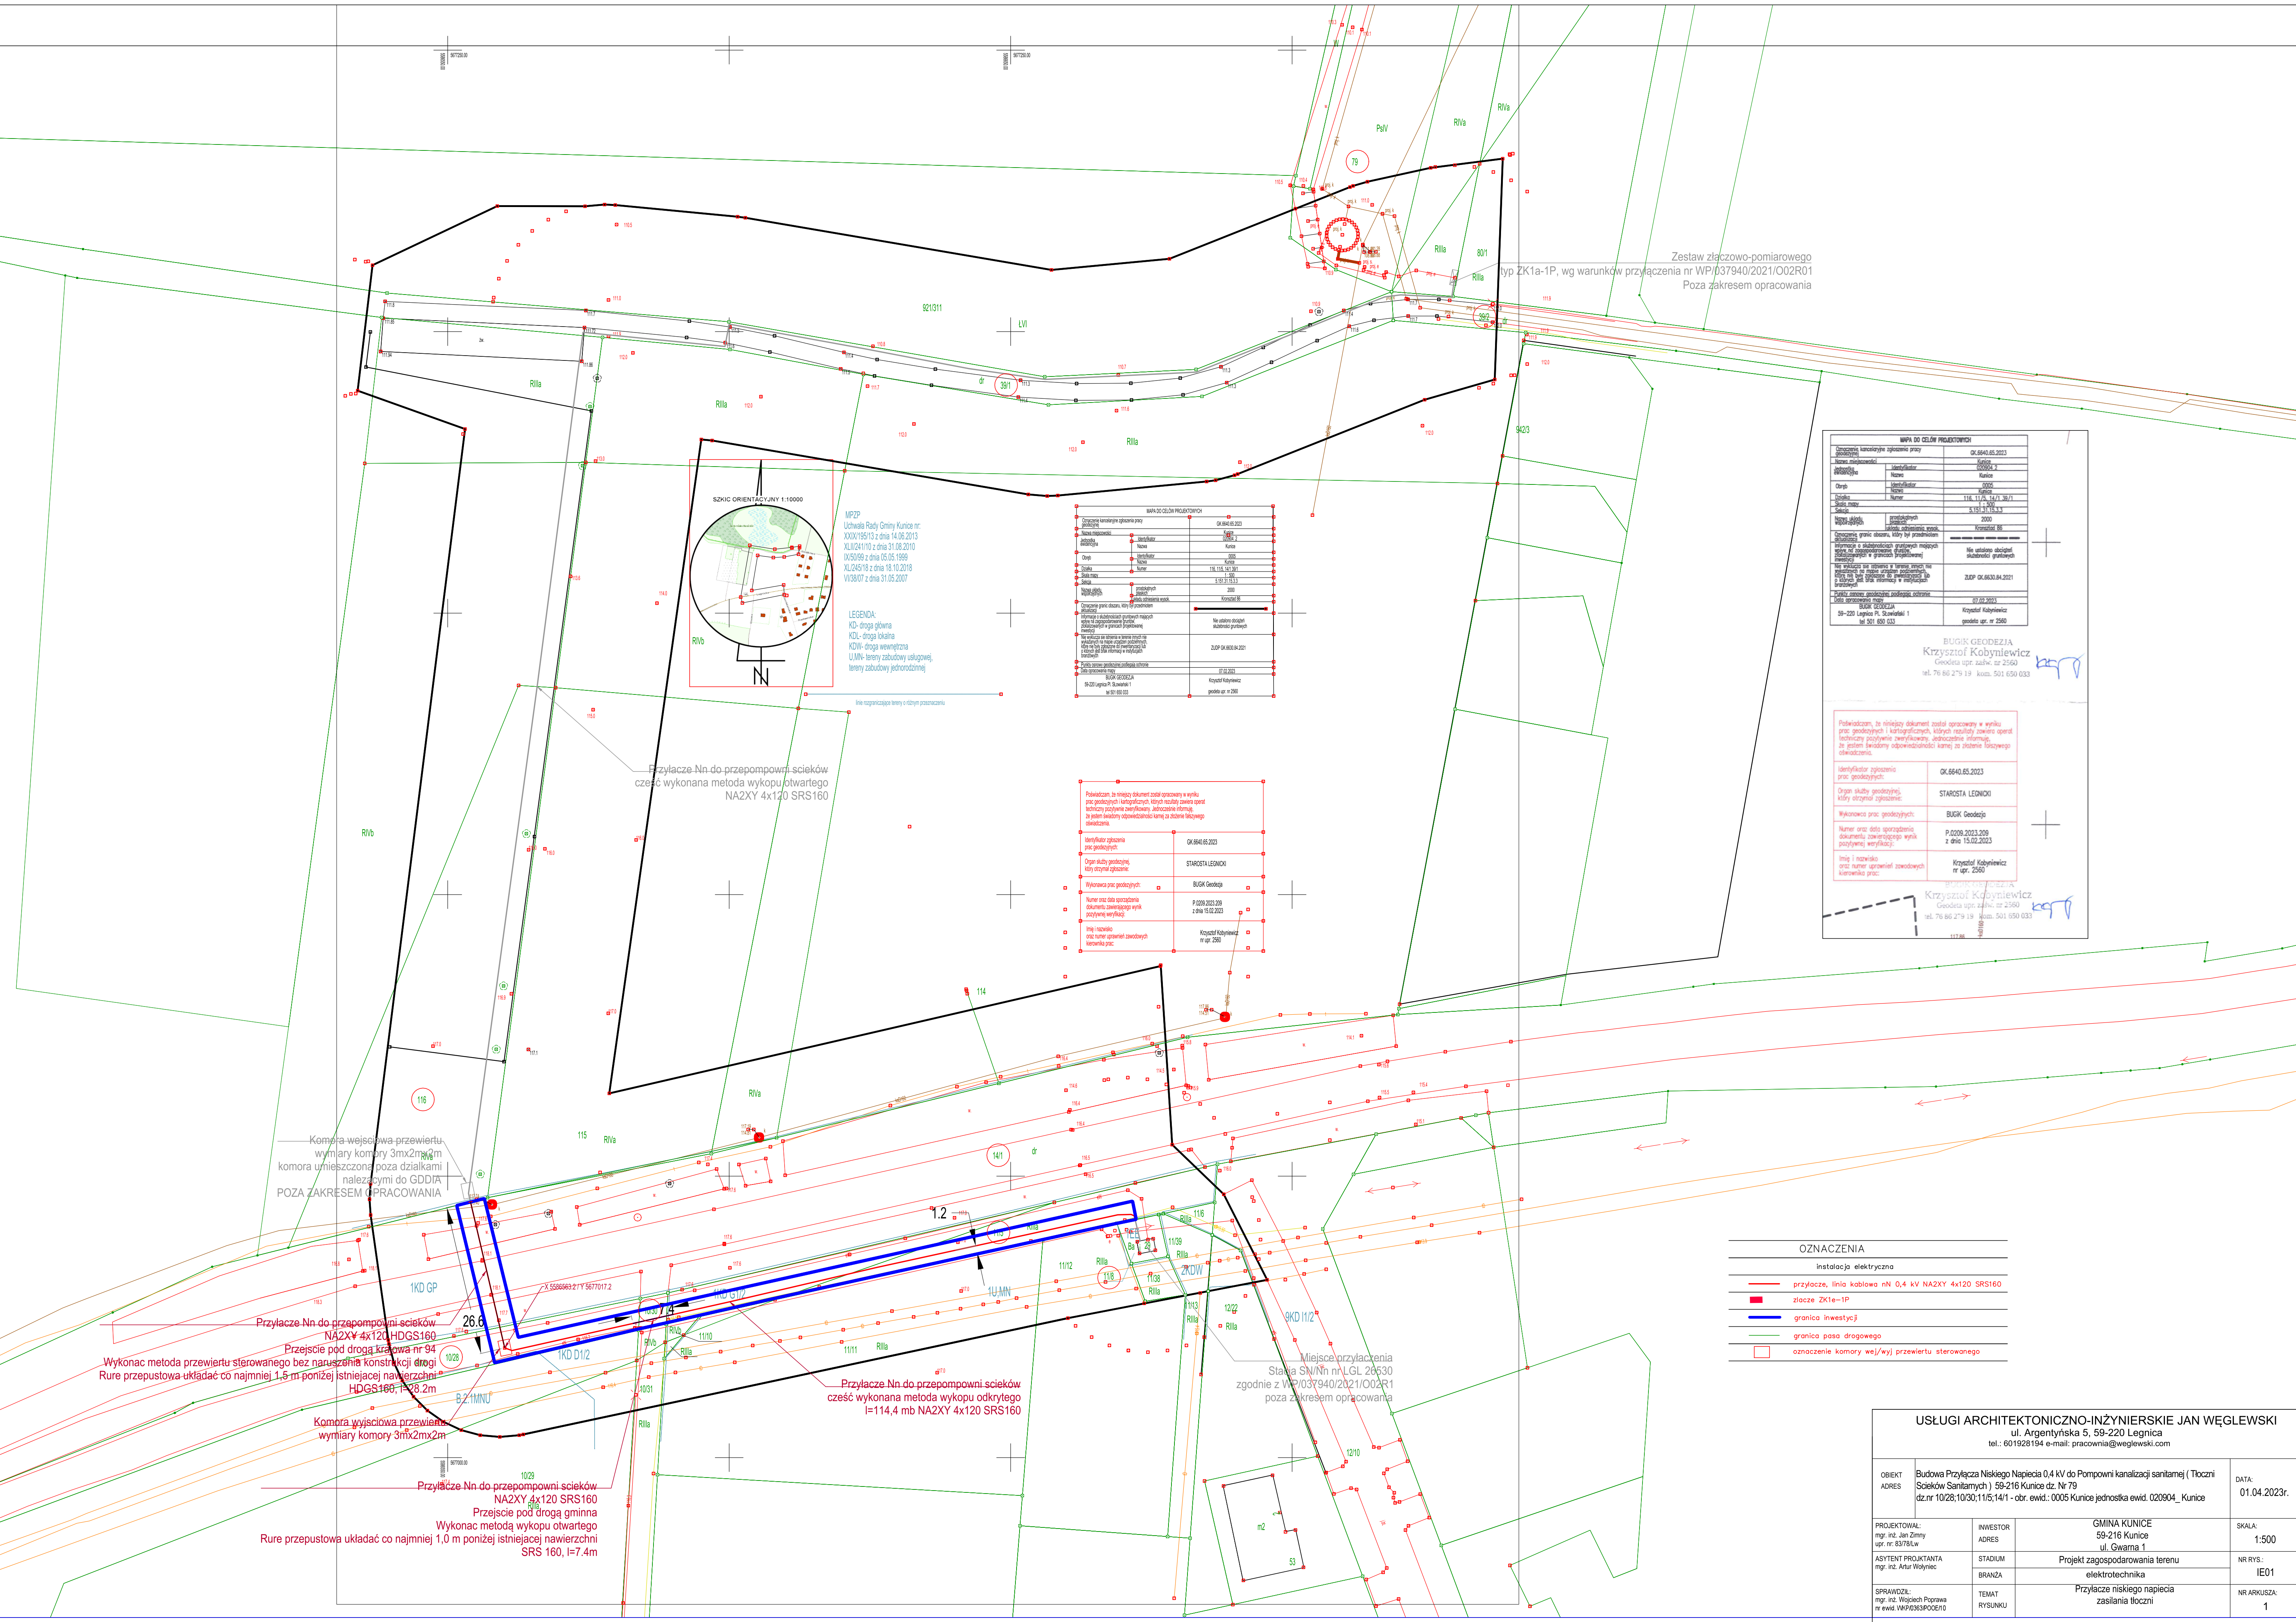

Przebieganie i niniejszy dokument został opracowany w wyniku prac geodezyjnych i kartograficznych, których rezultaty zawiera oparte na danych technicznych i pomiarowych, a także informację o sposobie realizacji odpowiedzialności z zakresu niniejszego zlecenia.

Identyfikator zgłoszenia prac geodezyjnych: OK.6040.65.2023

Organ służby geodezyjnej, który otrzymał zgłoszenie: STAROSTA LEONOWO

Wykonawca prac geodezyjnych: BUGIS GEODEZIA

Numer oraz data sporządzenia dokumentu zawierającego wyniki pomiarowe / weryfikacji: P.0209.2023.209 z dnia 15.02.2023

Imię i nazwisko oraz numer uprawnień zawodowych kartełki prac: Krzysztof Kobyniewicz nr upr. 2560

Budysek 1017 0000
Krzysztof Kobyniewicz
Grodzka ul. nr 2560
tel. 76 66 279 19 Kfax. 501 650 033

Komora wejściowa przewiertu
wymiary komory 3mx2mx2m
komora umieszczona poza działkami
należącymi do GDDI
POZA ZAKRESEM OPRACOWANIA

Przebieganie i niniejszy dokument został opracowany w wyniku prac geodezyjnych i kartograficznych, których rezultaty zawiera oparte na danych technicznych i pomiarowych, a także informację o sposobie realizacji odpowiedzialności z zakresu niniejszego zlecenia.

Identyfikator zgłoszenia prac geodezyjnych: OK.6040.65.2023

Organ służby geodezyjnej, który otrzymał zgłoszenie: STAROSTA LEONOWO

Wykonawca prac geodezyjnych: BUGIS GEODEZIA

Numer oraz data sporządzenia dokumentu zawierającego wyniki pomiarowe / weryfikacji: P.0209.2023.209 z dnia 15.02.2023

Imię i nazwisko oraz numer uprawnień zawodowych kartełki prac: Krzysztof Kobyniewicz nr upr. 2560

Budysek 1017 0000
Krzysztof Kobyniewicz
Grodzka ul. nr 2560
tel. 76 66 279 19 Kfax. 501 650 033

Przebieganie i niniejszy dokument został opracowany w wyniku prac geodezyjnych i kartograficznych, których rezultaty zawiera oparte na danych technicznych i pomiarowych, a także informację o sposobie realizacji odpowiedzialności z zakresu niniejszego zlecenia.

Identyfikator zgłoszenia prac geodezyjnych: OK.6040.65.2023

Organ służby geodezyjnej, który otrzymał zgłoszenie: STAROSTA LEONOWO

Wykonawca prac geodezyjnych: BUGIS GEODEZIA

Numer oraz data sporządzenia dokumentu zawierającego wyniki pomiarowe / weryfikacji: P.0209.2023.209 z dnia 15.02.2023

Imię i nazwisko oraz numer uprawnień zawodowych kartełki prac: Krzysztof Kobyniewicz nr upr. 2560

Budysek 1017 0000
Krzysztof Kobyniewicz
Grodzka ul. nr 2560
tel. 76 66 279 19 Kfax. 501 650 033

Miejsce przyłączenia
Stacja SN/Nn n°LGL 20530
zgodnie z WP.037940/2021/002R01
poza zakresem opracowania

Przebieganie i niniejszy dokument został opracowany w wyniku prac geodezyjnych i kartograficznych, których rezultaty zawiera oparte na danych technicznych i pomiarowych, a także informację o sposobie realizacji odpowiedzialności z zakresu niniejszego zlecenia.

Identyfikator zgłoszenia prac geodezyjnych: OK.6040.65.2023

Organ służby geodezyjnej, który otrzymał zgłoszenie: STAROSTA LEONOWO

Wykonawca prac geodezyjnych: BUGIS GEODEZIA

Numer oraz data sporządzenia dokumentu zawierającego wyniki pomiarowe / weryfikacji: P.0209.2023.209 z dnia 15.02.2023

Imię i nazwisko oraz numer uprawnień zawodowych kartełki prac: Krzysztof Kobyniewicz nr upr. 2560

Budysek 1017 0000
Krzysztof Kobyniewicz
Grodzka ul. nr 2560
tel. 76 66 279 19 Kfax. 501 650 033

USŁUGI ARCHYTEKTONICZNO-INŻYNIERSKIE JAN WĘGLEWSKI
ul. Argenytyńska 5, 59-220 Legnica
tel.: 601828194 e-mail: pracownia@weglewski.com

OBIEKT ADRES	Budowa Przyłącza Niskiego Napięcia 0,4 kV do Pompowni kanalizacji sanitarnej (Tłoczni Ścieków Sanitarnych) 59-216 Kunice dz. Nr 79 dz.nr 10/28/10/30/115/141 - obr. ewid.: 0005 Kunice jednostka ewid. 020904_Kunice	DATA: 01.04.2023r.
PROJEKTOWAŁ: mgr inż. Jan Żmijny nr. 63784.kw	INWESTOR ADRES GMINA KUNICE 59-216 Kunice ul. Gwałdka 1	SKALA: 1:500
ASYSTENT PROJEKTANTA mgr inż. Artur Wójcicki	STADIUM BRANŻA Projekt zagospodarowania terenu elektrotechnika	NR RYS: IE01
SPRAWDZIŁ: mgr inż. Wojciech Poprawa nr ewid. VAPF030PO02R	TEMAT RYSUNKU Przyłącze niskiego napięcia zasilania tłoczni	NR ARKUSZA: 1