


PROFIL PODŁUŻNY KANALIZACJI DESZCZOWEJ Sd2-Wp1, Sd3-Wp2, Sd4-Wp4, Sd7-Wp8

 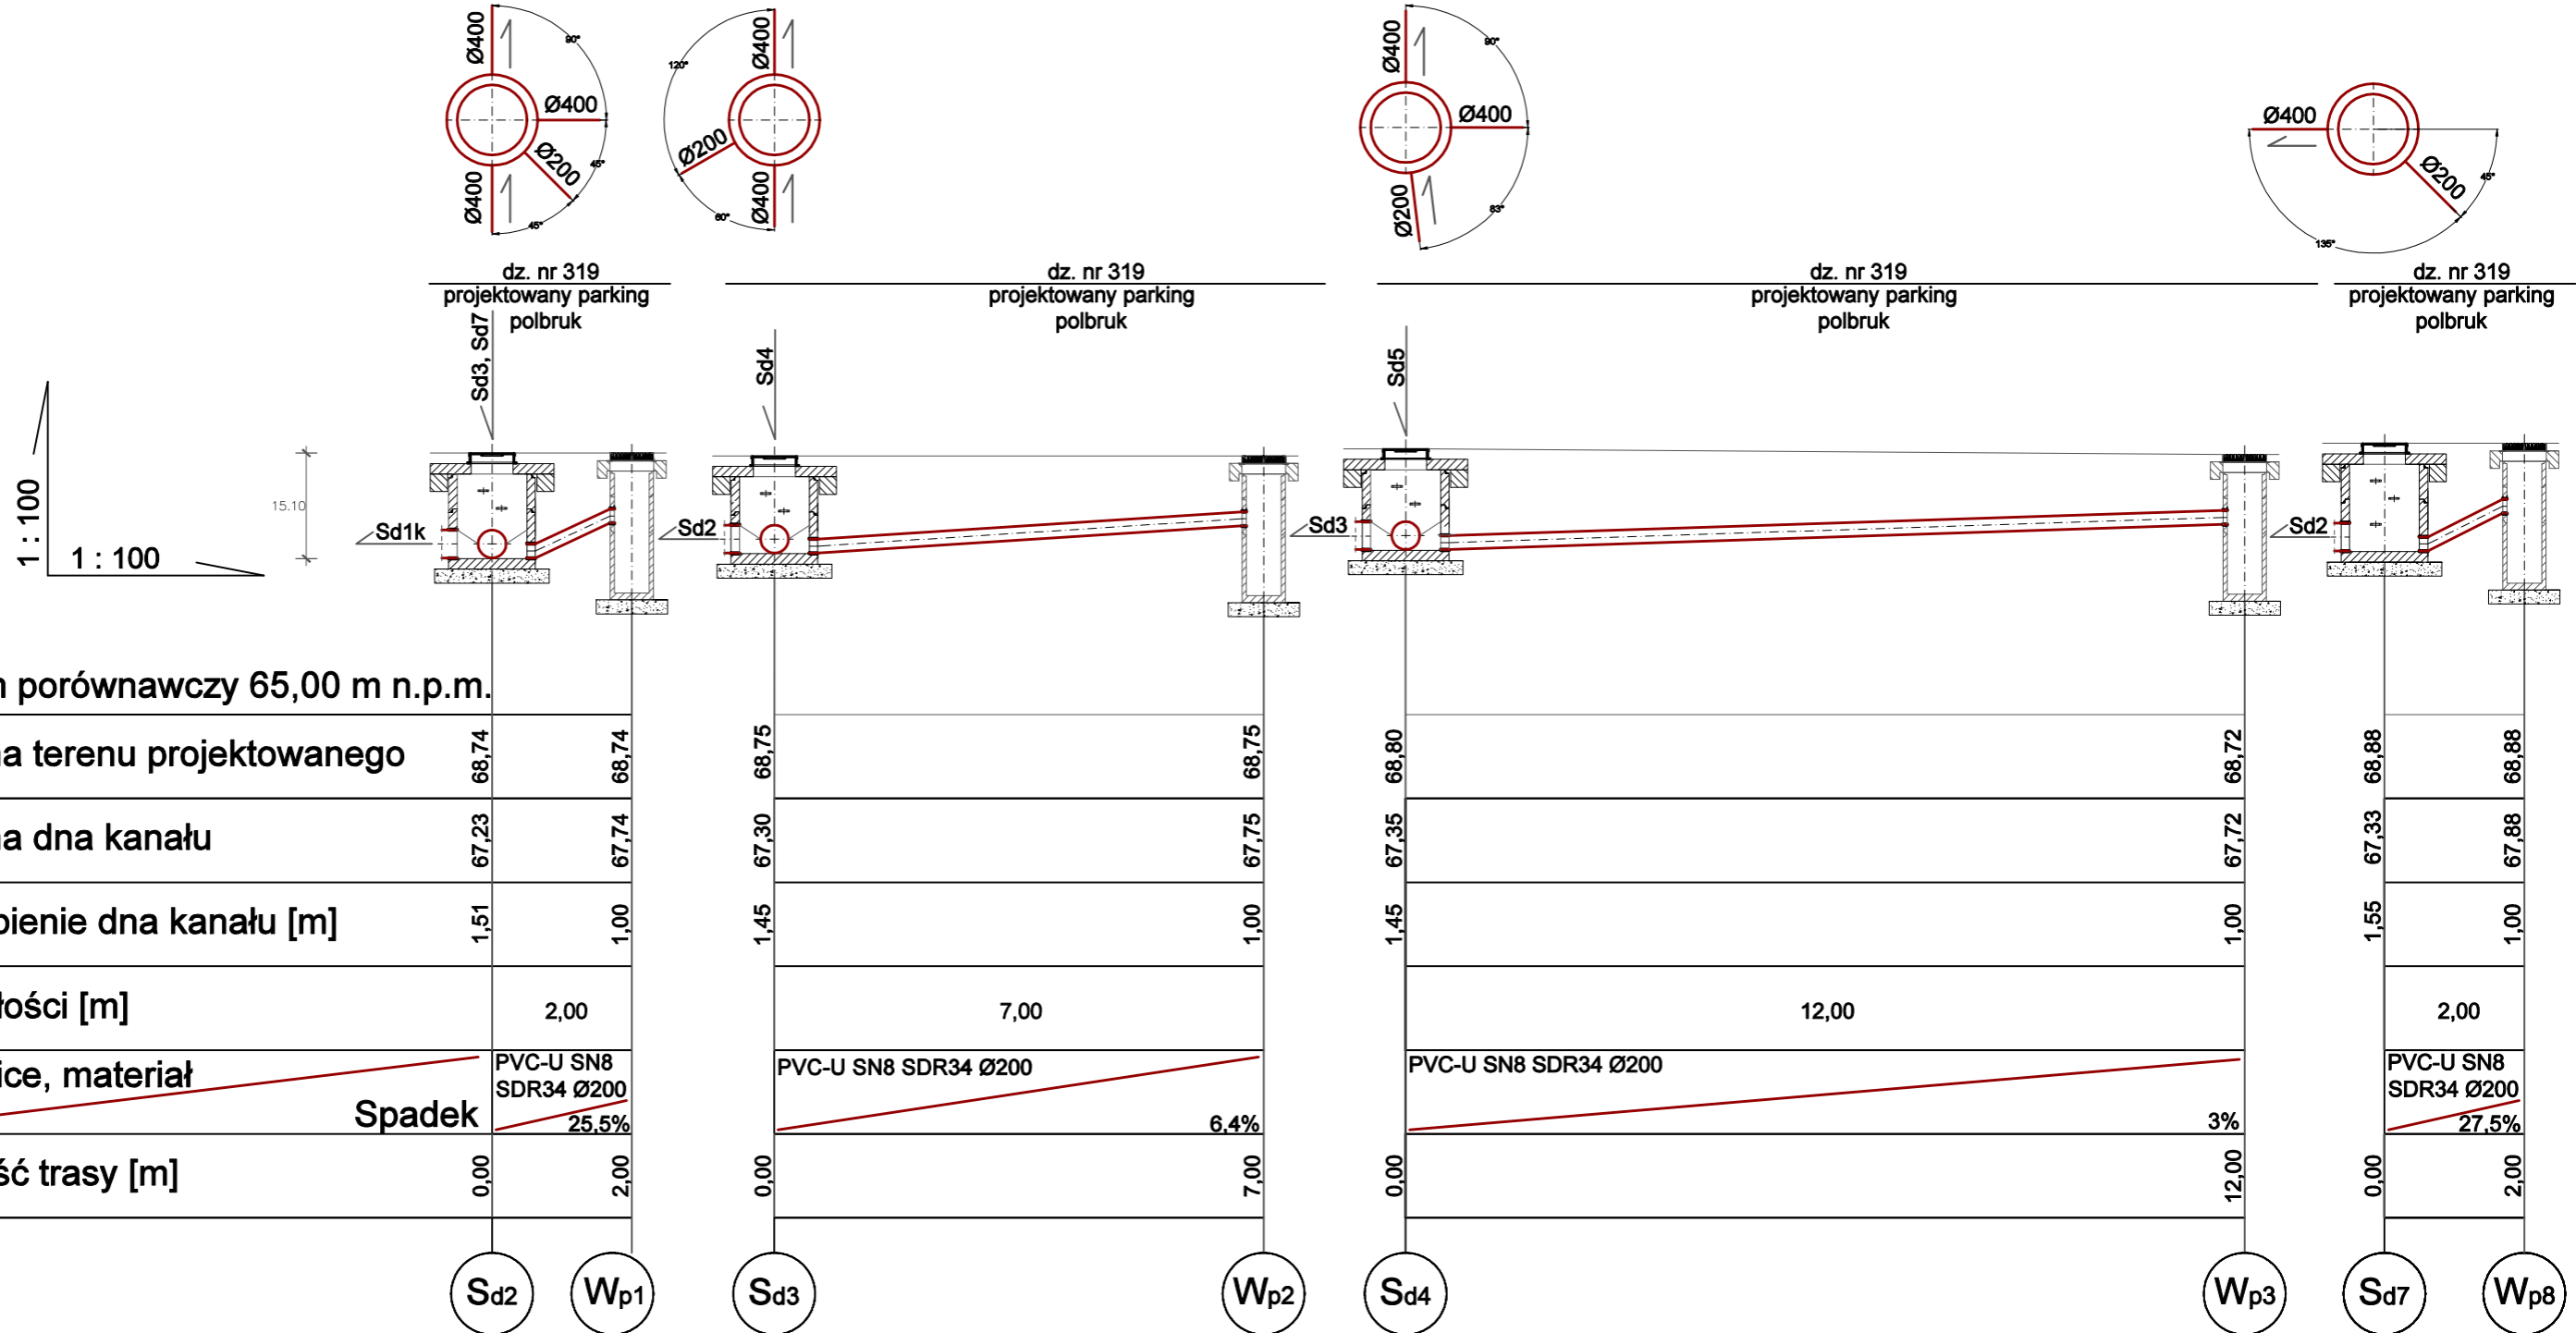


LEGENDA:

- PROJEKTOWANA WEWNĘTRZNA INSTALACJA KANALIZACJI DESZCZOWEJ
- Sd1k STUDNIA KANALIZACJI DESZCZOWEJ Ø1000-KASKADOWA
- Sd2-Sd7 STUDNIA KANALIZACJI DESZCZOWEJ Ø1000
- Wp1-Wp8 WPUST KANALIZACJI DESZCZOWEJ Ø500

UWAGI:

- PROFIL ROZPATRYWAĆ RAZEM PROJEKTEM ZAGOSPODAROWANIA TERENU ORAZ PROJEKTEM BRANŻY DROGOWEJ
- WŁAZY I WPUSTY DESZCZOWE DOPASOWAĆ DO NIWELETY TERENU ZGODNIE Z PROJEKTEM BRANŻY DROGOWEJ



Spółdzielnia Obsługi Inwestycyjnej "Dompil"
64-920 Piła ul. Sikorskiego 33 tel/fax (67) 214-80-01

| | | | | |
|---------------|---|----------------------------------|------------------|-----------|
| Investor | PUSS PIŁA UL. PODCHORAŻYCH 10 | | Branża: | sanitarna |
| Nazwa obiektu | ZAGOSPODAROWANIE PRZESTRZENI KAMPUSU PAŃSTWOWEJ UCZELNI STANISŁAWA STASZICA W PIŁE | | Skala: | 1:100/100 |
| Adres | PIŁA UL. PODCHORAŻYCH 10, DZIAŁKI NR 319, 302 | | Nr rysunku: | S3 |
| Nazwa rysunku | PROFIL PODŁUŻNY KANALIZACJI DESZCZOWEJ Sd2-Wp1, Sd3-Wp2, Sd4-Wp4, Sd7-Wp8 | | | PW |
| Projektował: | mgr inż. Małgorzata Maciaszek uprawnienia budowlane do projektowania i kierowania robotami budowlanymi bez ograniczeń w specjalności instalacyjnej | Nr uprawnień WKP/0176/PWOS/19 | Data 09. 2020 | Podpis: |
| Sprawdzający: | mgr inż. Zbigniew Świerczyzna uprawnienia budowlane do projektowania bez ograniczeń w specjalności instalacyjnej | Nr uprawnień WKP/0289/POOS/07 | | |