


RZUT PIWNIC. INSTALACJA C.O. SKALA 1:150

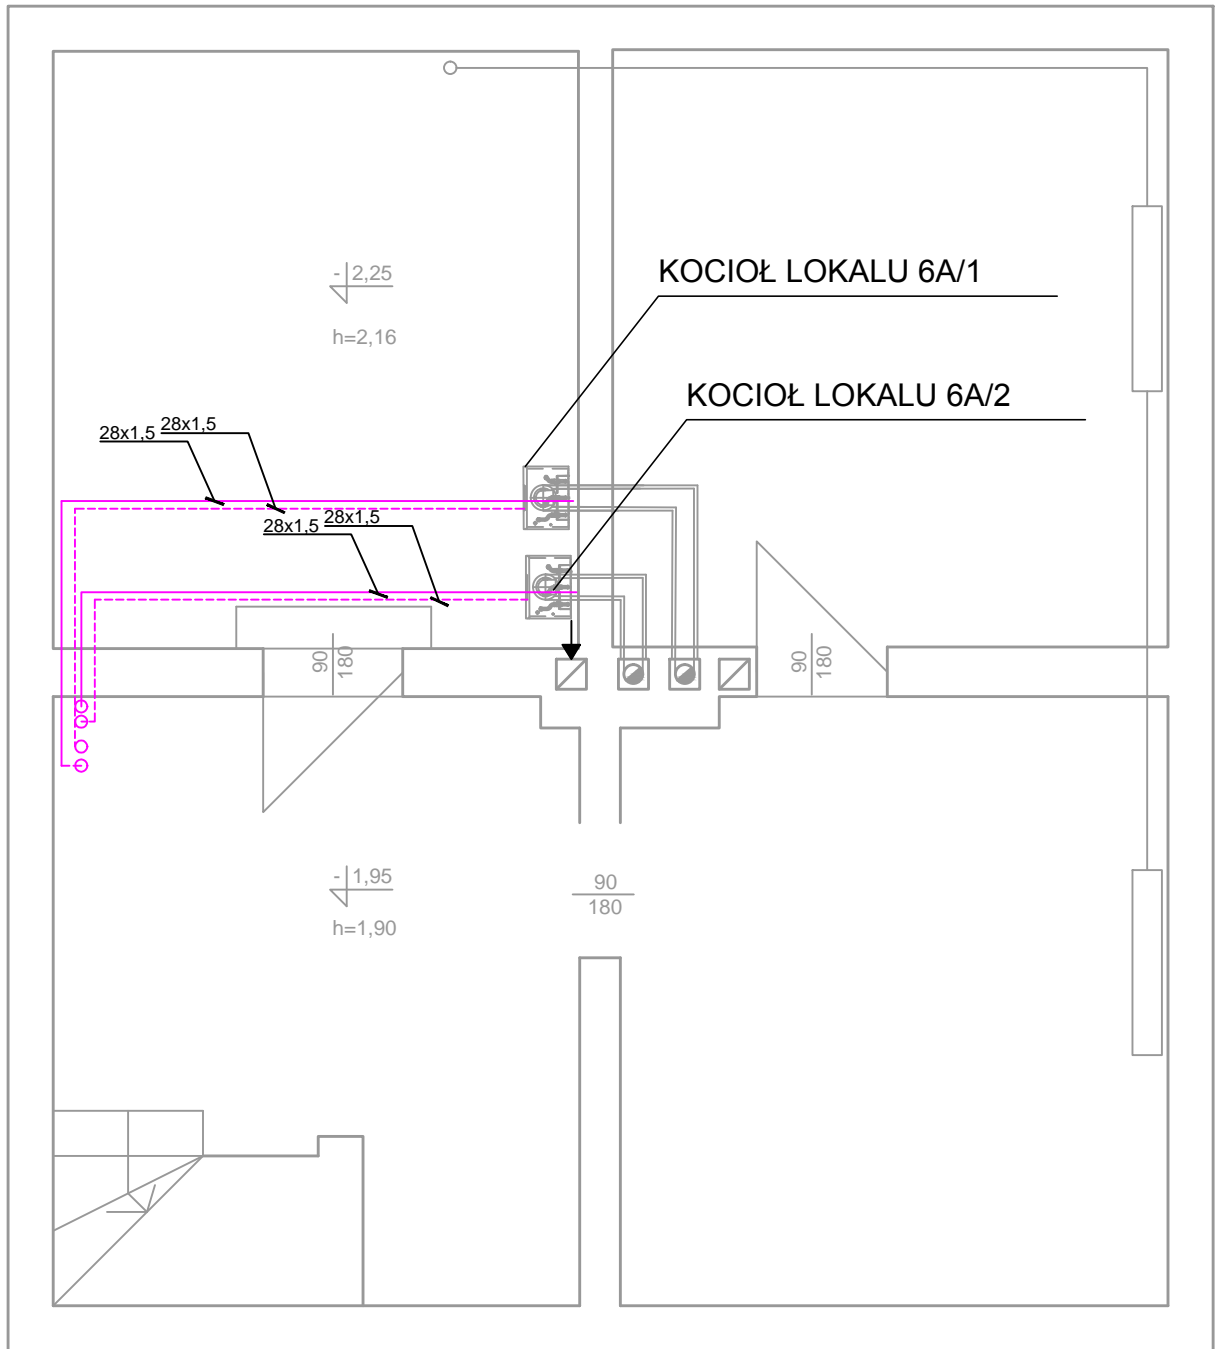

A
B

OZNACZENIA:

- PROJEKTOWANA INSTALACJA C.O., NATYNKOWO RURY STAL ZACISKANA STEEL
- - - PROJEKTOWANA INSTALACJA C.O., NATYNKOWO RURY STAL ZACISKANA STEEL
- Ⓐ PION C.O. DO MIESZKANIA NR 6A/2
- Ⓑ PION C.O. DO MIESZKANIA 6A/1

INWESTOR: Miasto Zielona Góra, Zakład Gospodarki Mieszkaniowej, ul. Zjednoczenia 110, 65-120 Zielona Góra.			
OBIEKT: Budynek mieszkalny dwulokalowy, ul. Powstańców Warszawy 6A/1 i 6A/2, 65-001 Zielona Góra.			
ADRES: Zielona Góra, ul. Powstańców Warszawy 6A/1; 6A/2, dz. nr 182/3, obręb 0027			
PROJEKT BUDOWLANY			
BRANŻA: SANITARNA			
AUTOR:	mgr. Inż. Barbara Fogel	NR UPR. 95/2005/ZG	
RYSUNEK:	Rzut piwnic. Instalacja c.o.	SKALA: 1:50	DATA: 09.2022
			NR RYS. S-9