


# Instalacja elektryczna

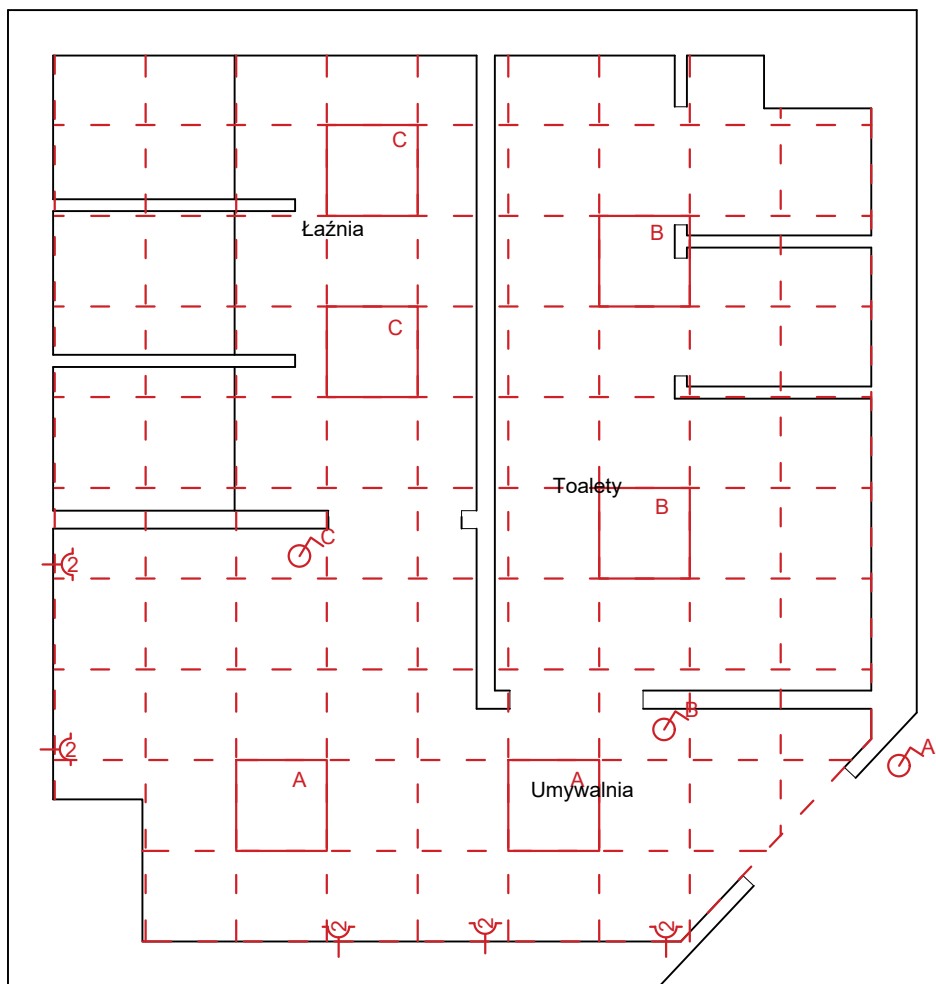

## LEGENDA

	pojedynczy wyłącznik elektryczny z odniesieniem do właściwej lampy
	podwójne gniazdo elektryczne hermetyczne jednofazowe z uziemieniem
	lampa rastrowa 60x60, 4 x 18 W
	sufit podwieszany krzyżowy dwupoziomowy konstrukcji z płyt gipsowo kartonowych wodoodpornych

Zestawienie		
	Lampy	
Lampa rastrowa 60 x 60	szt.	6
	Gniazda i włączniki	
Pojedynczy wyłącznik elektryczny	szt.	3
Podwójne gniazdo hermetyczne z uziemieniem	szt.	5

Remont pomieszczenia sanitarnego JRG3 Komenda Miejska PSP w Krakowie	
Lokalizacja: Kraków ul. Zarzecze 106 30-134 Kraków	
Data: luty 2024	
Nazwa: Instalacja elektryczna	
skala 1:50	lokalizacja I piętro