

MAPA DO CELÓW PROJEKTOWYCH

Skala 1:500

województwo kujawsko-pomorskie
powiat lipnowski
040806_2 Lipno
obręb nr 040806_2.0029 Radomice

dz. nr 62/4
sekcja 6.186.30.03.4.3 i 6.186.30.03.4.4
PODGiK.6640.2.1962.2022
Układ współrzędnych PL-2000 strefa 6 południk 18
Poziom odniesienia PL-EVRF 2007-NH

Mapa do celów projektowych
Mapa aktualna w oznaczonym zakresie na dzień 10.11.2022 r.

Nie wykonano sprawdzenia obciążeń służebnościami gruntowymi
Lipno, dnia 11.11.2022 r.
wykonawca:


GEODEZJA BP
Bartłomiej Perkowski
ul. Rypińska 13A, 87-600 Lipno
NIP: 466 024 99 14, REGON: 388706831
606 285 730
geobp@wp.pl

NIE WYKLUCZA SIĘ W TERENIE
URZĄDZEŃ PODZEMNYCH
UŁOŻONYCH A NIE ZGŁOSZONYCH
DO INWENTARYZACJI GEODEZYJNEJ

Dokumentacja geodezyjna
zgłoszona pod nr PODGiK 6640 2 / 1962 20 22
została przyjęta do Powiatowego
Zasobu Geodezyjnego i Kartograficznego
pod numerem P.0408.20.22.1890
w dniu 22.11.2022 r.

Jestem świadomy odpowiedzialności
karnej za złożenie fałszywego oświadczenia
Wykonawca prac.....

Bartłomiej Perkowski
Bartłomiej Perkowski
Geodeta uprawniony
Nr upr. 23889

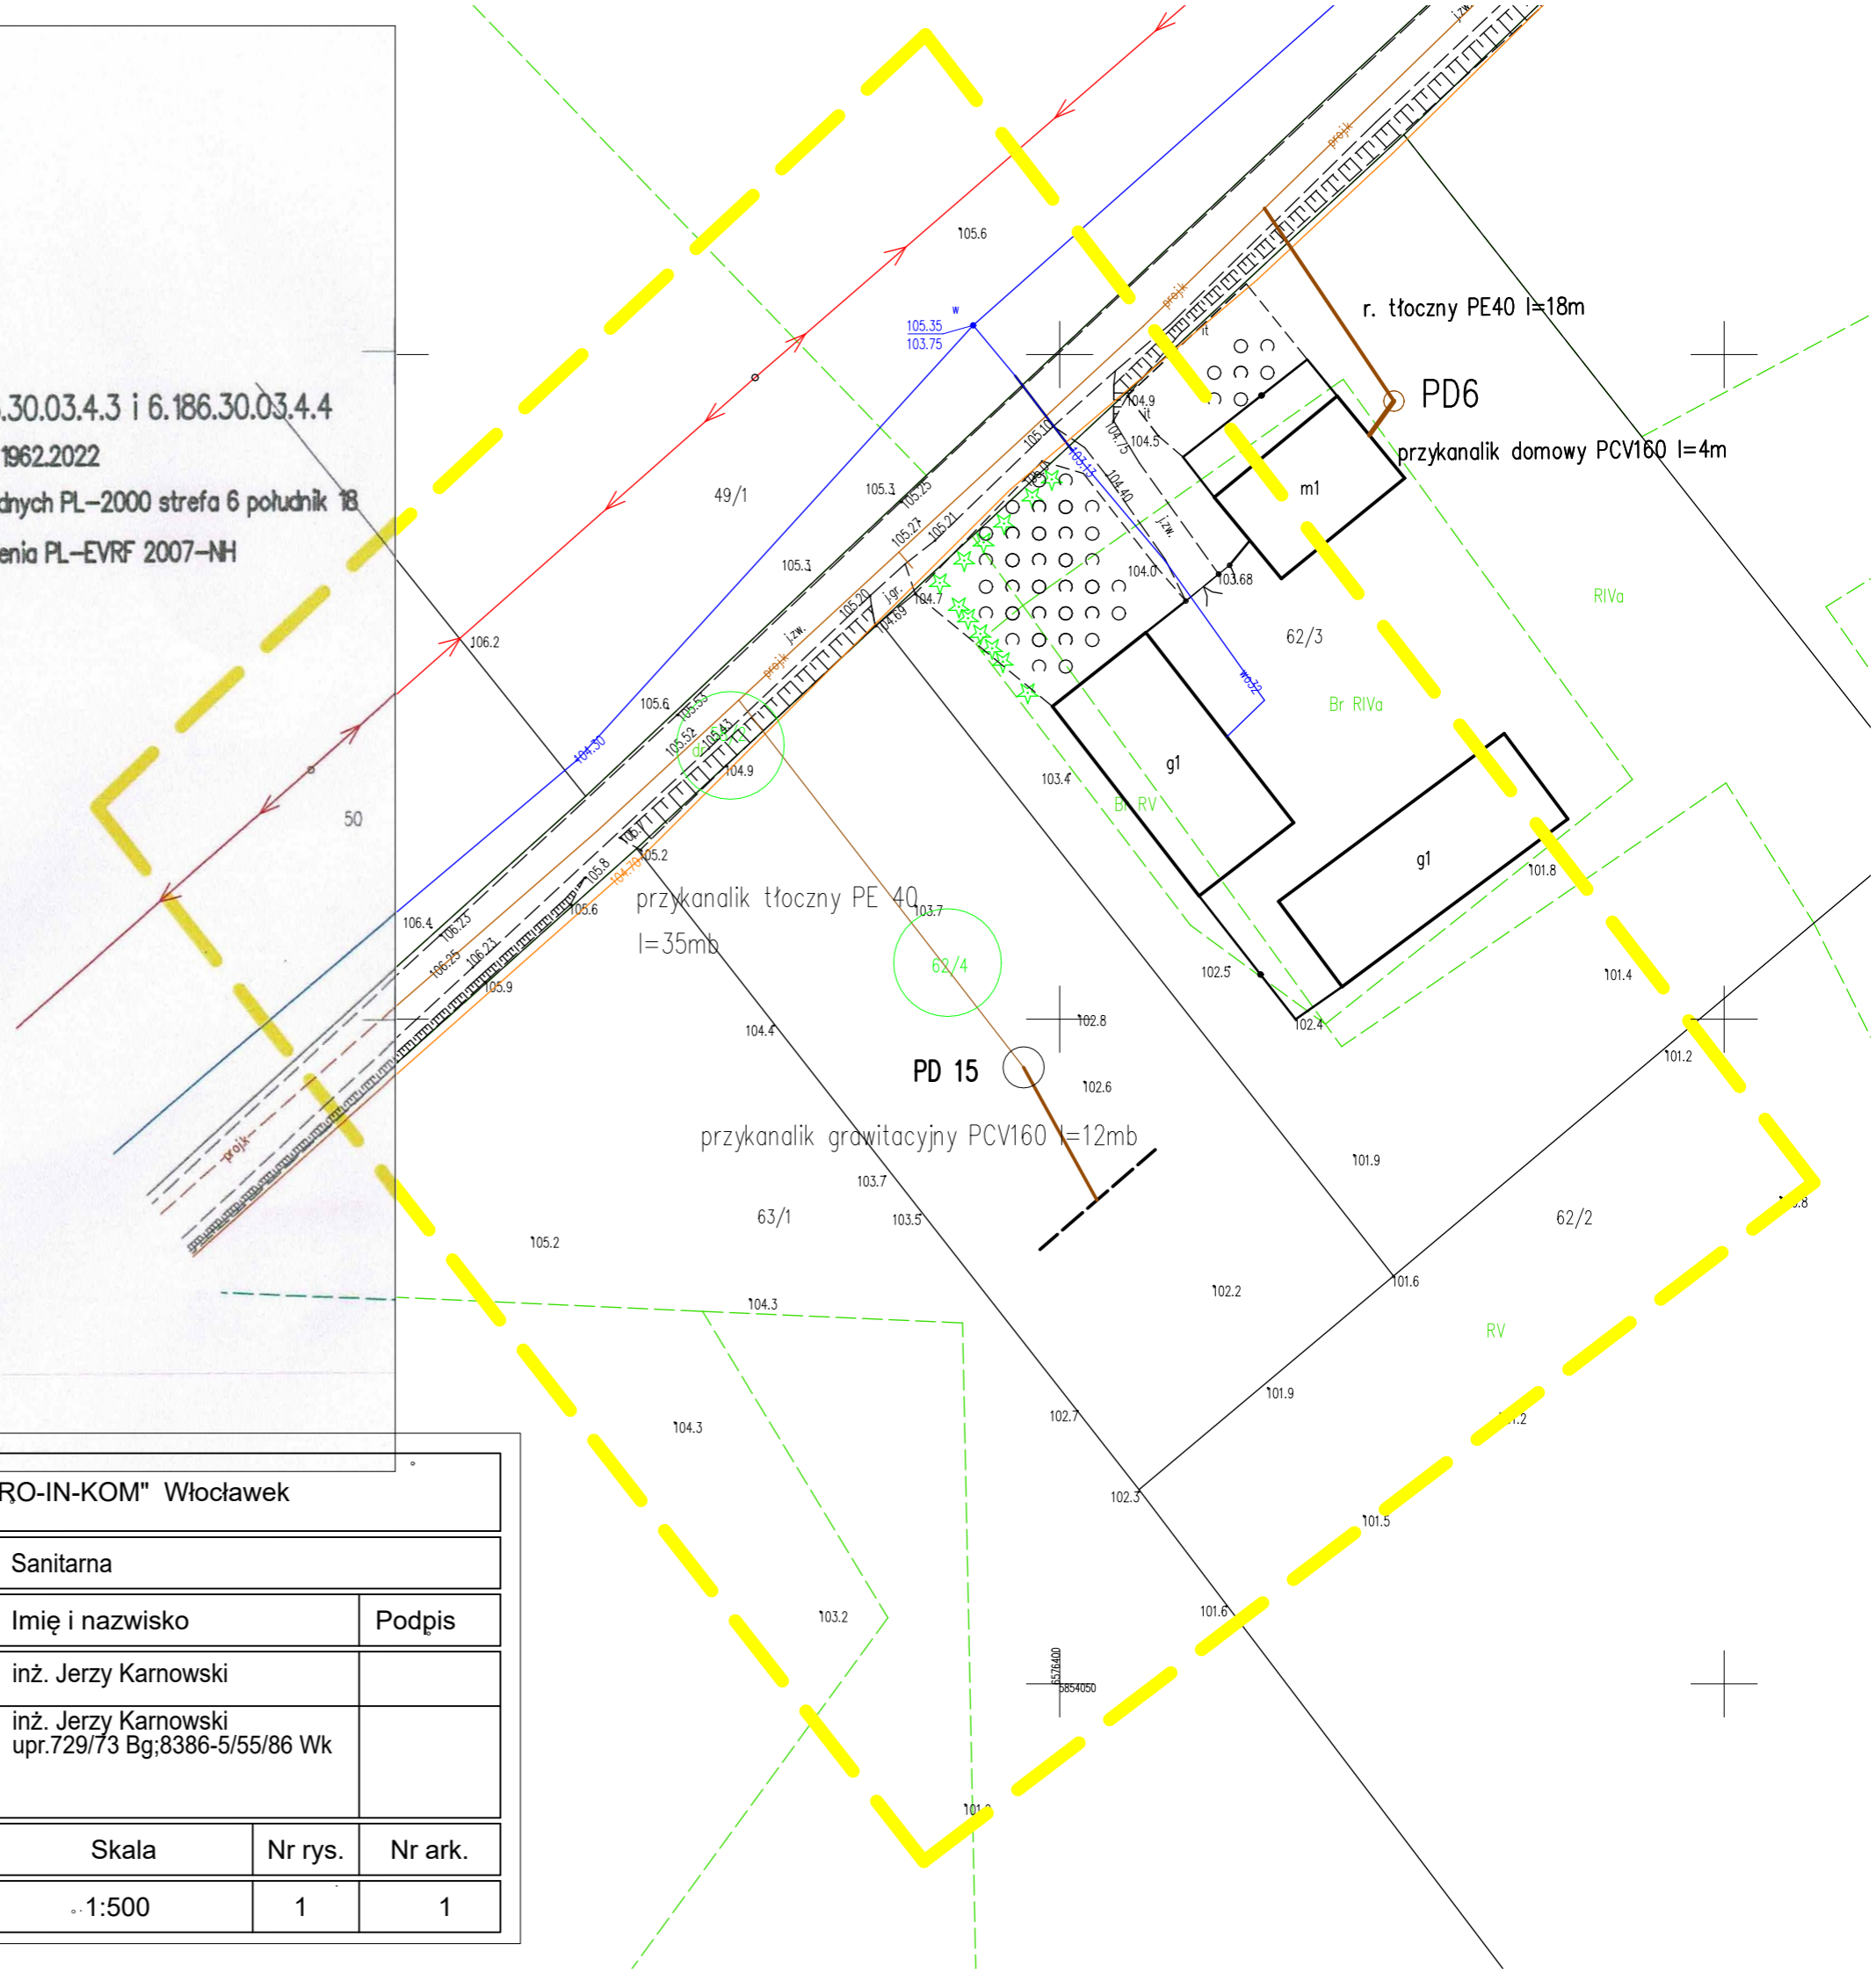

Biuro Usług Inwestycyjnych "PRO-IN-KOM" Włocławek

Obiekt: przykanalik kanalizacji sanitarnej
do działki 62/4 poprzez drogę 58/2

Radomice gmina Lipno

Inwestor:
Gmina LIPNO

Temat: plan zagospodarowania terenu-
plan trasy przykanalika kanalizacji sanitarnej

Branża:	Sanitarna		
Funkcja:	Imię i nazwisko	Podpis	
Opracował:	inż. Jerzy Karnowski		
Projektował:	inż. Jerzy Karnowski upr.729/73 Bg;8386-5/55/86 Wk		
Data	Skala	Nr rys.	Nr ark.
3.04.2023	1:500	1	1