


MAŁOPOLSKI ODDZIAŁ PFRON - PROJEKT

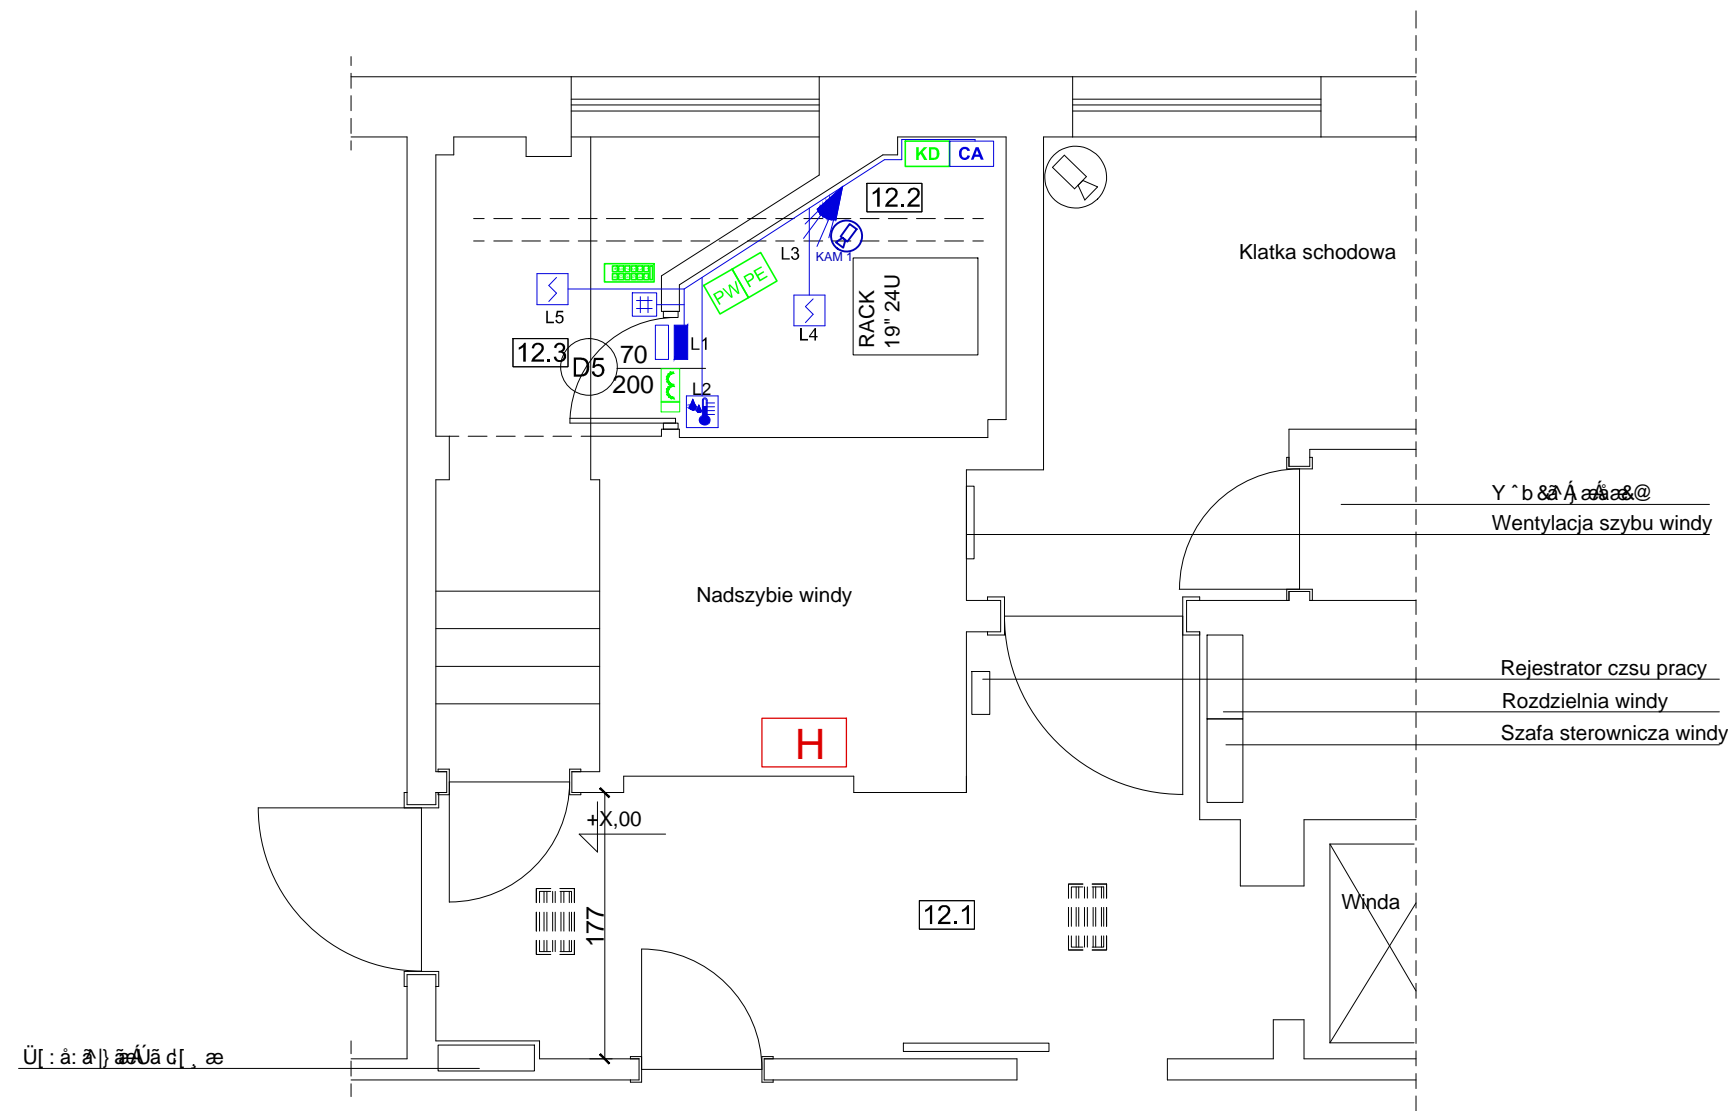


OZNACZENIA:

- CA** centrala Systemu Alarmowego
- KD** kotroler przejścia Systemu Kontroli Dostępu
- optyczna czujka dymu
- czujnik ruchu dualny PIR-MW antymasking
- sygnalizator optyczno-akustyczny
- czujnik magnetyczny zamknięcia (kontaktron)
- klawiatura systemu alarmowego
- Rejestrator czsu pracy
- czujnik zalania
- kamera IP
- zamek elektromagnetyczny
- czytnik kotroli dostępu z klawiaturą
- przewód OMY 2x1mm
- YTDY 8x0.5mm
- przewód UTP 4x2x0.5

SERWEROWNIA

WYKAZ POWIERZCHNI

NR	NAZWA POMIESZCZENIA	POSADZKA	POW. PODŁOGI [m²]
12.1	KORYTARZ	GRES	11,38
12.2	SERWEROWNIA	GRES	3,54
12.3	STEROWNIA DZWIGU/POM. TECHNICZNE	GRES	5,39

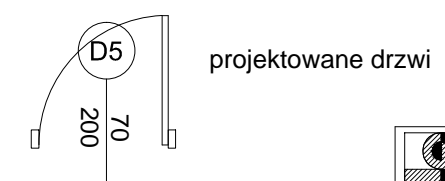

SYSTEMATYKA			
PROJEKTOWANIE INSTALACJI TELETECHNICZNYCH			
NAZWA OBIEKTU	SERWEROWNIA / DOJŚCIE PRZEZ STERPWNIE DZWIGU OSOBOWEGO	SKALA 1:50	
OBIEKT	BUDYNEK USŁUGOWY, POMIESZCZENIA PFRON - XII PIĘTRO	DATA 04.2023	
VÝVWY RYSUNEKU	PROJEKT PUNKTÓW DOSTĘPOWYCH RZUT POMIESZCZENIA SERWEROWNI	NR RYS. T6	
PROJ. KRZYSZTOF BURAKIEWICZ	UPR. NR PDL/0164/PWBT/22	PODPIS	