

gm. Wiązownica [180411_2] obręb: Radawa [180411_2.0006]
pow. Jarosław woj. podkarpackie
Ark. 8.126.10.01.1, 8.126.10.01.3, 8.126.10.01.4

Mapę sporządzono na podstawie ark. 8.126.10.01.1, 8.126.10.01.3, 8.126.10.01.4 mapy zasadniczej, oraz własnego pomiaru uzupełniającego.

Przyjęte granice są zgodne z operatem ewidencji gruntów obrębów Radawa. Nie wyklucza się istnienia w terenie innych urządzeń podziemnych, które nie zostały zgłoszone do inwentaryzacji.

W zakresie opracowania nie badano obciążeń służebnościami gruntowymi ujawnionych w księgach wieczystych dotyczących nieruchomości.

Mapa w zaznaczonym zakresie aktualna na dzień 06.05.2015 r.

Licencja 6640.612.2015_1804_K05

ID 6640.612.2015

----- Zakres opracowania

Układ wsp. 2000/24 - "Kronsztadt"
Jarosław, 11.06.2015

USŁUGI GEODEZYJNE

Tomasz Motyka

37-500 Jarosław, ul. Elektryczna 28
tel. 10161 624 16 60, kom. 605 281 989
IP 792-137-49-57, REGON 650956057


Geodeta uprawniony
Nr Upr. 16446

Tomasz Motyka

Poświadczam, że niniejszy dokument został opracowany w wyniku prac geodezyjnych i kartograficznych, których rezultaty zawiera operat techniczny wpisany do ewidencji materiałów państwowego zasobu geodezyjnego i kartograficznego.	
Organ prowadzący państwowy zasob geodezyjny i kartograficzny	STAROSTA JAROSŁAWSKI
Identyfikator ewidencyjny materiału zasobu - operatu technicznego	1.1804.2015.1328
Data wpisania operatu technicznego do ewidencji materiałów zasobu	2015-06-23
Imię, nazwisko i podpis osoby reprezentującej organ	Z up. STAROSTY Piotr Makrejak

Piotr Makrejak
Dyrektor Państwowego Ośrodka Dokumentacji Geodezyjnej i Kartograficznej w Jarosławiu

Projektowane uzbrojenie uzgodnione w ZUDP
występuje / nie występuje w zakresie opracowania mapy
Jarosław, dnia 19 CZE. 2015

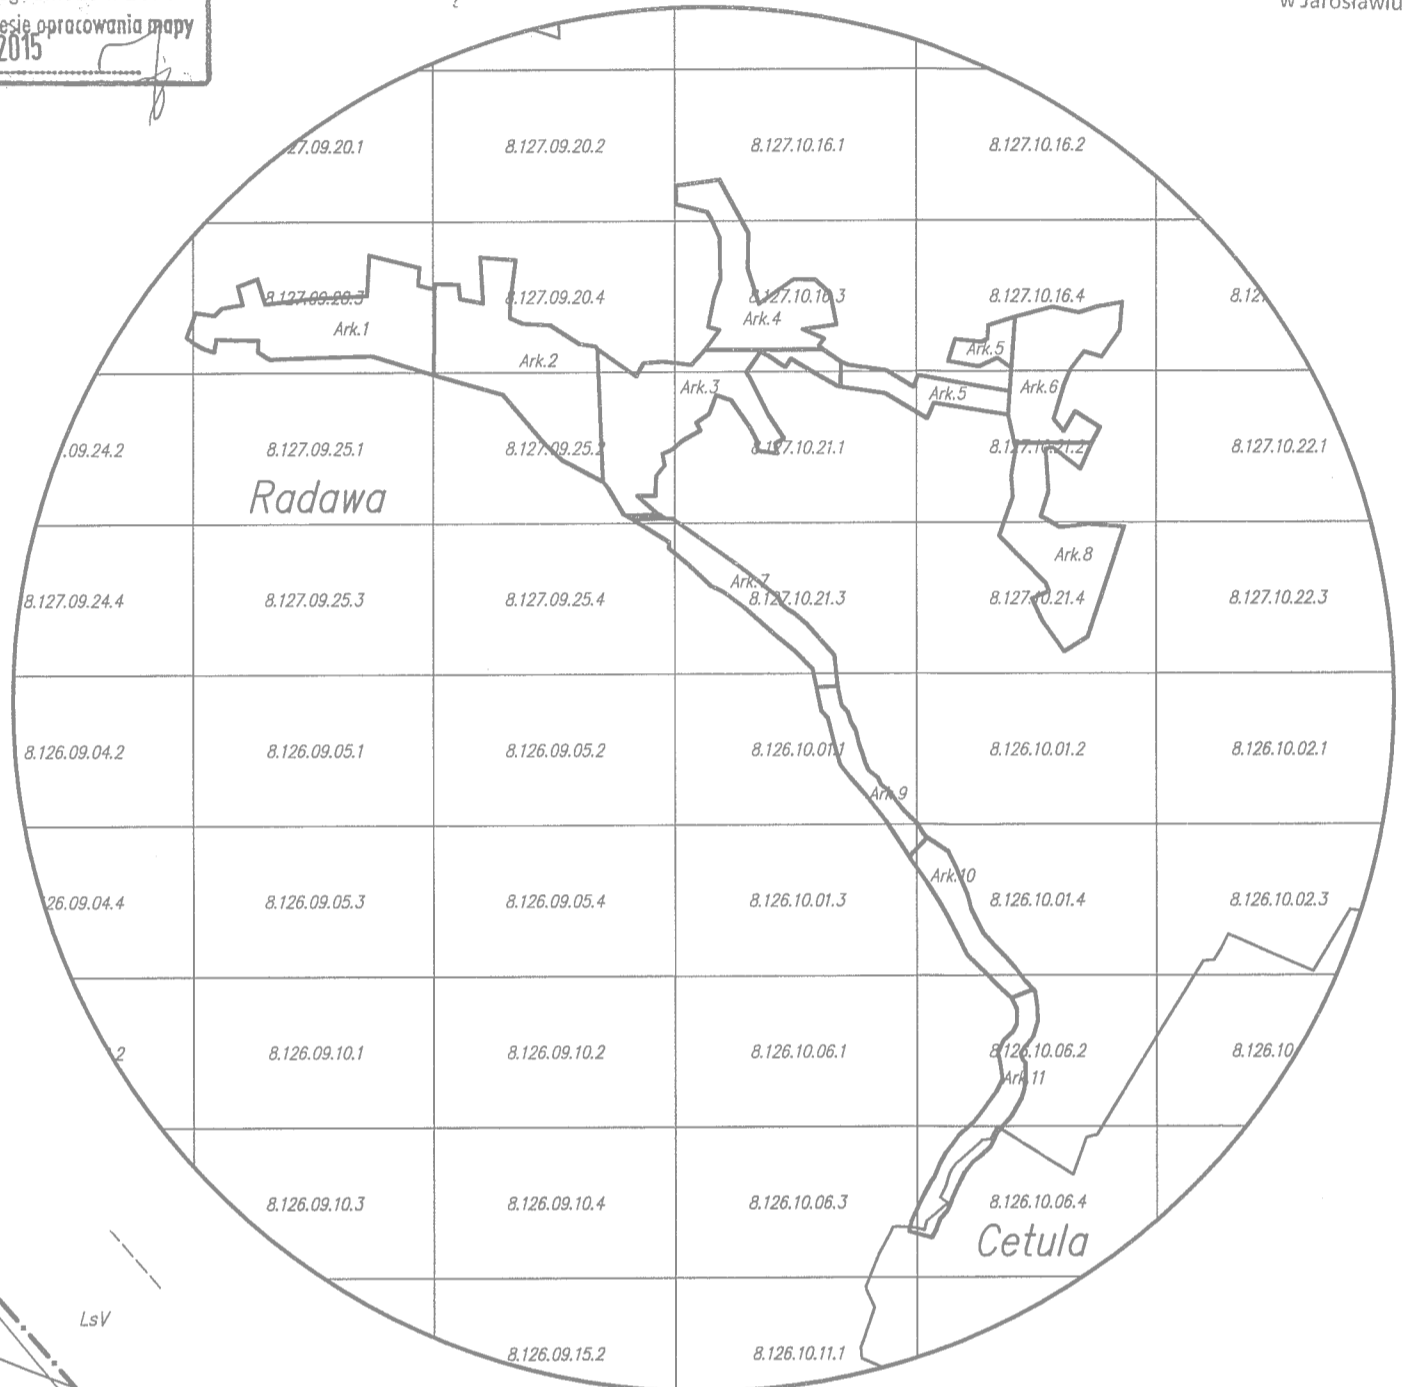

Szkic lokalizacji skala 1:25000

PROJEKT ZAGOSPODAROWANIA TERENU
skala 1:1000

OBIEKT: Kanalizacja sanitarna w m. Radawa i Cetula

LOKALIZACJA: m. Radawa, gm. Wiązownica


INWESTOR: Gmina Wiązownica

LEGENDA:

- PVC \varnothing 200
L=0,0m proj. kanalizacja sanitarna grawitacyjna
- proj. kanalizacja sanitarna rurociąg tłoczny
- proj. wewnętrzna linia zasilająca YAKY 4x16mm²
- proj. ogrodzenie przepompowni ścieków
- linia rozgraniczająca teren inwestycji
- XX000,00
000,00 projektowana studzienka rewizyjna z rzędnymi terenu i dna
- R.O. PVC \varnothing XXX
L=x,xx m projektowana rura ochronna
- RZS projektowana rozdzielnia zasilająco-sterująca

UKŁAD MAP

- g-- istn. gaz. sr.pr.
- w25 istn. sieć wodociągowa
- t istn. sieć telefoniczna
- eN istn. sieć energetyczna kablowa NN
- ks... istn. kanalizacja sanitarna
- ← o → istn. sieć energetyczna napowietrzna NN

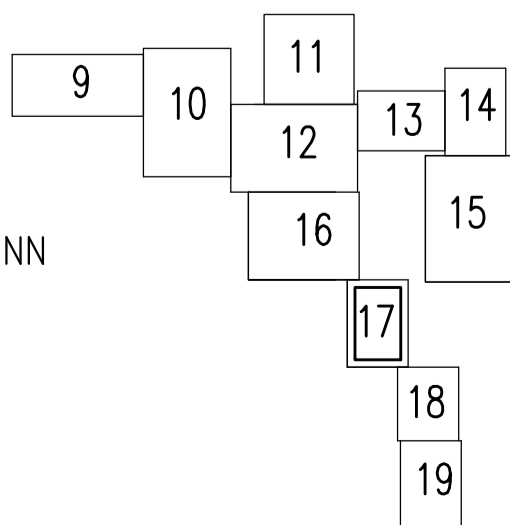

Stwierdzam zgodność z oryginałem

FIRMA:	Zakład Usług Projektowych G. Kalamarz w Przeworsku			SKALA:	1:1000	
TEMAT:	Kanalizacja sanitarna m. Radawa i Cetula gm. Wiązownica					
TREŚĆ RYSUNKU:	Projekt zagospodarowania terenu				BRANZA:	sanitarna
PROJEKTOWAŁ:	mgr inż. Janusz Mokrzycki	specj. sieci sanit.	nr upr. PDK/0032/POOS/04	podpis	NUMER RYSUNKU	
	mgr inż. Wiesław Suchy	elektr.	43/93			
SPRAWDZIŁ:	mgr inż. Grazyna Pelc	sieci sanit.	14/97		17	
OPRACOWAŁ:	mgr inż. Artur Bok	sieci sanit.				
UMOWA:	DATA	02-2016	STADIUM	PB		