


**PROJEKT  
ZAGOSPODAROWANIA TERENU**  
ZAGOSPODAROWANIE PRZESTRZENI KAMPUSU  
PAŃSTWOWEJ UCZELNI STANISŁAWA STASZICA W PILE  
ADRES: PIŁA UL. PODCHORAŻYCH 10  
NR DZIAŁEK: 319, 302

- LEGENDA:  
A - B - C - ... - L - A - TEREN PROJEKTOWANEJ INWESTYCJI
1. ISTNIEJĄCE UTWARDZENIA Z KOSTKI GRANITOWEJ DO ZACHOWANIA - PROJEKTOWANY REMONT
  2. PROJEKTOWANE JEZDNIJE O NAWIERZCHNI Z KOSTKI BETONOWEJ
  3. PROJEKTOWANE MIEJSCA POSTOJOWE O NAWIERZCHNI Z KOSTKI BETONOWEJ
  4. MIEJSCA POSTOJOWE SAMOCHODÓW - ORGANIZACJA NA ISTNIEJĄCYCH UTWARDZENIACH
  5. ISTNIEJĄCE CHODNIKI Z KOSTKI BETONOWEJ DO ZACHOWANIA
  6. CHODNIKI PROJEKTOWANE O NAWIERZCHNI Z KOSTKI BETONOWEJ NA PODBUDOWIE PIASKOWO-CEMENTOWEJ
  7. OSŁONA ŚMIETNIKOWA - LICZBA WSKAZUJE ILOŚĆ WÓZKÓW NA ODPADKI
  8. PAVILON PALARNI ZEWNĘTRZNEJ
  9. ŁAWKA SOLARNA - ŁS
  10. STACJA WODY PITNEJ
  11. STACJA NAPRAW ROWERÓW - SNR + STOJAK NA ROWERY + ŁAWKA
  12. STÓŁ DO GRY W SZACHY DWUPLANSZOWY Z ŁAWKAMI - SS
  13. STÓŁ DO GRY W TENISA STOŁOWEGO - STS
  14. ŁAWKI TYPU PARKOWEGO Z OPARCIAМИ
  15. ŁAWKI SEGMENTOWE TYPU GROOVE
  16. TELEBIM DIODOWY
  17. DROGOWSKAZ
- RZĘDNE PROJEKTOWANE  
RZĘDNE ISTNIEJĄCE
- LINIE KABLOWE ZASILAJĄCE OŚWIETLENIA TERENU I URZĄDZENIA
  - KANALIZACJA KABLOWA fi 110
  - KANALIZACJA KABLOWA fi 50
  - PROJEKTOWANE SŁUPY OŚWIETLENIA TERENU
  - ISTNIEJĄCE SŁUPY OŚWIETLENIA TERENU DO WYMIANY
  - ELEMENTY DO DEMONTAŻU
  - STUDNIA KABLOWA SKR1
  - Rozmieszczenie opraw

Nr Opr.	Nr słupa	Ilość
1	S7, S21, S24, S25	4
2	S2 - S12	12
3	S13 - S20	8
4	S22, S23	2

Spółdzielnia Obsługi Inwestycyjnej "Dompil"		64-920 Piła ul. Sikorskiego 33 tel/fax (67) 214-80-01	
Investor	PIUSS PIŁA UL. PODCHORAŻYCH 10	Archi.	
Nazwa obiektu	ZAGOSPODAROWANIE PRZESTRZENI KAMPUSU PAŃSTWOWEJ UCZELNI STANISŁAWA STASZICA W PILE	Skala	1:500
Adres	PIŁA UL. PODCHORAŻYCH 10, DZIAŁKI NR 319, 302	Nr rysunku	E-01
Nazwa rysunku	PROJEKT ZAGOSPODAROWANIA TERENU - BR ELEKTRYCZNA		
Projektant	mgr inż. Miroslaw Lisowski	Nr licencji	08.2001
Opiekun	mgr inż. Marek Pleszalski	Nr licencji	08.2001
Wykonawca	mgr inż. Tomasz Zawada	Nr licencji	08.2001

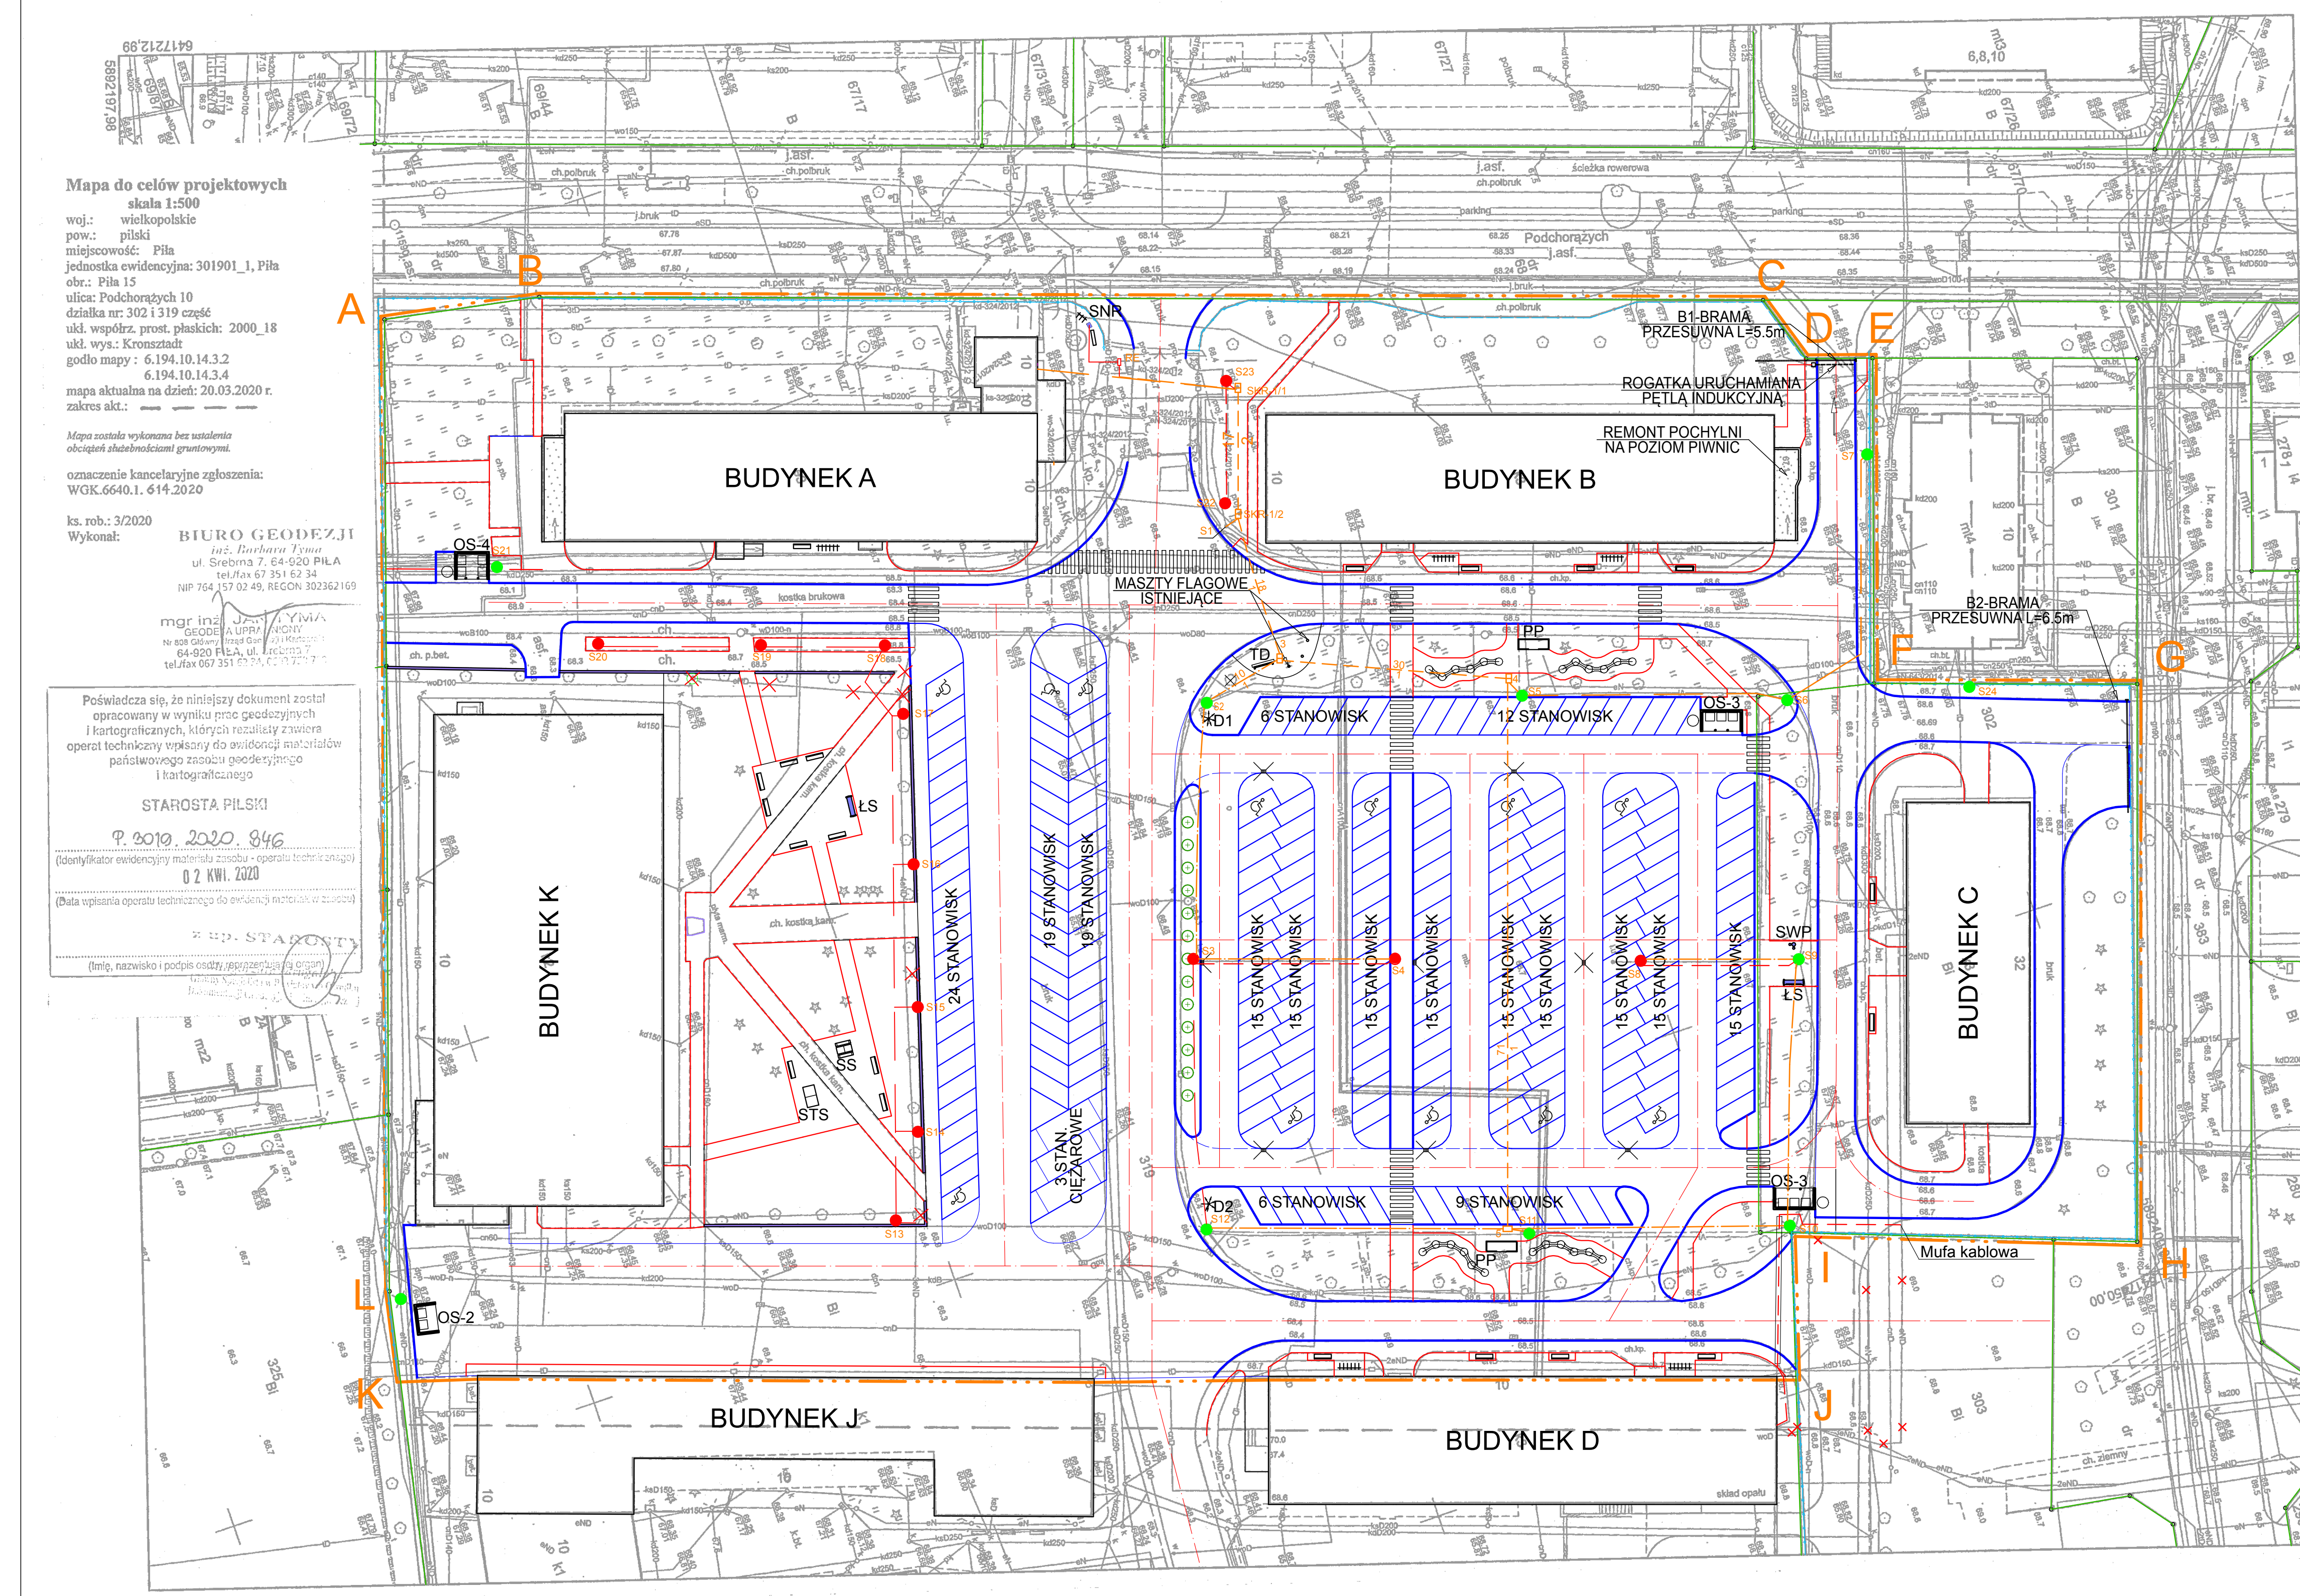

Mapa do celów projektowych  
skala 1:500  
woj.: wielkopolskie  
pow.: piła  
miejscowość: Piła  
jednostka ewidencyjna: 301901\_1, Piła  
dziel.: Piła 15  
ulica: Podchorążych 10  
działka nr: 302 i 319 części  
ukł. współrz. proj. płaskie: 2000\_18  
ukł. wys.: Krusztów  
godło mapy: 6.194.10.14.3.2  
mapa aktualna na dzień: 20.03.2020 r.  
zakres skł.: ...

Mapa została wykonana bez użycia  
skanów satelitarnych i pomiarów terenowych.  
omówienie techniczne zgłoszenie:  
WOK.6640.1.614.2020

ks. reb.: 3/2020  
Wykonat: BIURO GEODEZJI  
ul. Żelazna 7, 64-630 PIŁA  
tel/fax: 67 214 80 01  
107 764 107 43 49, REGON 30362169

mgr inż. YMA  
GEOD. I PRZYRZĄDZ.  
WARSZAWA, ul. Żelazna 7  
64-630 PIŁA, ul. Żelazna 7  
tel/fax: 67 214 80 01

Powiadza się, że niniejszy dokument został  
opracowany w wyniku prac geodezyjnych  
i kartograficznych, których rezultaty z uwzględnieniem  
operacji technicznych opierają się na pomiarach i materiałach  
podlegających zmianom geodezyjnym  
i kartograficznym

STAROSTA PIŁSKI  
P. 2019. 2020. 846  
02 KWI. 2020