


# RZUT PARTERU. INSTALACJA GAZU. SKALA 1:100

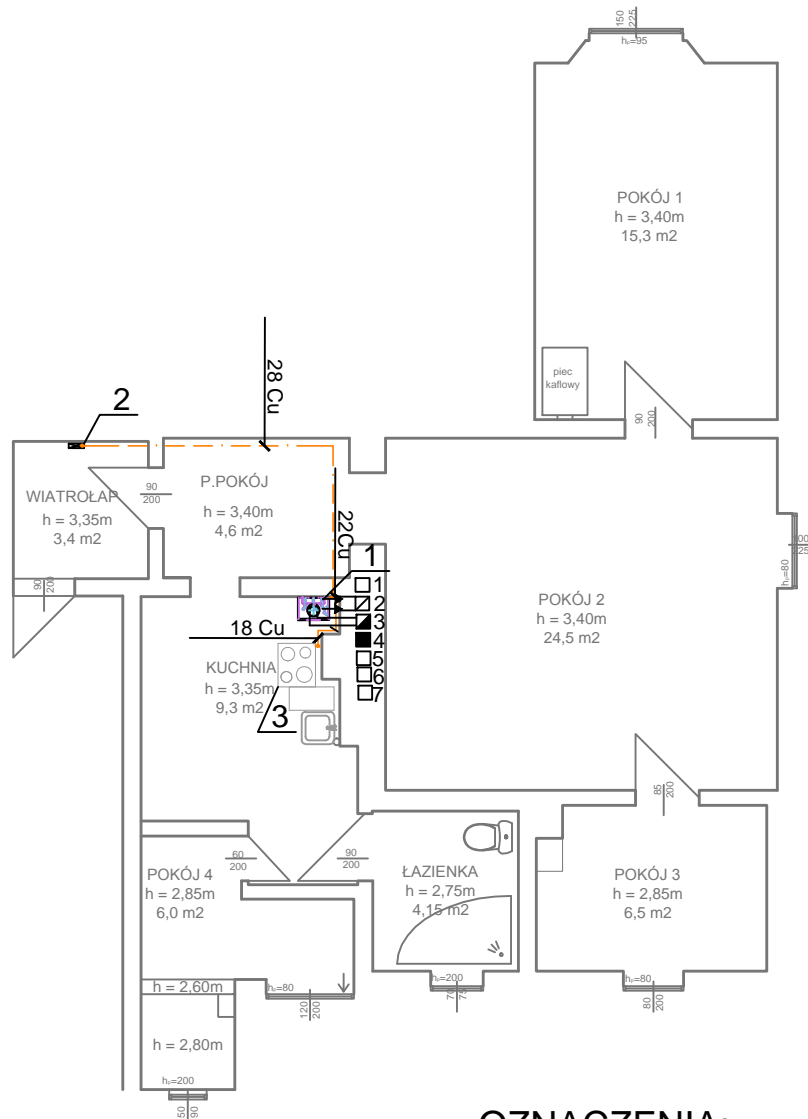

## OZNACZENIA:

----- INSTALACJA GAZU RURY  
MIEDZIANE ZACISKANE

- 1 PROJEKTOWANY  
KOCIOŁ GAZOWY DWUFUNKCYJNY 25kW
- 2 ISTNIEJĄCE MIEJSCE NA GAZOMIERZ G4
- 3 ISTNIEJĄCA  
KUCHENKA GAZOWA 4-PALNIKOWA

INWESTOR: Miasto Zielona Góra, Zakład Gospodarki Mieszkaniowej, ul. Zjednoczenia 110, 65-120 Zielona Góra.

OBIEKT: Lokal mieszkalny, ul. Wrocławska 25/3, 65-001 Zielona Góra.

ADRES: Zielona Góra, ul. Wrocławska 25/3, dz. nr 230/4, obręb 0031

PROJEKT ARCHITEKTONICZNO -BUDOWLANY

BRANŻA: SANITARNA

AUTOR: mgr. Inż. Barbara Fogel

NR UPR.  
95/2005/ZG

RYSUNEK: Rzut parteru. Instalacja gazu.

SKALA:

1:100

DATA:

11.2022

NR RYS.

S-2