



**Polska Spółka Gazownictwa sp. z o.o.**  
**Oddział Zakład Gazowniczy w Bydgoszczy**  
ul. Jagiellońska 42, 85-097 Bydgoszcz  
tel. 52 328 51 01, faks 52 328 51 02

**Dział Zarządzania Majątkiem Sieciowym**  
ul. Jagiellońska 42, 85-097 Bydgoszcz  
uzgodnienia.bydgoszcz@psgaz.pl

NR 9292/BR/ZTI/2018

DATA: 2018-10-02

Zadanie: Budowa ulic wraz z infrastrukturą.

Opracowanie: Naniesienie sieci gazowej na planie sytuacyjnym.

Miejscowość: Świecie (gm. Świecie)

Adres: ul. Lipowa w Sulnowie

Projektant: Maciej Wojnowski, upr. nr: KUP/0118/PWOD/11

Inwestor: Gmina Świecie Wojska Polskiego 124 86-100 Świecie

**Opracowania jw. NIE UZGADNIA SIĘ.**

Niezgodności/zastrzeżenia zawarto na drugiej stronie.

9292/BR/ZTI/2018

Niezgodności/zastrzeżenia:


1. W załączeniu przesyłamy plany sytuacyjne z naniesioną czynną siecią gazową.
2. Jeżeli zakres przedmiotowej inwestycji wymusi przebudowę istniejącej sieci gazowej (np. przez zmianę rzędnych terenu powodującą nienormatywne przykrycie sieci gazowej), to warunkiem przystąpienia z naszej strony do odbioru końcowego, będzie wykonanie powyższego na podstawie opracowanego projektu budowlano-wykonawczego, sporządzonego w oparciu o wydane na wniosek Inwestora, warunki przebudowy infrastruktury gazowej.
3. Naniesienie sieci gazowej nie jest uzgodnieniem projektowanej inwestycji. Do uzgodnienia należy przedstawić plansze zbiorcze projektu zagospodarowania terenu - dwa komplety.
4. Administratorem danych osobowych jest PSG sp. z o.o. z siedzibą przy ul. Kruczej 6/14, 00-537 Warszawa. Szczegółowa informacja nt. przetwarzania danych osobowych znajduje się na stronie psgaz.pl w zakładce o nas

Pieczętka i podpis: **KIEROWNIK**  
**Sekcja Ewidencji Majątku i Uzgodnień**


**Tomasz Nakielski**

**Osoba do kontaktu: Ryszard Woźniak (ryszard.wozniak@psgaz.pl)**

9292/BR/21/2018

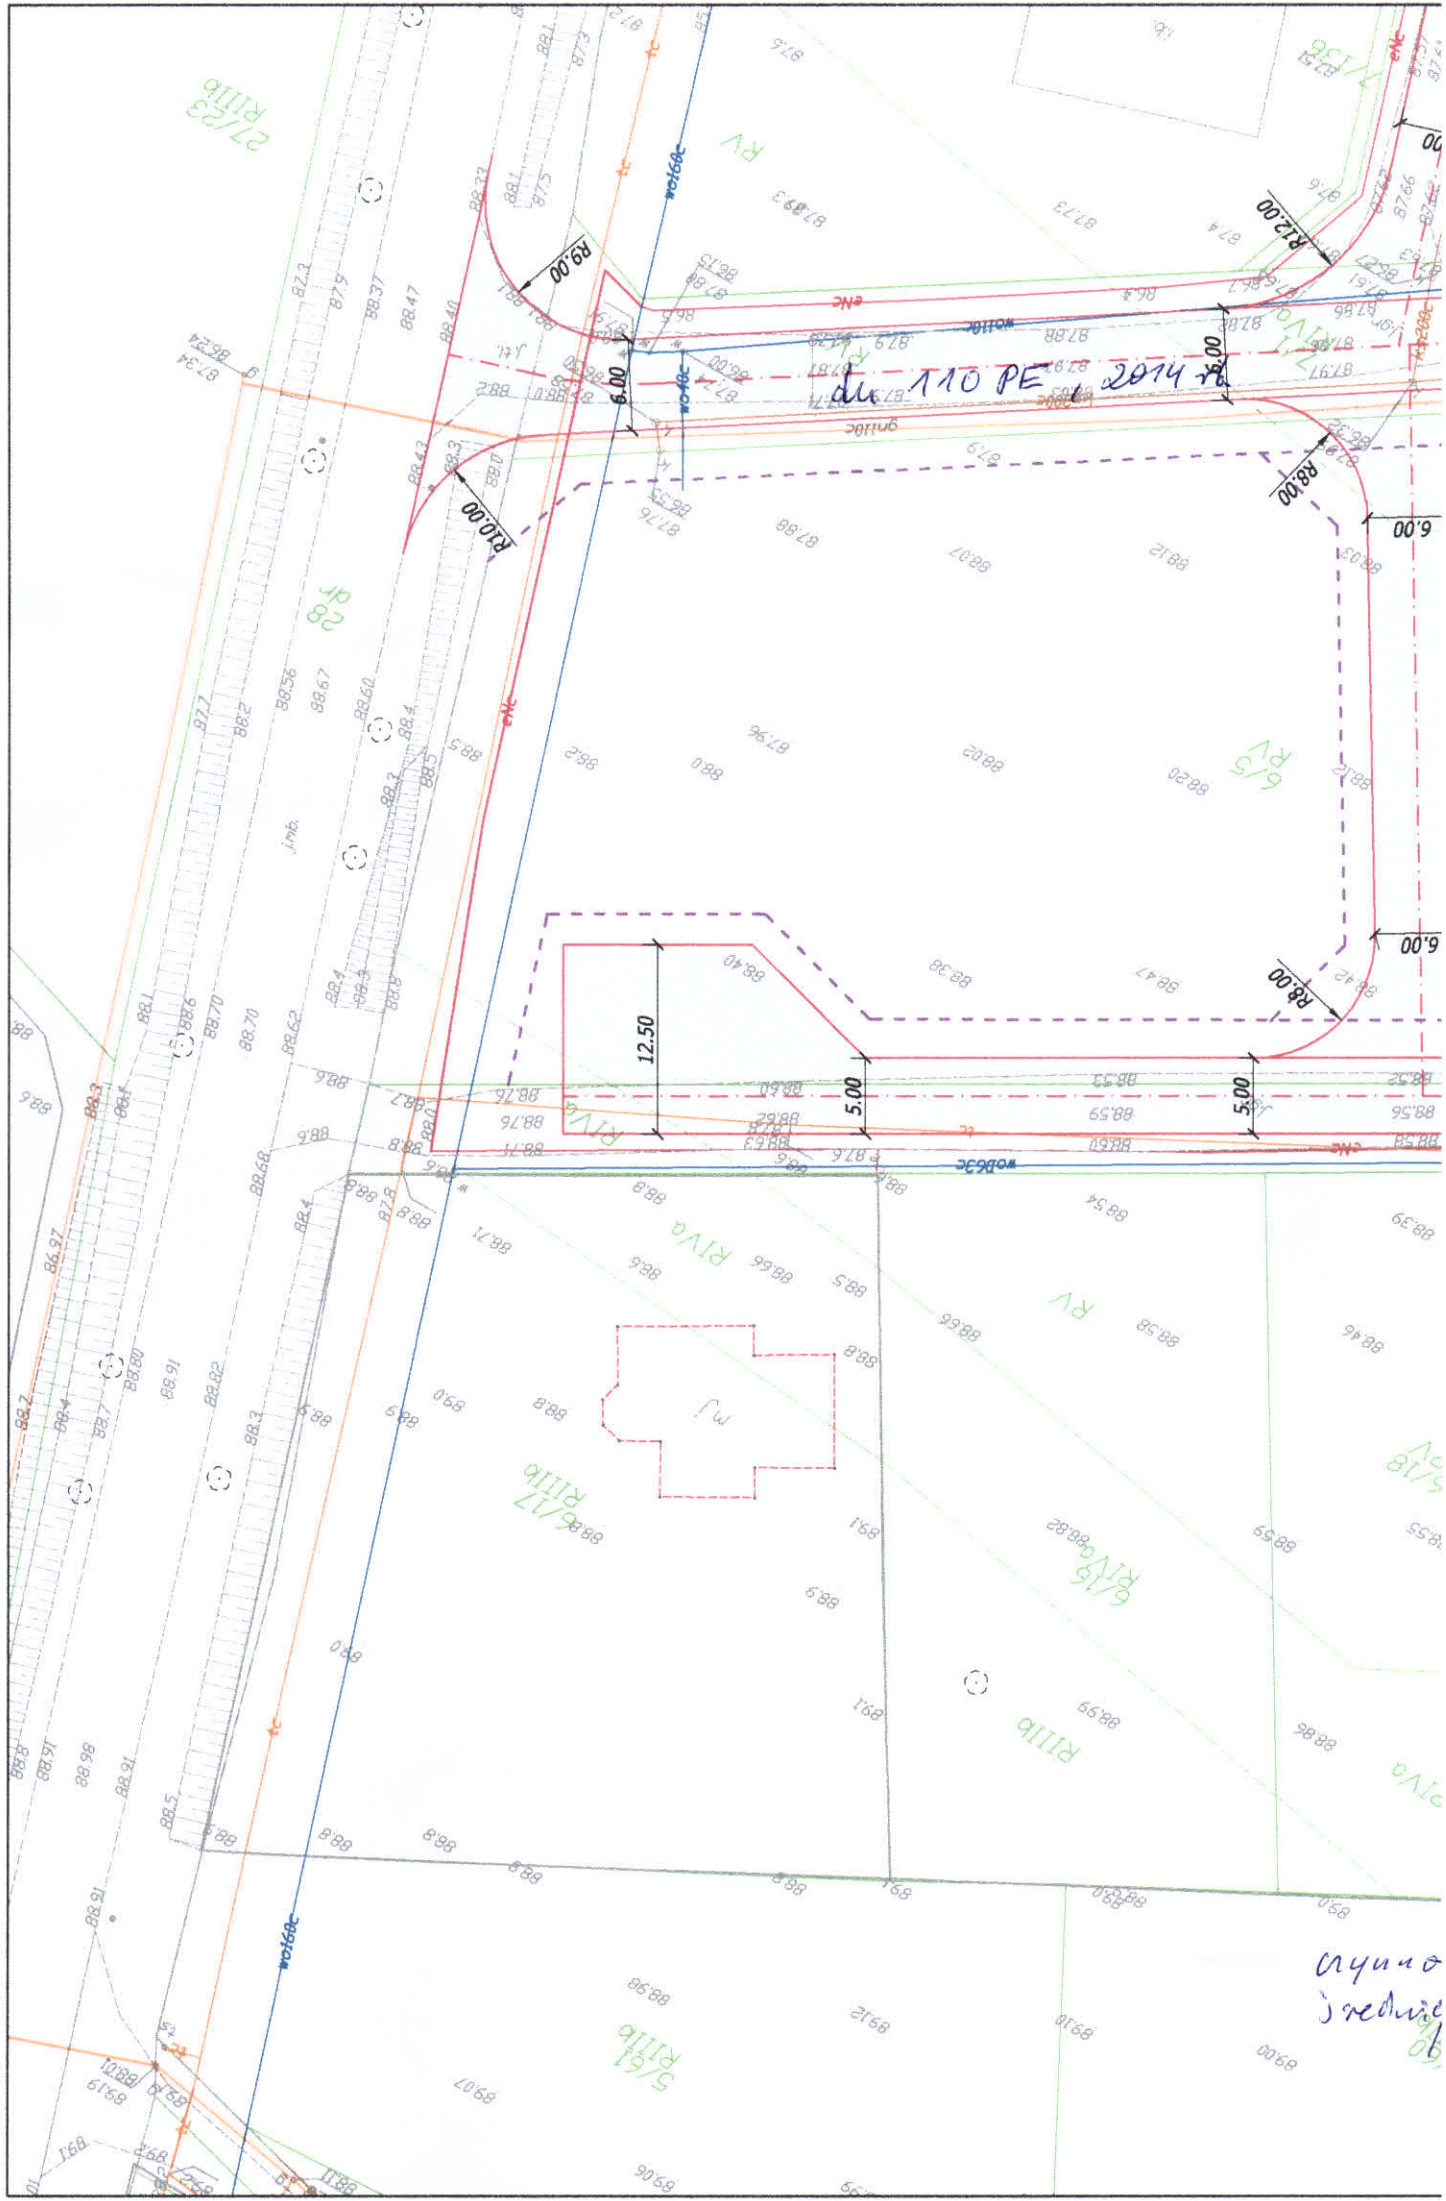

anyone  
interested

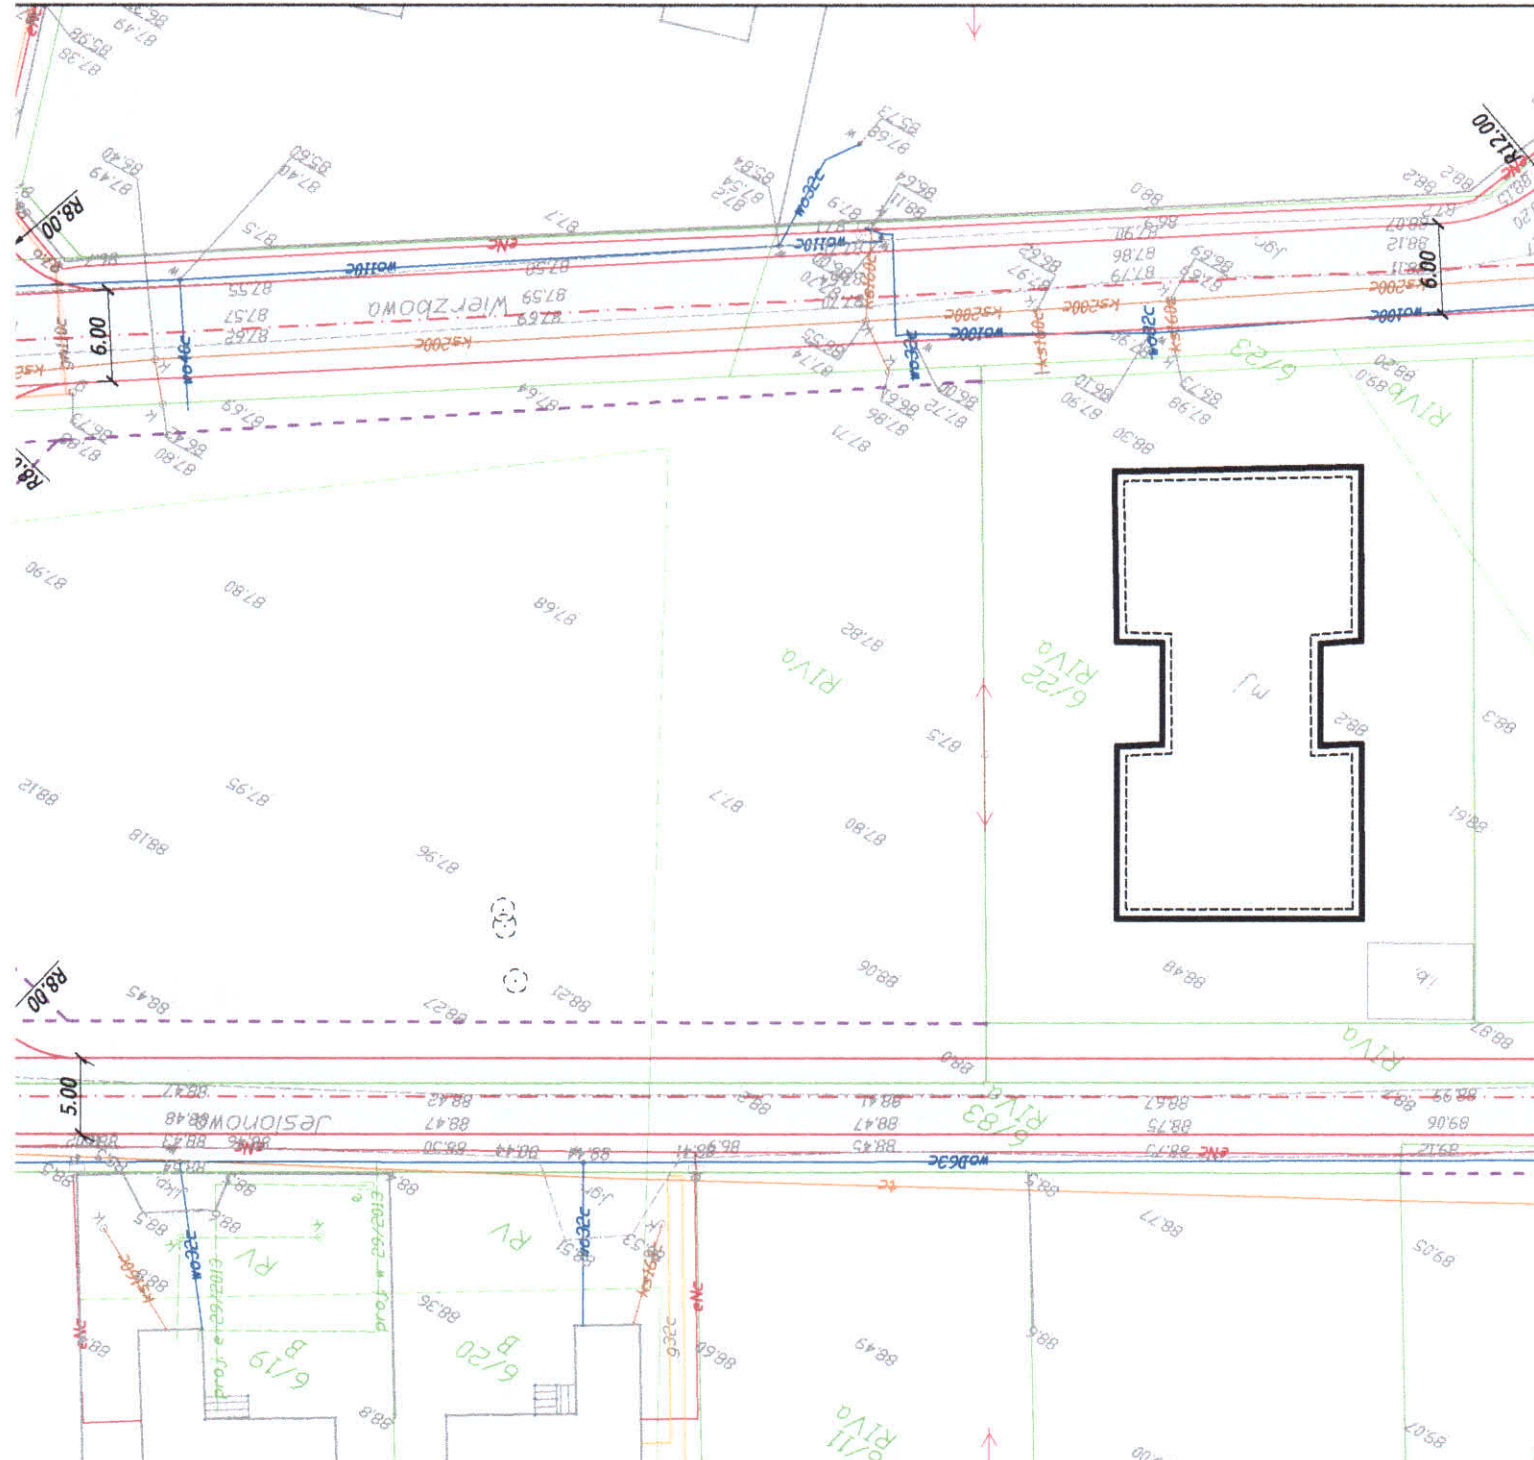




1 paragon  
Świecia

### LEGENDA:

- Projektowana nawierzchnia jezdni
- Projektowane krawędzie jezdni
- Projektowana oś drogi gminnej
- Granica działki
- Istniejąca sieć telekomunikacyjna
- Istniejąca sieć elektroenergetyczna
- Istniejąca sieć kanalizacji sanitarnej
- Istniejąca sieć kanalizacji deszczowej
- Istniejąca sieć wodociągowa
- Istniejąca sieć gazowa

Jednostka projektowa: <div style="display: flex; align-items: center;"> <div style="font-size: 2em; font-weight: bold; margin-right: 10px;">M</div> <div> <b>STUDIO</b>  <b>Maciej Wojnowski</b>            ul. Gen. Władysława Sikorskiego 1/17c            86-100 Świecie         </div> </div>		Zamawiający: <b>Gmina Świecie</b> ul. Wojska Polskiego 86-100 Świecie	
Stadium: <div style="text-align: center; font-size: 1.2em; font-weight: bold;">Projekt Budowlano-Wykonawczy</div>			
Temat: Budowa ulic wraz z infrastrukturą przy ul. Lipowej w Sulnowie			
Branża: DROGOWA		Tytuł rysunku: Plan sytuacyjny	
SKALA 1:500			
<b>ZESPÓŁ PROJEKTOWY</b>			
Funkcja	Imię i Nazwisko	Numer uprawnień	Podpis
PROJEKTANT branża drogowa	mgr inż. Maciej Wojnowski	KUP/0118/PWOD/11	
data <b>08.2018</b>	nr rys. <b>2.1</b>	faza <b>PB-W</b>	Tom <b>-</b>

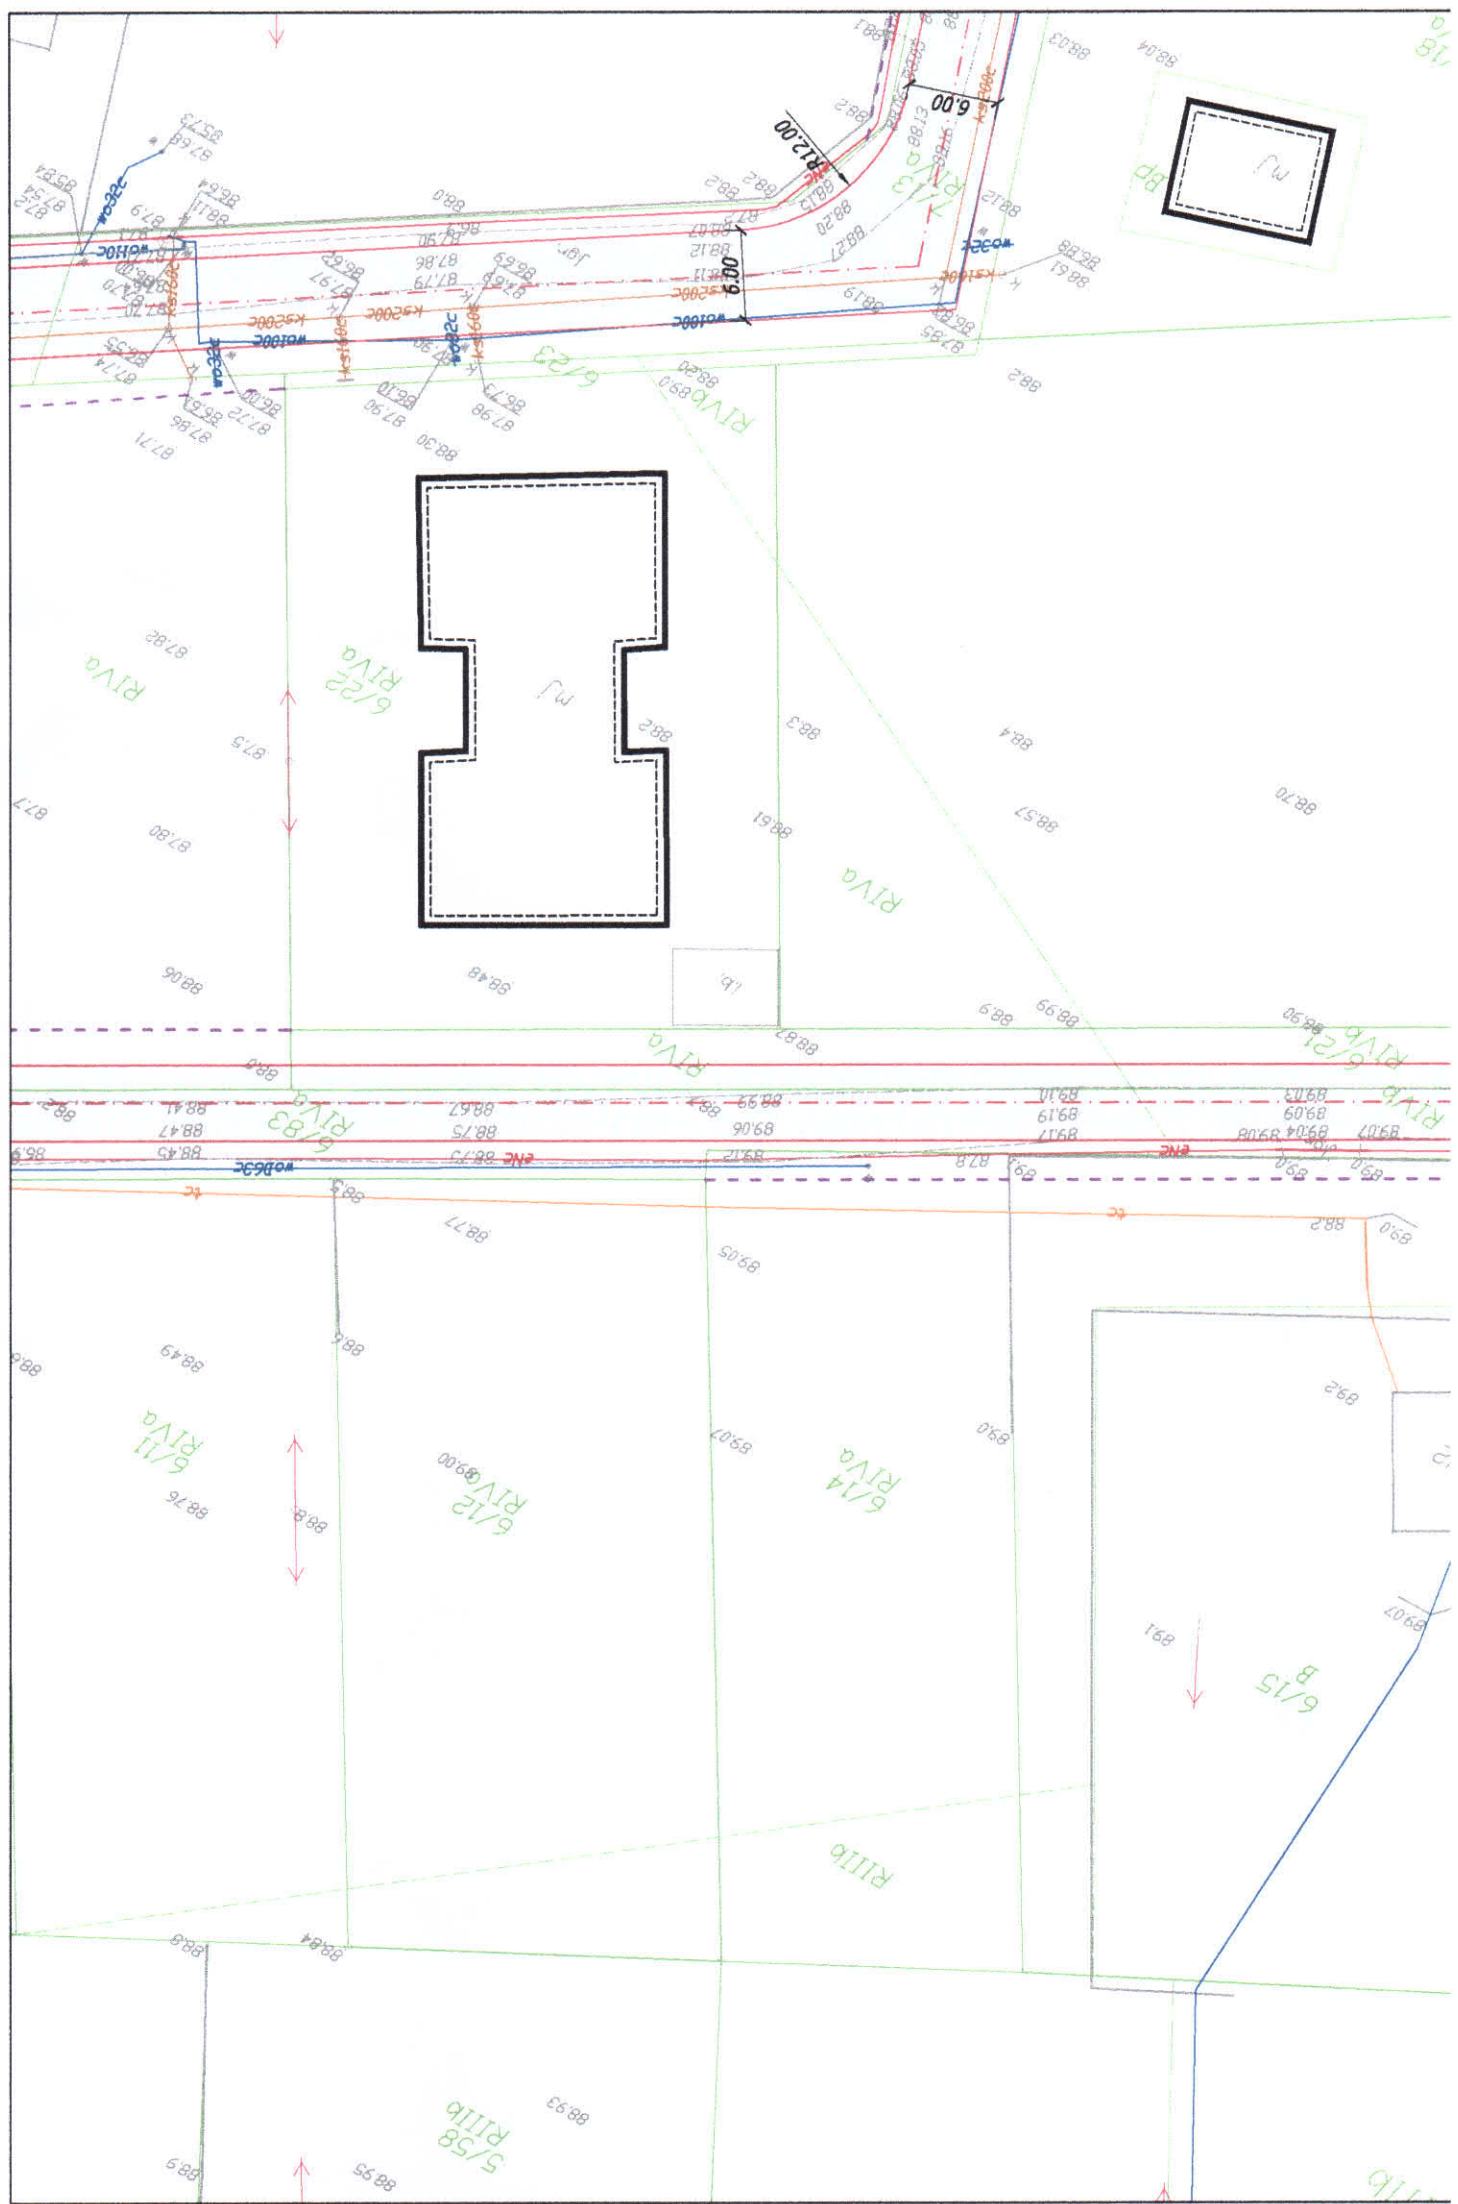

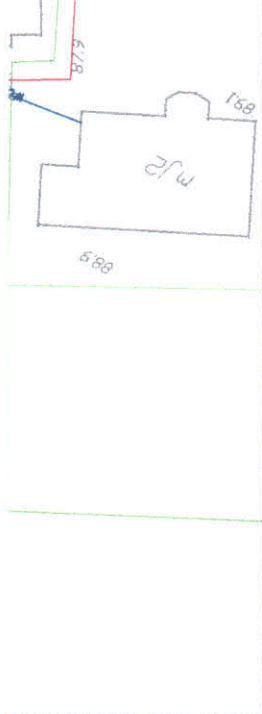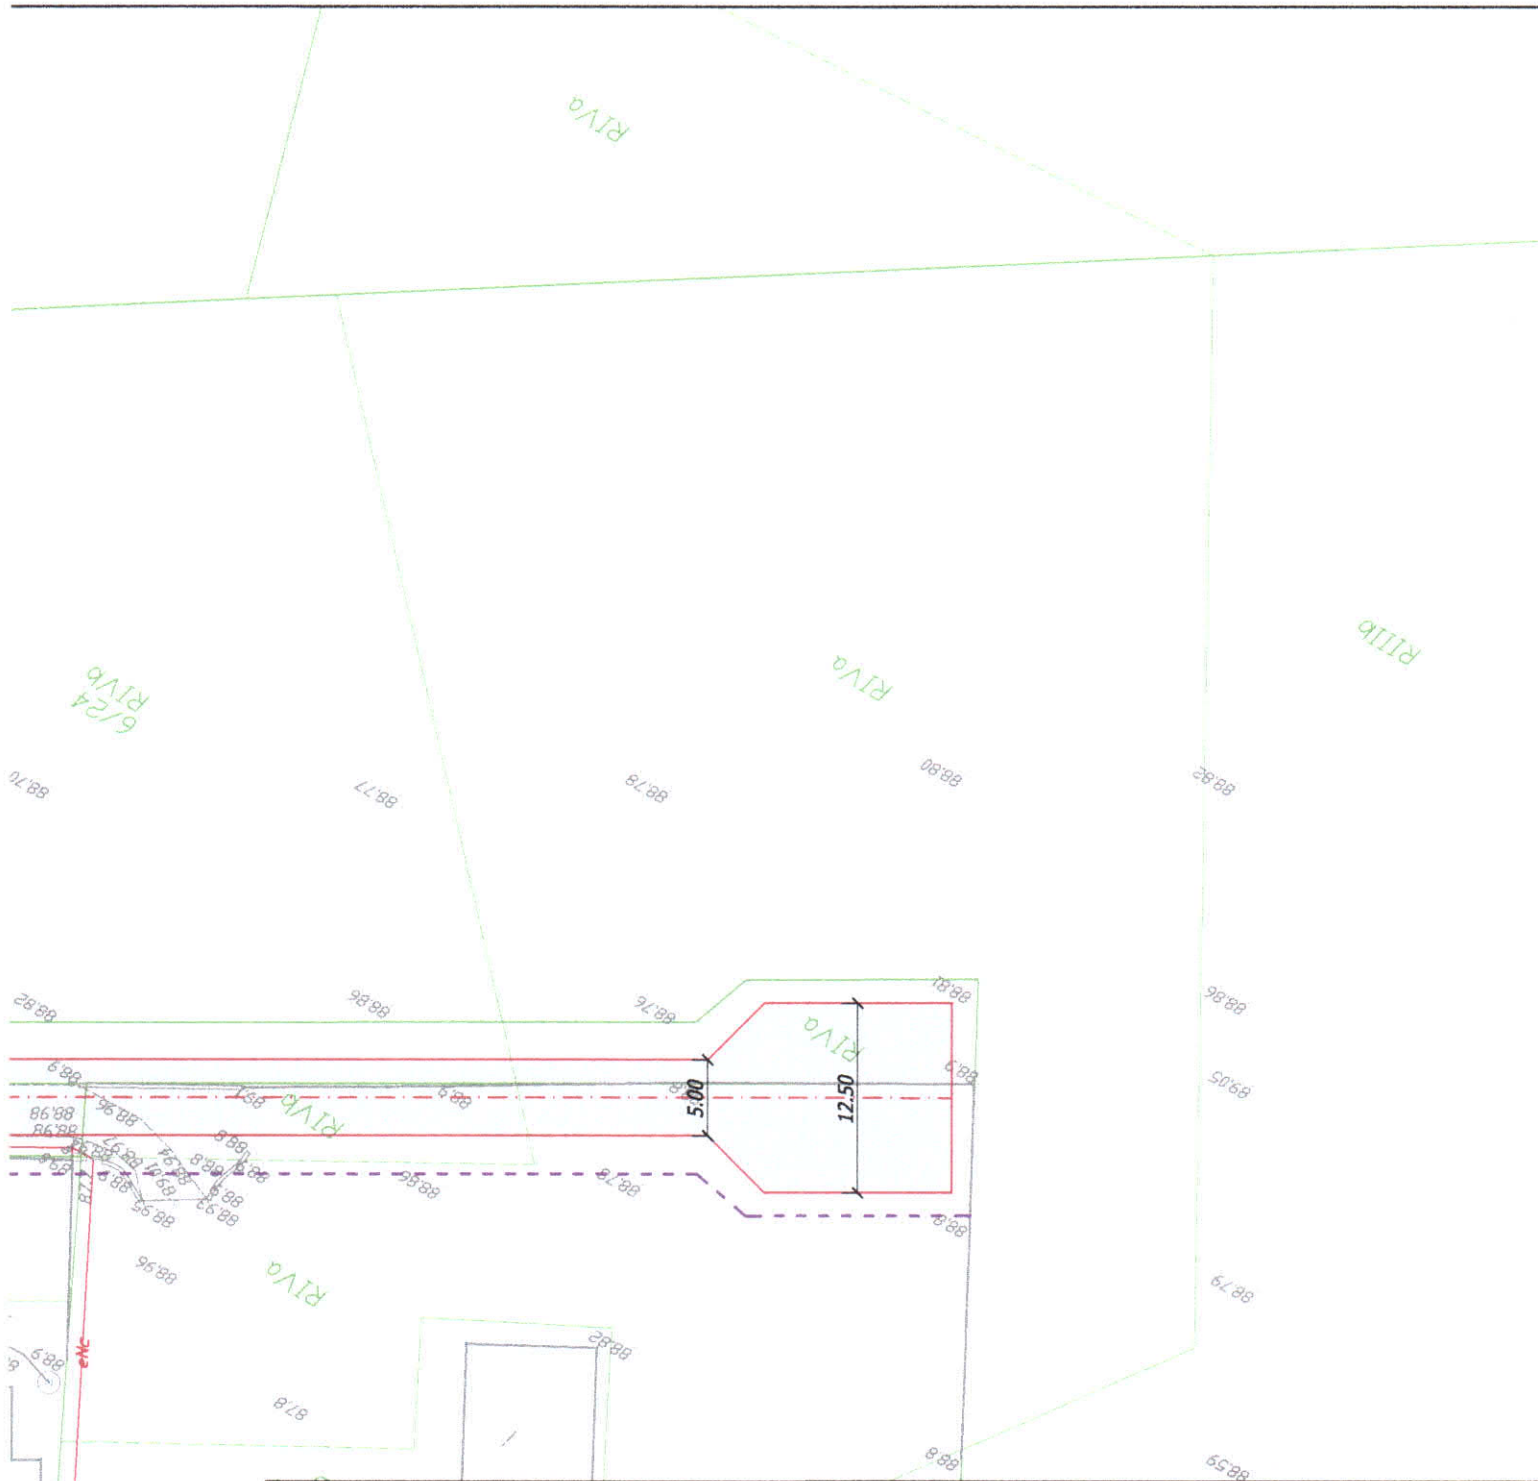

#### LEGENDA:

- Projektowana nawierzchnia jezdni
- Projektowane krawędzie jezdni
- Projektowana oś drogi gminnej
- Granica działki
- Istniejąca sieć telekomunikacyjna
- Istniejąca sieć elektroenergetyczna
- Istniejąca sieć kanalizacji sanitarnej
- Istniejąca sieć kanalizacji deszczowej
- Istniejąca sieć wodociągowa
- Istniejąca sieć gazowa

Jednostka projektowa:



**M STUDIO Maciej Wojnowski**  
ul. Gen. Władysława Sikorskiego 1/17c  
86-100 Świecie

Zamawiający:

**Gmina Świecie**  
ul. Wojska Polskiego  
86-100 Świecie

Stadium:

**Projekt Budowlano-Wykonawczy**

Temat:

Budowa ulic wraz z infrastrukturą przy ul. Lipowej w Sulnowie

Branża:

DROGOWA

Tytuł rysunku:

Plan sytuacyjny

SKALA 1:500

#### ZESPÓŁ PROJEKTOWY

Funkcja	Imię i Nazwisko	Numer uprawnień	Podpis
PROJEKTANT branża drogowa	mgr inż. Maciej Wojnowski	KUP/0118/PWOD/11	

data

**08.2018**

nr rys.


**2.2**


faza

**PB-W**

Tom

-

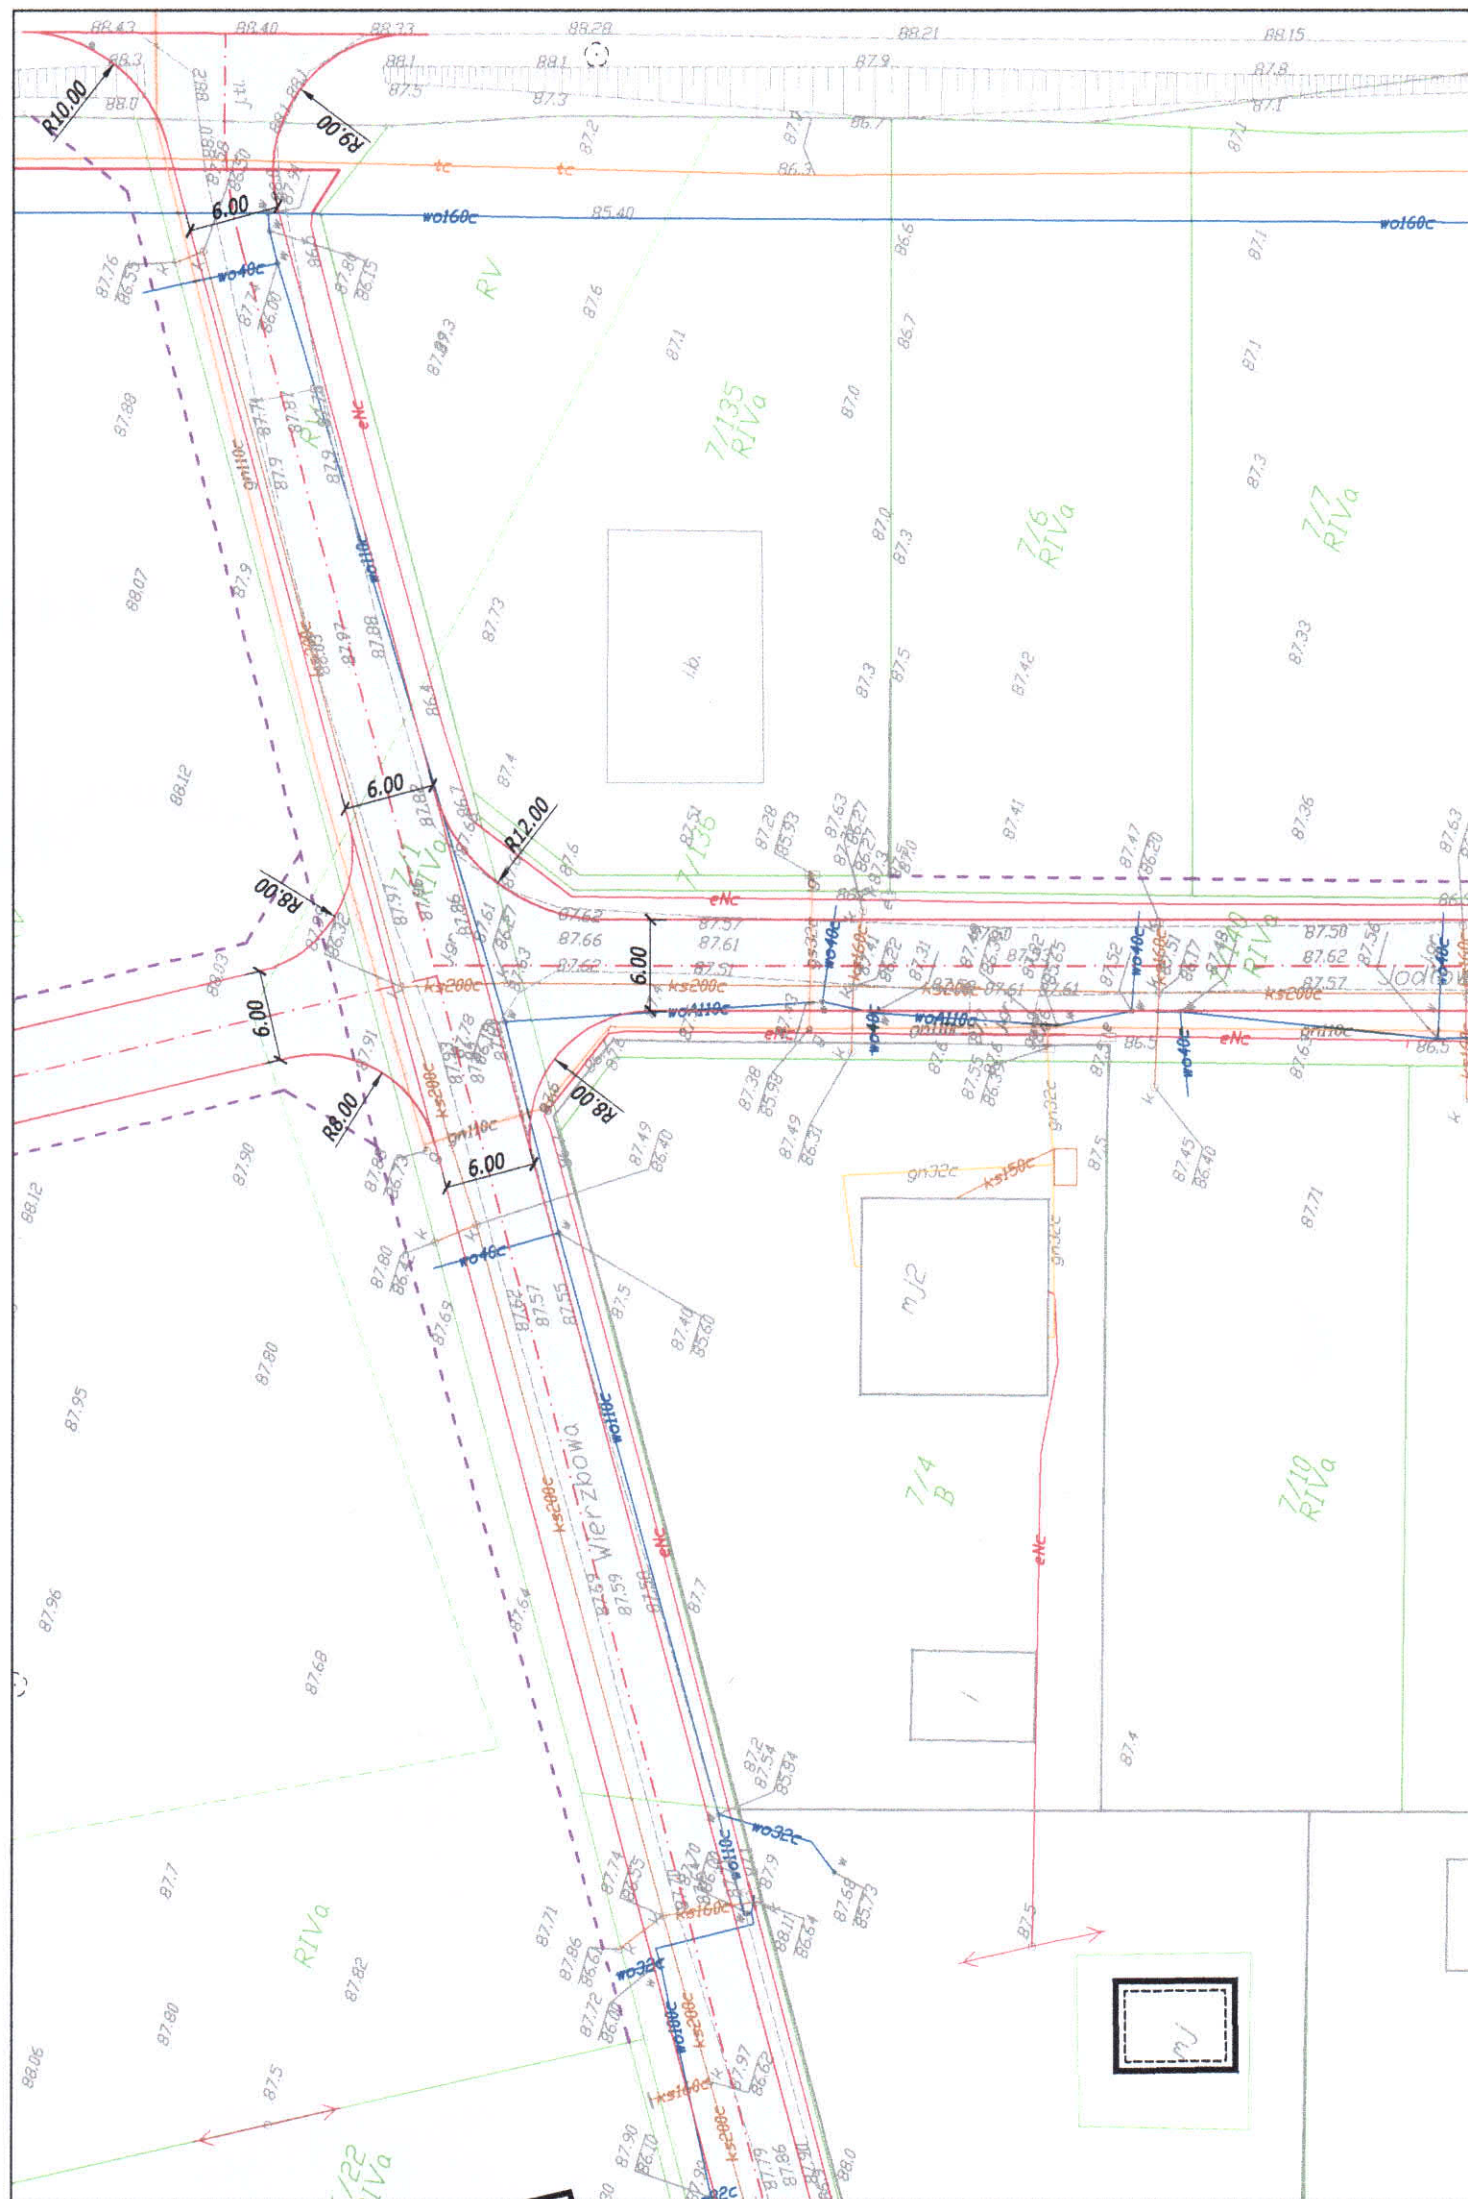

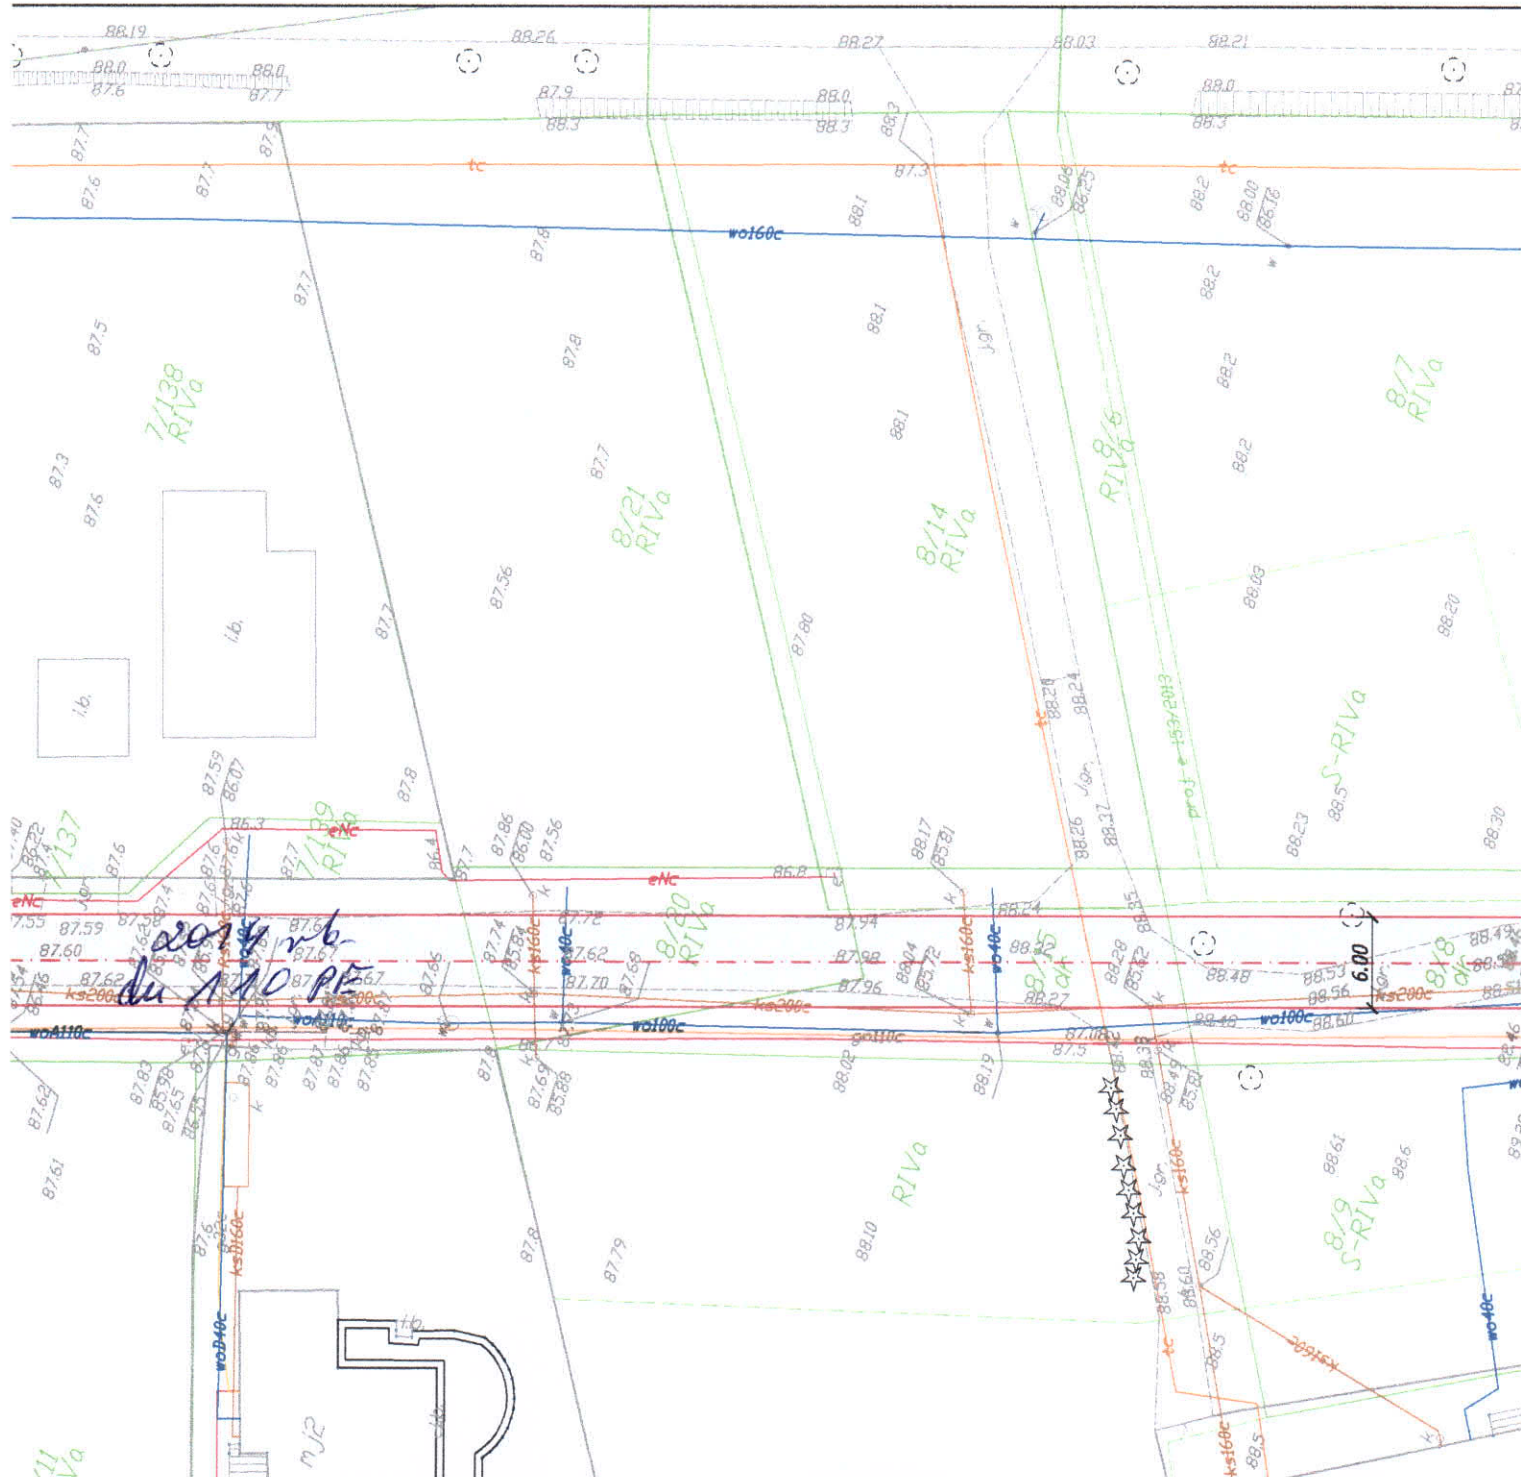

regulacja sieci kanalizacji  
ściekowej i deszczowej

# LEGENDA

- Projektowana nawierzchnia jezdni
- Projektowane krawędzie jezdni
- Projektowana oś drogi gminnej
- Granica działki
- Istniejąca sieć telekomunikacyjna
- Istniejąca sieć elektroenergetyczna
- Istniejąca sieć kanalizacji sanitarnej
- Istniejąca sieć kanalizacji deszczowej
- Istniejąca sieć wodociągowa
- Istniejąca sieć gazowa

Jednostka projektowa:



**M STUDIO** Maciej Wojnowski  
ul. Gen. Władysława Sikorskiego 1/17c  
86-100 Świecie

Zamawiający:

**Gmina Świecie**  
ul. Wojska Polskiego  
86-100 Świecie

Stadium:

**Projekt Budowlano-Wykonawczy**

Temat:

Budowa ulic wraz z infrastrukturą przy ul. Lipowej w Sulnowie

Branża:

DROGOWA

Tytuł rysunku:

Plan sytuacyjny

SKALA 1:500

## ZESPÓŁ PROJEKTOWY

Funkcja	Imię i Nazwisko	Numer uprawnień	Podpis
PROJEKTANT branża drogowa	mgr inż. Maciej Wojnowski	KUP/0118/PWOD/11	

data

**08.2018**

nr rys.


**2.3**


faza

**PB-W**

Tom

-

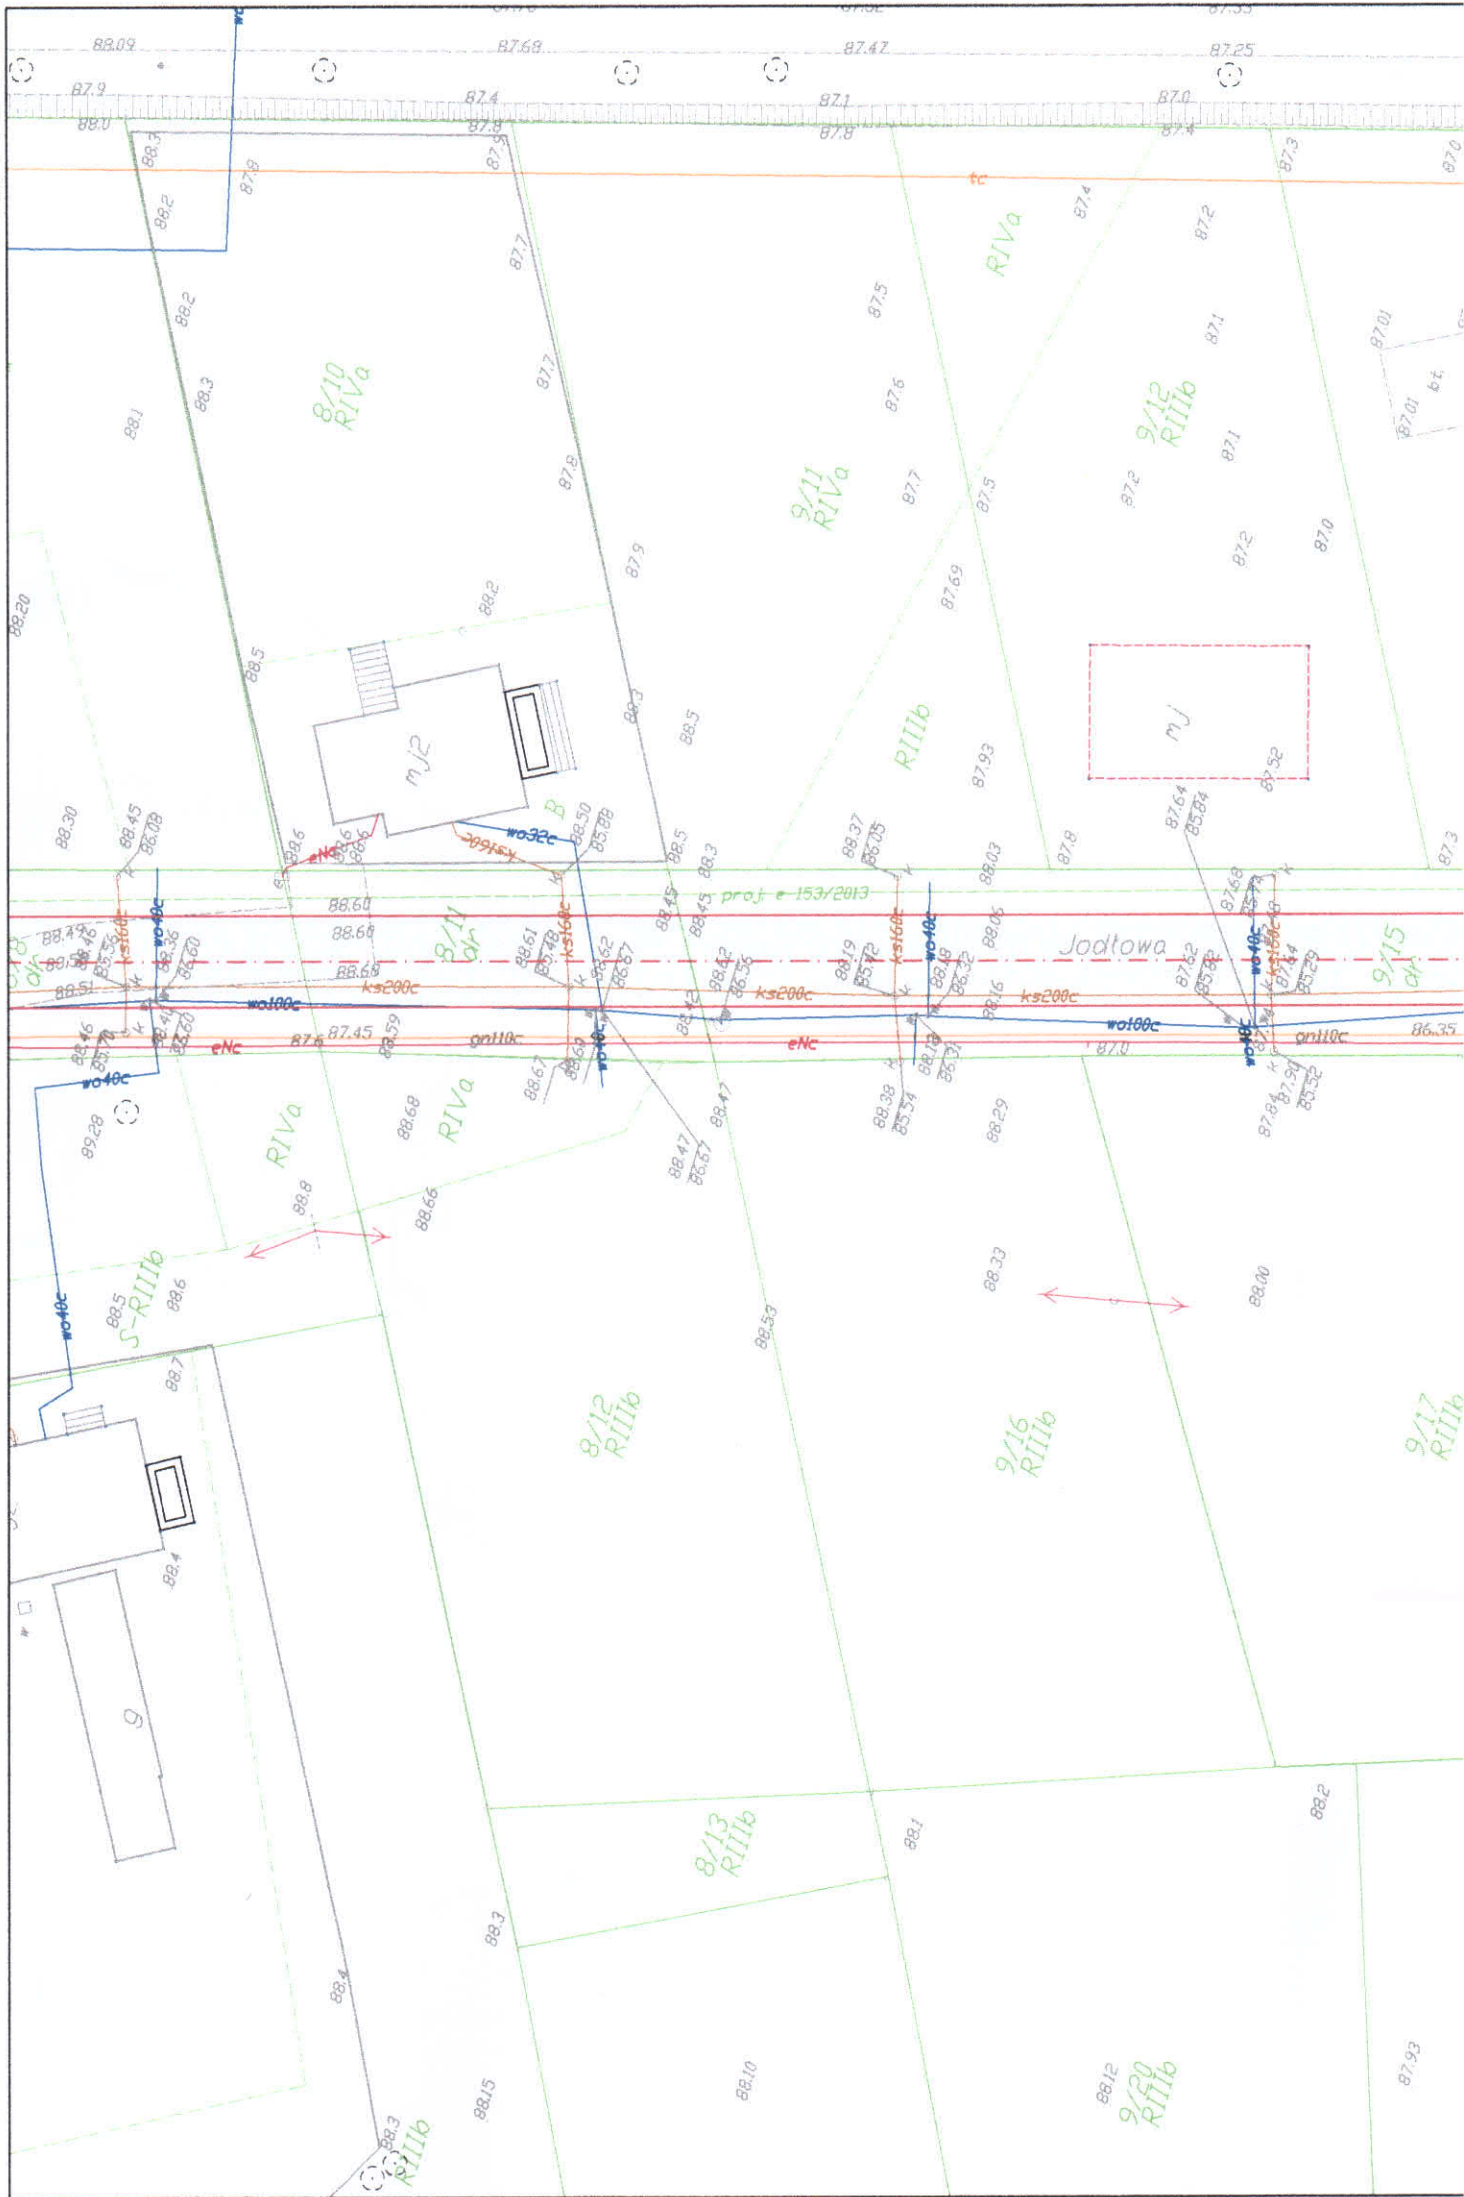

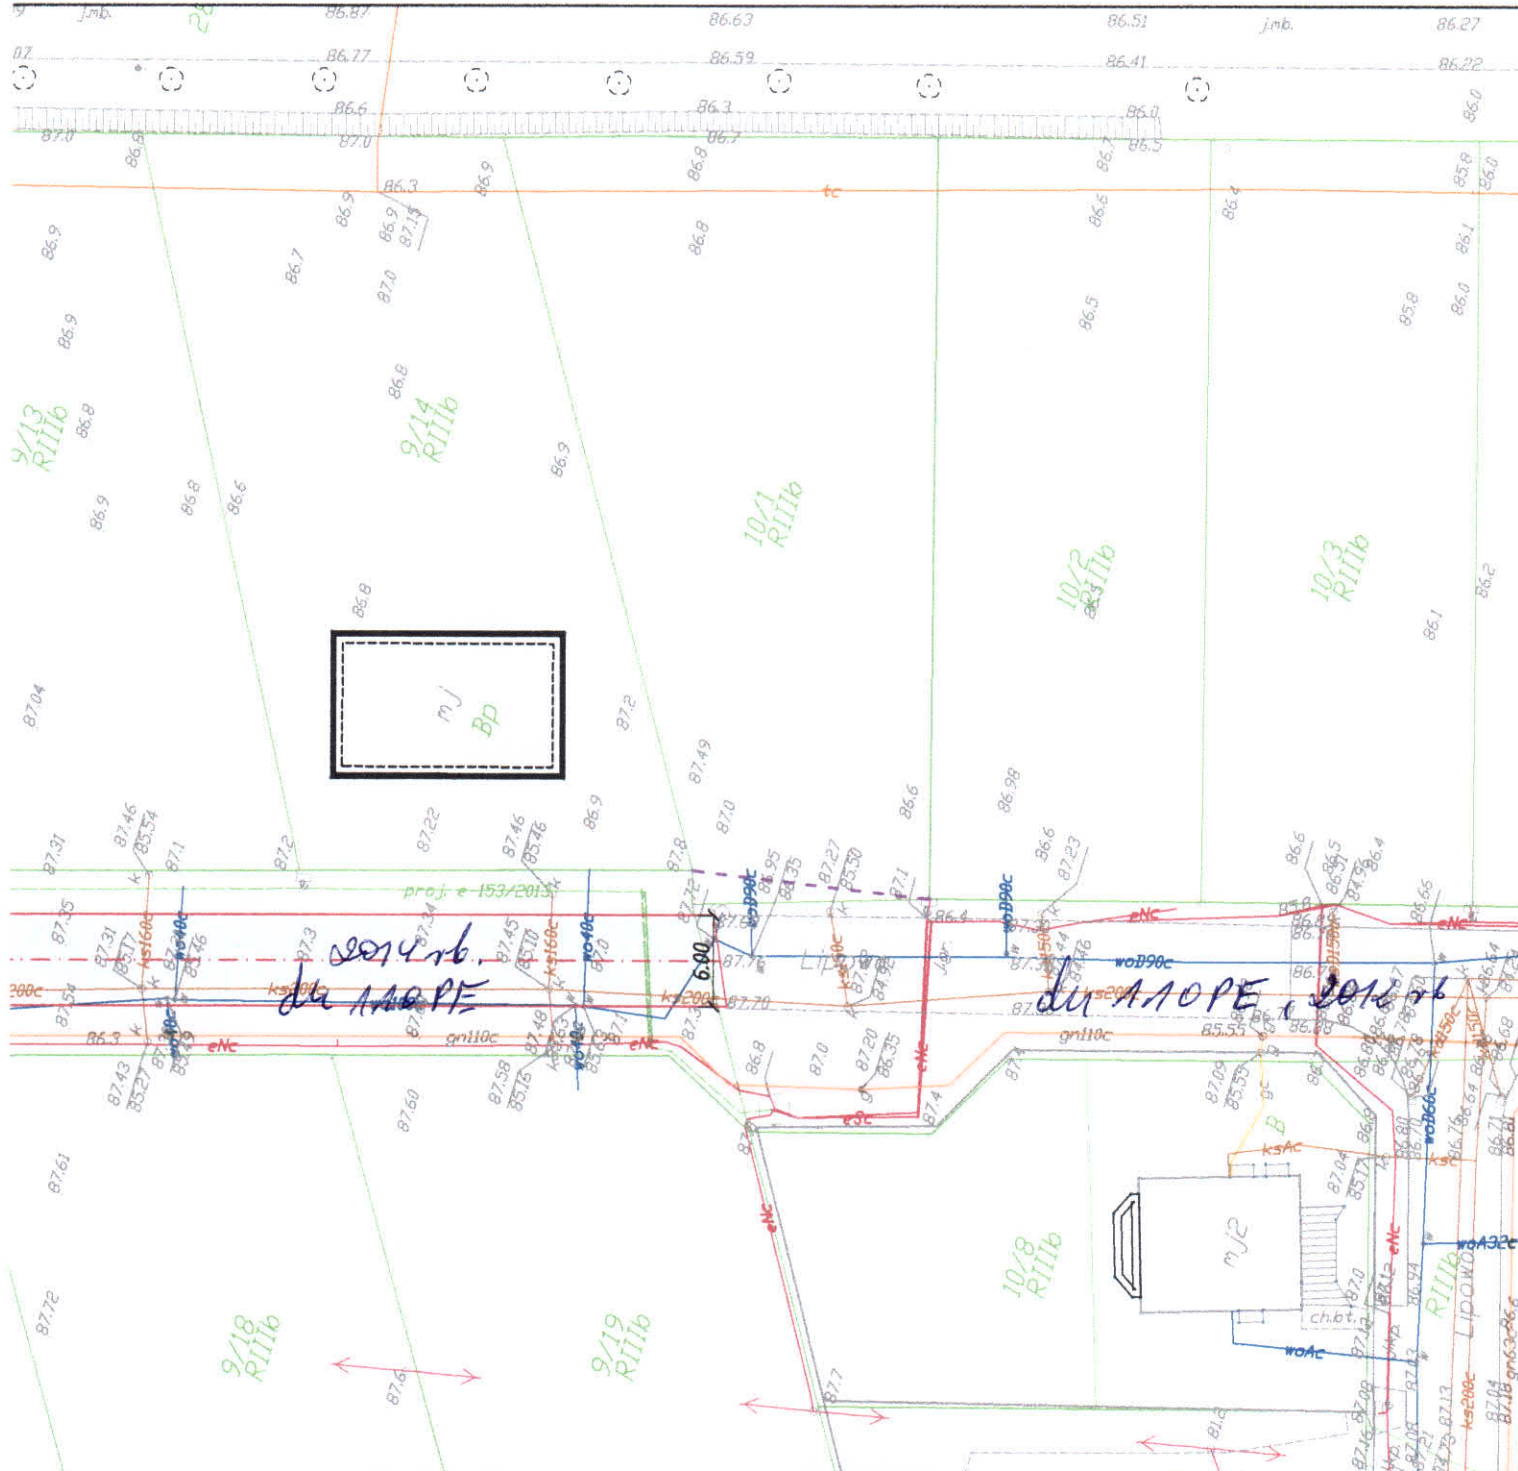
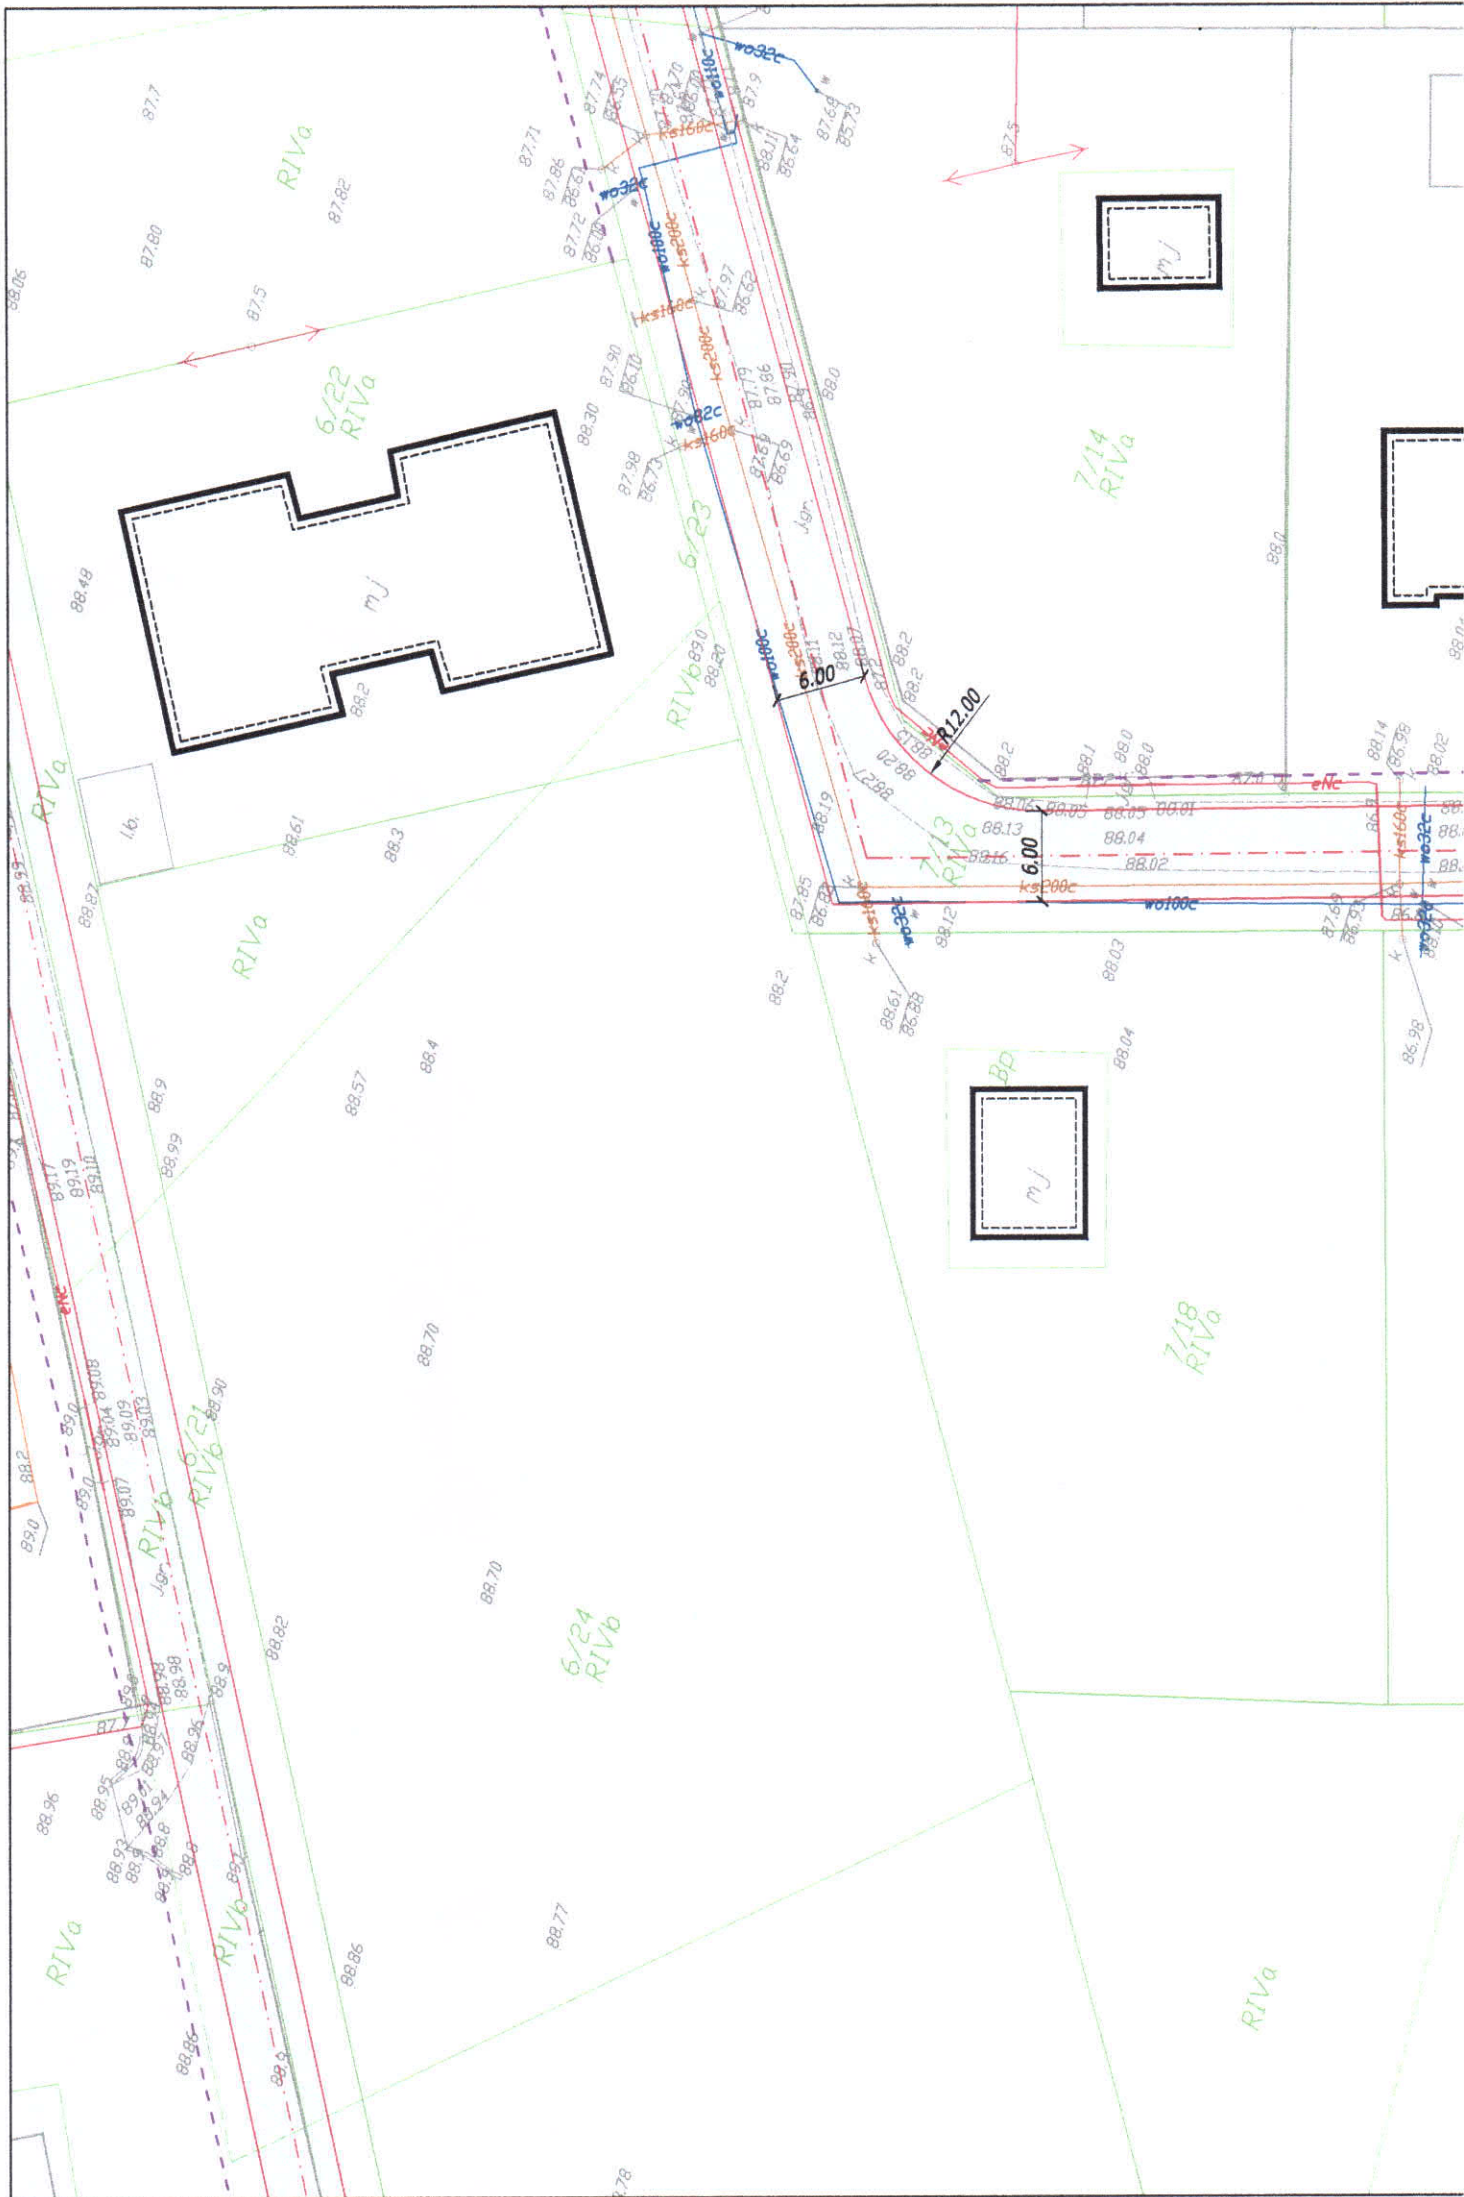



rysunek jest gotowy  
zredagować

# LEGENDA:

- Projektowana nawierzchnia jezdni
- Projektowane krawędzie jezdni
- Projektowana oś drogi gminnej
- Granica działki
- Istniejąca sieć telekomunikacyjna
- Istniejąca sieć elektroenergetyczna
- Istniejąca sieć kanalizacji sanitarnej
- Istniejąca sieć kanalizacji deszczowej
- Istniejąca sieć wodociągowa
- Istniejąca sieć gazowa

Jednostka projektowa:		Zamawiający:	
 <b>M STUDIO</b> Maciej Wojnowski ul. Gen. Władysława Sikorskiego 1/17c 86-100 Świecie		<b>Gmina Świecie</b> ul. Wojska Polskiego 86-100 Świecie	
Stadium:			
Projekt Budowlano-Wykonawczy			
Temat:			
Budowa ulic wraz z infrastrukturą przy ul. Lipowej w Sulnowie			
Branża:			
DROGOWA			
Tytuł rysunku:			
Plan sytuacyjny			
SKALA 1:50			
ZESPÓŁ PROJEKTOWY			
Funkcja	Imię i Nazwisko	Numer uprawnień	Podpis
PROJEKTANT branża drogowa	mgr inż. Maciej Wojnowski	KUP/0118/PWOD/11	
data	nr rys.	faza	Tom
08.2018	2.4	PB-W	-



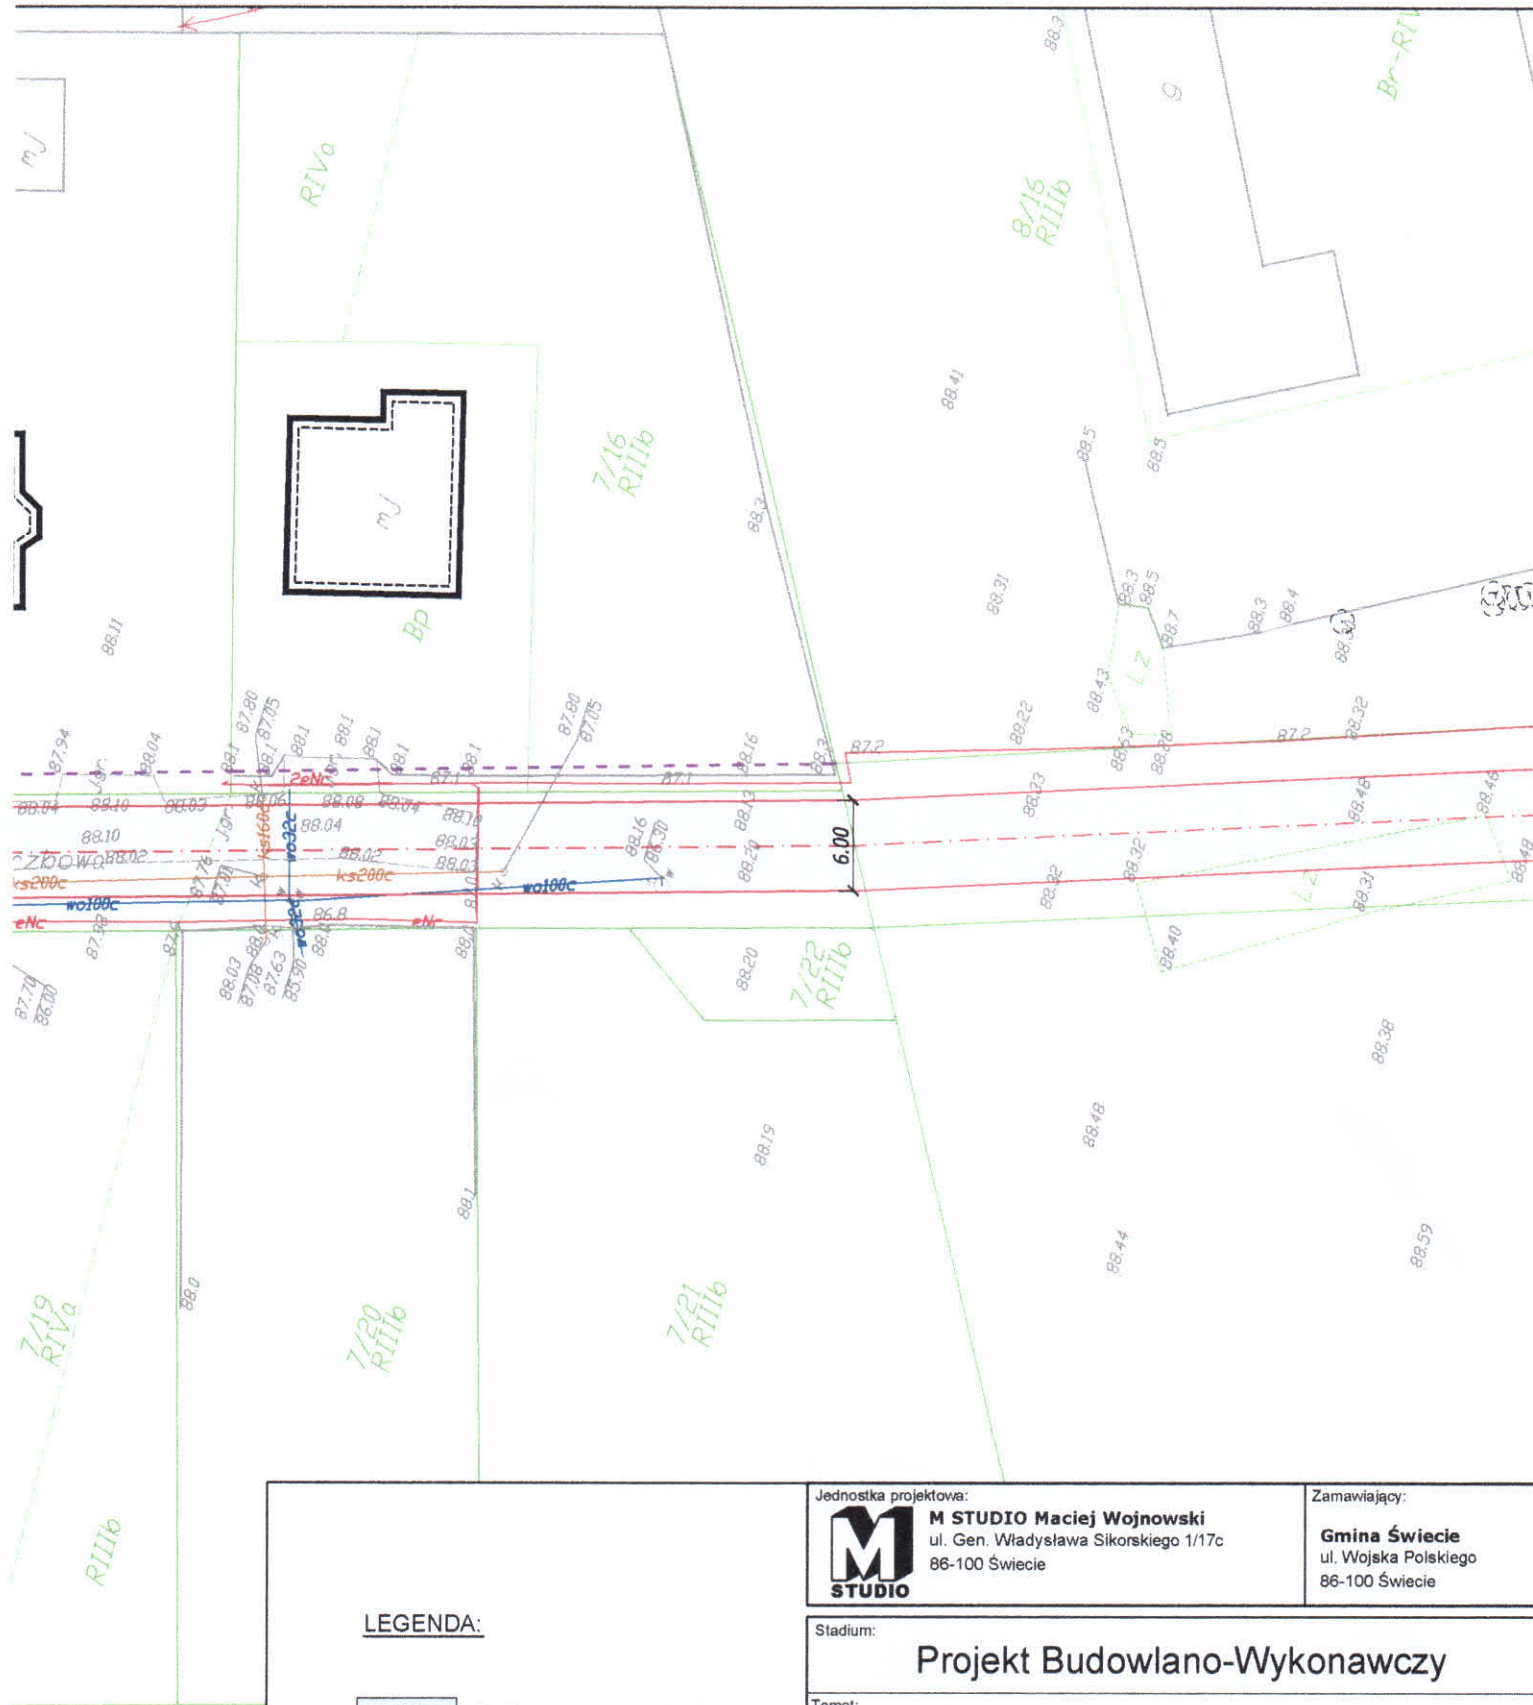

#### LEGENDA:

- Projektowana nawierzchnia jezdni
- Projektowane krawędzie jezdni
- Projektowana oś drogi gminnej
- Granica działki
- Istniejąca sieć telekomunikacyjna
- Istniejąca sieć elektroenergetyczna
- Istniejąca sieć kanalizacji sanitarnej
- Istniejąca sieć kanalizacji deszczowej
- Istniejąca sieć wodociągowa
- Istniejąca sieć gazowa

Jednostka projektowa:



**M STUDIO Maciej Wojnowski**  
ul. Gen. Władysława Sikorskiego 1/17c  
86-100 Świecie

Zamawiający:

**Gmina Świecie**  
ul. Wojska Polskiego  
86-100 Świecie

Stadium:

**Projekt Budowlano-Wykonawczy**

Temat:

Budowa ulic wraz z infrastrukturą przy ul. Lipowej w Sulnowie

Branża:

DROGOWA

Tytuł rysunku:

Plan sytuacyjny

SKALA 1:500

#### ZESPÓŁ PROJEKTOWY

Funkcja	Imię i Nazwisko	Numer uprawnień	Podpis
PROJEKTANT branża drogowa	mgr inż. Maciej Wojnowski	KUP/0118/PWOD/11	

data

**08.2018**

nr rys.


**2.5**

faza

**PB-W**

Tom

-

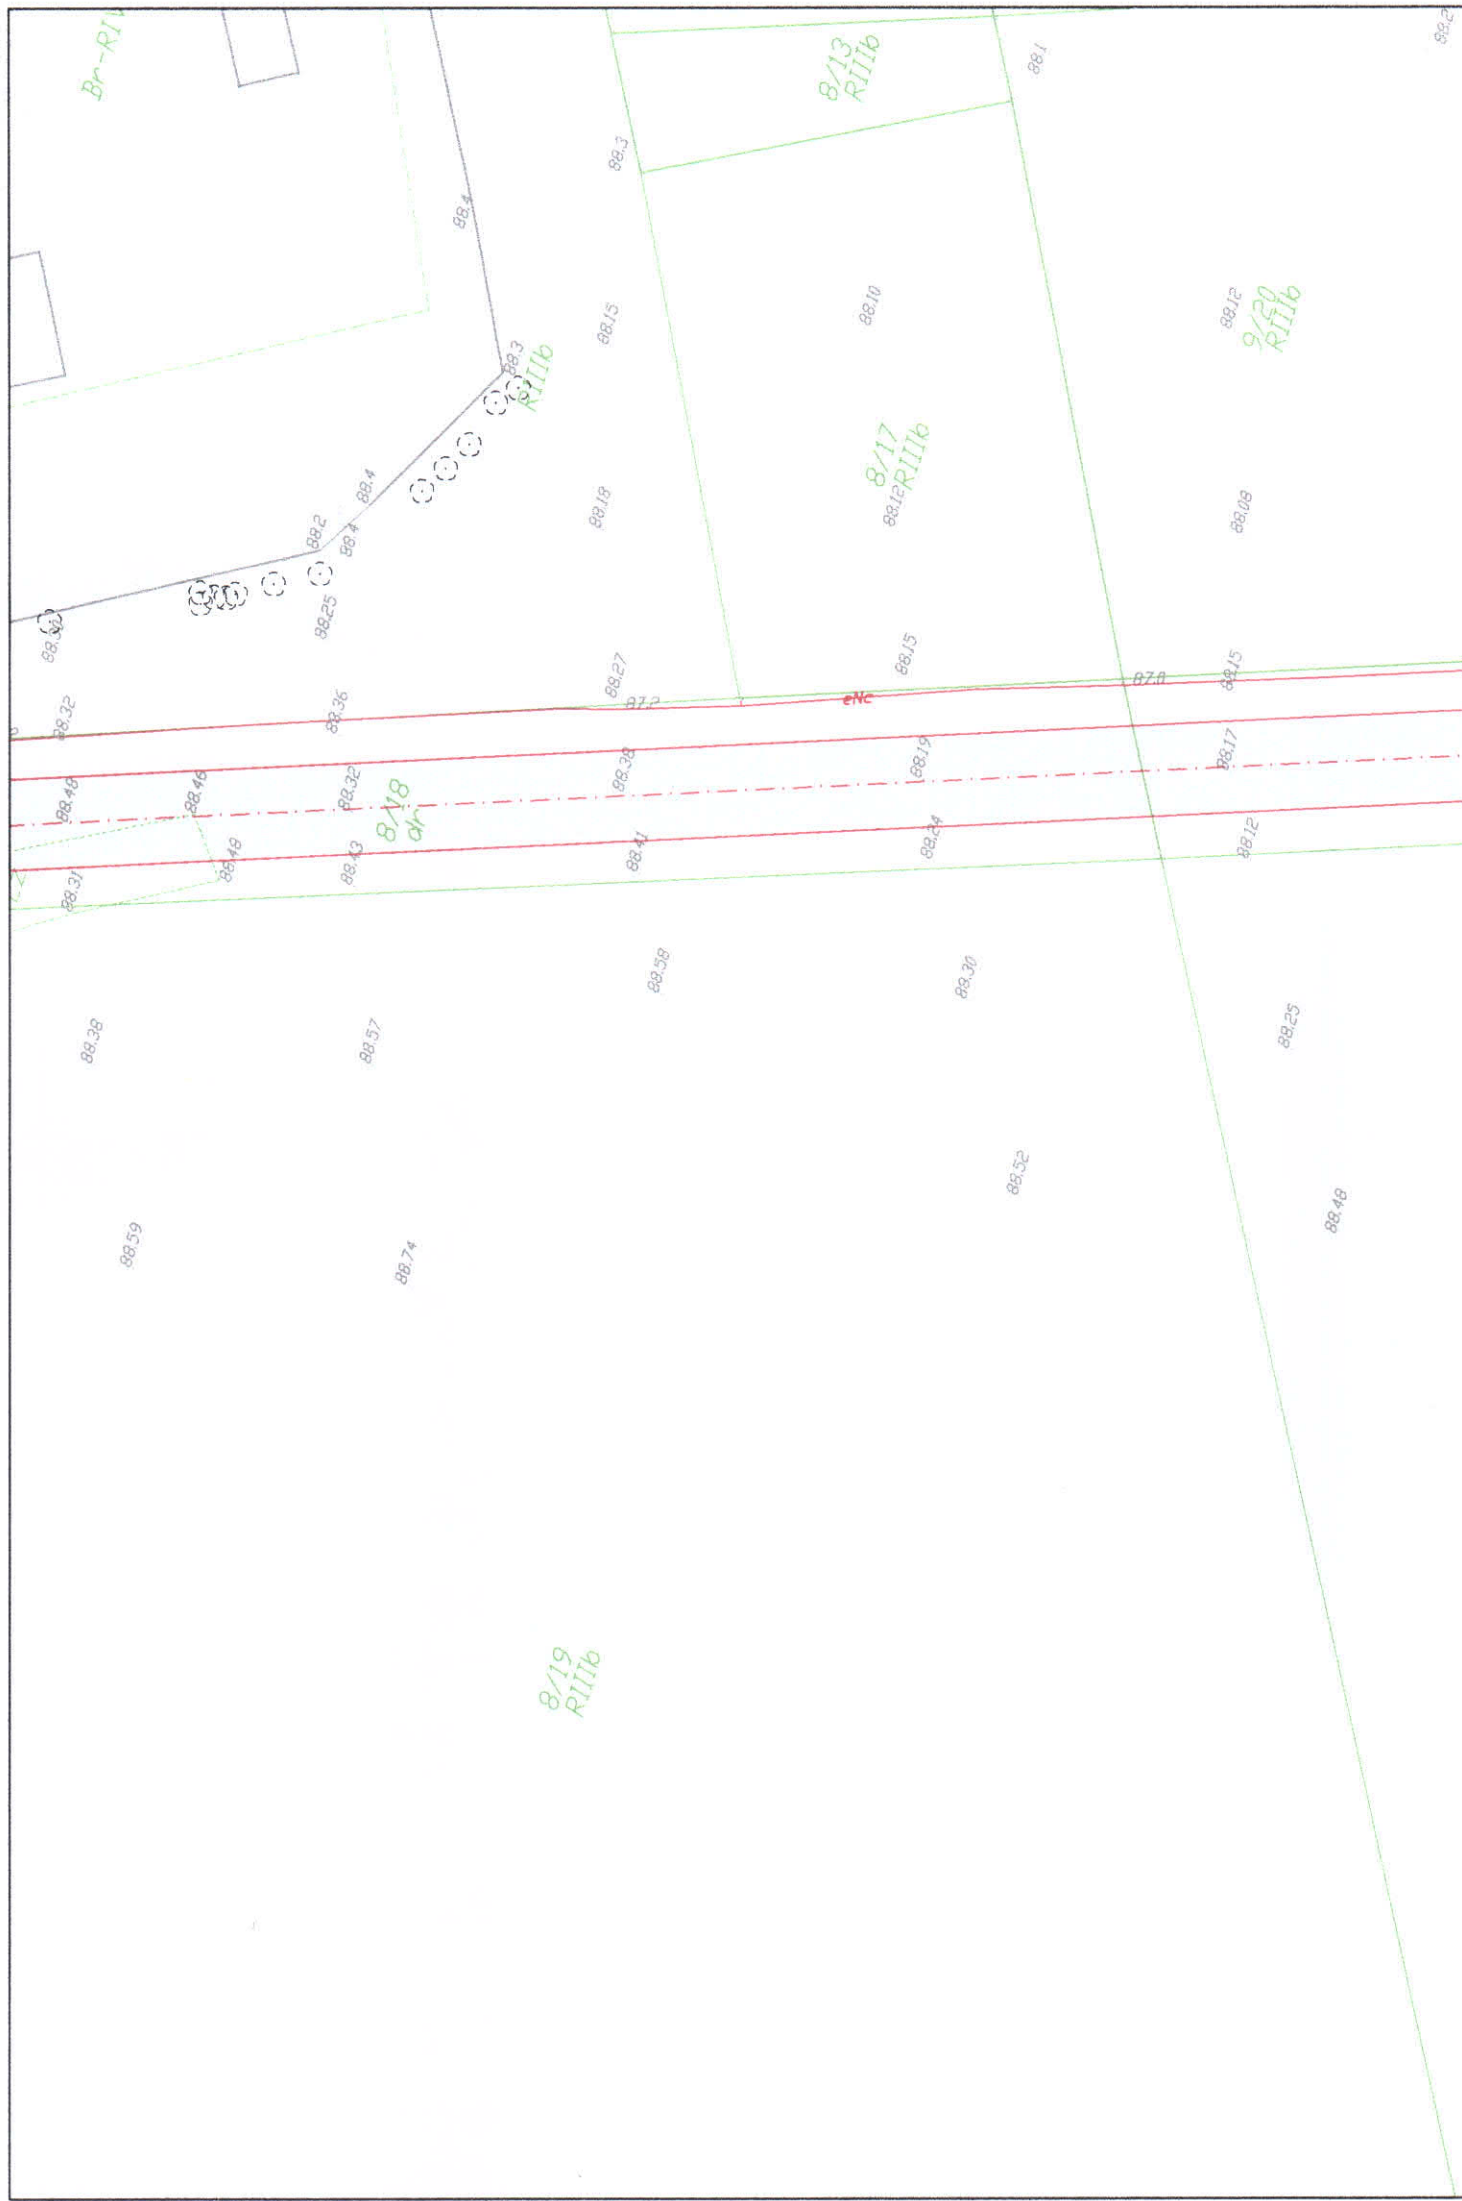

Br-RII

8/13  
RIIb

8/20  
RIIb

8/17  
RIIb

8/19  
RIIb

8/18  
dr

88.32

88.49

88.31

88.38

88.59

88.25

88.46

88.49

88.57

88.74

88.2

88.25

88.36

88.32

88.13

88.4

88.3

88.3

88.4

88.3

88.15

88.13

88.27

88.33

88.41

88.58

88.15

88.10

88.15

88.19

88.34

88.30

88.52

88.1

87.9

88.15

88.17


88.12

88.09

88.25

88.48

88.2

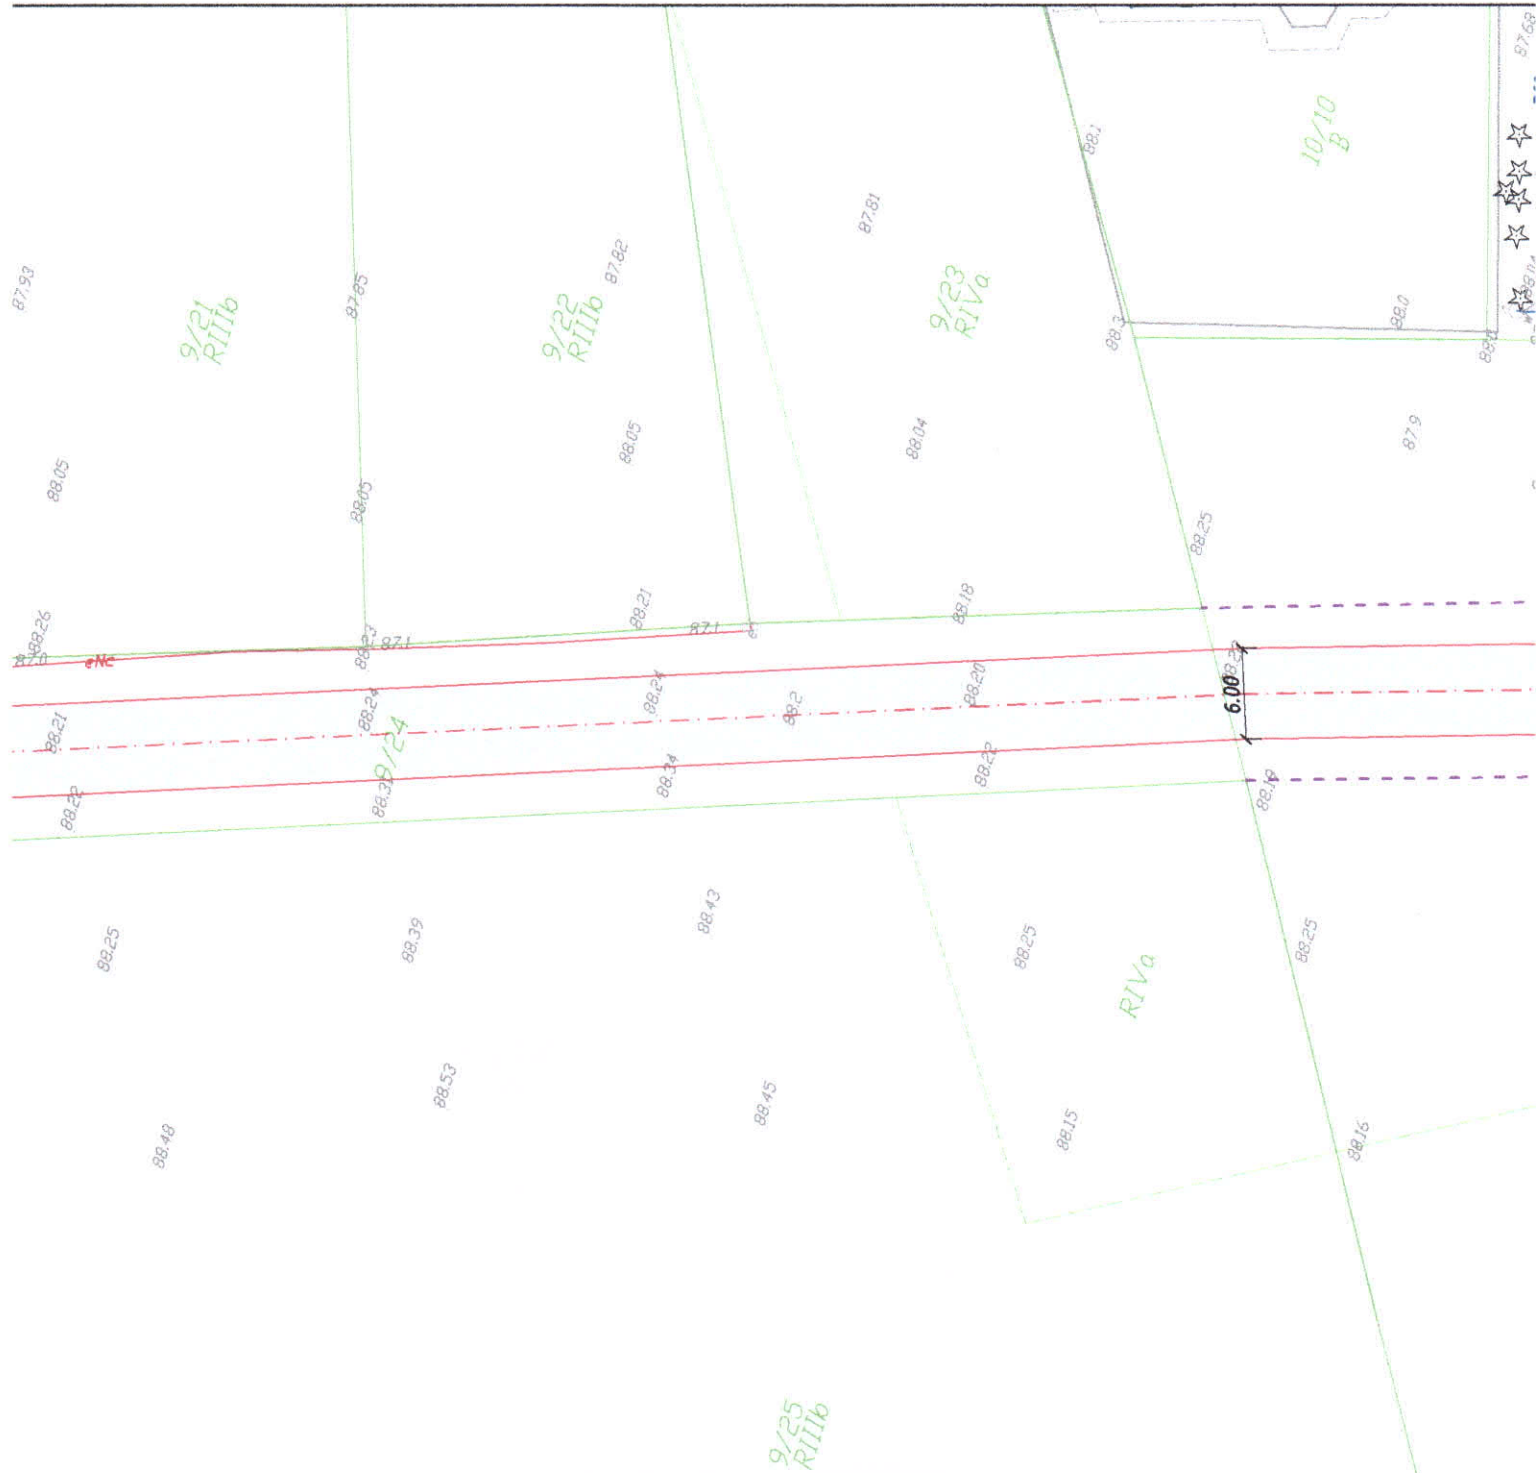

#### LEGENDA:

- Projektowana nawierzchnia jezdni
- Projektowane krawędzie jezdni
- Projektowana oś drogi gminnej
- Granica działki
- Istniejąca sieć telekomunikacyjna
- Istniejąca sieć elektroenergetyczna
- Istniejąca sieć kanalizacji sanitarnej
- Istniejąca sieć kanalizacji deszczowej
- Istniejąca sieć wodociągowa
- Istniejąca sieć gazowa

Jednostka projektowa:



**M STUDIO Maciej Wojnowski**  
ul. Gen. Władysława Sikorskiego 1/17c  
86-100 Świecie

Zamawiający:

**Gmina Świecie**  
ul. Wojska Polskiego  
86-100 Świecie

Stadium:

**Projekt Budowlano-Wykonawczy**

Temat:

Budowa ulic wraz z infrastrukturą przy ul. Lipowej w Sulnowie

Branża:

DROGOWA

Tytuł rysunku:

Plan sytuacyjny

SKALA 1:500

#### ZESPÓŁ PROJEKTOWY

Funkcja	Imię i Nazwisko	Numer uprawnień	Podpis
PROJEKTANT branża drogowa	mgr inż. Maciej Wojnowski	KUP/0118/PWOD/11	

data	nr rys.	faza	Tom
08.2018	2.6	PB-W	-

