



POLSKA
SPÓŁKA GAZOWNICTWA

Polska Spółka Gazownictwa sp. z o.o.
Oddział Zakład Gazowniczy w Bydgoszczy
ul. Jagiellońska 42, 85-097 Bydgoszcz
tel. 52 328 51 01, faks 52 328 51 02

Dział Zarządzania Majątkiem Sieciowym
ul. Jagiellońska 42, 85-097 Bydgoszcz
uzgodnienia.bydgoszcz@psgaz.pl

UZGODNIENIE NR 8913/BR/ZTI/2019 **z dnia: 2019-08-06**

Zadanie: Budowa ulic wraz z infrastrukturą.

Opracowanie: Projekt zagospodarowania

Miejscowość: Świecie (gm. Świecie)

Adres: ul. Lipowa w Sulnowie

Projektant: Maciej Wojnowski, upr. nr: KUP/0118/PWOD/11

Inwestor: Gmina Świecie Wojska Polskiego 124 86-100 Świecie

Opracowanie jw. UZGADNIA SIĘ.

Warunki uzgodnienia zawarto na drugiej stronie.

8913/BR/ZTI/2019

Warunki uzgodnienia:

1. Rozpoczęcie robót należy zgłosić pisemnie, w siedzibie właściwej, dla terenu inwestycji, Gazowni, nie później niż 7 dni przed planowanym terminem ich rozpoczęcia.
2. W przypadku natrafienia na niezainwentaryzowaną sieć gazową należy wstrzymać prace i niezwłocznie powiadomić właściwą, dla terenu inwestycji, Gazownię.
3. Wszelkie uszkodzenia sieci gazowej Inwestor i Wykonawca zobowiązani są usunąć własnym kosztem i staraniem. Inwestor/Wykonawca w związku z uszkodzeniem, ponosi odpowiedzialność z tytułu szkody wynikowej poniesionej przez Polską Spółkę Gazownictwa sp. z o.o. Oddział Zakład Gazowniczy w Bydgoszczy. O uszkodzeniu sieci gazowej sprawca zobowiązany jest niezwłocznie powiadomić Pogotowie Gazowe tel. nr 992.
4. Istniejącą sieć gazową naniesiono orientacyjnie. Szczegółowy przebieg trasy sieci gazowej należy uzyskać na podstawie przekopów kontrolnych.
5. Zachować, wymagane Rozporządzeniem Ministra Gospodarki z dnia 26 kwietnia 2013 r, w sprawie warunków technicznych, jakim powinny odpowiadać sieci gazowe i ich usytuowanie /Dz. U. z 2013 r. Poz. 640/, odległości w pionie i poziomie od czynnych i projektowanych sieci gazowych.
6. Zachować przykrycie sieci gazowej 0,8 do 1,2 m.
7. Nad siecią gazową w pasie 2m /1m w każdą stronę/ nie stosować nawierzchni betonowej zbrojonej.
8. Wpusty uliczne należy lokalizować w odległości min. 0,5 m od sieci gazowej.
9. Dokonać regulacji skrzynek armatury gazowej do projektowanego poziomu terenu.
10. Krawężniki należy lokalizować w odległości min. 0,5 m. od sieci gazowej. W przypadku konieczności lokalizacji na trasie gazociągu, krawężniki należy montować na ławie tłuczniowej z wyłączeniem odcinków, na których występuje armatura gazowa typu zasuw, kurki.
11. W rejonie czynnych sieci gazowych roboty ziemne prowadzić systemem ręcznym, nie składować mas ziemi i materiałów, nie pracować sprzętem ciężkim.
12. Kolidy z sieciami gazowymi należy rozwiązać w ramach nadzoru autorskiego lub inwestorskiego w oparciu o obowiązujące normy i przed zasypaniem zgłosić powyższe do sprawdzenia i odbioru technicznego u dostawcy gazu.
13. Jeżeli zakres przedmiotowej inwestycji wymusi przebudowę istniejącej sieci gazowej, to warunkiem przystąpienia z naszej strony do odbioru końcowego, będzie wykonanie powyższego na podstawie opracowanego projektu budowlano-wykonawczego, sporządzonego w oparciu o wydane na wniosek Inwestora, warunki przebudowy infrastruktury gazowej.
14. Przedłożone mapy, potwierdzone pieczęcią PSG stanowią integralną część uzgodnienia.
15. Uzgodnienie jest ważne przez okres 24 miesięcy od daty jego wydania.
16. Administratorem danych osobowych jest PSG sp. z o.o. z siedzibą ul. Wojciecha Bandrowskiego 16, 33-100 Tarnów. Szczegółowa informacja nt. przetwarzania danych osobowych znajduje się na stronie psgaz.pl w zakładce o nas.

Pieczęć i podpis:

KIEROWNIK
Sekcja Ewidencji Mienia i Uzgodnień
Nakielski
Tomasz Nakielski

Osoba do kontaktu: Ryszard Woźniak (ryszard.wozniak@psgaz.pl)

8913/BR/ZTI/2019


LEGENDA:


	Projektowana sieć kanalizacji deszczowej
	Projektowane wpusty deszczowe wraz z przykanalikiem
	Projektowana sieć kanalizacji sanitarnej
	Projektowana sieć wodociągowa
	Projektowany krawężnik betonowy 15x30 cm
	Projektowany krawężnik betonowy najazdowy 15x22 cm
	Projektowany krawężnik betonowy 12x25 cm
	Projektowane obrzeże betonowe 8x30 cm
	Projektowane ogrodzenie
	Istniejące ogrodzenie do likwidacji
	Projektowana rura ochronna dwudzielna (sieć elektroenergetyczna)
	Projektowana rura ochronna dwudzielna (sieć telekomunikacyjna)
	Drzewa do wycinki
	Karczowanie pni
	Projektowana oś
	Działka po podziale
	Działka objęta inwestycją
	Działka czasowo zajęta
	Linia czasowego zajęcia działki
	Linia rozgraniczająca teren inwestycji pokrywa się z linią podziału działek
	Granica działki
	Istniejąca sieć telekomunikacyjna
	Istniejąca sieć elektroenergetyczna
	Istniejąca sieć wodociągowa
	Istniejąca sieć kanalizacji deszczowej
	Istniejąca sieć kanalizacji sanitarnej
	Istniejąca sieć gazowa

Jednostka projektowa: M STUDIO Maciej Wojnowski ul. Gen. Władysława Sikorskiego 1/17c 86-100 Świecie	Zamawiający: Gmina Świecie ul. Wojska Polskiego 86-100 Świecie
--	--

Stadium: Projekt Budowlano-Wykonawczy
Temat: Budowa ulic wraz z infrastrukturą przy ul. Lipowej w Sulnowie
Branża: DROGOWA, KANALIZACYJNA, SANITARNA, WODOCIĄGOWA
Tytuł rysunku: Legenda do projektu zagospodarowania terenu

ZESPÓŁ PROJEKTOWY			
Funkcja	Imię i Nazwisko	Numer uprawnień	Podpis
PROJEKTANT branża drogowa	mgr inż. Maciej Wojnowski	KUP/0118/PWOD/11	
PROJEKTANT branża kanalizacyjna, sanitarna i wodociągowa	inż. Agnieszka Rak	SLK/1159/PWOS/06	
data 07.2019	nr rys. 2.	faza PB-W	Tom I

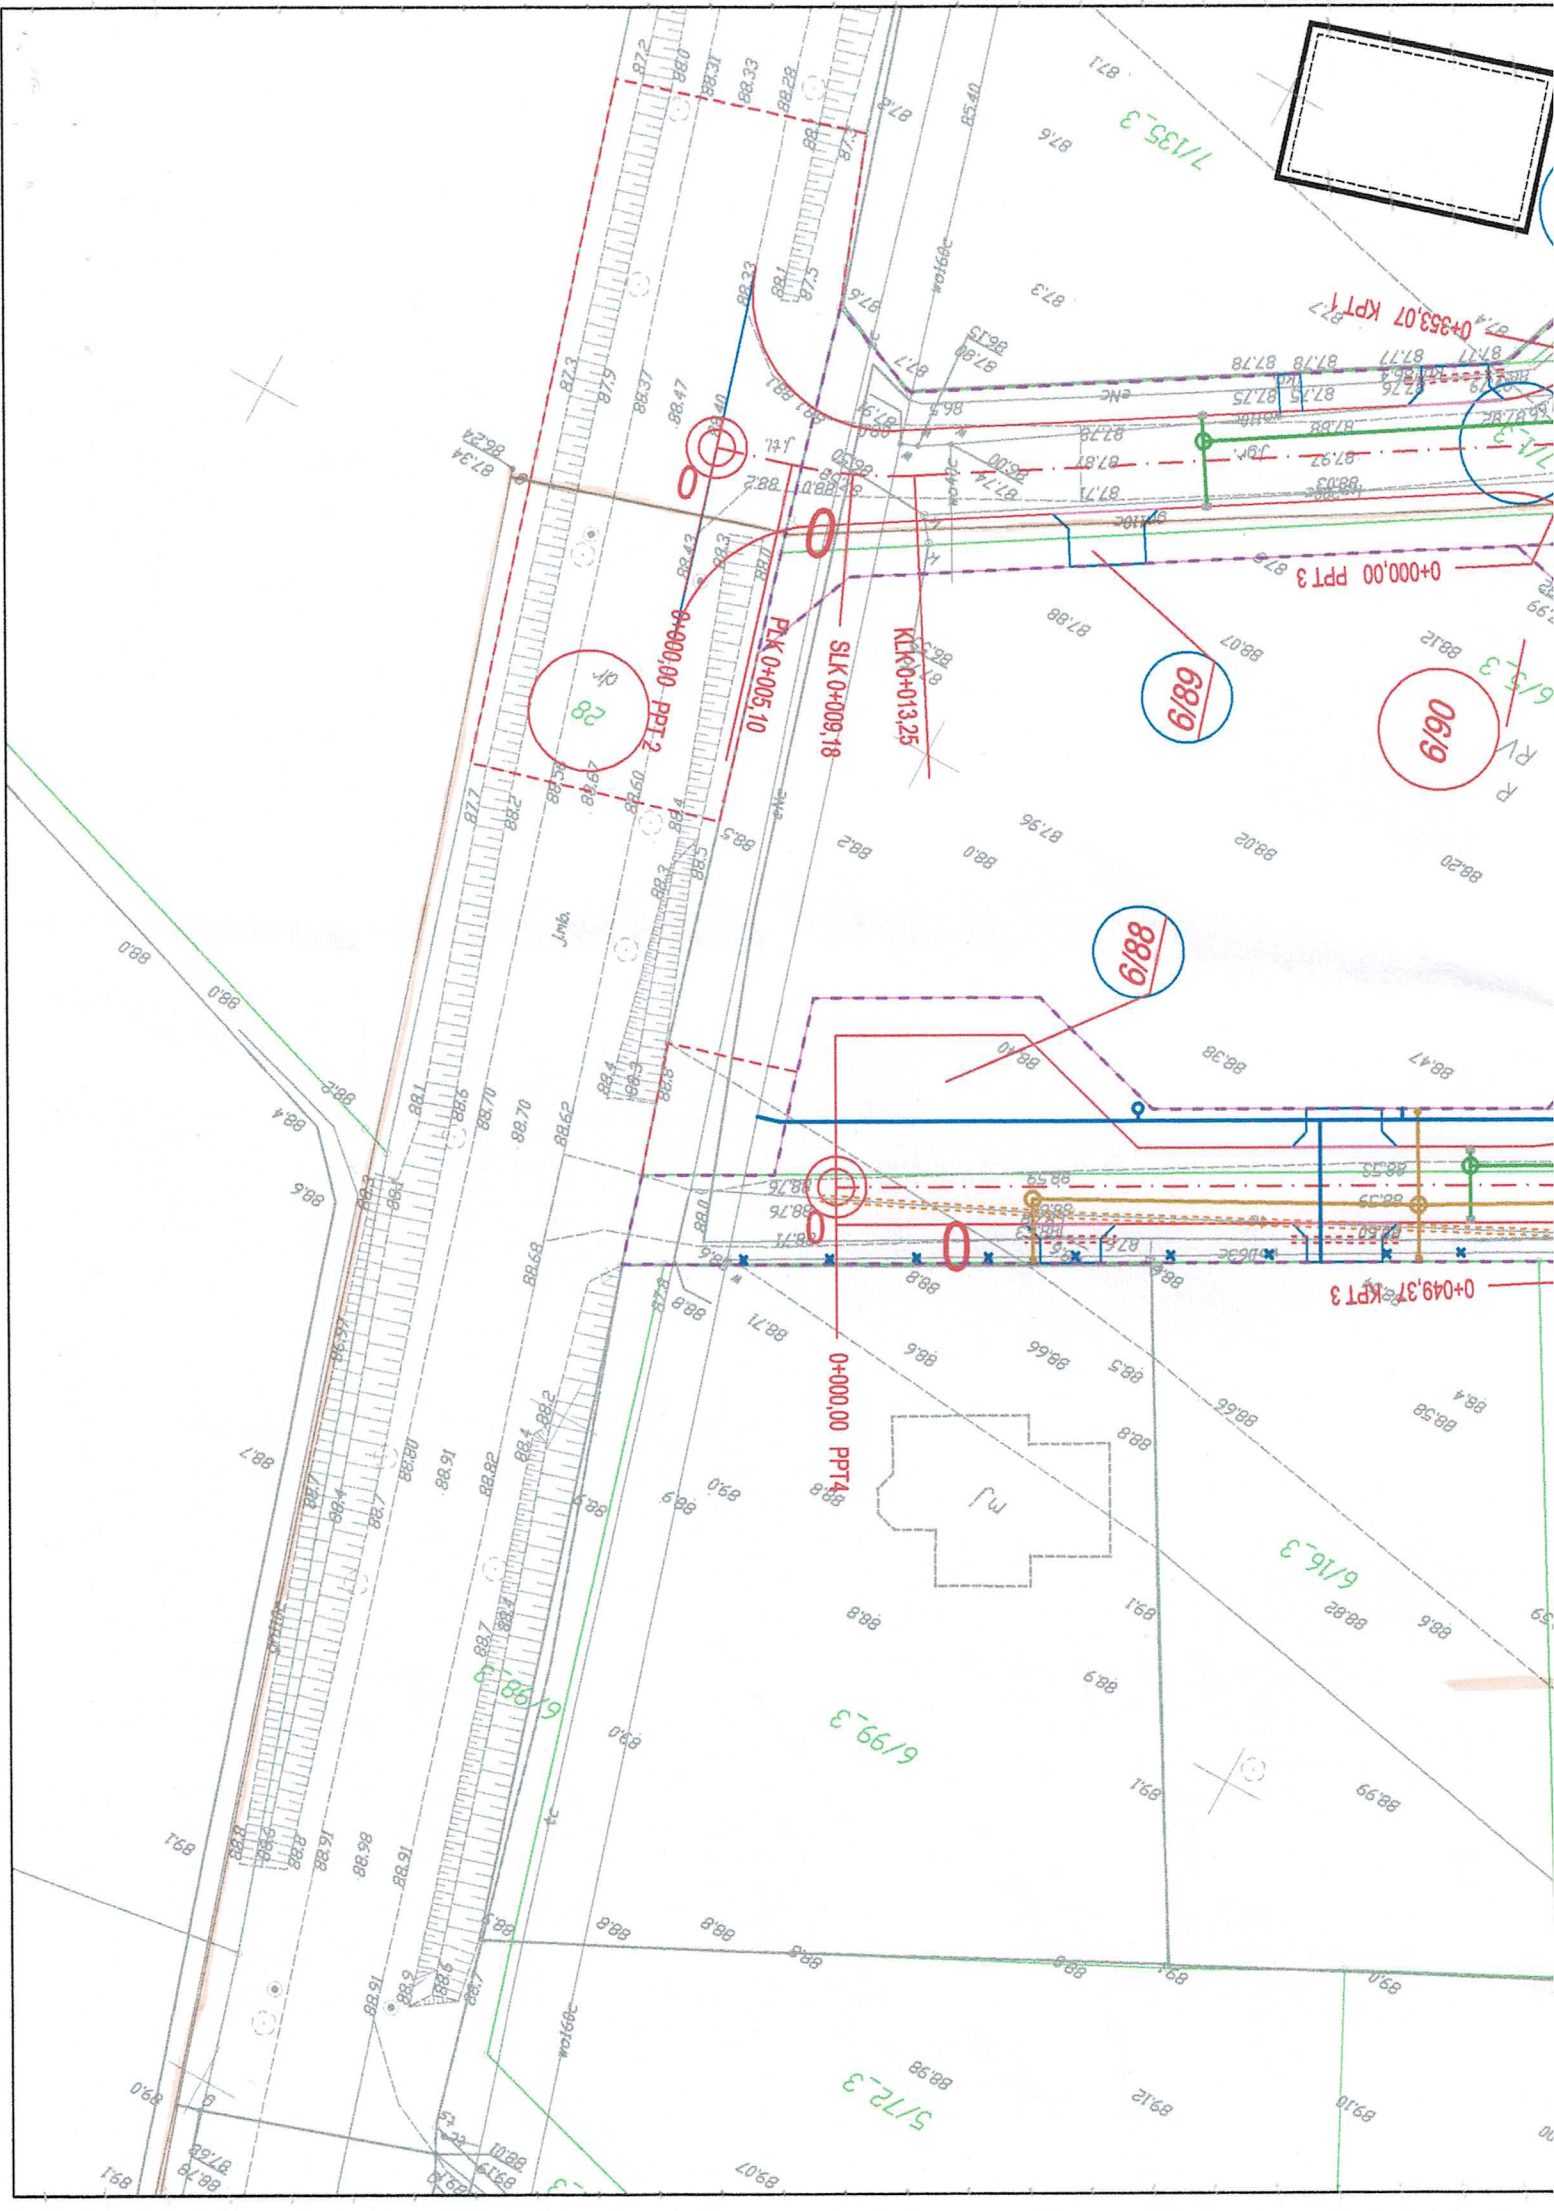

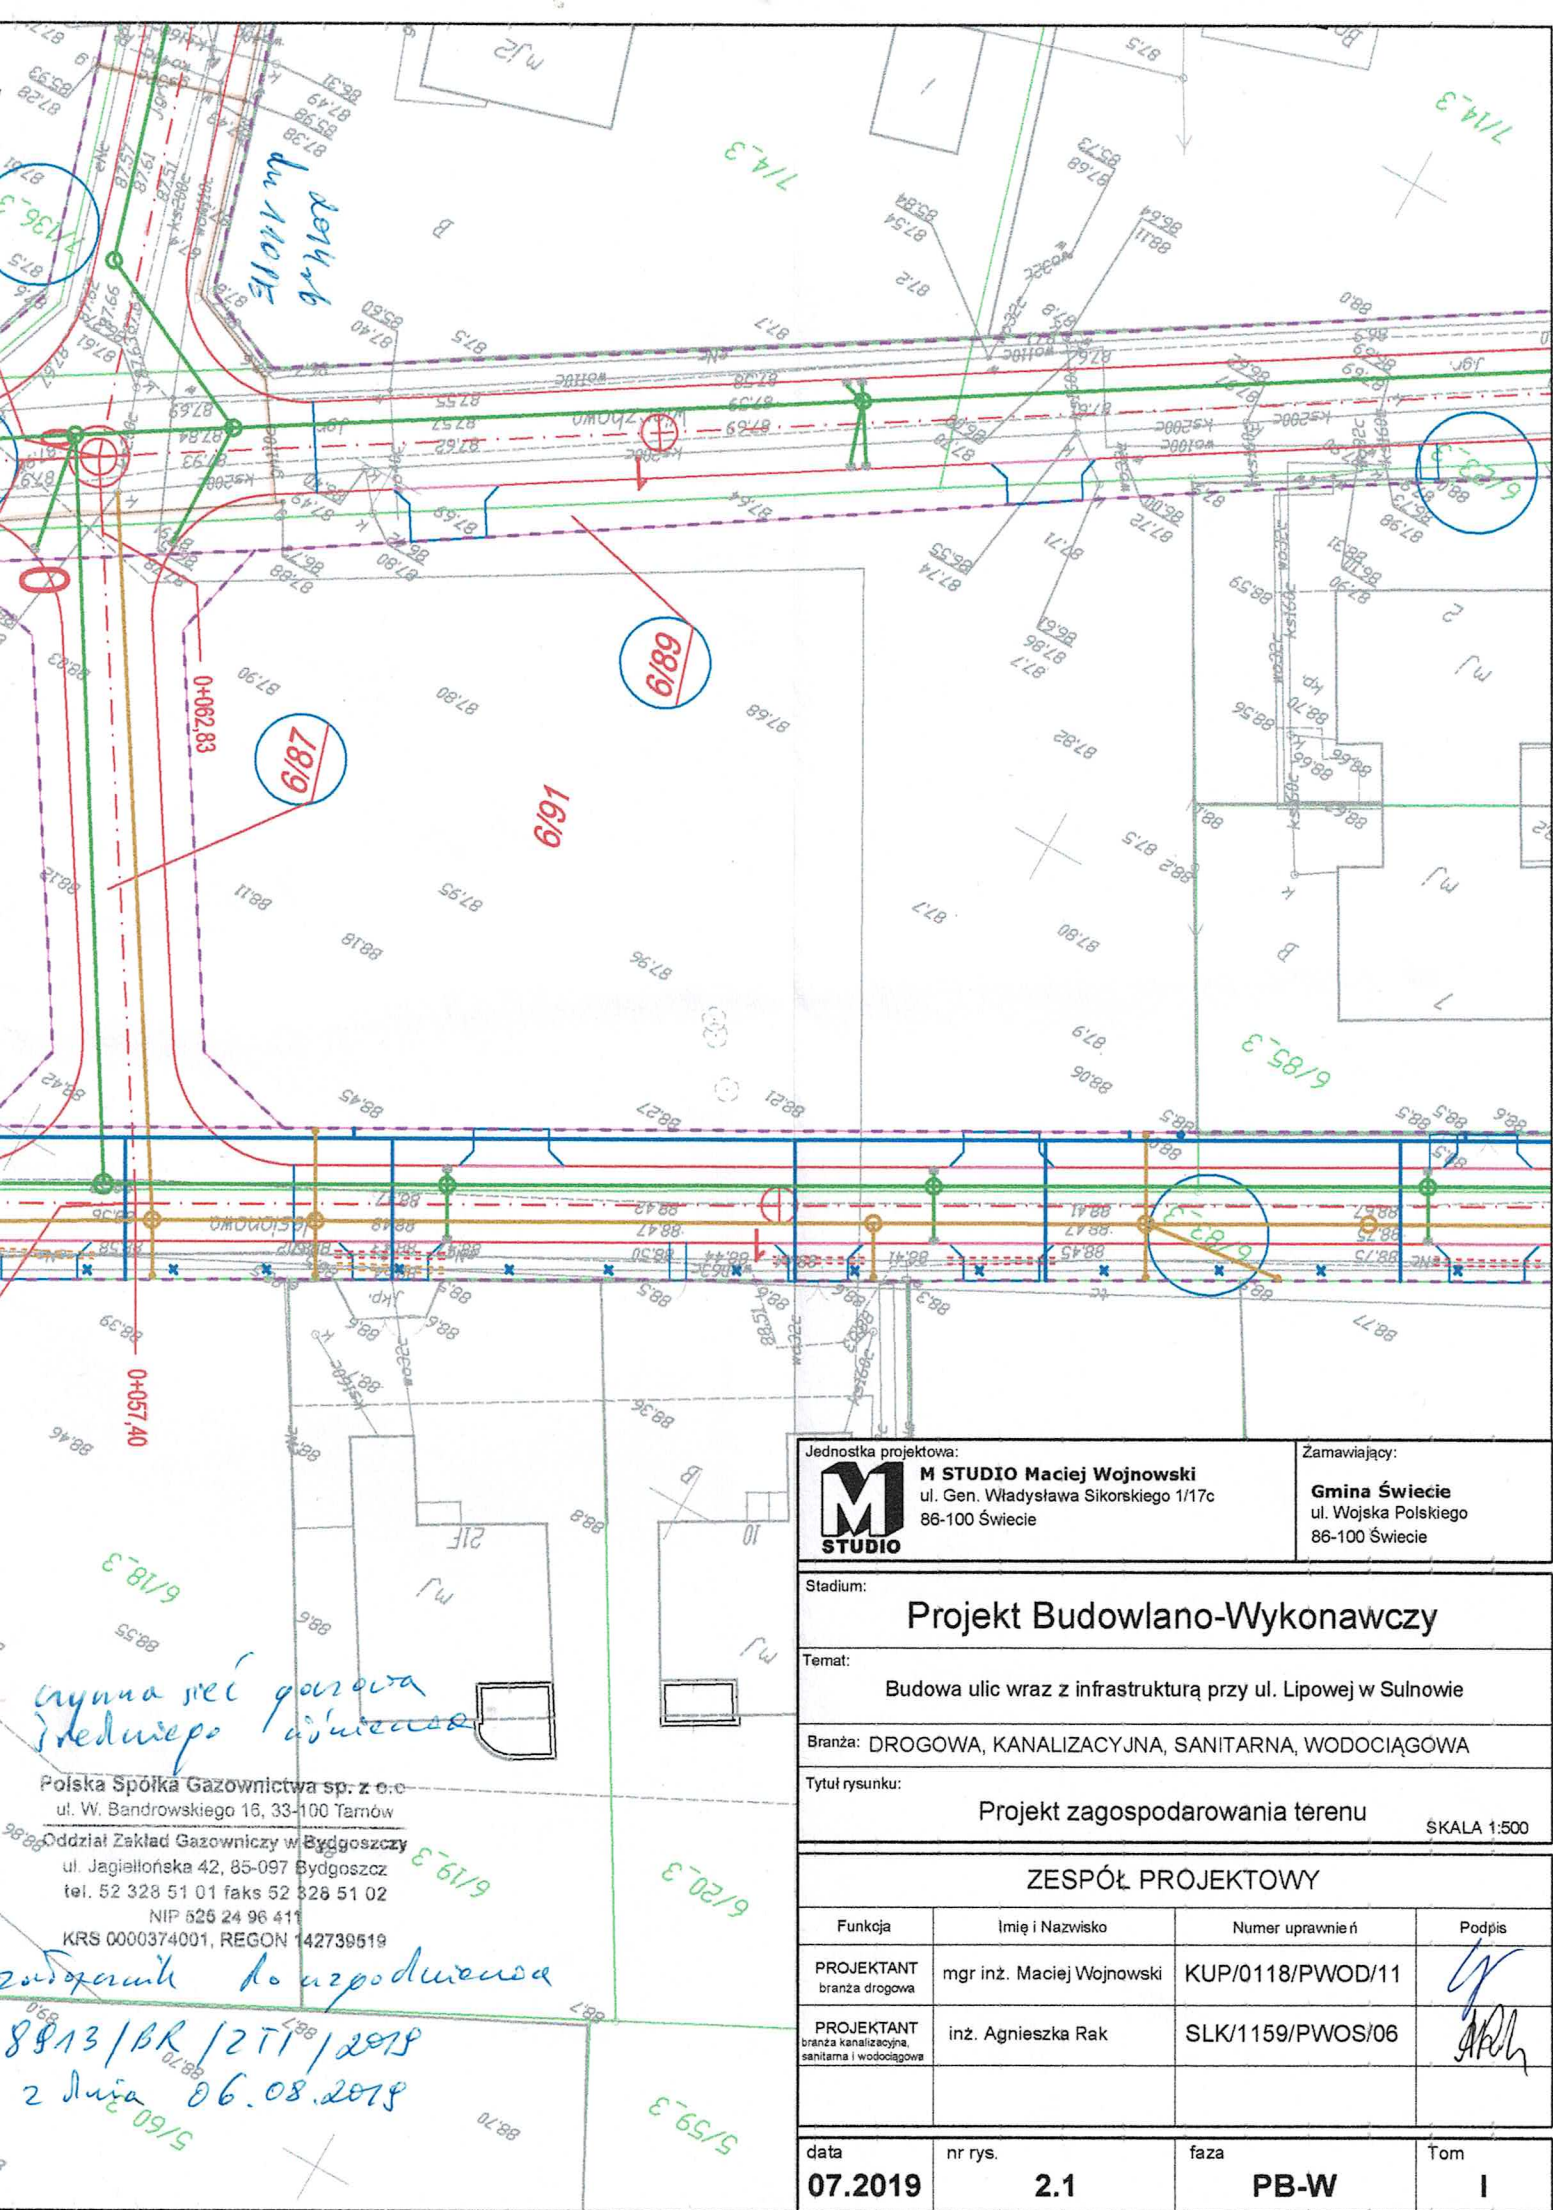

Jednostka projektowa: M STUDIO Maciej Wojnowski ul. Gen. Władysława Sikorskiego 1/17c 86-100 Świecie	Zamawiający: Gmina Świecie ul. Wojska Polskiego 86-100 Świecie
--	--

Stadium: Projekt Budowlano-Wykonawczy

Temat: Budowa ulic wraz z infrastrukturą przy ul. Lipowej w Sulnowie
--

Branża: DROGOWA, KANALIZACYJNA, SANITARNA, WODOCIĄGOWA
--

Tytuł rysunku: Projekt zagospodarowania terenu
--


SKALA 1:500

ZESPÓŁ PROJEKTOWY			
Funkcja	Imię i Nazwisko	Numer uprawnień	Podpis
PROJEKTANT branża drogowa	mgr inż. Maciej Wojnowski	KUP/0118/PWOD/11	
PROJEKTANT branża kanalizacyjna, sanitarna i wodociągowa	inż. Agnieszka Rak	SLK/1159/PWOS/06	

data 07.2019	nr rys. 2.1	faza PB-W	Tom I
------------------------	-----------------------	---------------------	-----------------

Polska Spółka Gazownictwa sp. z o.o.
ul. W. Bandrowskiego 16, 33-100 Tamów
Oddział Zakład Gazowniczy w Bydgoszczy
ul. Jagiellońska 42, 85-097 Bydgoszcz
tel. 52 328 51 01 faks 52 328 51 02
NIP 525 24 96 411
KRS 0000374001, REGON 142739519

zobowiązanie do zapewnienia
8813/BR/1271/2019
z dnia 06.08.2019

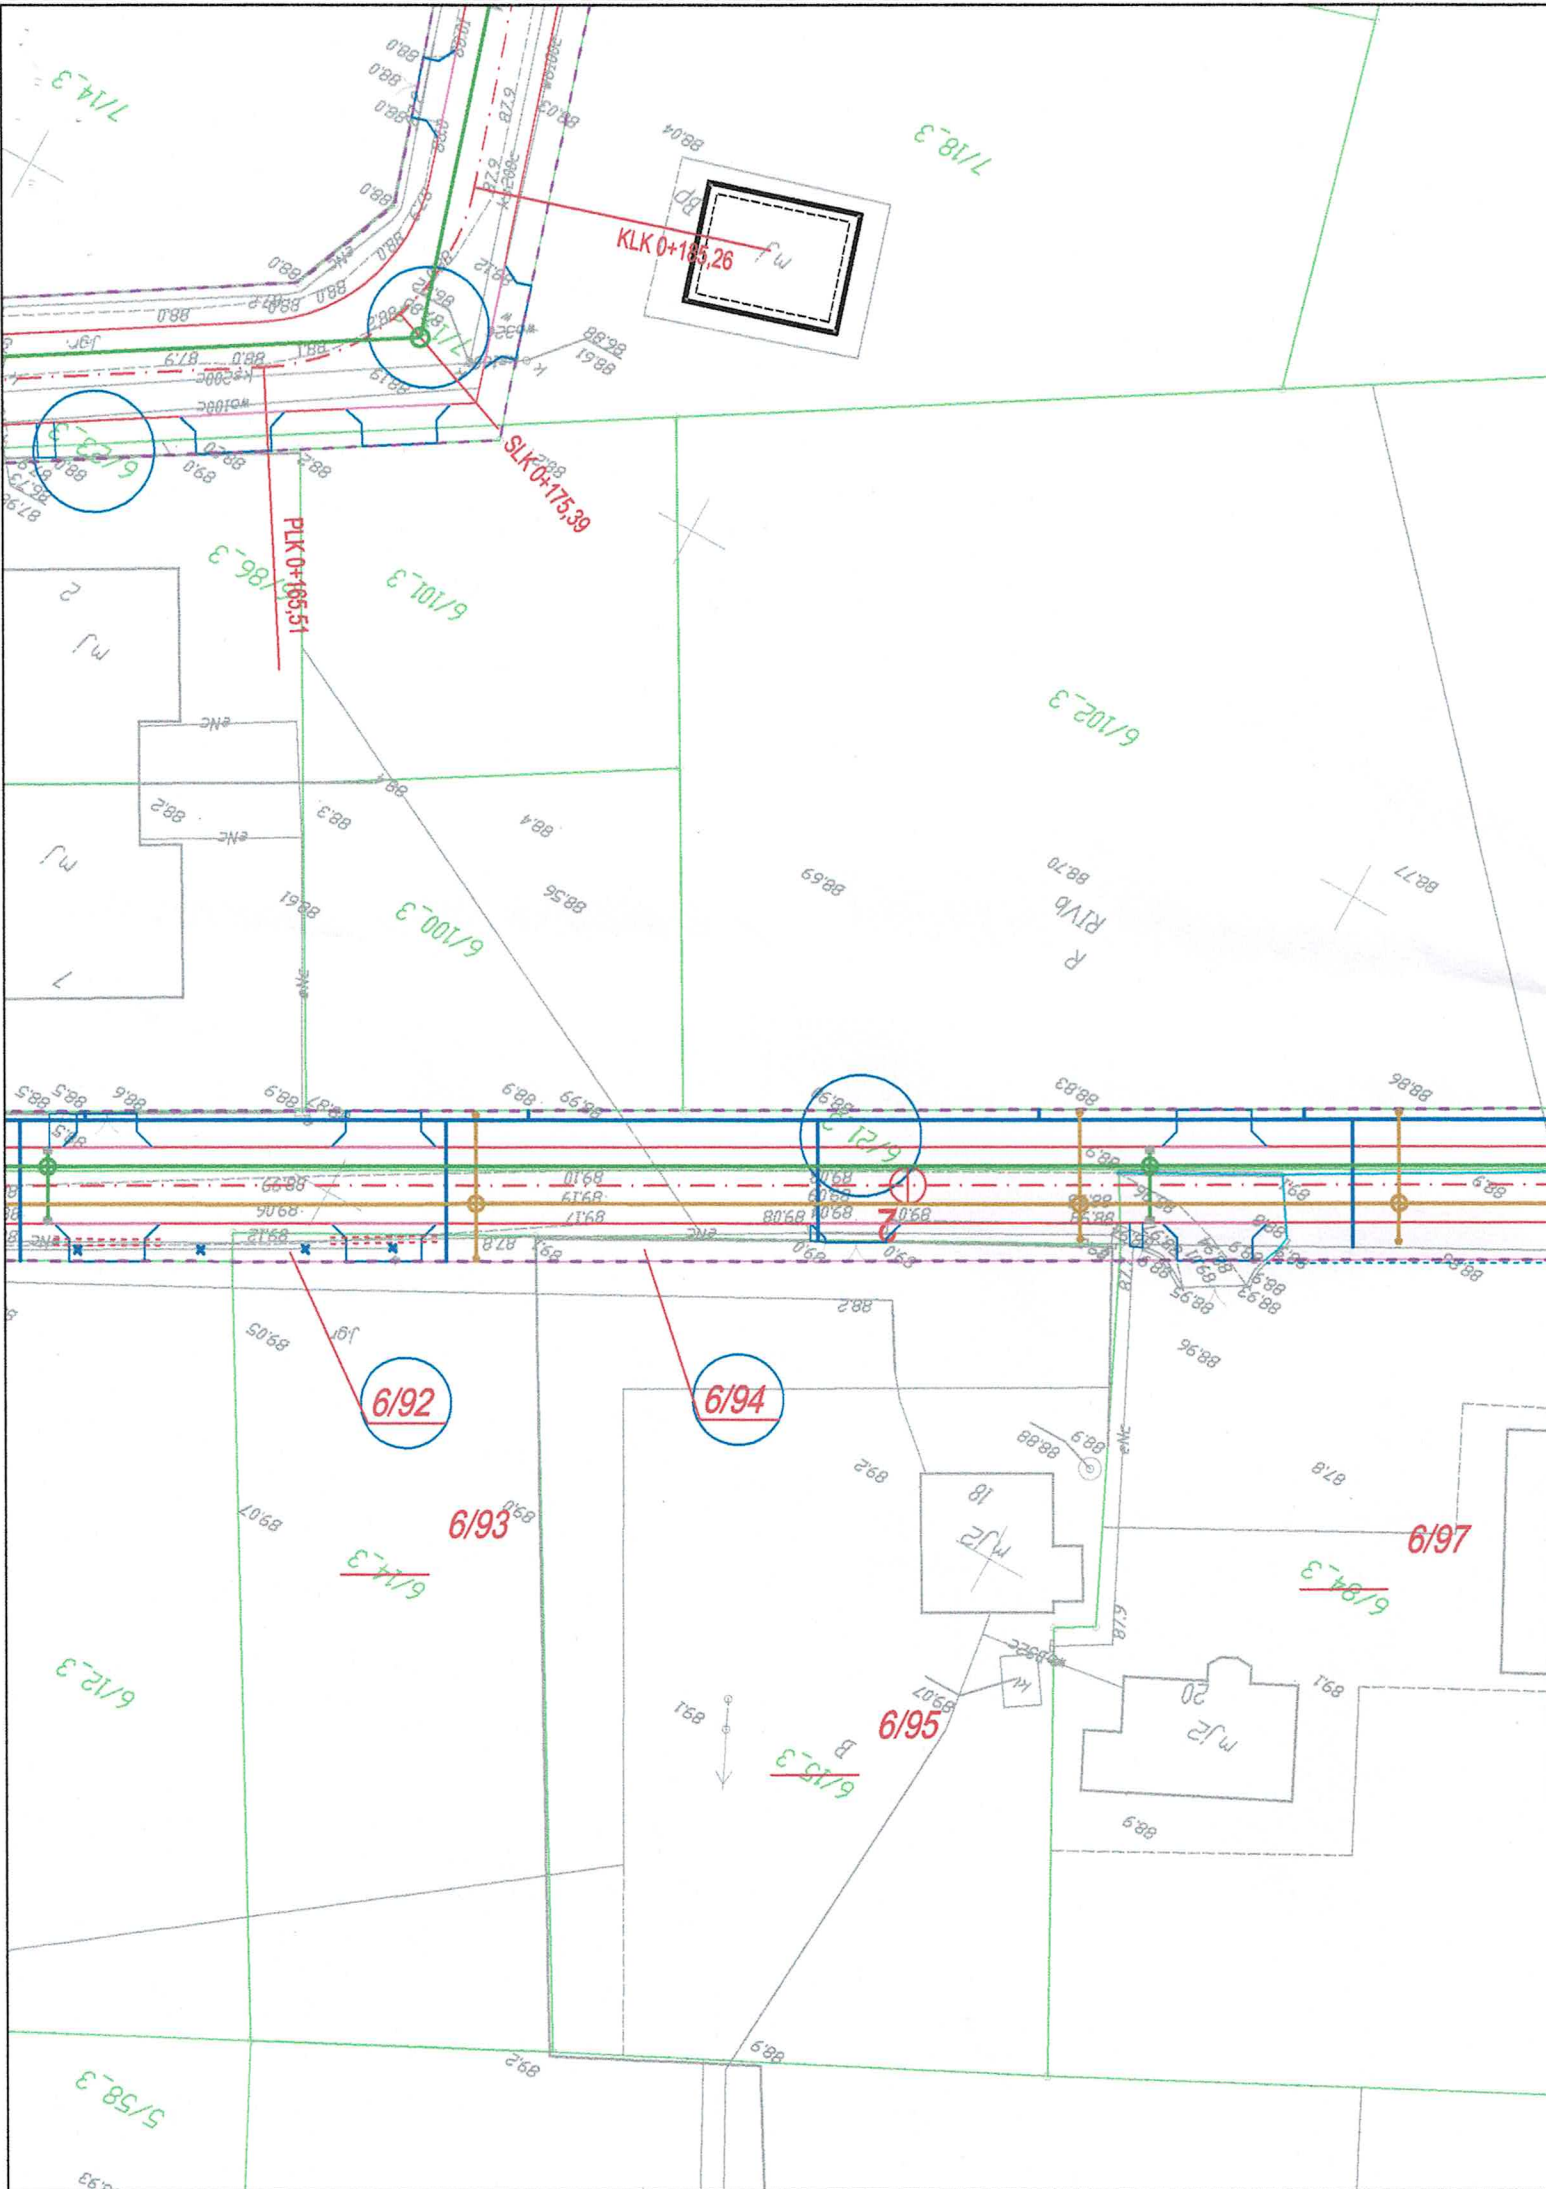

KLK 0+185.26

PLK 0+185.51

SLK 0+175.39

6/92

6/94

6/93


6/96

6/95



Polska Spółka Gazownictwa sp. z o.o.
ul. W. Bandrowskiego 16, 33-100 Tarnobrzeg
Oddział Zakład Gazowniczy w Bydgoszczy
ul. Jagiellońska 42, 85-087 Bydgoszcz
tel. 52 328 51 01 faks 52 326 51 02
NIP 525 24 95 411
KRS 0000374001, REGON 142739516

2018 годик до изгладнения
8913 / BK / 2 TI / 2018
2 лиса 06.08.2018

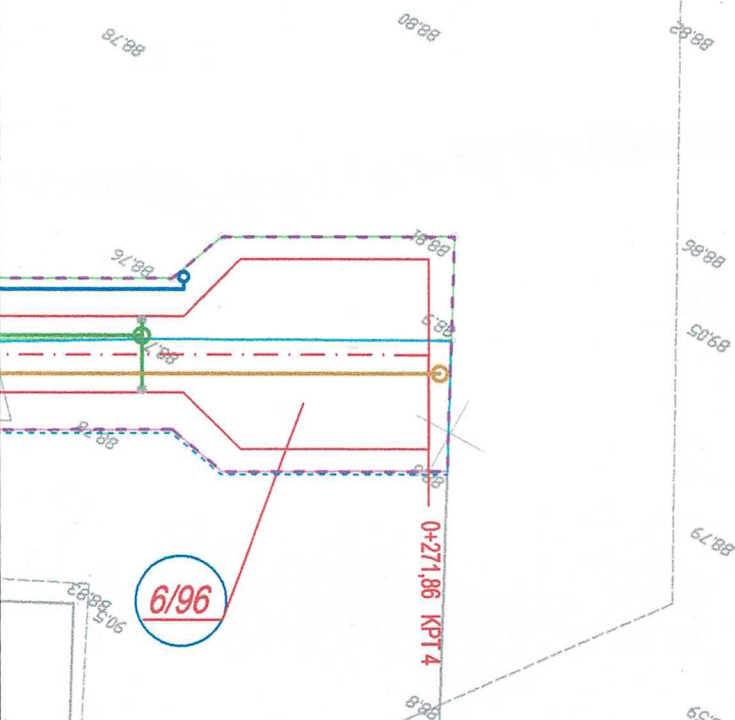

Jednostka projektowa:



M STUDIO Maciej Wojnowski
ul. Gen. Władysława Sikorskiego 1/17c
86-100 Świecie

Zamawiający:	
--------------	--

Gmina Świecie
ul. Wojska Polskiego
86-100 Świecie

Stadium:

Projekt Budowlano-Wykonawczy

Temat:

Budowa ulic wraz z infrastrukturą przy ul. Lipowej w Sulnowie



Branża: DROGOWA, KANALIZACYJNA, SANITARNA, WODOCIĄGOWA

Tytuł rysunku:

Projekt zagospodarowania terenu

SKALA 1:500

ZESPÓŁ PROJEKTOWY

Funkcja	Imię i Nazwisko	Numer uprawnień	Podpis
PROJEKTANT branża drogowa	mgr inż. Maciej Wojnowski	KUP/0118/PWOD/11	
PROJEKTANT branża kanalizacyjna, sanitarna i wodociągowa	inż. Agnieszka Rak	SLK/1159/PWOS/06	

data

07.2019

nr rys.


2.2

faza

PB-W

Tom

1

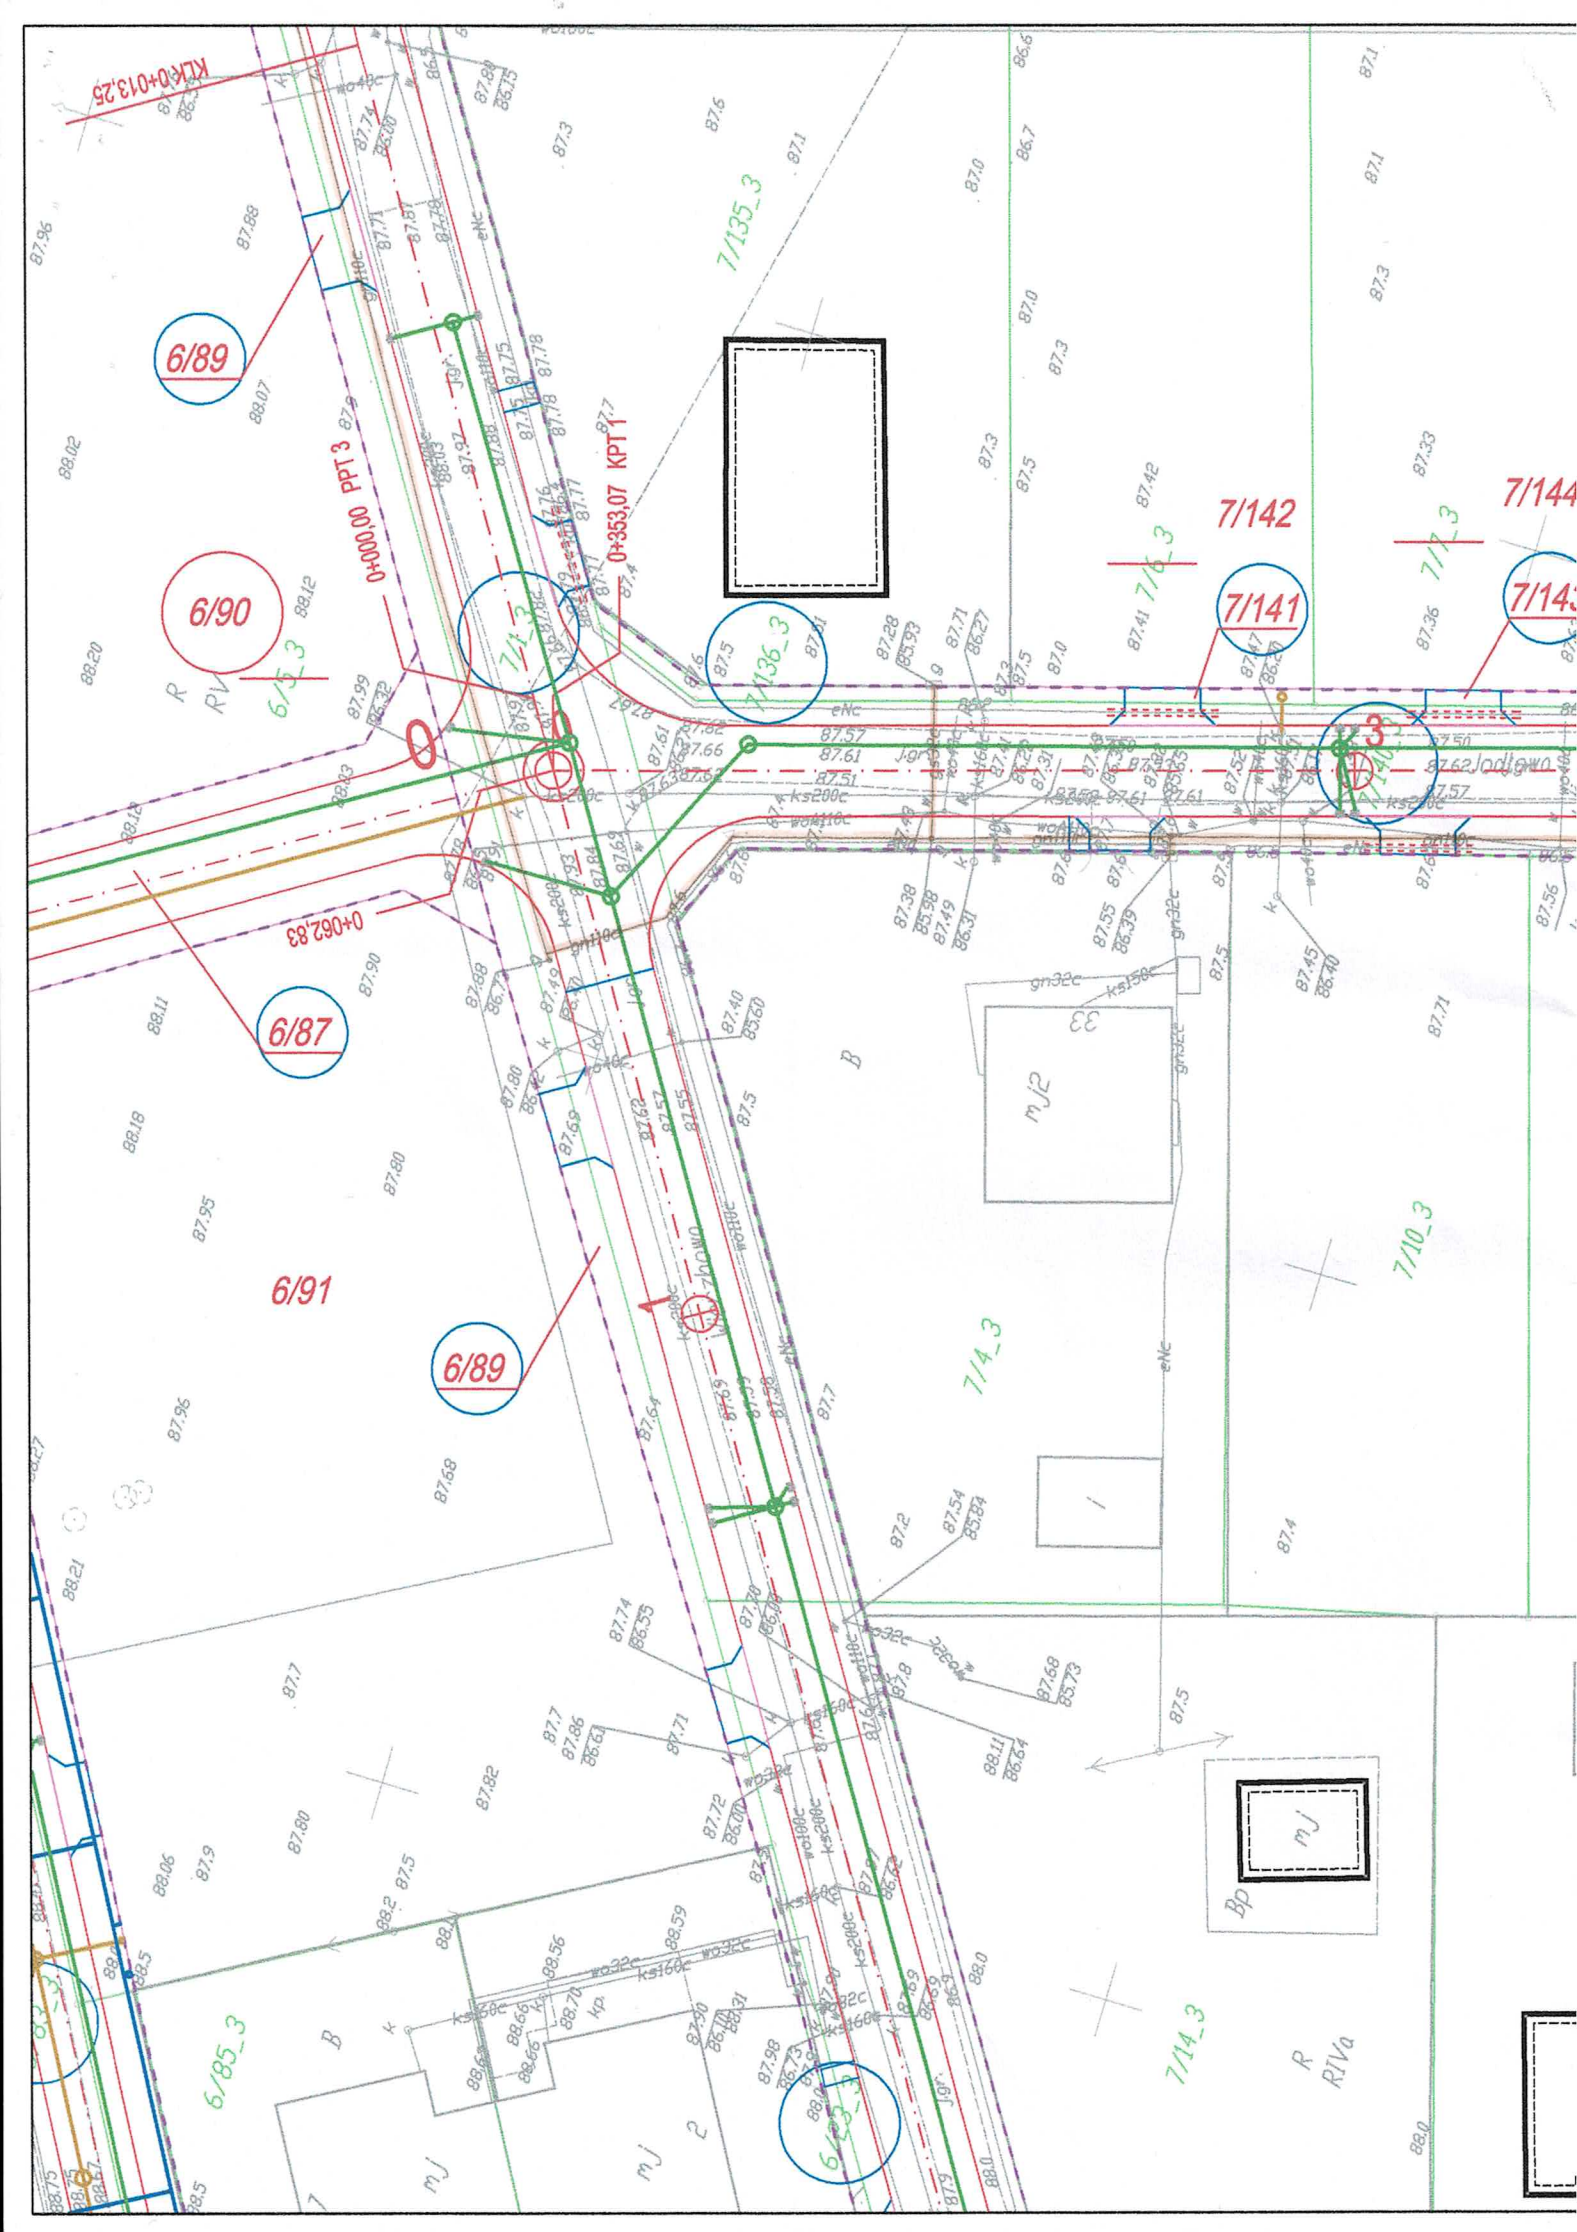



Polska Spółka Gazownictwa sp. z o.o.
 ul. W. Bandrowskiego 16, 33-100 Tarnów
 Oddział Zakład Gazowniczy w Bydgoszczy
 ul. Jagiellońska 42, 85-097 Bydgoszcz
 tel. 52 328 51 01 faks 52 328 51 02
 NIP 525 24 96 411
 KRS 0000374001, REGON 142739519

zgłoszenie do uzgodnienia
 8813/PK/271/2019
 z dnia 06.08.2019

Ogólna sieć kanalizacyjna
 średnicy 110 PE, 2014 r.

Jednostka projektowa: M STUDIO Maciej Wojnowski ul. Gen. Władysława Sikorskiego 1/17c 86-100 Świecie		Zamawiający: Gmina Świecie ul. Wojska Polskiego 86-100 Świecie	
Stadium: Projekt Budowlano-Wykonawczy			
Temat: Budowa ulic wraz z infrastrukturą przy ul. Lipowej w Sulnowie			
Branża: DROGOWA, KANALIZACYJNA, SANITARNA, WODOCIĄGOWA			
Tytuł rysunku: Projekt zagospodarowania terenu			
SKALA 1:500			
ZESPÓŁ PROJEKTOWY			
Funkcja	Imię i Nazwisko	Numer uprawnień	Podpis
PROJEKTANT branża drogowa	mgr inż. Maciej Wojnowski	KUP/0118/PWOD/11	
PROJEKTANT branża kanalizacyjna, sanitarna i wodociągowa	inż. Agnieszka Rak	SLK/1159/PWOS/06	
data	nr rys.	faza	Tom
07.2019	2.3	PB-W	I

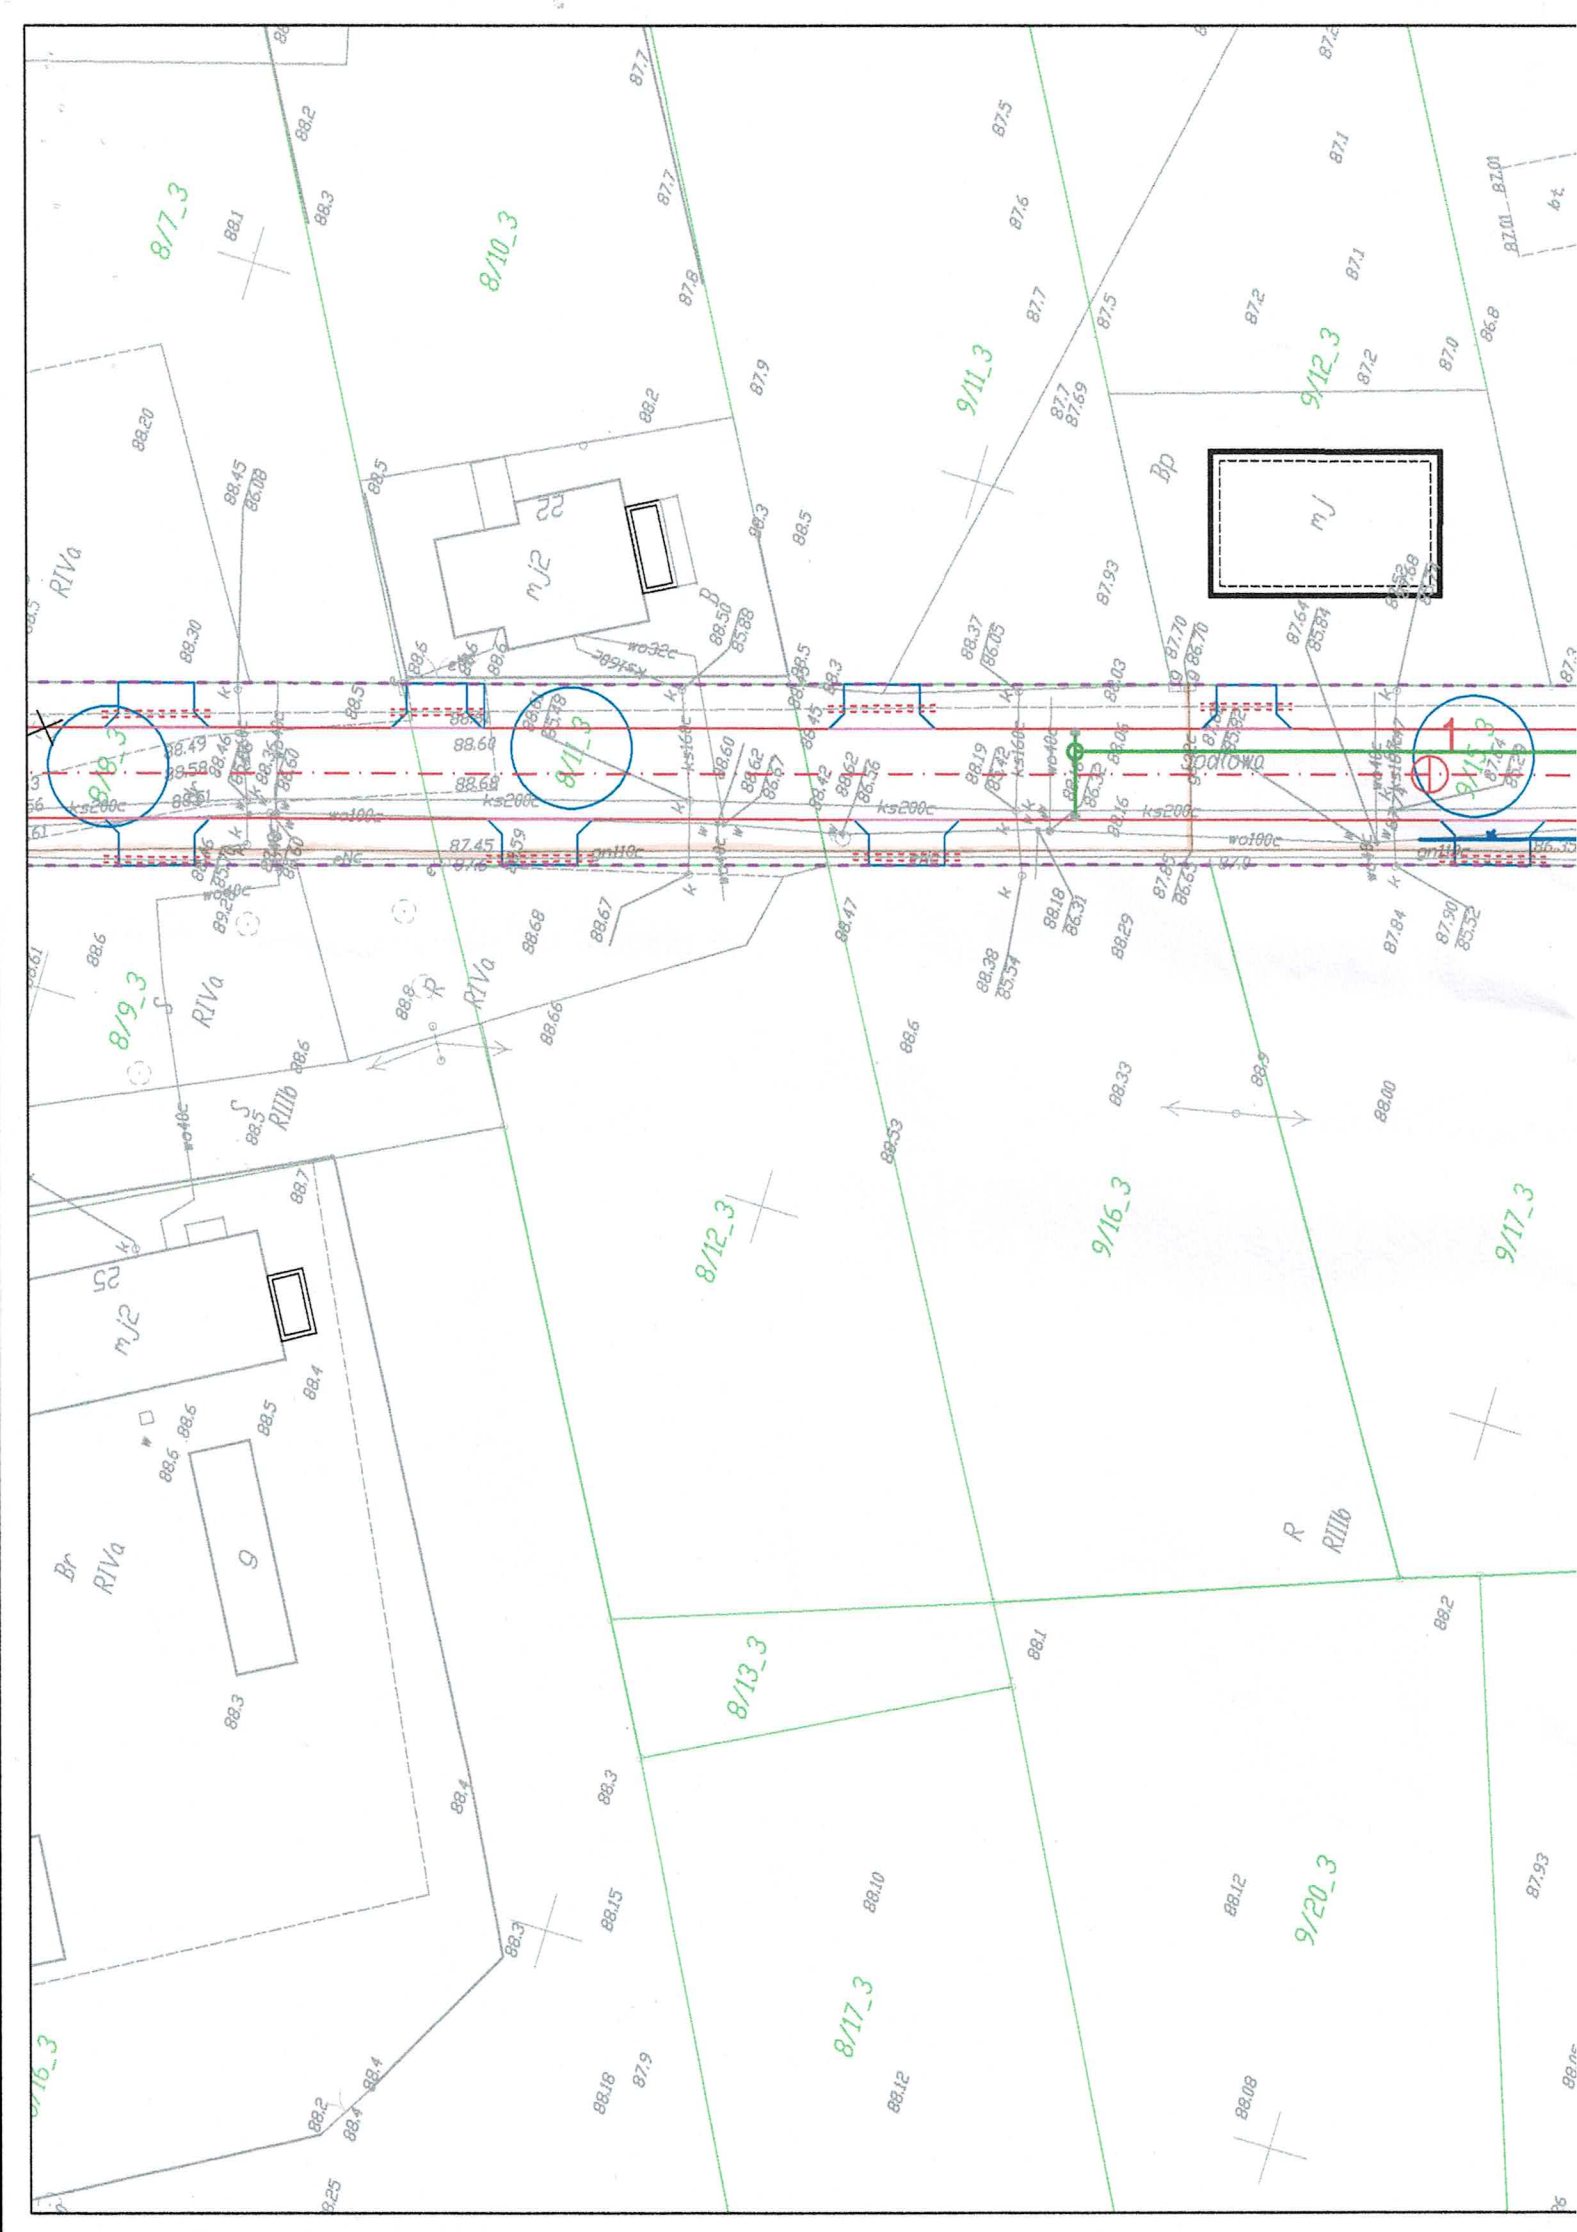


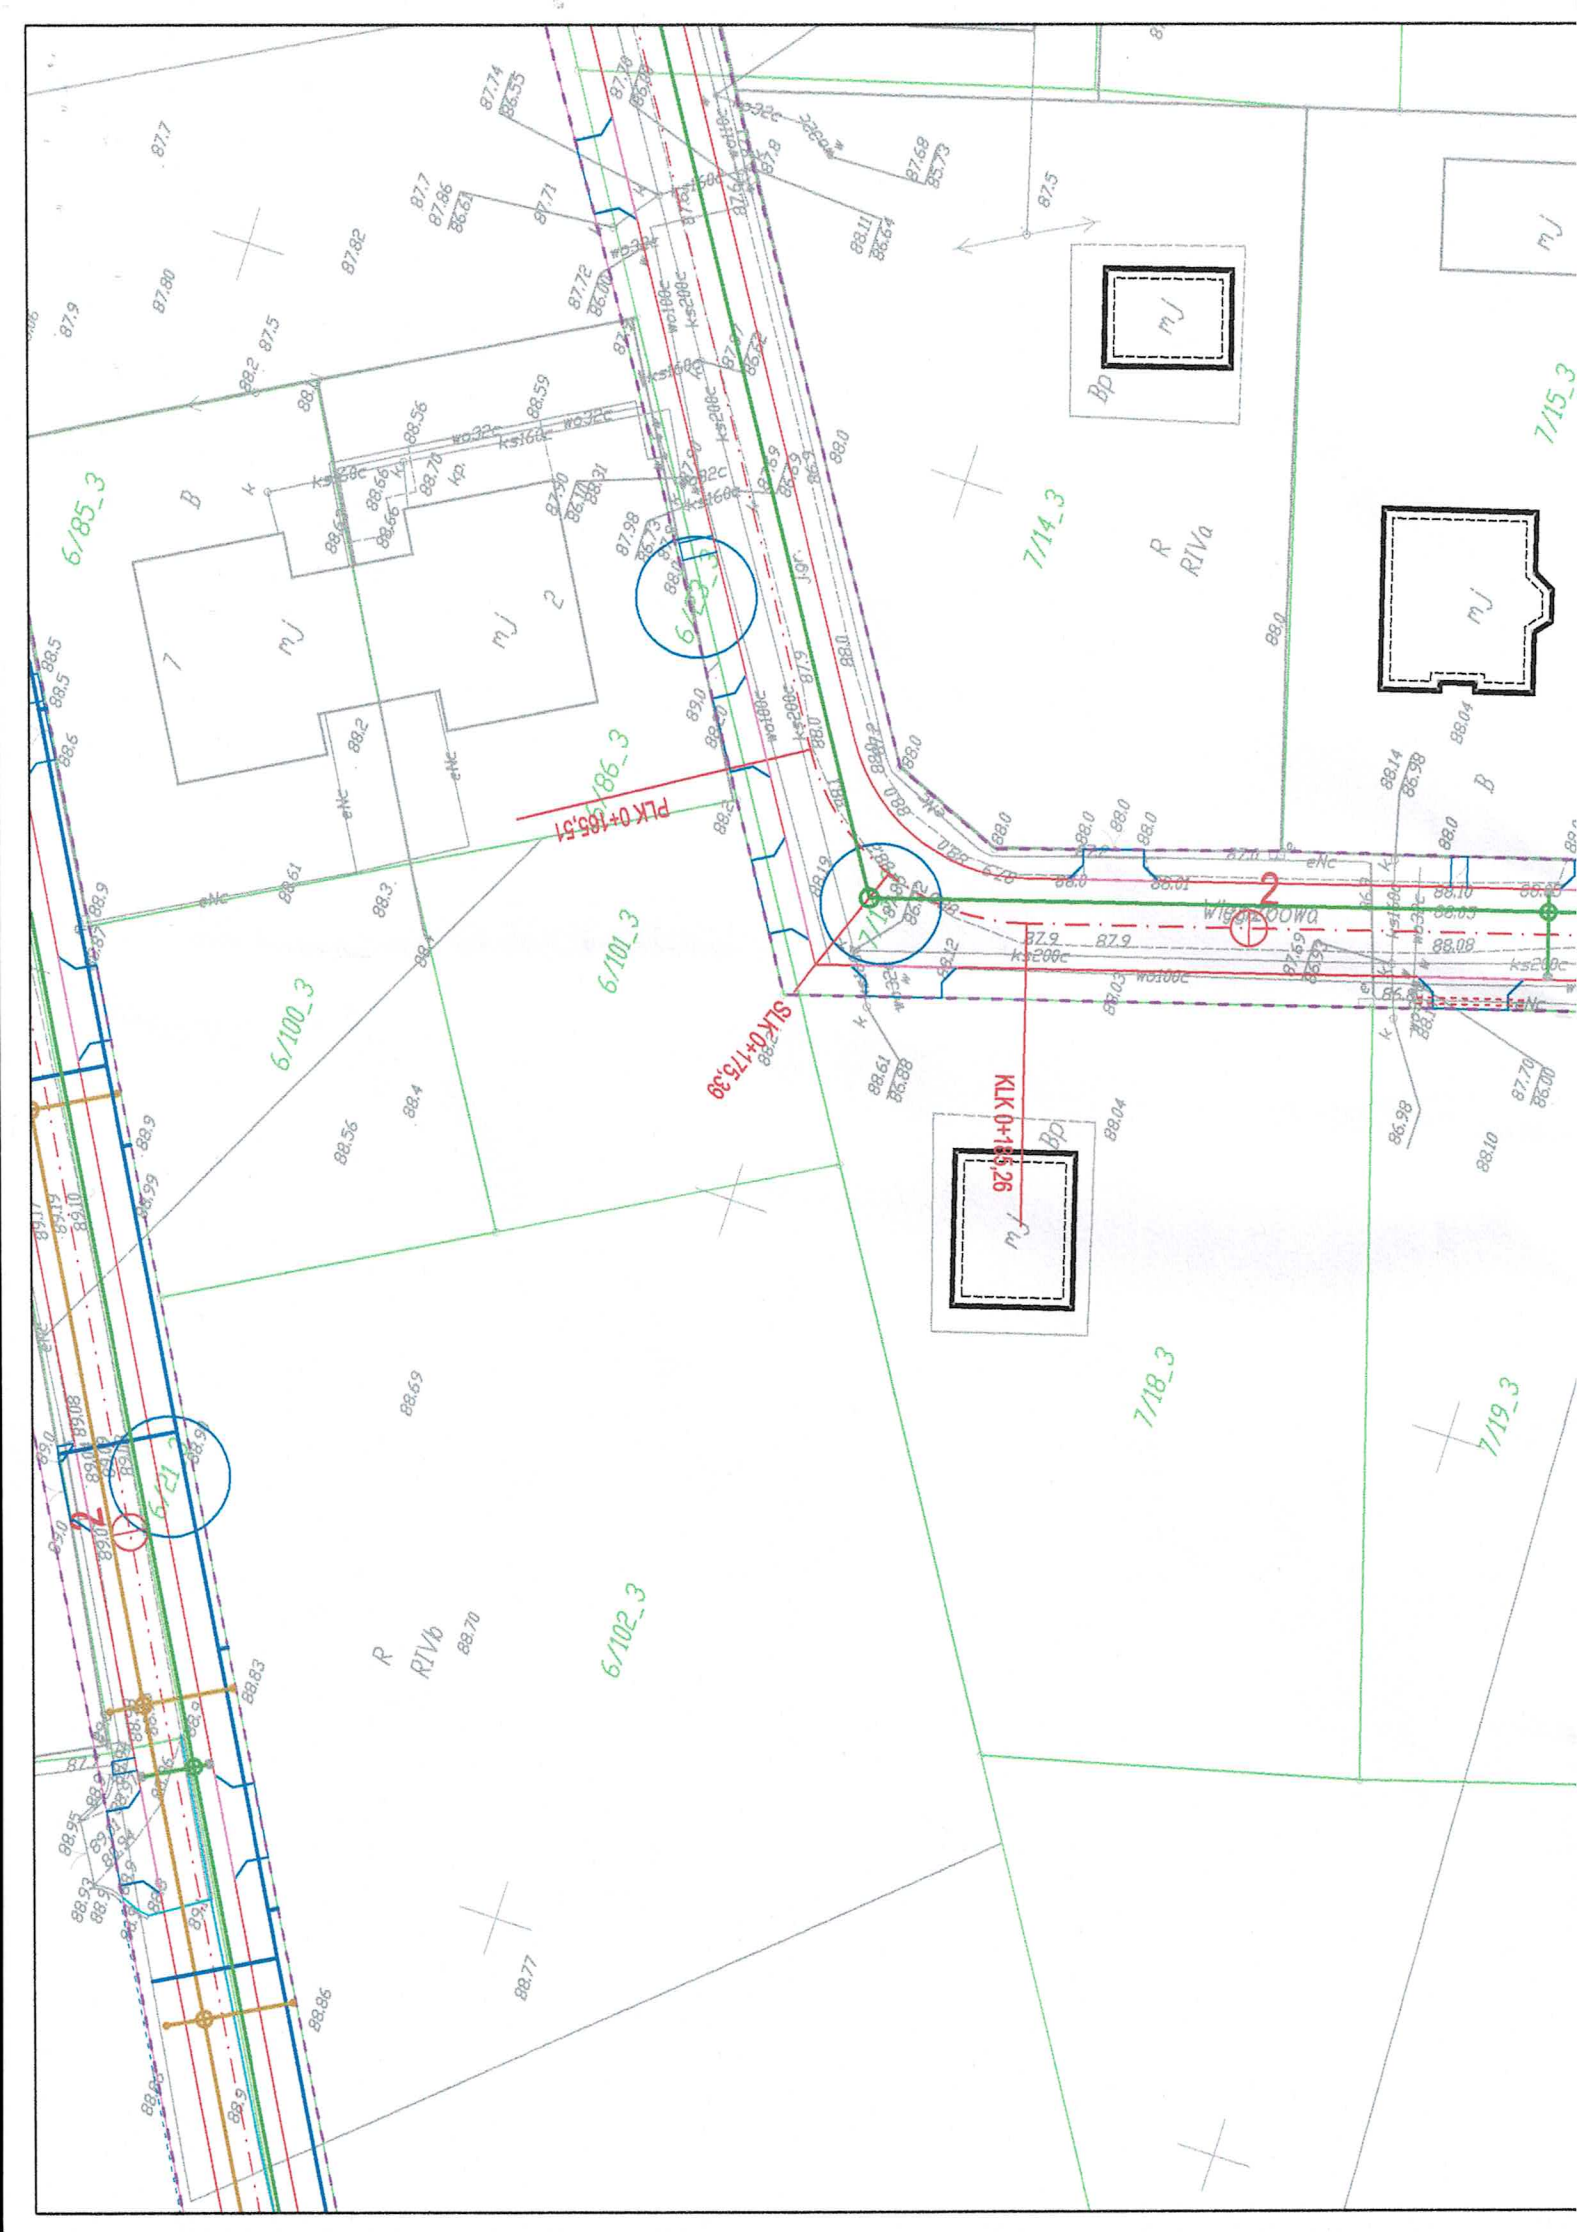



затримка до узгодження
8913/BR/251/2019
2 люте 06.08.2019

data	nr rys.	faza	Tom
07.2019	2.5	PB-W	I

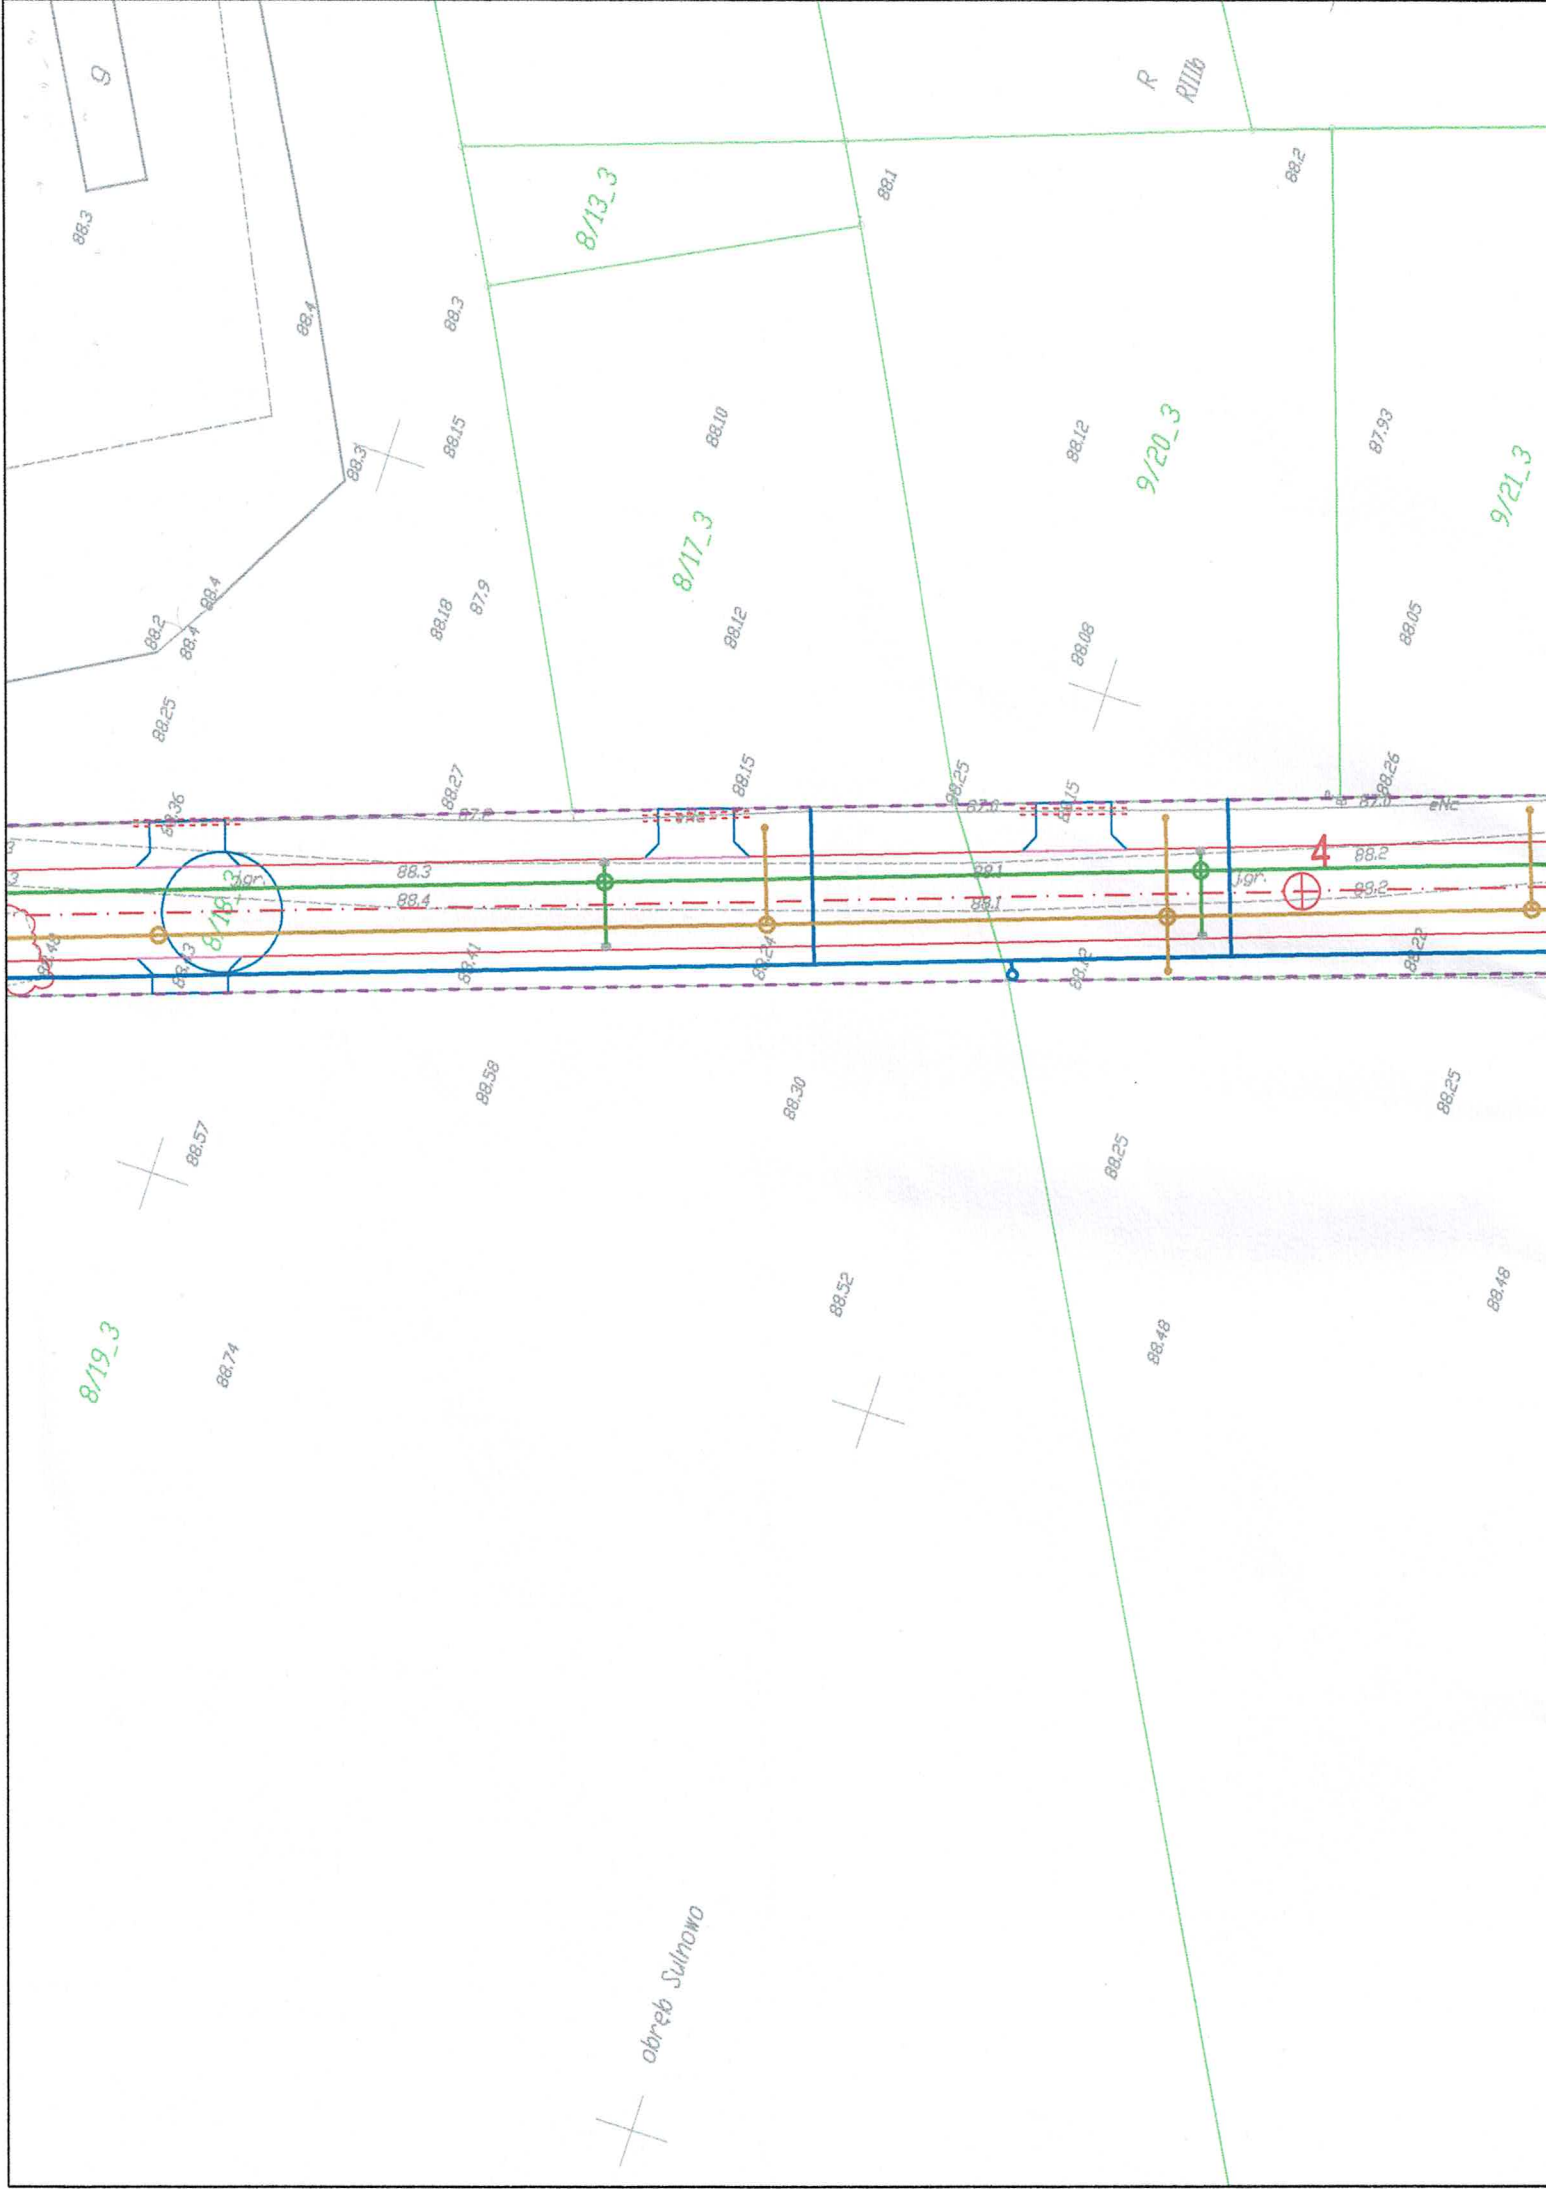

8/19_3


8/13_3


8/17_3

9/20_3

9/21_3

obrob Sulnowo

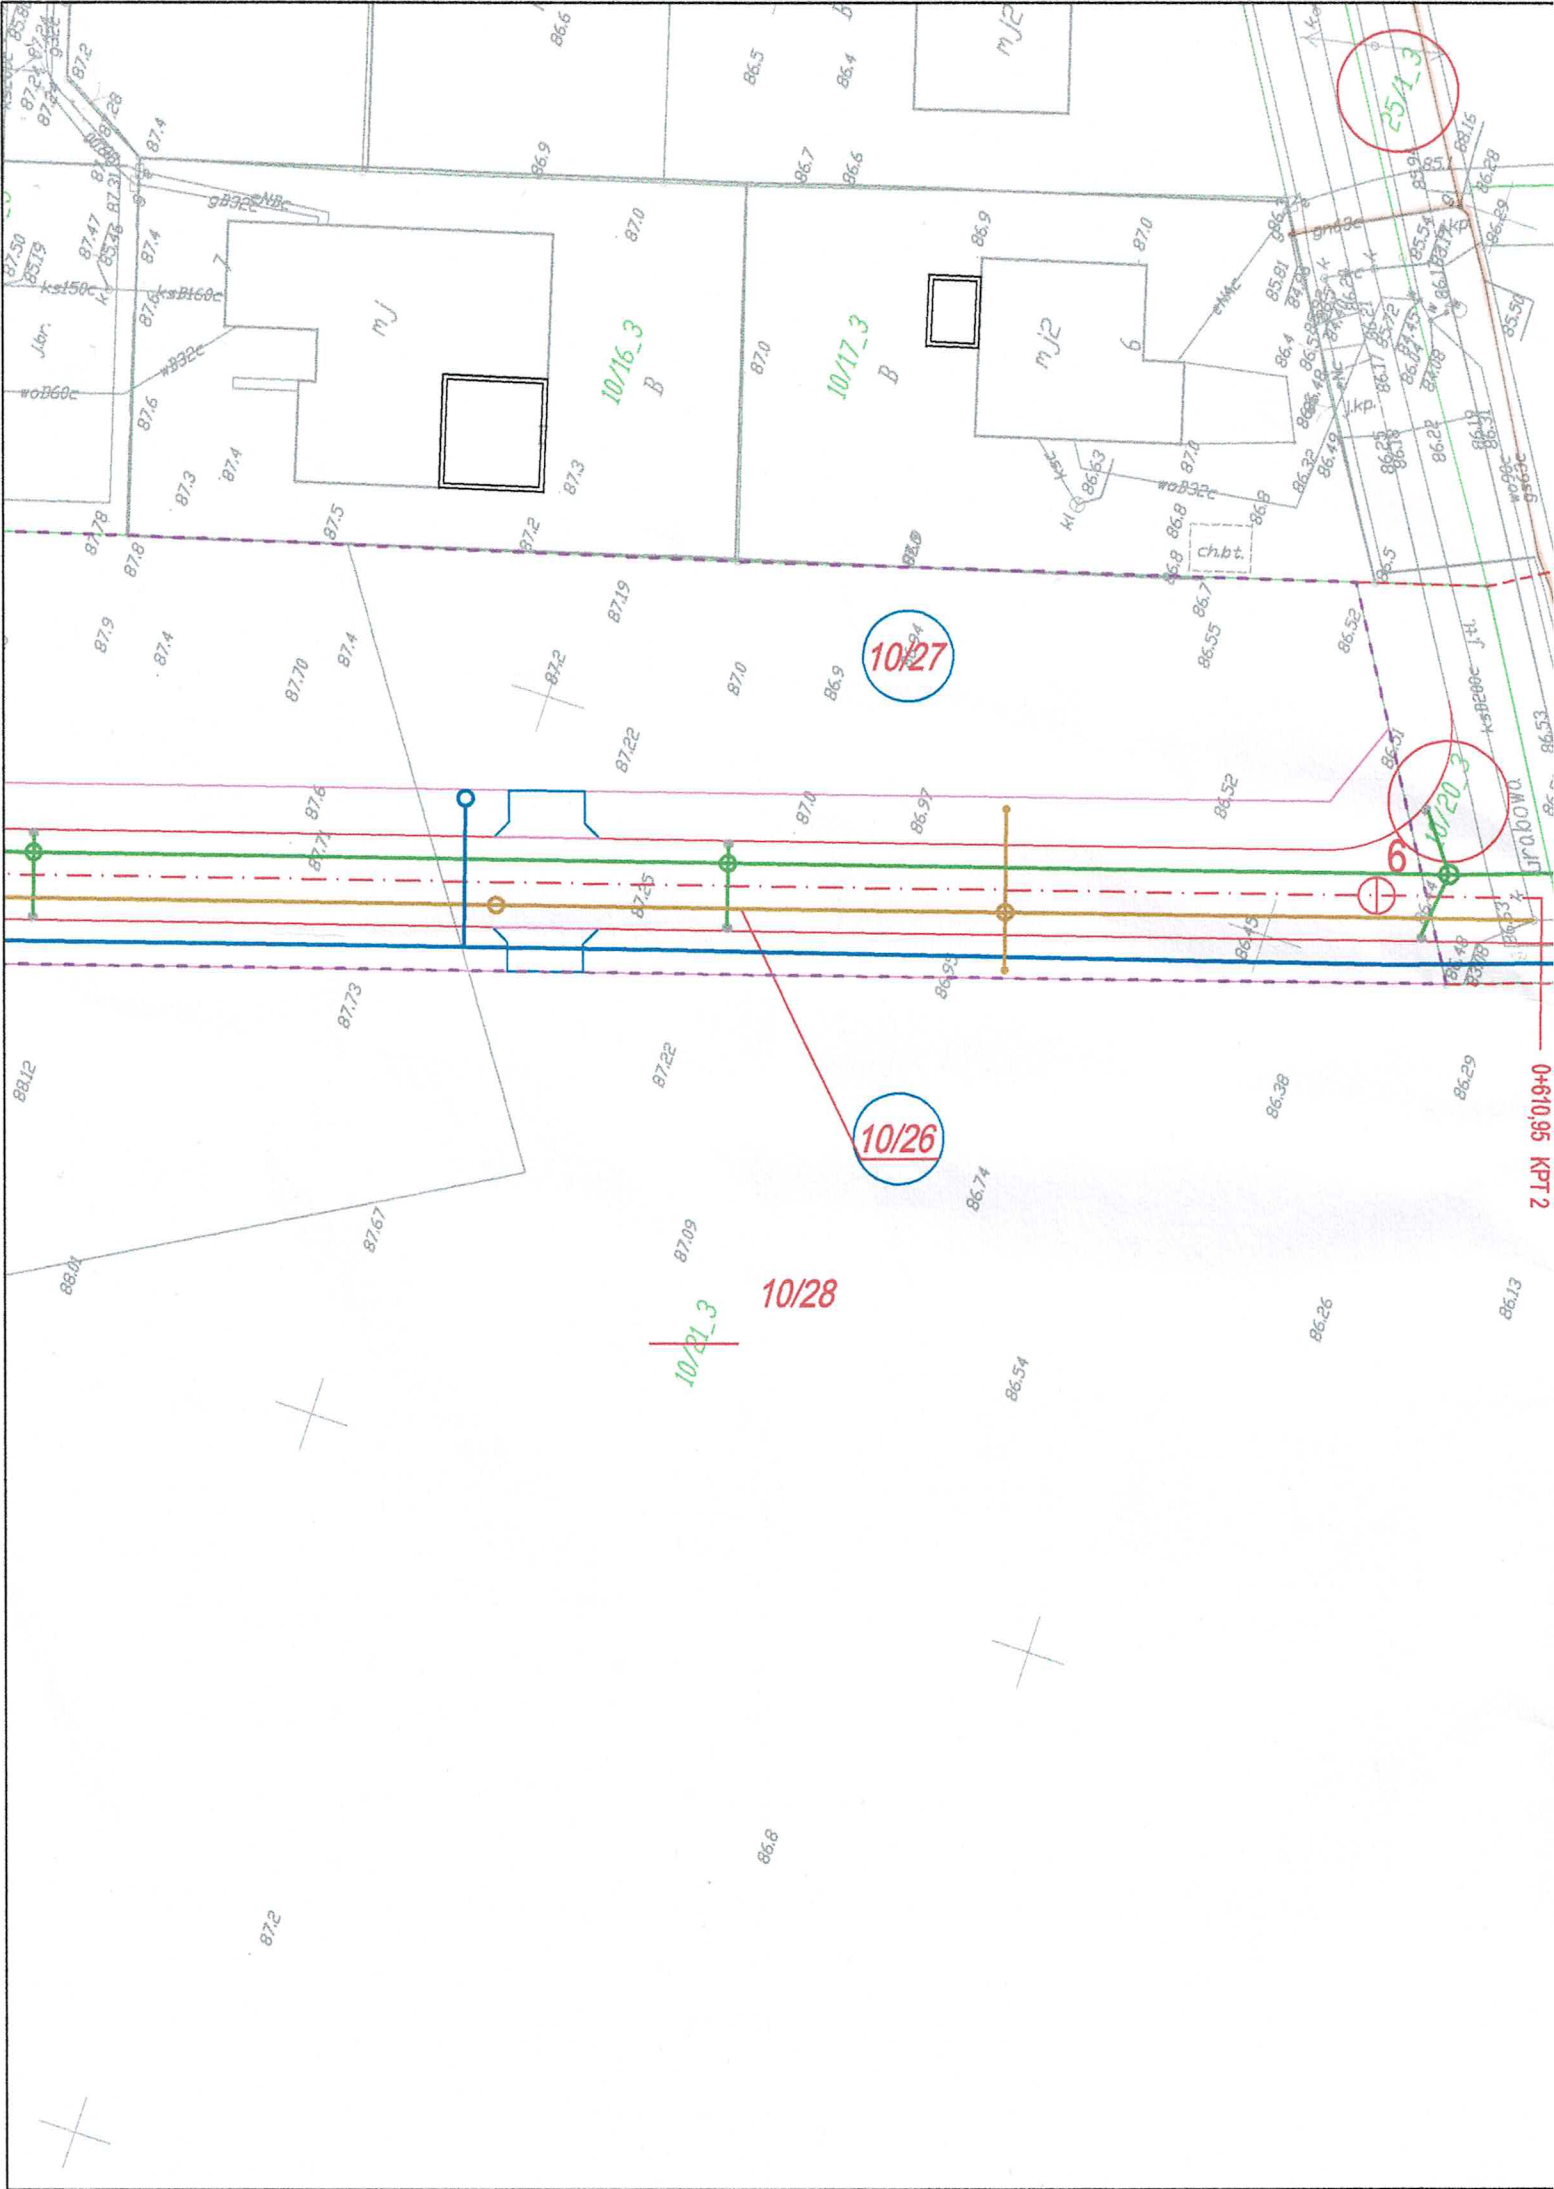

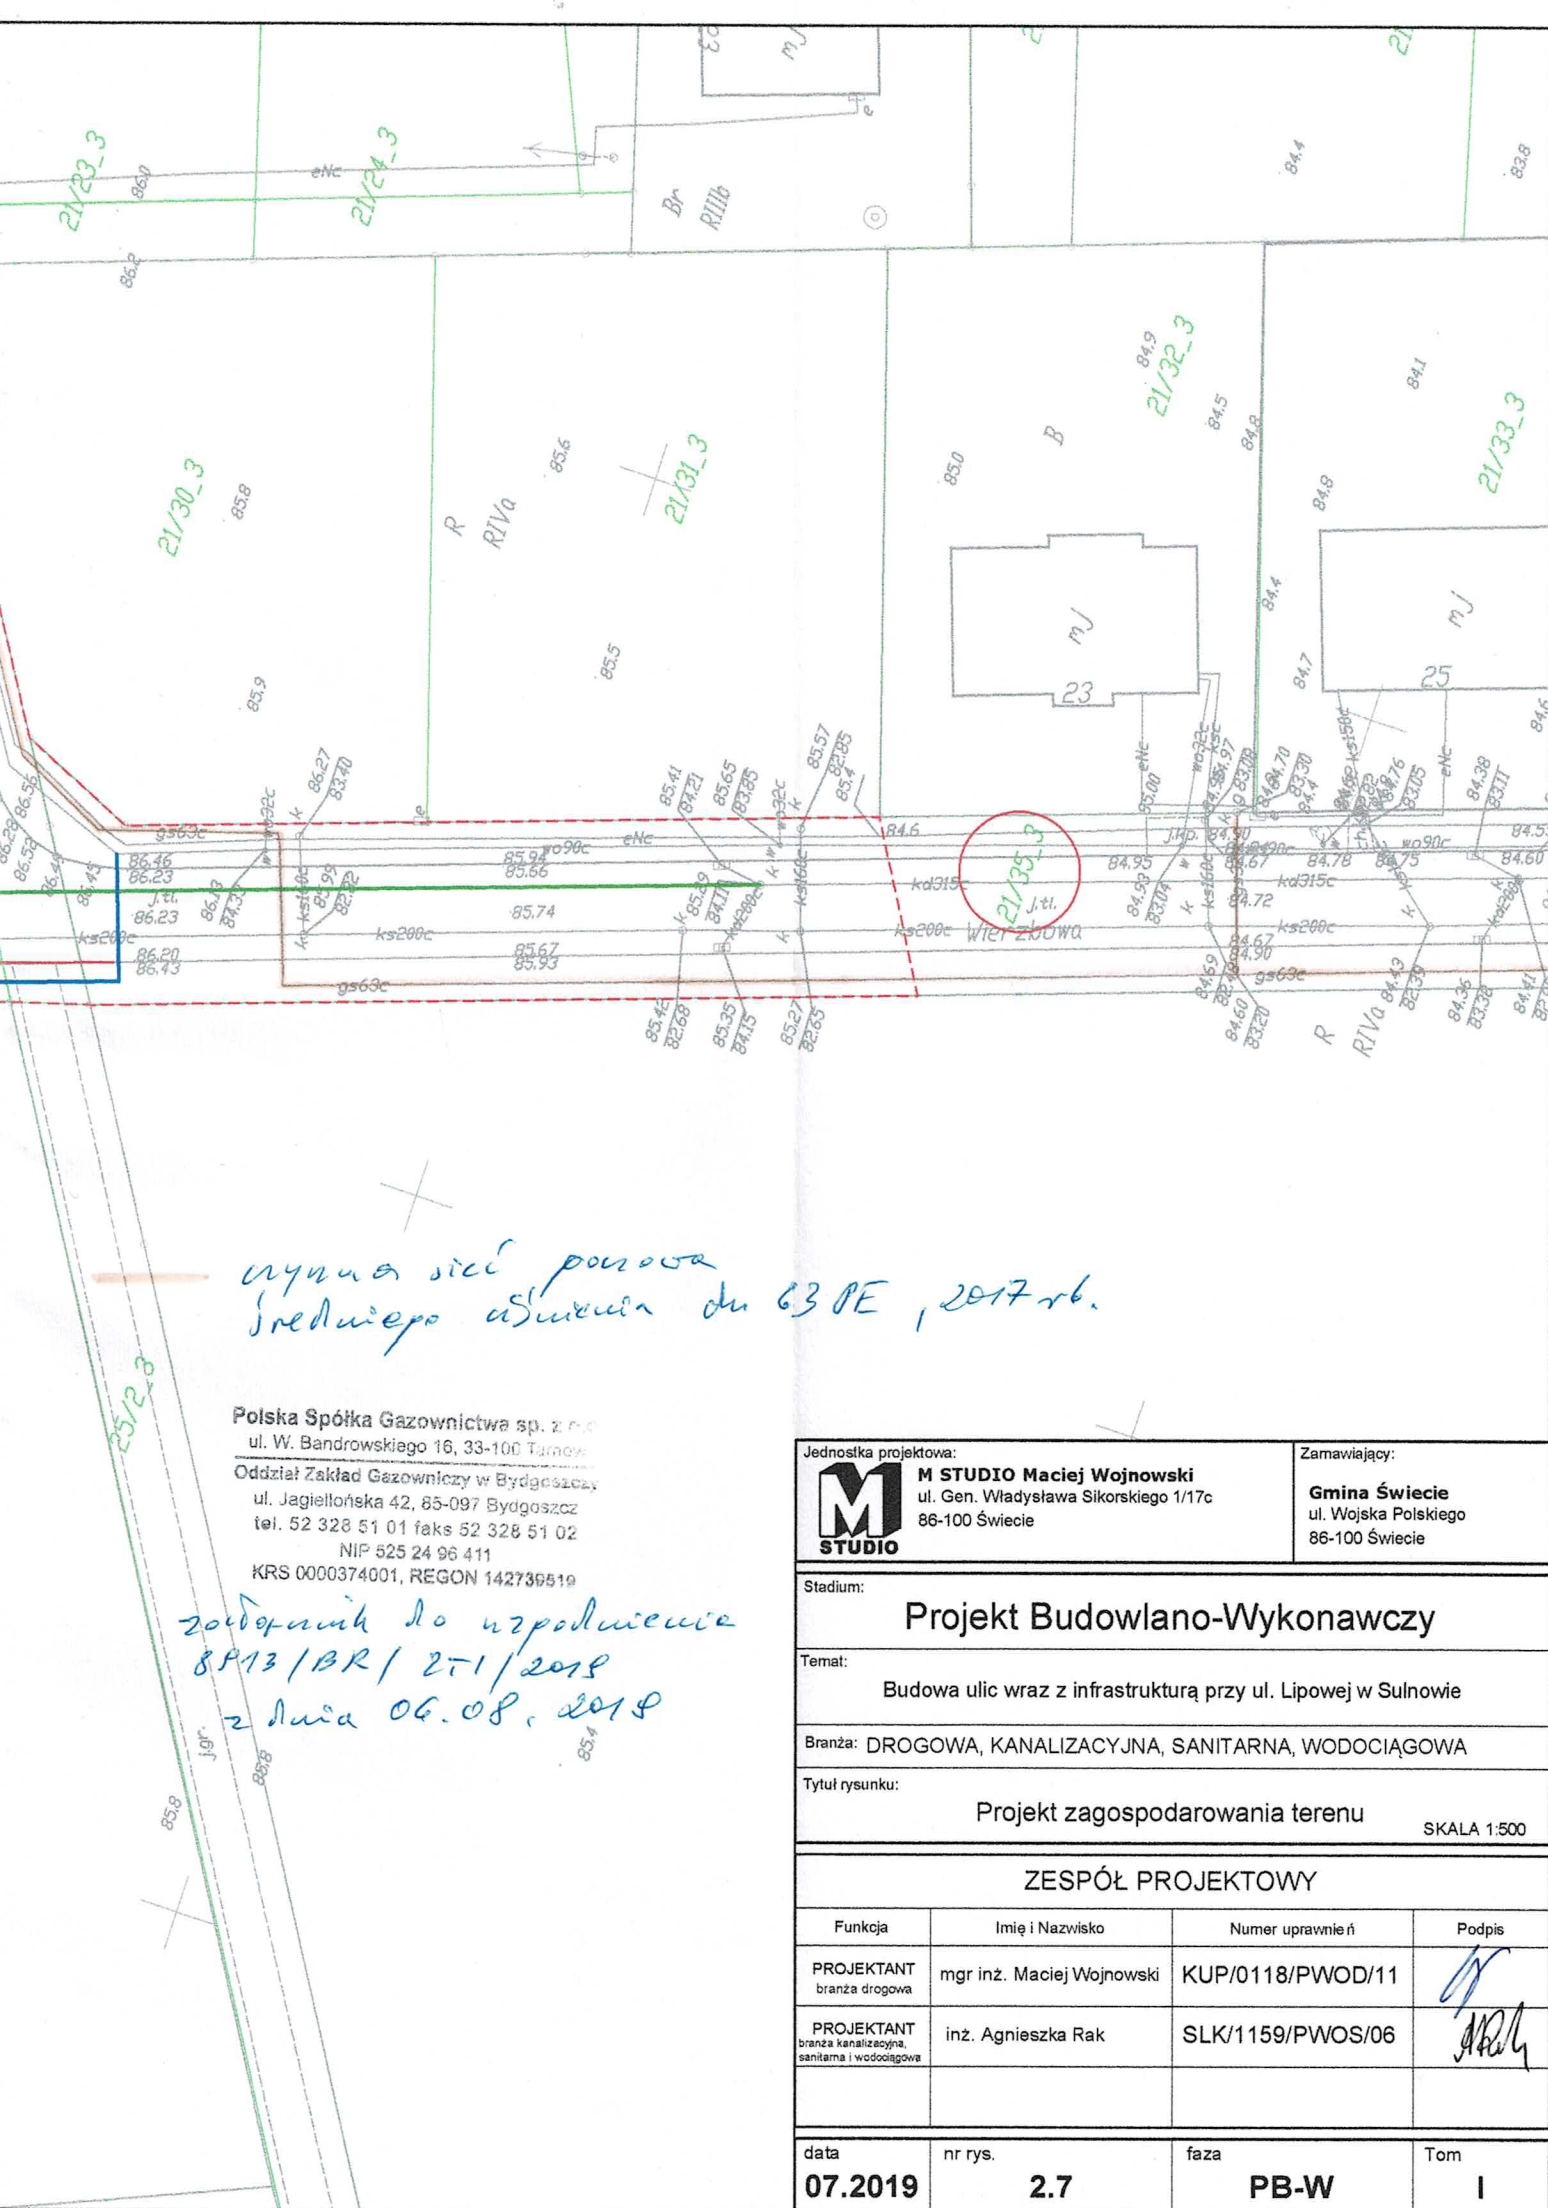

wynika z projektu
średniego ciśnienia do 63 PE, 2017 r.

Polska Spółka Gazownictwa sp. z o.o.
ul. W. Bandrowskiego 16, 33-100 Tarnobrzeg
Oddział Zakład Gazowniczy w Bydgoszczy
ul. Jagiellońska 42, 85-097 Bydgoszcz
tel. 52 328 51 01 faks 52 328 51 02
NIP 525 24 96 411
KRS 0000374001, REGON 142739519

zgodnie z uzgodnieniem
BR13/BR/21/2018
z dnia 06.08.2018

Jednostka projektowa:		Zamawiający:	
 M STUDIO Maciej Wojnowski ul. Gen. Władysława Sikorskiego 1/17c 86-100 Świecie		Gmina Świecie ul. Wojska Polskiego 86-100 Świecie	
Stadium:			
Projekt Budowlano-Wykonawczy			
Temat:			
Budowa ulic wraz z infrastrukturą przy ul. Lipowej w Sulnowie			
Branża: DROGOWA, KANALIZACYJNA, SANITARNA, WODOCIĄGOWA			
Tytuł rysunku:			
Projekt zagospodarowania terenu			
SKALA 1:500			
ZESPÓŁ PROJEKTOWY			
Funkcja	Imię i Nazwisko	Numer uprawnień	Podpis
PROJEKTANT branża drogowa	mgr inż. Maciej Wojnowski	KUP/0118/PWOD/11	
PROJEKTANT branża kanalizacyjna, sanitarna i wodociągowa	inż. Agnieszka Rak	SLK/1159/PWOS/06	
data	nr rys.	faza	Tom
07.2019	2.7	PB-W	I