


# RZUT PARTERU. INSTALACJA C.O. Z.W. C.W. SKALA 1:100

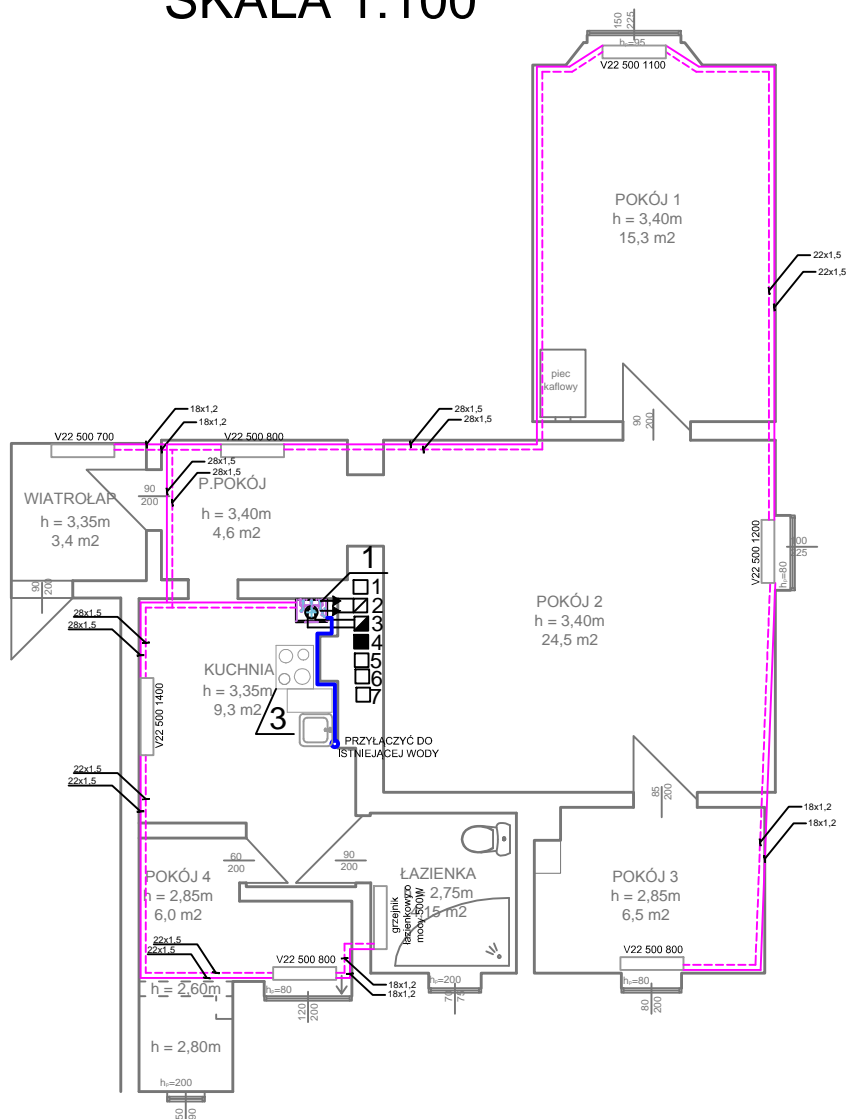

## OZNACZENIA:

- PROJEKTOWANA INSTALACJA C.O. NATYNKOWO RURY STAL ZACISKANA STEEL
- - - PROJEKTOWANA INSTALACJA C.O. NATYNKOWO RURY STAL ZACISKANA STEEL
- PROJEKTOWANA INSTALACJA ZIMNEJ WODY NATYNKOWO RURY STAL ZACISKANA INOX
- - - PROJEKTOWANA INSTALACJA CIEPLEJ WODY NATYNKOWO RURY STAL ZACISKANA INOX

INWESTOR: Miasto Zielona Góra, Zakład Gospodarki Mieszkaniowej, ul. Zjednoczenia 110, 65-120 Zielona Góra.

OBIEKT: Lokal mieszkalny, ul. Wrocławska 25/3, 65-001 Zielona Góra.

ADRES: Zielona Góra, ul. Wrocławska 25/3, dz. nr 230/4, obręb 0031

PROJEKT ARCHITEKTONICZNO -BUDOWLANY

BRANŻA: SANITARNA

AUTOR: mgr. Inż. Barbara Fogel

NR UPR.  
95/2005/ZG

RYSUNEK: Instalacja c.o., z.w. c.w.

SKALA:  
1:50

DATA:  
11.2022

NR RYS.  
**S-5**