


- LEGENDA:
- proj. przyłącze wodociągowe
 - proj. zewnętrzna instalacja wodociągowa
 - proj. przyłącze kanalizacji deszczowej
 - proj. instalacja kanalizacji deszczowej
 - proj. instalacja kanalizacji deszczowej
- 1 etap
- 2 etap

PRZYŁĄCZE KANALIZACJI DESZCZOWEJ ORAZ PRZYŁĄCZE WODOCIĄGOWE ZGODNIE Z ODRĘBNYM OPRACOWANIEM

ZA ZGODNOŚĆ MAPY DO CEŁÓW PROJEKTOWYCH W ZAKRESIE SYMBOLI ZNAKÓW, TRESCI ORAZ SKALI

KONMIAT-INSTALACJE	
Nowa instalacja: ROZBUDOWA OŚCIEŻNI KANALIZACJI W WIELKOSPASIE	
ZAKŁADZIE ORAZ ZAŁĄCZKI DZ. NR 119/3, 119/4	
Inwestor: GMINA I OSIEDLE WIELKOSPAS	
Adres: UL. WIELKOSPASKA 33, 82-400 STUM	
Nazwa projektu: Plan Zagospodarowania Terenu	
Funkcja:	Imię i Nazwisko: Nr upraw.:
Projektant:	Dr. M. Jankiewicz 65/02/00
Sprawdzający:	Dr. T. Milewicz 109/02/01
Skala:	Nr rysunku:
1:500	1

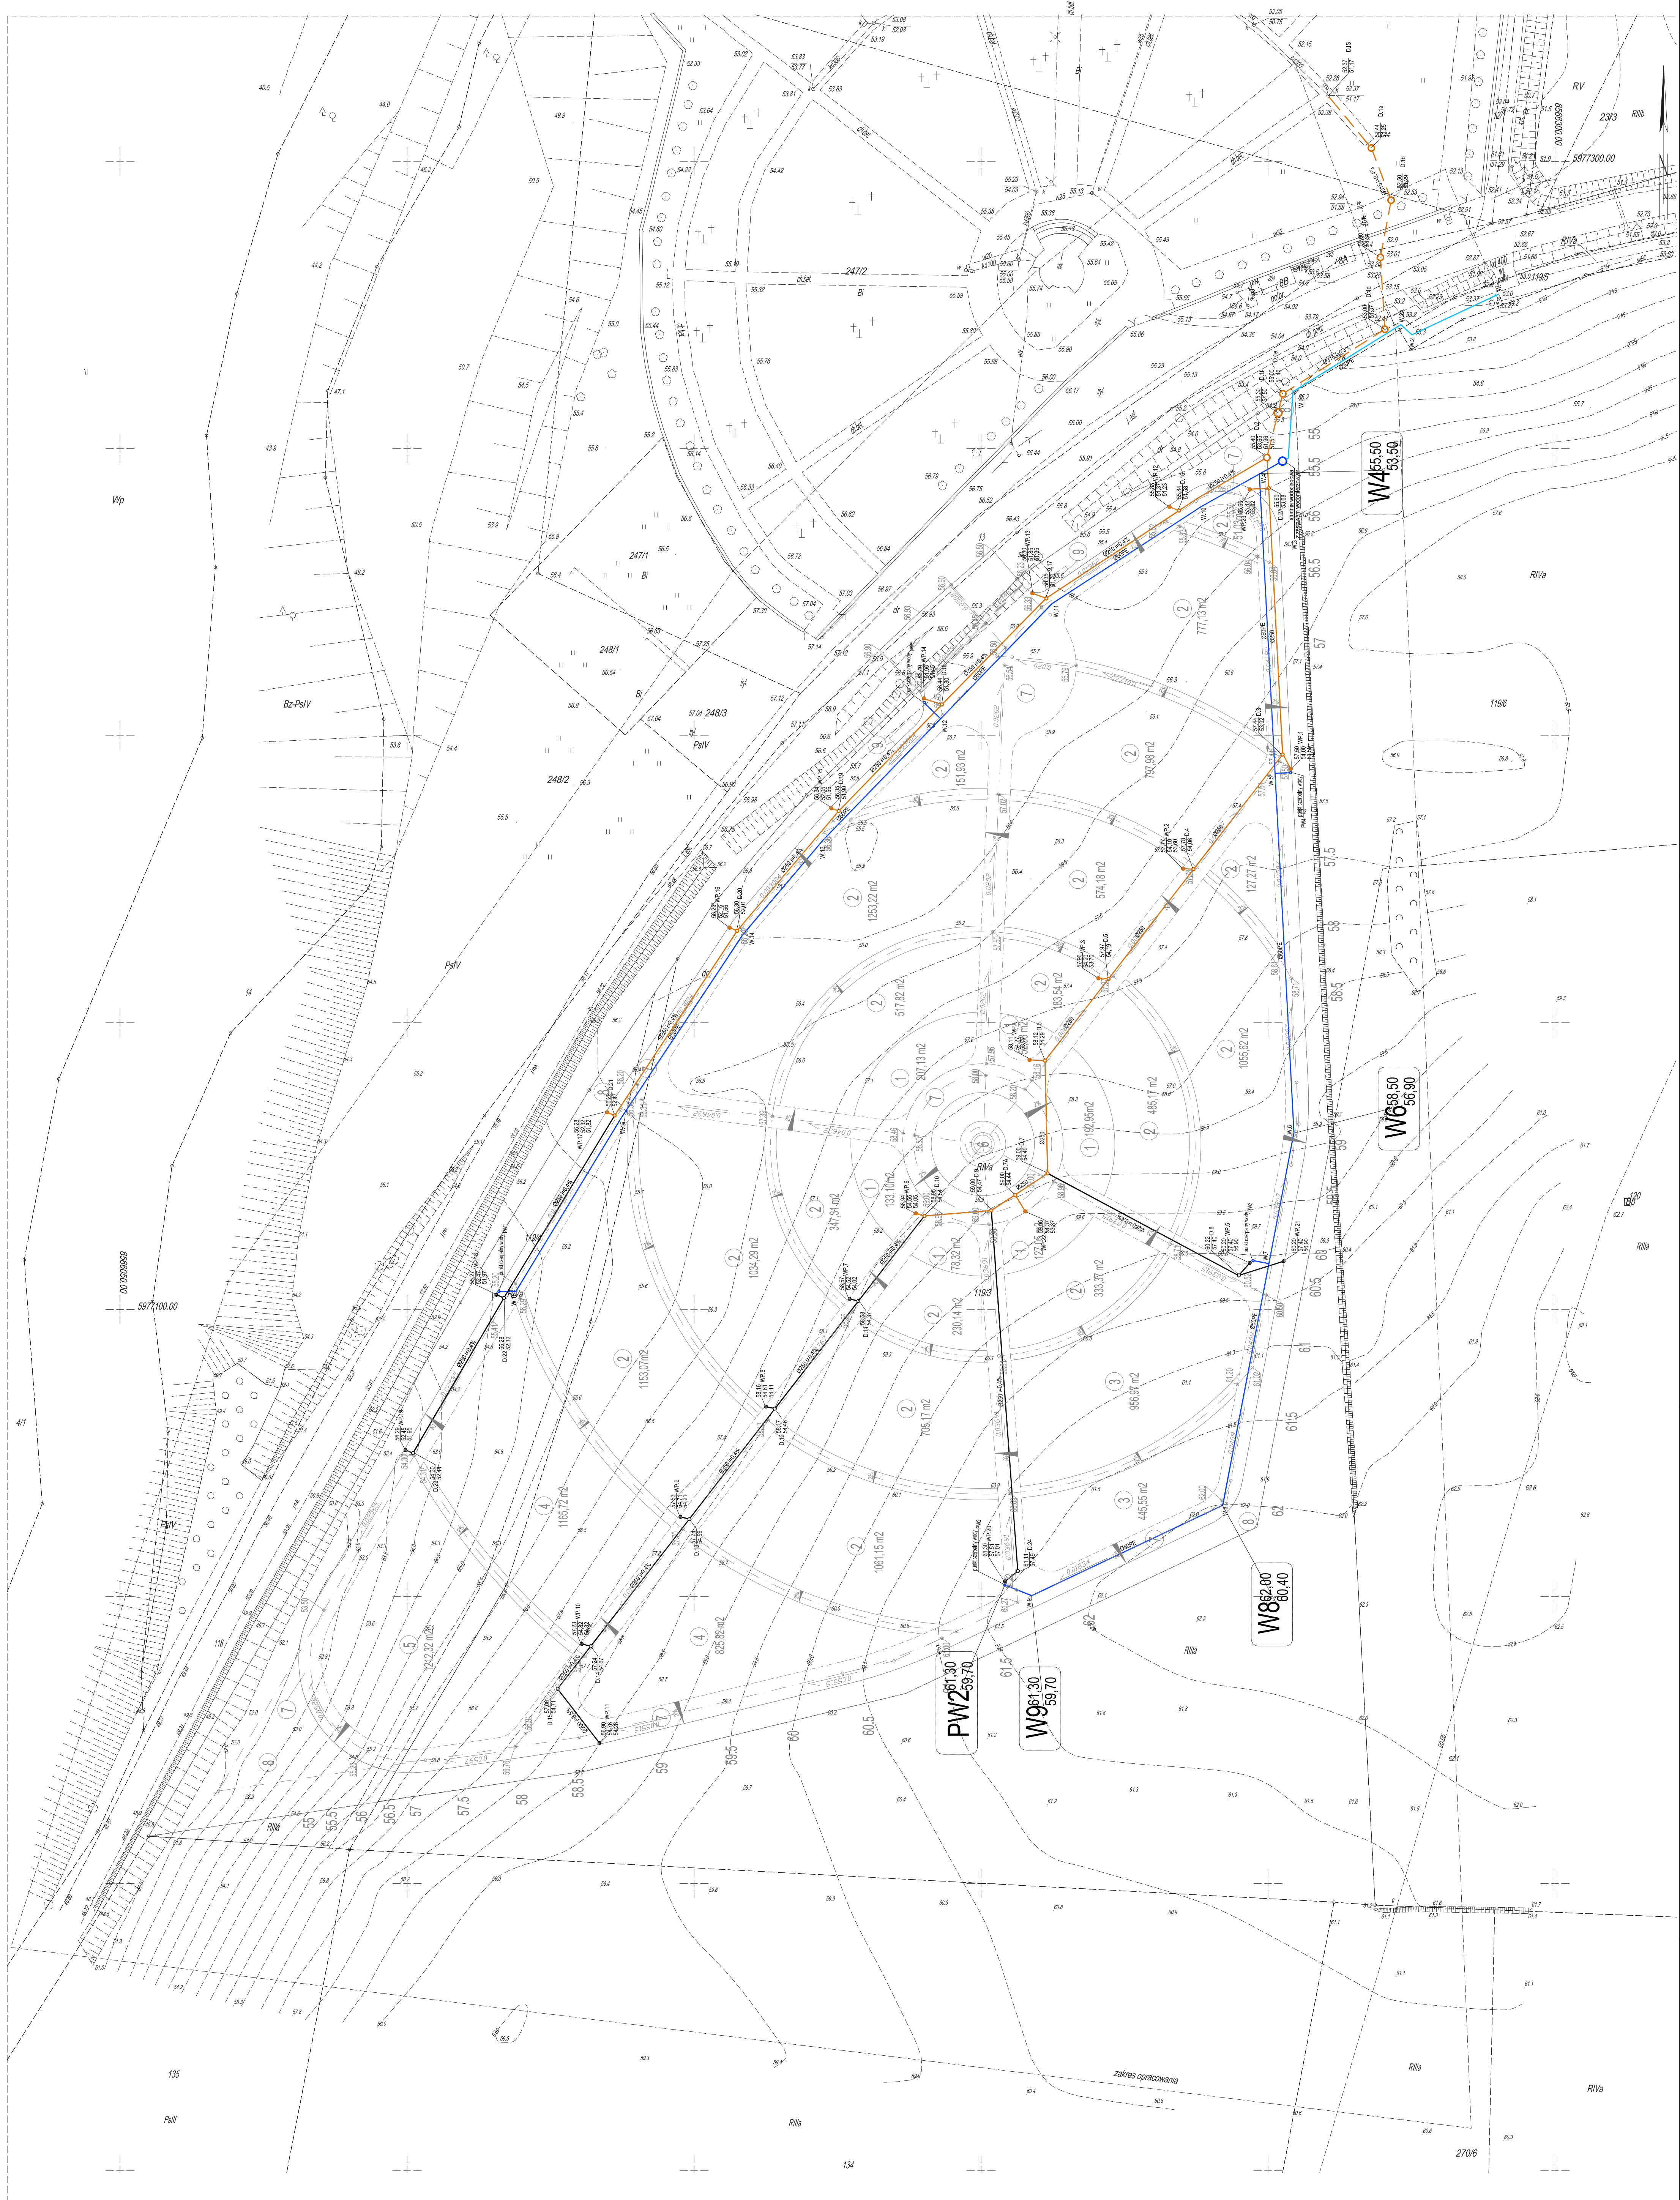

MAPA D/C PROJEKTOWYCH Z UZBROJENIEM TERENU

SKALA 1:500

Wg: pomorskie
Powiat: stumski
Gmina: Stum
Obręb: Zajezerze
Dz. nr: 119/3, 119/4
Sekcja: 621/2/12/14/12
ID: 6640-598-2016

1. Obrotowa pozioma - układ 2000'
2. Ośrodek pomiarowy - układ "Kriostant"
3. Mapa dołączona do celów projektowych na podstawie materiałów udostępnionych przez P.O.D.G.I.K. w Stumie oraz wykonanej aktualizacji
4. Nie dochodząco stanu prawnego granic
5. Nie wyklucza się istnienia w terenie innych nie wykazanych na niniejszej mapie urządzeń, które nie były zgodne do inwestycji lub w których brak jest informacji w istniejących branżowych
6. Dla wszelkich objętych zakresem nie przeprowadzono badania ksz. miejscowych pod kątem występowania ewentualnych obciążen służebnościom gruntowym.