


WEWNĘTRZNA INSTALACJA GAZU - RZUT LOKALU - III PIĘTRO

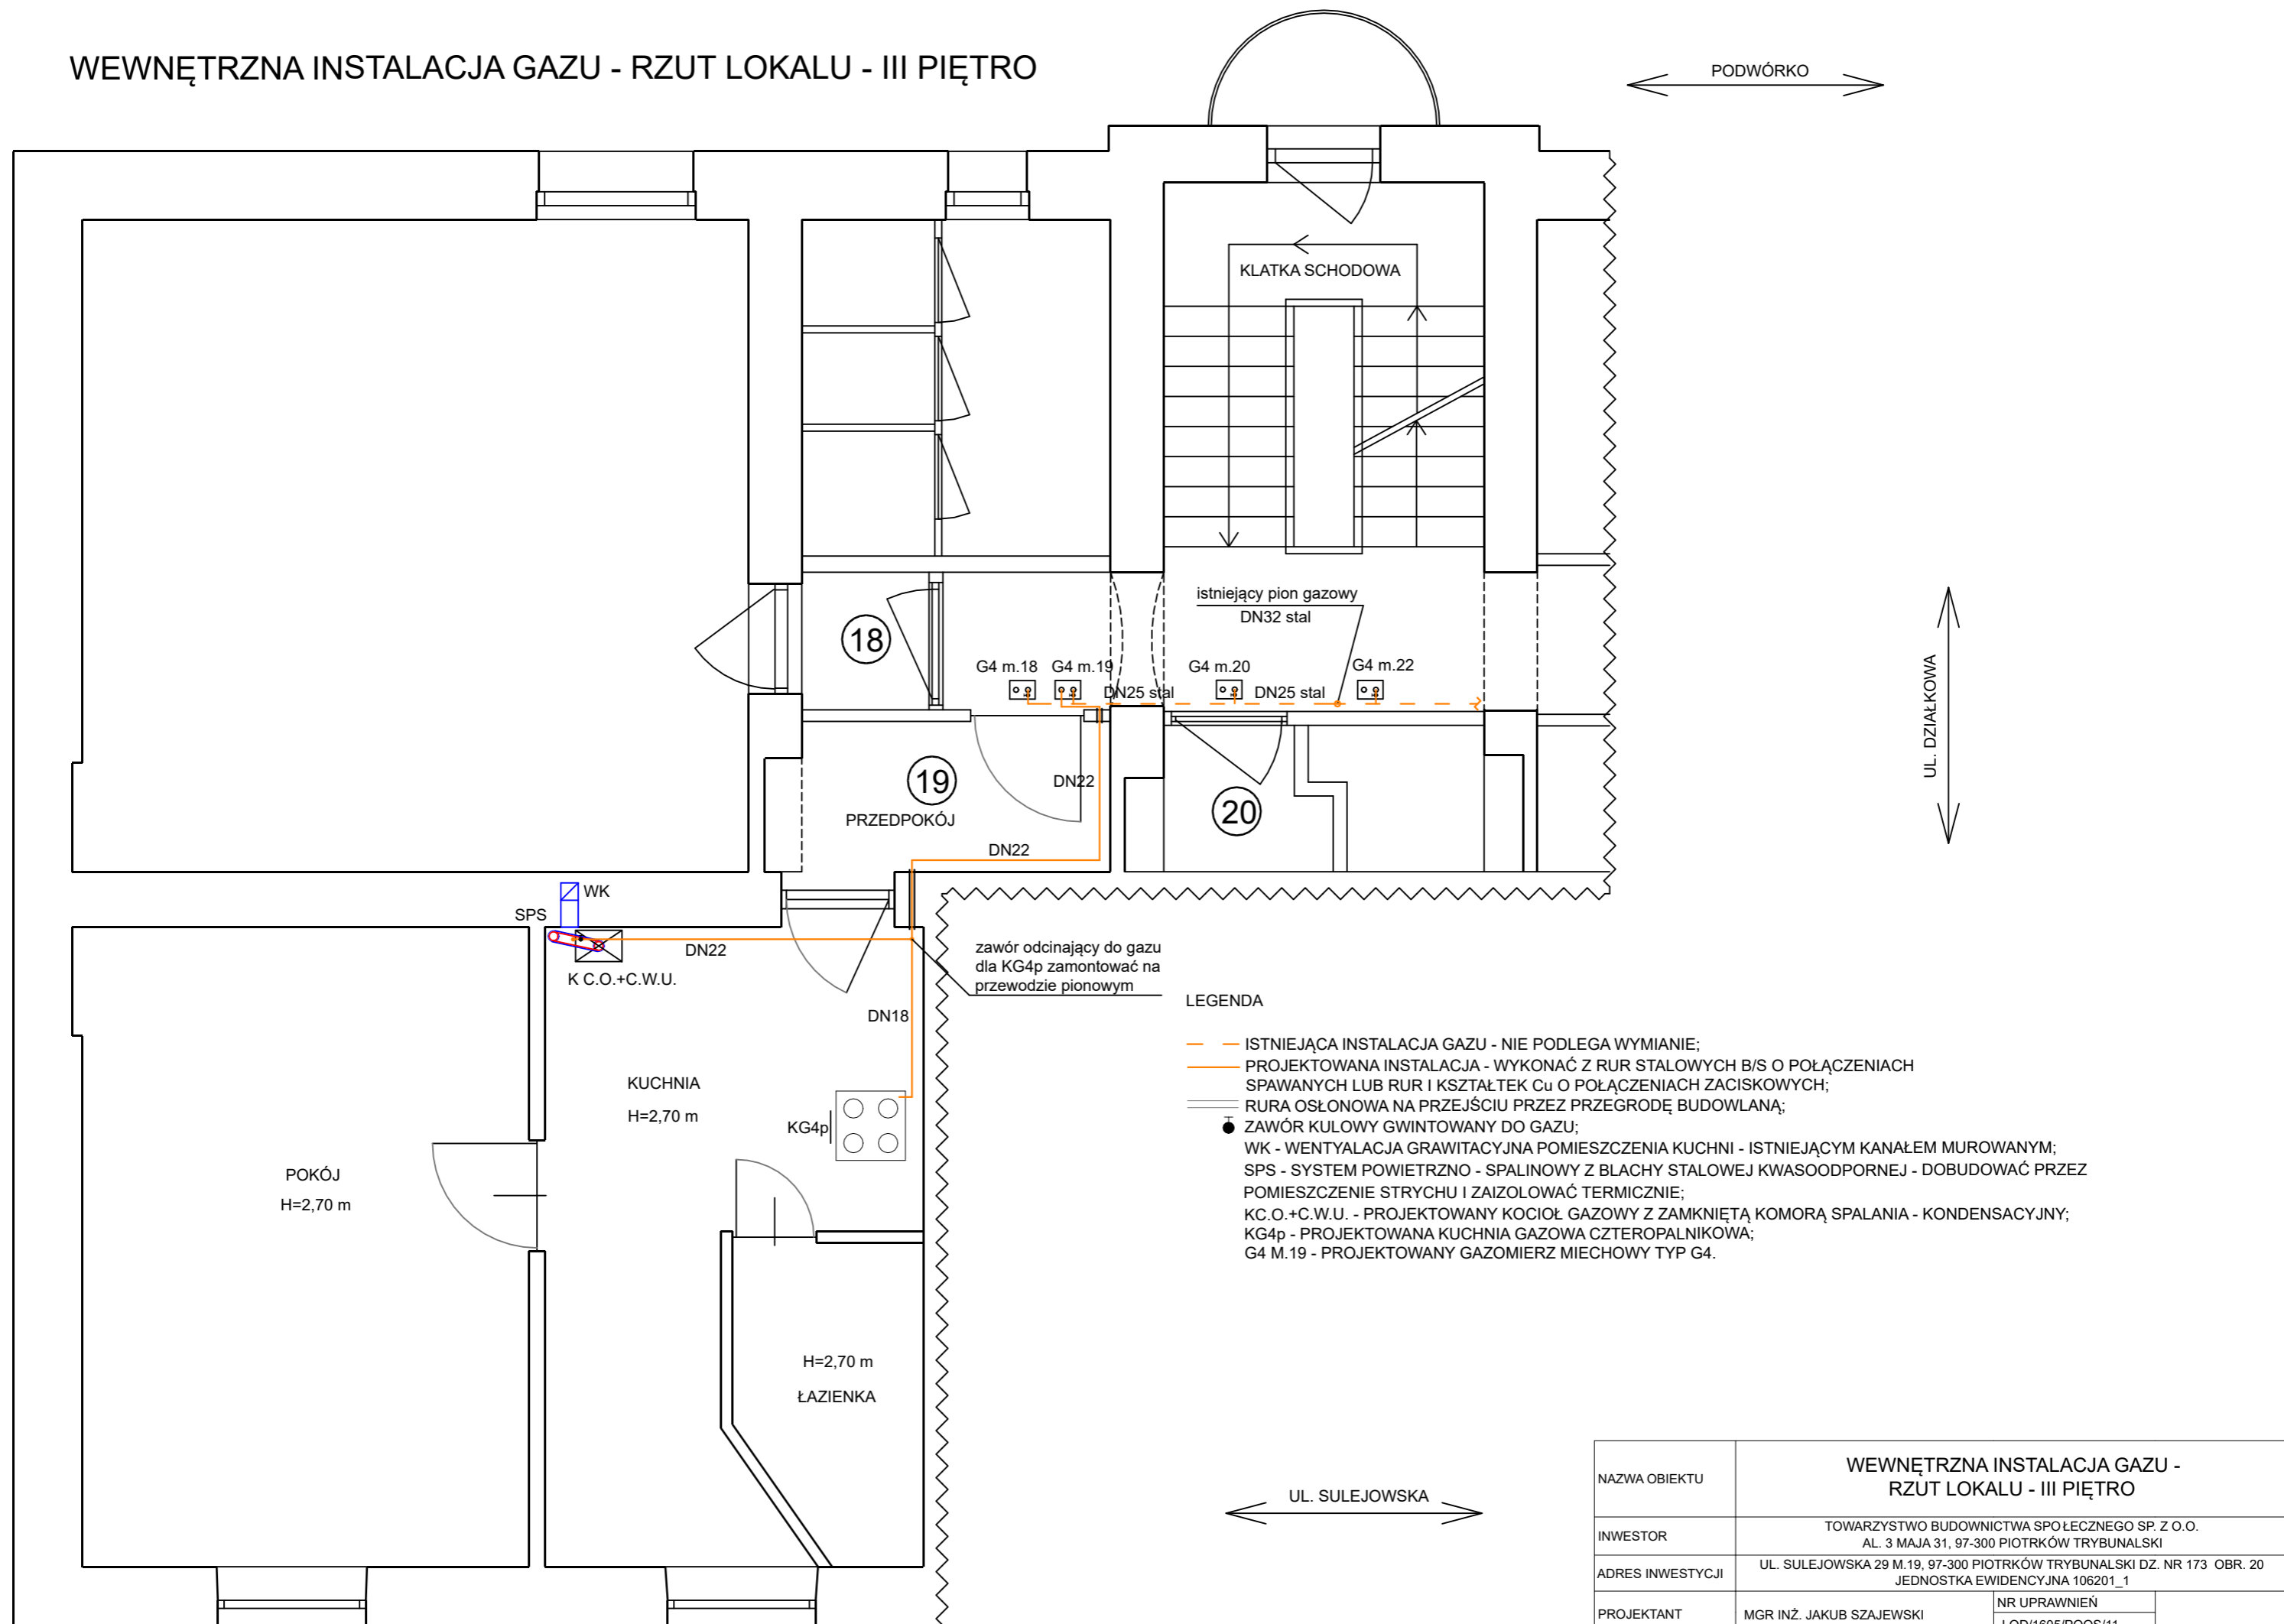

PODWÓRKO

UL. DZIAŁKOWA

UL. SULEJOWSKA

LEGENDA

- — ISTNIEJĄCA INSTALACJA GAZU - NIE PODLEGA WYMIANIE;
- — PROJEKTOWANA INSTALACJA - WYKONAĆ Z RUR STALOWYCH B/S O POŁĄCZENIACH SPAWANYCH LUB RUR I KSZTAŁTEK Cu O POŁĄCZENIACH ZACISKOWYCH;
- — RURA OSŁONOWA NA PRZEJŚCIU PRZEZ PRZEGRODĘ BUDOWLANA;
- ZAWÓR KULOWY GWINTOWANY DO GAZU;
- WK - WENTYLACJA GRAWITACYJNA POMIESZCZENIA KUCHNI - ISTNIEJĄCYM KANAŁEM MUROWANYM;
- SPS - SYSTEM POWIETRZNO - SPALINOWY Z BLACHY STALOWEJ KWASOODPORNEJ - DOBUDOWAĆ PRZEZ POMIESZCZENIE STRYCHU I ZAIZOLOWAĆ TERMICZNIE;
- KC.O.+C.W.U. - PROJEKTOWANY KOCIOŁ GAZOWY Z ZAMKNIĘTĄ KOMORĄ SPALANIA - KONDENSACYJNY;
- KG4p - PROJEKTOWANA KUCHNIA GAZOWA CZTEROPALNIKOWA;
- G4 M.19 - PROJEKTOWANY GAZOMIERZ MIECHOWY TYP G4.

NAZWA OBIEKTU	WEWNĘTRZNA INSTALACJA GAZU - RZUT LOKALU - III PIĘTRO		
INWESTOR	TOWARZYSTWO BUDOWNICTWA SPOŁECZNEGO SP. Z O.O. AL. 3 MAJA 31, 97-300 PIOTRKÓW TRYBUNALSKI		
ADRES INWESTYCJI	UL. SULEJOWSKA 29 M.19, 97-300 PIOTRKÓW TRYBUNALSKI DZ. NR 173 OBR. 20 JEDNOSTKA EWIDENCYJNA 106201_1		
PROJEKTANT	MGR INŻ. JAKUB SZAJEWSKI	NR UPRAWNIEŃ LOD/1605/POOS/11	
SKALA 1:50	RYSUNEK NR 1	DATA OPRACOWANIA	MARZEC 2021