


SCHEMAT STUDNI KANALIZACJI DESZCZOWEJ KASKADOWEJ Sd1k

 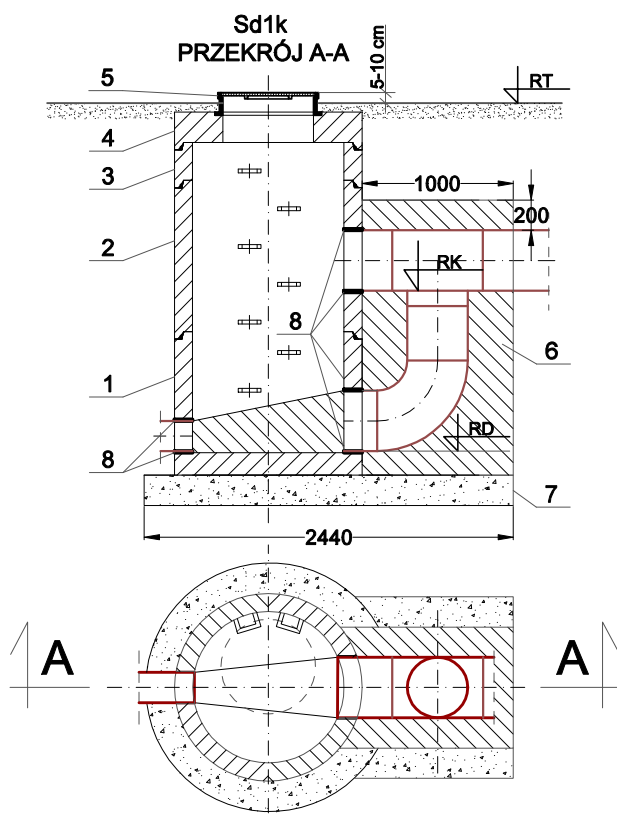


OZNACZENIA:

- 1 - PODSTAWA STUDNI Ø1000 Z KINETĄ I STOPNIAMI ZŁAZOWYMI H=950, NP.: BRUK-BET DUK
- 2 - KRĘGI POŚREDNIE Ø1000 ZE STOPNIAMI ZŁAZOWYMI H=1000, NP.: BRUK-BET DUK
- 3 - KRĘGI POŚREDNIE Ø1000 ZE STOPNIAMI ZŁAZOWYMI H=250, NP.: BRUK-BET DUK
- 4 - PŁYTA POKRYWOWA Ø1240/625, H=250, NP.: BRUK-BET DUK
- 5 - WŁAZ ŻELIWNY Ø600 D400, H=150 MM NP.: KZO S.A
- 6 - OBETONOWANIE KASKADY, BETON C12/15
- 7 - ZAGĘSZCZONA ODSYPKA PIASKOWA, GRUBOŚĆ 20 CM, $I_s \geq 0,97$
- 8 - PRZEJŚCIA SZCZELNE - TULEJA SZCZELNA Z USZCZELKĄ

UWAGI:

1. RD, RK - RZĘDNA KANAŁU I DNA STUDNI ZGODNIE Z PROFILEM PODŁUŻNYM I PLANEM SYTUACYJNYM
2. RT - RZĘDNA TERENU ZGODNIE Z PROFILEM PODŁUŻNYM, PROFIL ROZPATRYWAĆ RAZEM PROJEKTEM ZAGOSPODAROWANIA TERENU ORAZ PROJEKTEM BRANŻY DROGOWEJ (WŁAZY I WPUSTY DESZCZOWE DOPASOWAĆ DO NIWELETY TERENU ZGODNIE Z PROJEKTEM BRANŻY DROGOWEJ)
3. PRZED ZŁOŻENIEM ZAMÓWIENIA NA STUDNIE NALEŻY WYKONAĆ SPRAWDZAJĄCE POMIARY RZĘDNYCH WYSOKOŚCIOWYCH TERENU W CELU WPROWADZENIA EWENTUALNYCH KOREKT WYSOKOŚCI STUDNI
4. REGULACJĘ OSADZENIA WŁAZÓW I WPUSTÓW DESZCZOWYCH DO 30 CM PRZEPROWADZAĆ ZA POMOCĄ PIERŚCIENI WYRÓWNAWCZYCH
5. ŚREDNICE, DŁUGOŚCI ODCINKÓW ORAZ KĄTY WPIĘCIA ZGODNIE Z PROFILEM PODŁUŻNYM I PROJEKTEM ZAGOSPODAROWANIA TERENU
6. STUDNIE POSADOWIĆ NA GRUNCIE NOŚNYM, W PRZYPADKU WYSTĄPIENIA GRUNTÓW NIENOŚNYCH NALEŻY WYMIENIĆ GRUNT NA NOŚNY



Spółdzielnia Obsługi Inwestycyjnej "Dompil"

64-920 Piła ul. Sikorskiego 33 tel/fax (67) 214-80-01

Investor	PUSS PIŁA UL. PODCHORAŻYCH 10			Branża: sanitarna
Nazwa obiektu	ZAGOSPODAROWANIE PRZESTRZENI KAMPUSU PAŃSTWOWEJ UCZELNI STANISŁAWA STASZICA W PIŁE			Skala: 1:50
Adres	PIŁA UL. PODCHORAŻYCH 10, DZIAŁKI NR 319, 302			Nr rysunku: S8
Nazwa rysunku	SCHEMAT STUDNI KANALIZACJI DESZCZOWEJ KASKADOWEJ Sd1k			PW
Projektował:	mgr inż. Małgorzata Maciaszek uprawnienia budowlane do projektowania i kierowania robotami budowlanymi bez ograniczeń w specjalności instalacyjnej	Nr uprawnień WKP/0176/PWOS/19	Data 09. 2020	Podpis:
Sprawdzający:	mgr inż. Zbigniew Świerczyzna uprawnienia budowlane do projektowania bez ograniczeń w specjalności instalacyjnej	Nr uprawnień WKP/0289/POOS/07		