

Poswiadcza się, że niniejszy dokument został opracowany w wyniku prac geodezyjnych i kartograficznych, których rezultaty zawiera operat techniczny wpisany do ewidencji materiałów państwowego zasobu geodezyjnego i kartograficznego

STAROSTA NOWOTOMYSKI

P-3015.2019

2019-06-04

(Imię i nazwisko, podpis, adres, numer telefonu, adres e-mail)

STAROSTA
Lasarek Filip
Specjalista
w Technicznej Opiece i Dokumentacji
Geodezyjnej i Kartograficznej

(Data wystawienia operatu technicznego do ewidencji materiałów zasobu państwowego)


(Imię i nazwisko, podpis, adres, numer telefonu, adres e-mail)



Województwo: wielkopolskie	Układ współrzędnych płaszczyznych	2000-13
Powiat: nowotomyski	Układ wysokości	Konstancja
Nazwa jedn. ewid.: Nowy Tomysł	"Kolejnym czynnikiem sąsiedztwa podlegają ochronie zgodnie z art. 49 pkt 3 ustawy z dnia 14 marca 1999r. - Prawo o ochronie przed zanieczyszczeniem i szkodliwymi oddziaływaniami (Dz.U. z 2010r./Nr. 93, poz. 1287 ze zm.), kw. (...), naszyty, uszkiełdza i przemieszcza znaki geodezyjne (...), podlega karze grzywny"	
Identyfikator jedn. ewid.: 301504_4	Nie wylicza się istnienia w terenie innych nie wykazanych na niniejszej mapie urządzeń podziemnych, które miałyby zgodzone do inwentaryzacji lub o których brak jest informacji w inwentaryzacji terenowych.	
Nazwa obr. ewid.: Nowy Tomysł	Zakres opracowania: - - - - -	
Identyfikator obr. ewid.: 0001	Sinn aktualny na dzień: 15.05.2019	
Miejscowość: Nowy Tomysł	Zakres opracowania: - - - - -	
Aktusz: 13	Zakres opracowania: - - - - -	
Działki: wg załącznika	Zakres opracowania: - - - - -	
Sąsiedzi: 5.175.30.13.21.2.3	Zakres opracowania: - - - - -	
KIERG: GK.6642.983.2019	Zakres opracowania: - - - - -	
Katrob.: 49/2019	Zakres opracowania: - - - - -	
Służebność: Nie ustalono	Zakres opracowania: - - - - -	

INŻ. STANISŁAW OSIŃSKI
INŻYNIER PRACOWNIK
Główny Inżynier
 ul. nr 21610 z dn. 15.07.2011 r.
 62-045 Pniewy, ul. Ks. M. Maciejowskiego 24A
 NIP 287-112-93-50, RGON 300274920
 KRS 143094418, KMR 143094418, REGON 143094418

PHU Usługi Geodezyjne i Kartograficzne
POMIAR PLUS
 Krzysztof Paszczyński
 62-045 Pniewy, ul. Ks. M. Maciejowskiego 24A
 NIP 287-112-93-50, RGON 300274920
 KRS 143094418, KMR 143094418, REGON 143094418

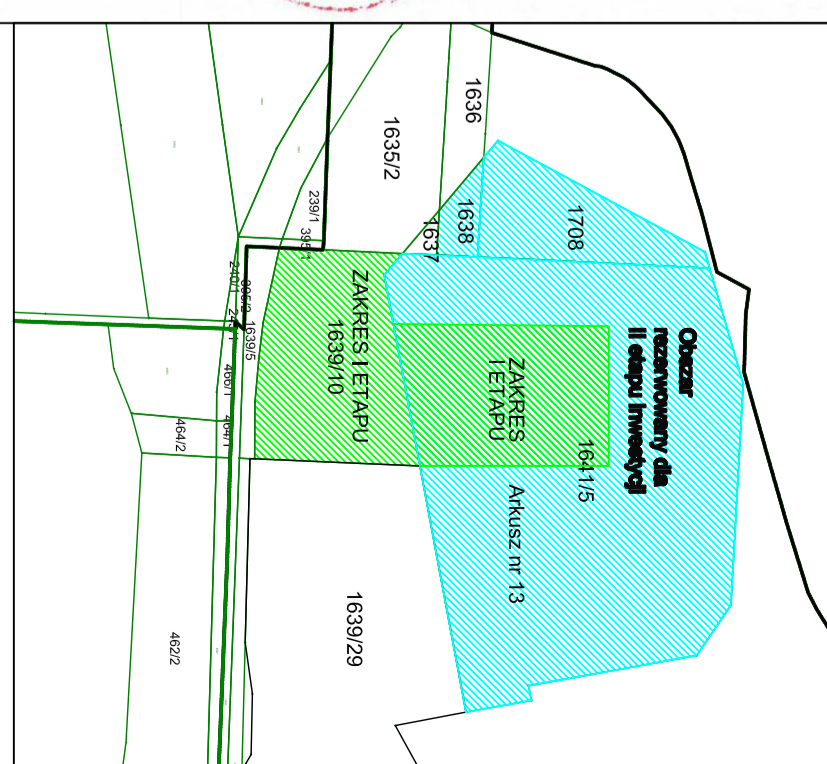

LEGENDA:

PANELE FOTOWOLTAIICZNE

INWERTERY

KABELE NN.


ZAKRES INWESTYCJI

ZAKRES I ETAPU

NIEPRZEKRACZALNA LINIA ZABUD.

OŚWIADCZAM ŻE MAPA Z PROJEKTU JEST ZGODNA Z MAPĄ POŚWIADCZONĄ PRZEZ PODGİK POD NUMEREM P-3015.2019.1064

INŻ. STANISŁAW OSIŃSKI

NAZWA I ADRES OBIEKTU BUDOWLANEGO: Przedsiębiorstwo Wodociągów i Kanalizacji ul. Targowa 8 dz. nr 1639/10, 1641/5 64-300 Nowy Tomysł		NR PROJEKTU: PV1/2019
INWESTOR: Przedsiębiorstwo Wodociągów i Kanalizacji w Nowym Tomysłu Spółka z o.o. ul. Targowa 8, 64-300 Nowy Tomysł		PODPIS:
 ENVIROTECH sp. z o.o. ul. J. Kochanowskiego 7 60-845 Poznań tel. 61/657-02-00		
MIEJ. NAZWISKO	inż Stanisław Osński	
PROJEKTOWAŁ:	WKP/0174/PODE/10	
OPRACOWAŁ:	mgr inż. Przemysław Osński inż. Eugeniusz Korbiak	
SPRAWDZIŁ:	mgr inż. PAWEŁ DĄSZKIEWICZ OP/1193/PWBE/15	
TYTUŁ RYSUNKU: Budowa Instalacji Fotowoltaicznej o mocy 153,6kW Plan zagospodarowania terenu		
BRANŻA: elektryczna	STADIUM: PW	DATA: 05.2020
SKALA: 1:500	FORMAT: 412x609	NR RYSUNKU: E/01