


# RZUT PIWNIC. INSTALACJA GAZU. SKALA 1:50

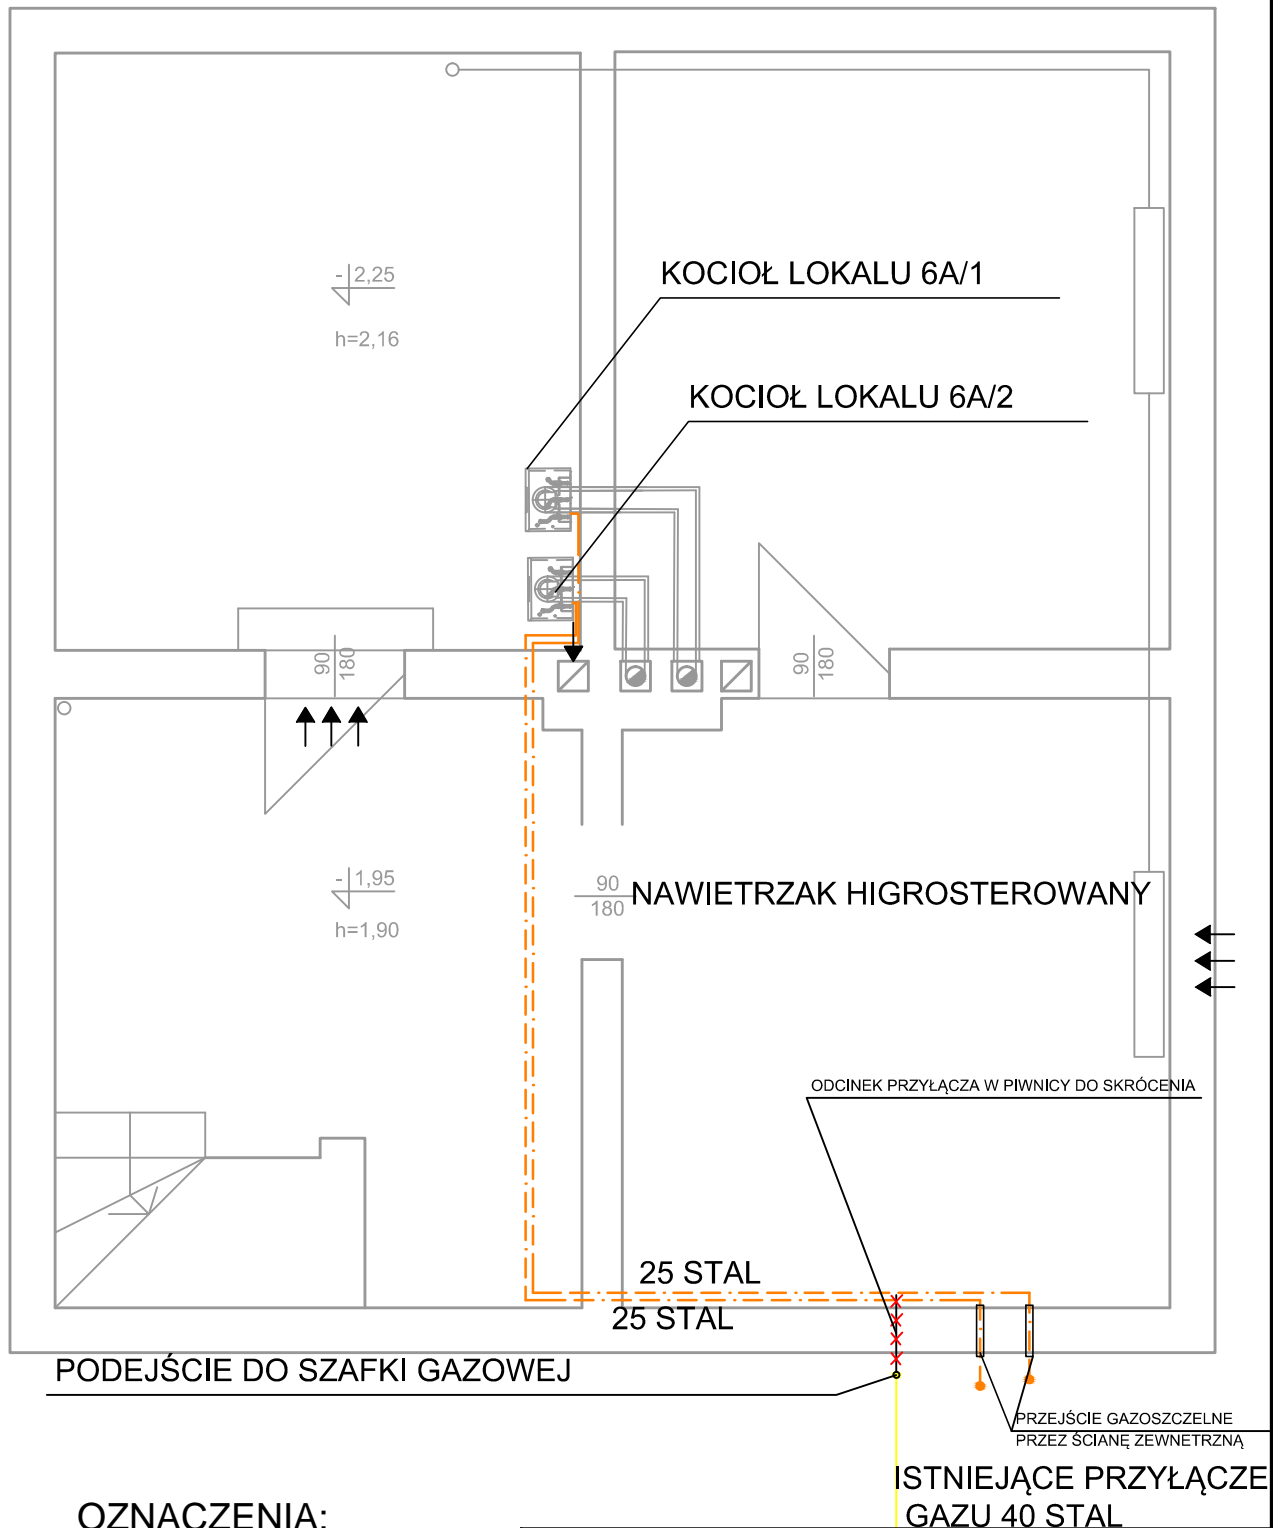

## OZNACZENIA:

-----  
INSTALACJA GAZU RURY  
STALOWE  
CZARNE BEZ SZWU

1 PROJEKTOWANY  
KOCIOŁ GAZOWY  
DWUFUNKCYJNY 25kW

INWESTOR: Miasto Zielona Góra, Zakład Gospodarki Mieszkaniowej, ul. Zjednoczenia 110, 65-120 Zielona Góra.

OBIEKT: Budynek mieszkalny dwulokalowy, ul. Powstańców Warszawy 6A/1 i 6A/2, 65-001 Zielona Góra.

ADRES: Zielona Góra, ul. Powstańców Warszawy 6A/1; 6A/2, dz. nr 182/3, obręb 0027

PROJEKT BUDOWLANY

BRANŻA: SANITARNA

AUTOR: mgr. Inż. Barbara Fogel

NR UPR.  
95/2005/ZG

RYSUNEK: Rzut piwnic. Instalacja gazu.

SKALA:  
1:50

DATA:  
09.2022

NR RYS.  
S-2