

Posadowienie rurociągu na podsypce z piasku średniego grubości 15cm uformowanej na kąt 90° zagęszczonej do Is=0,98 wg Proctor (PN-88/B-4481)

Odwodnienie wykopu drenażem lub igłofiltrami



Wykop pionowy, zabezpieczony obudową OW Wronki

Posadowienie rurociągu na podsypce z piasku średniego grubości 15cm uformowanej na kąt 90° zagęszczonej do Is=0,98 wg Proctor (PN-88/B-4481)

Odwodnienie wykopu drenażem lub igłofiltrami

Wykop pionowy, zabezpieczony obudową OW Wronki

Przekrój pionowy wykopu skala 1:50

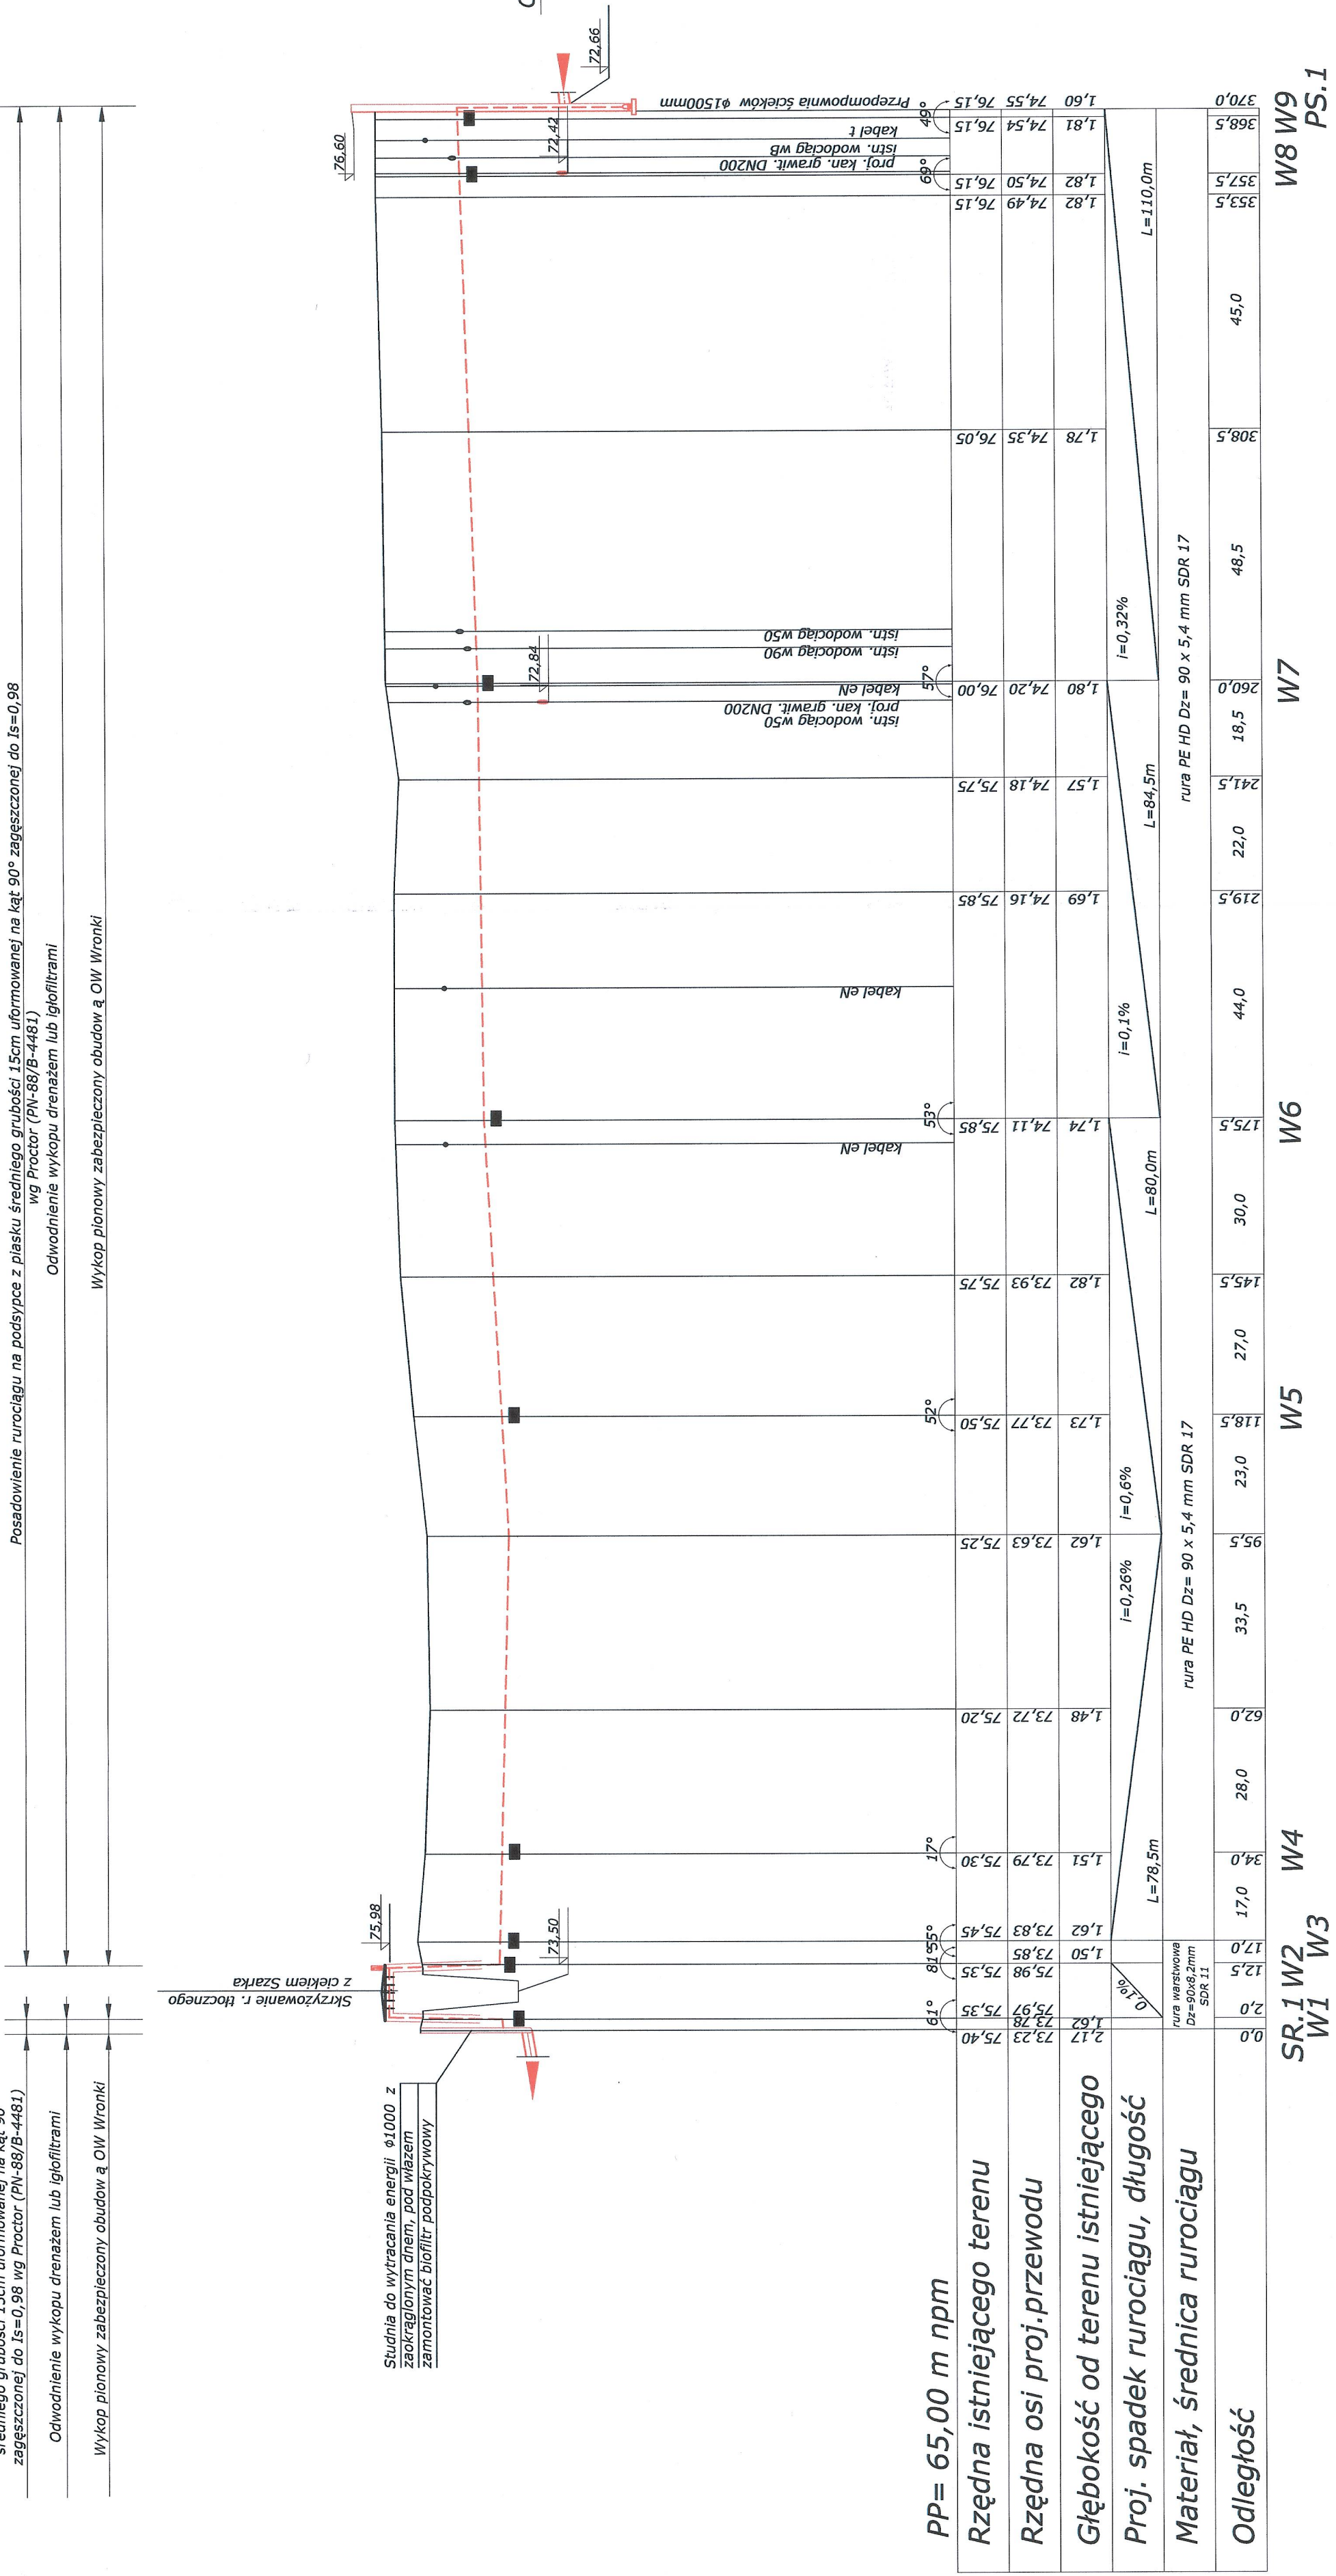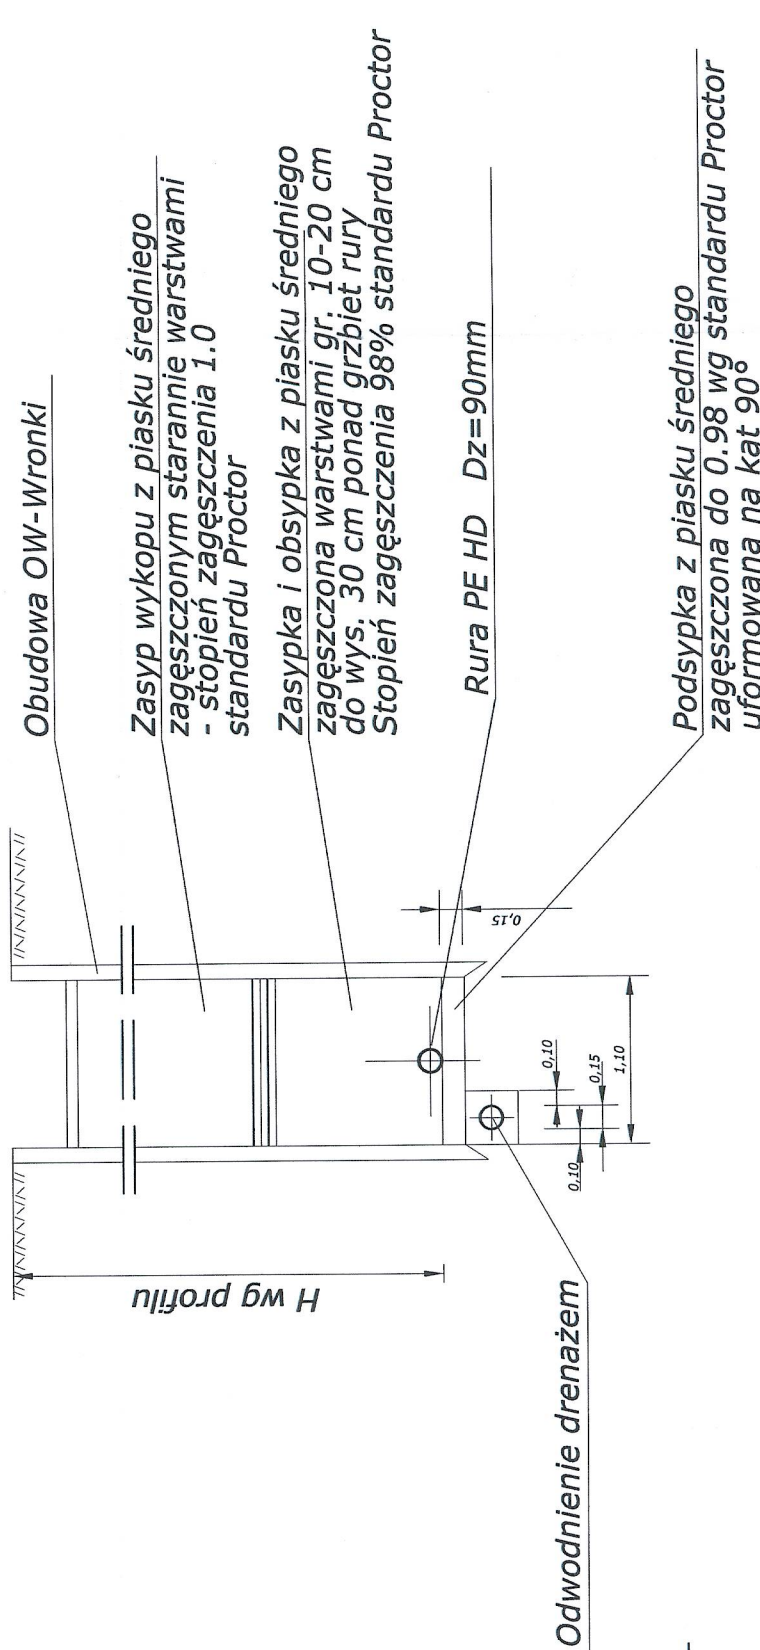

U W A G A :

- PRZED PRZYSTĄPIeniem DO ROBOT WYKONAWCA POMIERZY RZĘDNE TERENU W MIEJSCU LOKALIZACJI STUDIENEK. W PRZYPADKU GDY ODBIEGAJĄ ONE OD PRZYJĘTYCH W PROJEKCIE, NALEŻY DOSTOSOWAĆ RZĘDNĄ WŁĄZU DO RZĘDNEJ W MIEJSCU LOKALIZACJI STUDIENKI.
- W MIEJSCU LOKALIZACJI ISTNIEJĄCEGO UZBROJENIA PODZIEMNEGO NALEŻY PRZYSTĄPIeniem DO ROBOT, WYKONAĆ PRZEPY PROBNIE CELEM JEGO ZLOKALIZOWANIA (RZĘDNA POSADOWIENIA, ŚREDNICA, MATERIAŁ) I ZABEZPIECZENIA. W REJONIE UZBROJENIA PROWADZĄCY RĘCZNIE. PO ZREALIZOWANIU INWESTYCJI ISTNIEJĄCE UZBROJENIE ZABEZPIECZYĆ ZGODNIE Z UZGODNIENIAMI STANOWIĄCYMI INTEGRALNĄ CZĘŚĆ DOKUMENTACJI. ZAGŁĘBIENIE ISTNIEJĄCEGO UZBROJENIA PRZYJĘTO W DOKUMENTACJI ZGODNIE Z ZASADAMI ICH UKŁADANIA. PONIEWAŻ W RZECZYWISTOŚCI RZĘDNA POSADOWIENIA ISTNIEJĄCEGO UZBROJENIA MOŻE ODBIEGAĆ OD RZĘDNEJ PRZYJĘTEJ W PROJEKCIE W ZWIĄZKU Z TYM NALEŻY PO OKOŁO 2m Z KAŻDEJ STRONY ISTNIEJĄCEGO UZBROJENIA WYKONAĆ WYKOP RĘCZNIE.
- DRENAŻ W DNIIE WYKOPU WYKONAĆ JEŻELI W POZIOMIE POSADOWIENIA RUR ZALEGAJĄ GRUNTY SPOJISTE NAWODNIONE.
- RURY PVC-U ZASTOSOWAĆ KLASY "S" SDR 34, SN8, O JEDNOLITEJ STRUKTURZE ŚCIANKI LUB ALTERNATYWNIIE KANALIZACJĘ GRAWITACYJNĄ WYKONAĆ STOSUJĄC RURY KAMIONKOWE GLAZUROWANE.
- DO KANALIZACJI CIŚNIENIOWEJ ZASTOSOWAĆ RURY PEHD SDR 17 I RURY WARSTWOWE SDR 11.

Zadanie Inwestycyjne BUDOWA KANALIZACJI ŚCIEKÓW SANITARNYCH		Miejscowość GLINNO		Tytuł rys. PROFIL RUROCIĄGU TŁOCZNEGO Z PS.1		Nr rys. 5	
BIURO PROJEKTÓW "KANARYS" - POZNAŃ		Projektował Ryszard Owsiński		Data 06.2017		Skala 1:500/100	
Opracował Joanna Felska		Imię i nazwisko Hanka WITKOWSKA		Nr upraw. 327/87/Pw		Podpis <i>[Signature]</i>	
Sprawdził Hanka WITKOWSKA		Data 06.2017		Treść rys. GM, NOWY TOMYSŁ		Załącznik do decyzji o pozwoleniu na budowę Nr 441/18 Z dnia 22-06-18	

Załącznik do decyzji o pozwoleniu na budowę

Nr 441/18 Z dnia 22-06-18

STAROSTWO POWIATOWE W NOWYM TOMYSŁU
Wydział Budowlany i Architektry