



04-2017	projekt	Grzegorz Késicki	upr 65/90/Zg
04-2017	rzut parteru – inst.kanalizacji sanitarnej	Publiczne Gimnazjum nr 3 im. Czesława Niemena 66-200 Świebodzin ul. Łużycka 33	
sanitarnych na parterze szkoły			
roboty remontowe pomieszczeń szkolnych i pomieszczeń			
skala 1:150			

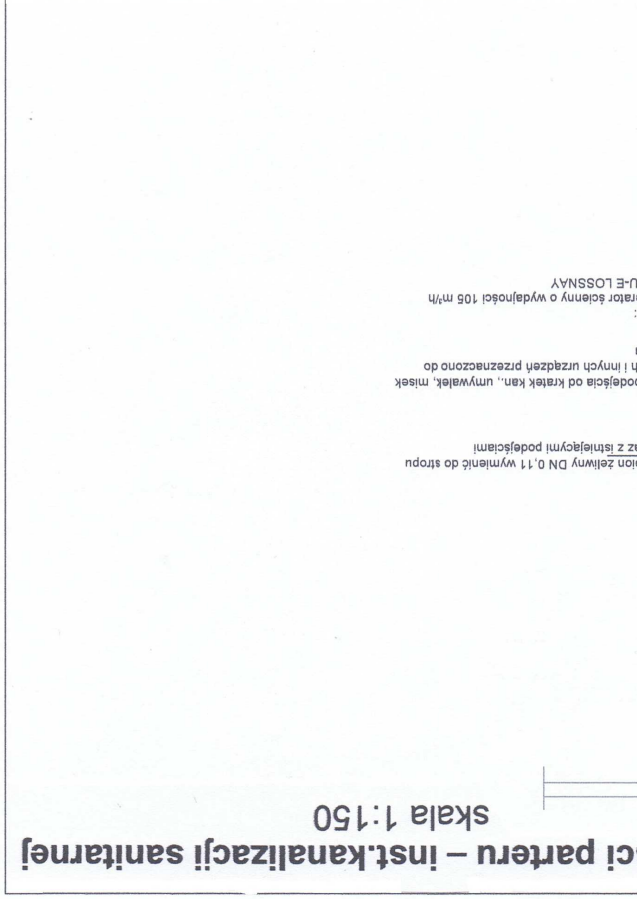

rzut części parteru – inst.kanalizacji sanitarnej  
skala 1:150

04-2017	projekt	Grzegorz Késicki	upr 65/90/Zg
04-2017	rzut parteru – inst.wody zimnej i ciepłej	Publiczne Gimnazjum nr 3 im. Czesława Niemena 66-200 Świebodzin ul. Łużycka 33	
sanitarnych na parterze szkoły			
roboty remontowe pomieszczeń szkolnych i pomieszczeń			
skala 1:150			

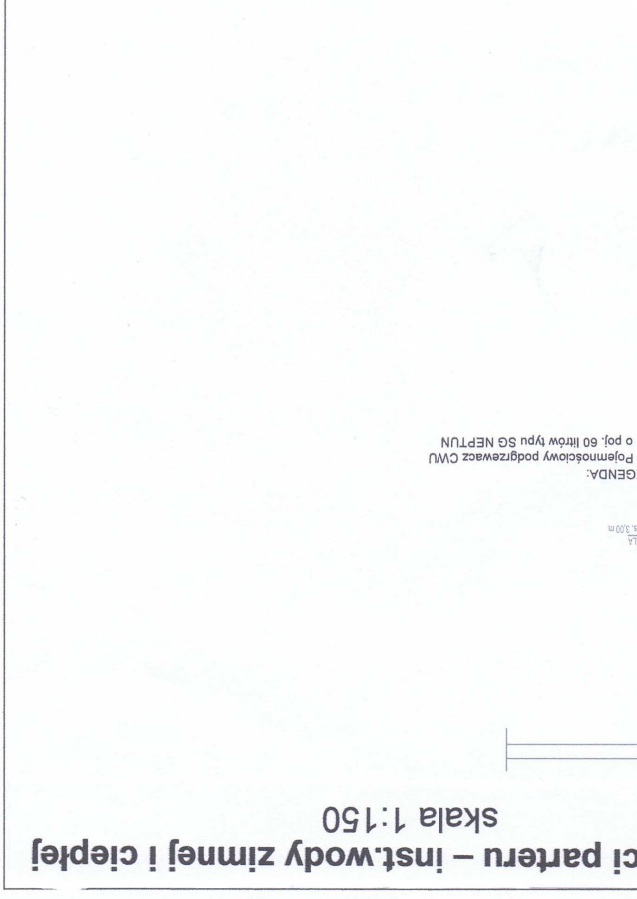

rzut części parteru – inst.wody zimnej i ciepłej  
skala 1:150