

MAPA DO CELÓW PROJEKTOWYCH

Skala 1:1000

gm. Wiązownica [180411\_2] obręb: Radawa [180411\_2.0006]  
pow. Jarosław woj. podkarpackie  
Ark. 8.127.10.16.4, 8.127.10.21.2

Mapę sporządzono na podstawie ark.8.127.10.16.4, 8.127.10.21.2 mapy zasadniczej, oraz własnego pomiaru uzupełniającego.  
Przyjęte granice są zgodne z operatem ewidencji gruntów obrębu Radawa  
Nie wyklucza się istnienia w terenie innych urządzeń podziemnych, które nie zostały zgłoszone do inwentaryzacji.  
W zakresie opracowania nie badano obciążeń słupkami gruntowymi ujawnionych w księgach wieczystych dotyczących nieruchomości.  
Mapa w oznaczonym zakresie aktualna na dzień 06.05.2015 r.  
Licencja 6640.612.2015\_1804\_K05  
ID 6640.612.2015


Projektowane uzbrojenie uzgodnione w ZUDP  
występuje / nie występuje w zakresie opracowania mapy  
Jarosław, dnia 19 CZE. 2015

Poświadczam, że niniejszy dokument został opracowany w wyniku prac geodezyjnych i kartograficznych, których rezultaty zawiera operat techniczny wpisany do ewidencji materiałów państwowego zasobu geodezyjnego i kartograficznego.	
Organ prowadzący państwowy zasob geodezyjny i kartograficzny	STAROSTA JAROSŁAWSKI
Identyfikator ewidencyjny materiału zasobu - operatu technicznego	P.1804. 2015. 1378
Data wpisania operatu technicznego do ewidencji materiałów zasobu	2015-06-23
Imię, nazwisko i podpis osoby reprezentującej organ	Z upr. STAROSTY

Piotr Murejek  
Dyrektor Powiatowego Ośrodka Dokumentacji Geodezyjnej i Kartograficznej w Jarosławiu

USŁUGI GEODEZYJNE  
Tomasz Motyka  
37-500 Jarosław, ul. Elektryczna 28  
tel. (016) 624 16 60, kom. 605 281 989  
tęp 792-137-49-57, REGON 650956037

Układ wsp. 2000/24 - "Kronsztadt"  
Jarosław, H.06.2015  
Geodeta uprawniony  
Nr Upr. 18448  
Tomasz Motyka

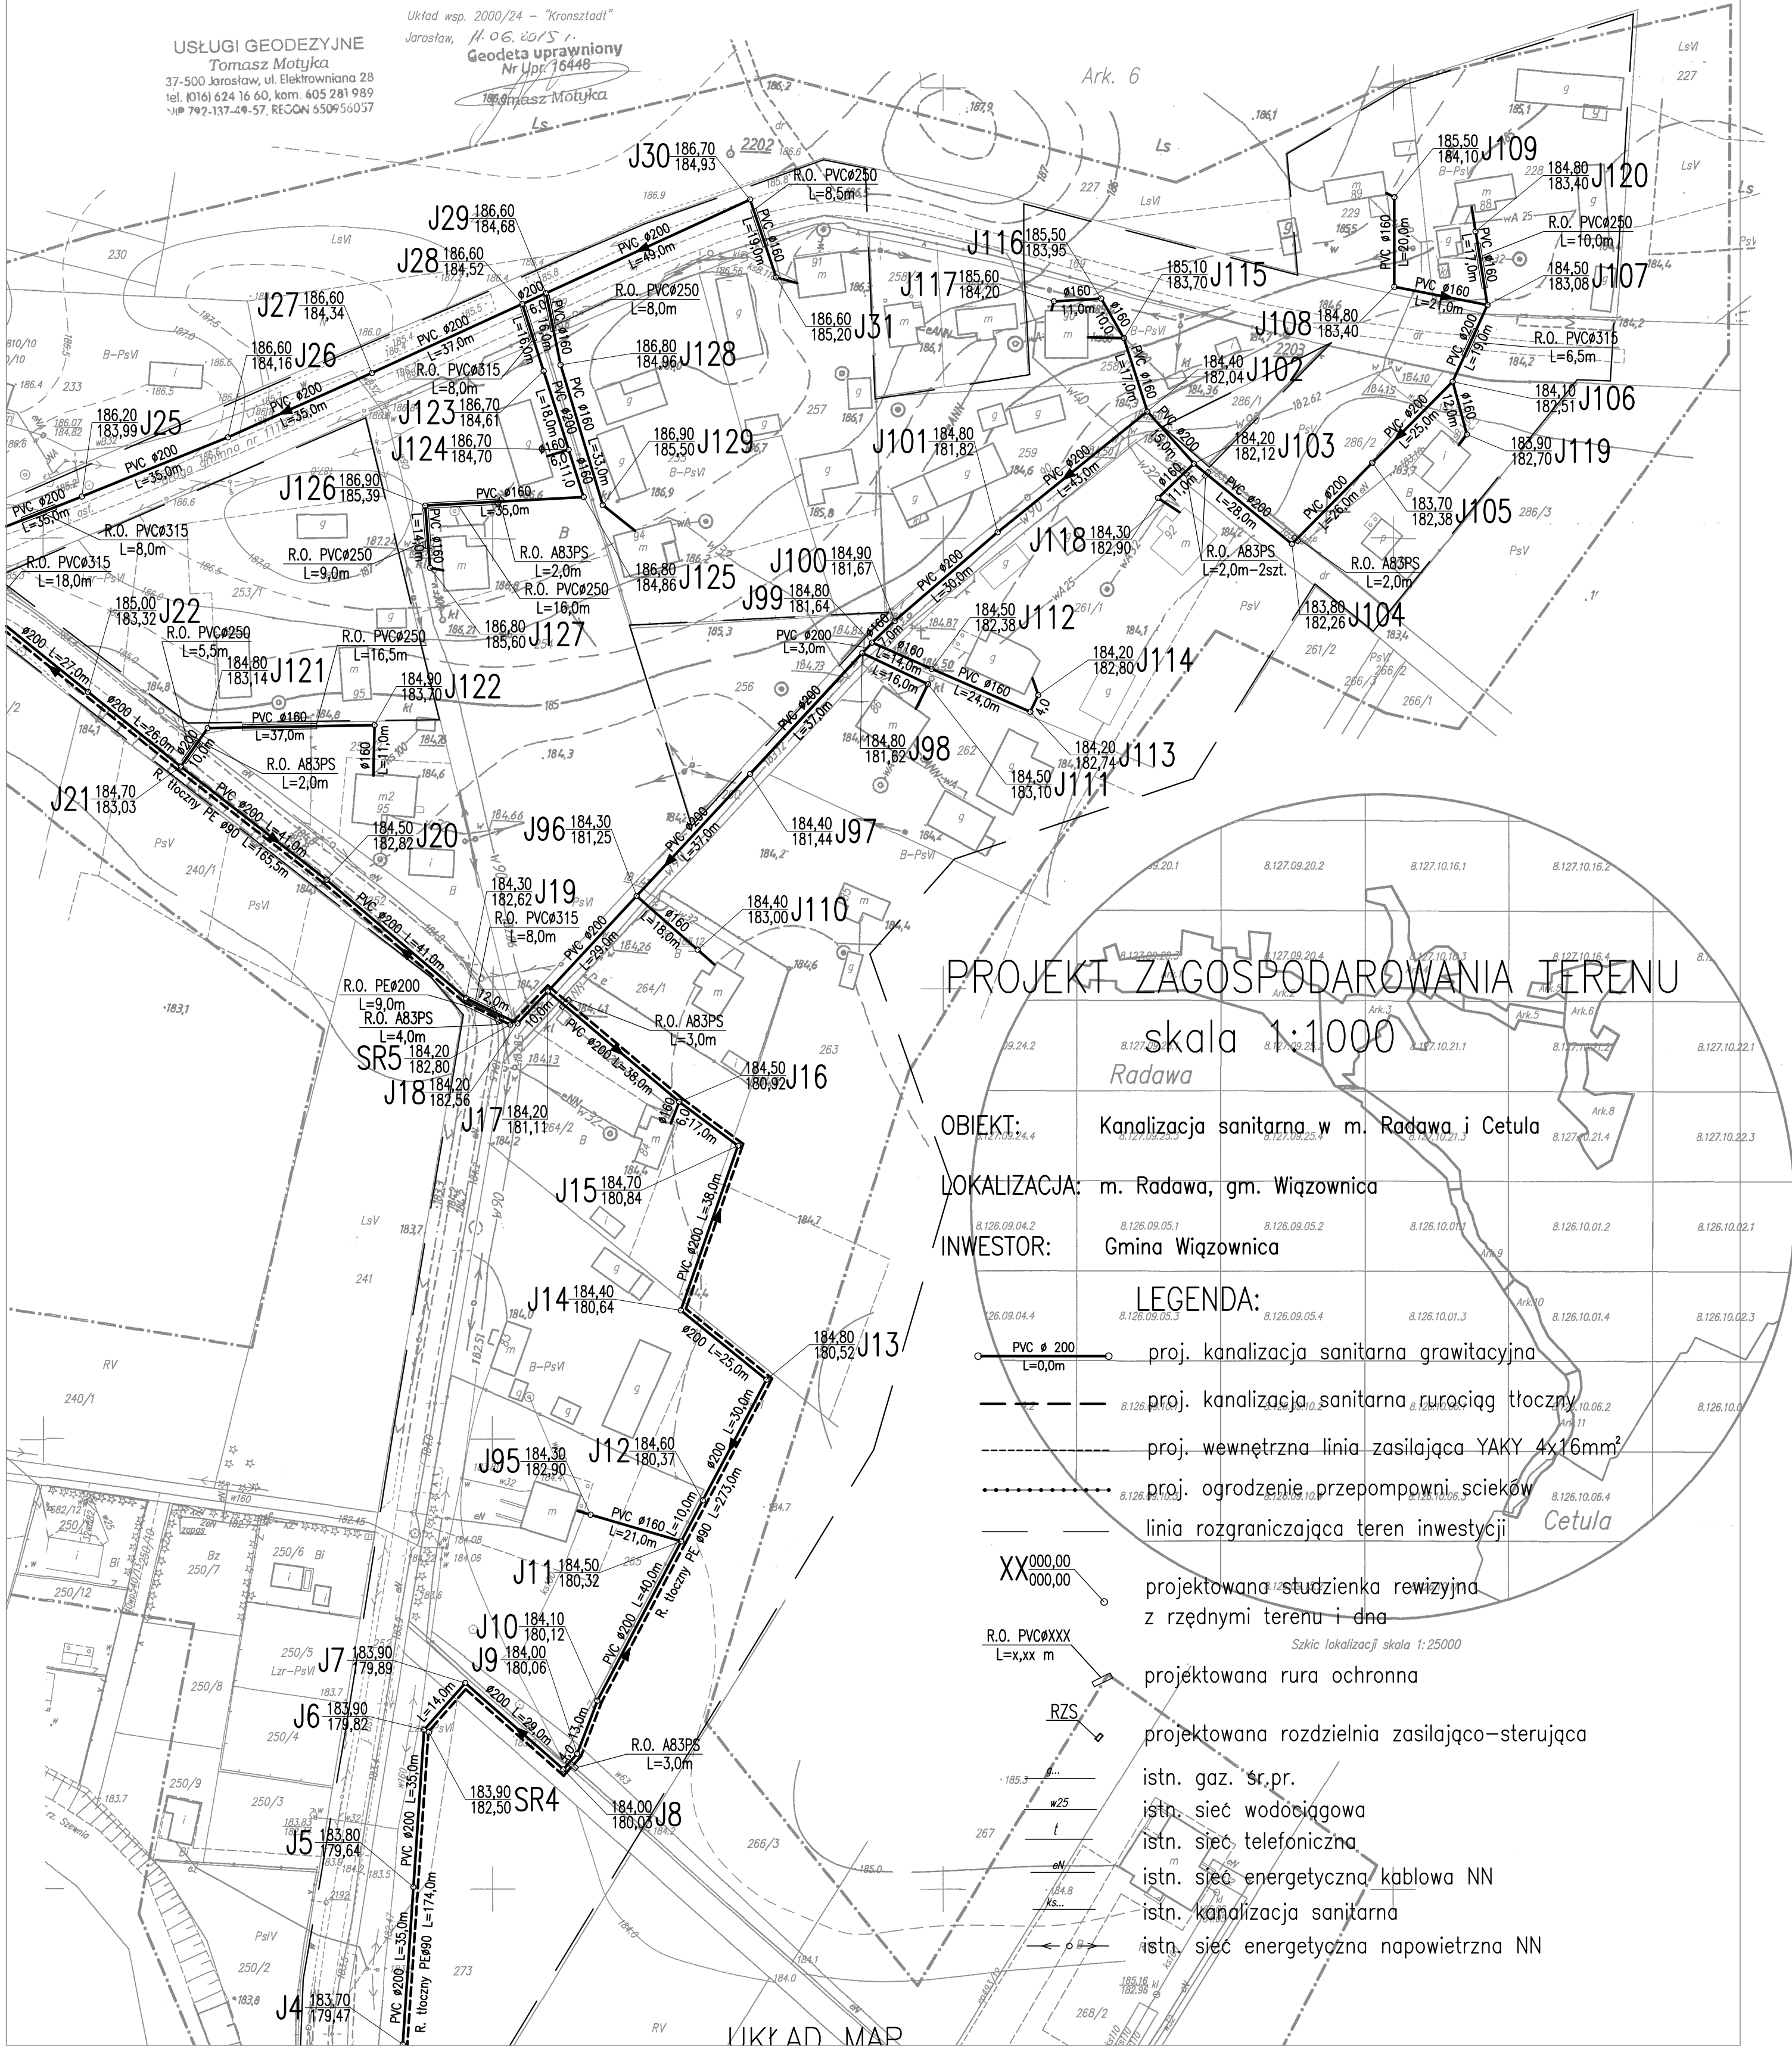

PROJEKT ZAGOSPODAROWANIA TERENU

skala 1:1000

Radawa

OBIEKT: Kanalizacja sanitarna w m. Radawa i Cetula


LOKALIZACJA: m. Radawa, gm. Wiązownica

INWESTOR: Gmina Wiązownica

LEGENDA:

- proj. kanalizacja sanitarna grawitacyjna
- proj. kanalizacja sanitarna rurociąg tłoczny
- proj. wewnętrzna linia zasilająca YAKY 4x16mm<sup>2</sup>
- proj. ogrodzenie przepompowni ścieków
- linia rozgraniczająca teren inwestycji
- XX 000,00 / 000,00 - projektowana studzienka rewizyjna z rzednymi terenu i dna
- R.O. PVCØXXX L=x,xx m - projektowana rura ochronna
- RZS - projektowana rozdzielnia zasilająco-sterująca
- istn. gaz. sr.pr.
- istn. sieć wodociągowa
- istn. sieć telefoniczna
- istn. sieć energetyczna kablowa NN
- istn. kanalizacja sanitarna
- istn. sieć energetyczna napowietrzna NN

UKŁAD MAP

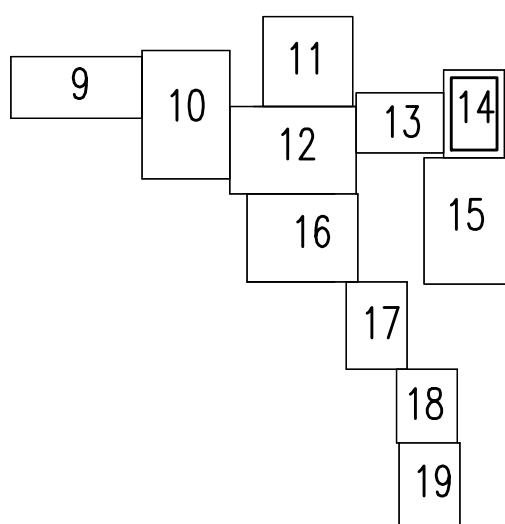

Stwierdzam zgodność z oryginałem

FIRMA:	Zakład Usług Projektowych G. Kalamarz w Przeworsku	SKALA:	1:1000
TEMAT:	Kanalizacja sanitarna m. Radawa i Cetula gm. Wiązownica	BRANŻA:	sanitarna
TREŚĆ RYSUNKU:	Projekt zagospodarowania terenu	NUMER RYSUNKU:	14
PROJEKTOWAŁ:	mgr inż. Janusz Mokrzycki mgr inż. Wiesław Suchy	specj.:	sieci sanit. elektr.
SPRAWDZIŁ:	mgr inż. Grażyna Pelc	nr upr.:	PKM/0032/POOS/04 43/93 14/97
OPRACOWAŁ:	mgr inż. Artur Bąk mgr inż. Bartosz Kokoszka	podpis:	BRANŻA: NUMER RYSUNKU:
UMOWA:	DATA	STADIUM	PB