


Przepompownia ścieków PS-6

Legenda:

1. Przepompownia ścieków
2. Kostka brukowa ograniczona krawężnikiem
3. Wentylacja przepompowni (wlot i wylot)
4. Szafka sterująca EPS
5. Studnia SO-5
6. Projektowana WLZ zalicznikowa
YKY 5 x 10 mm² L = 35 m

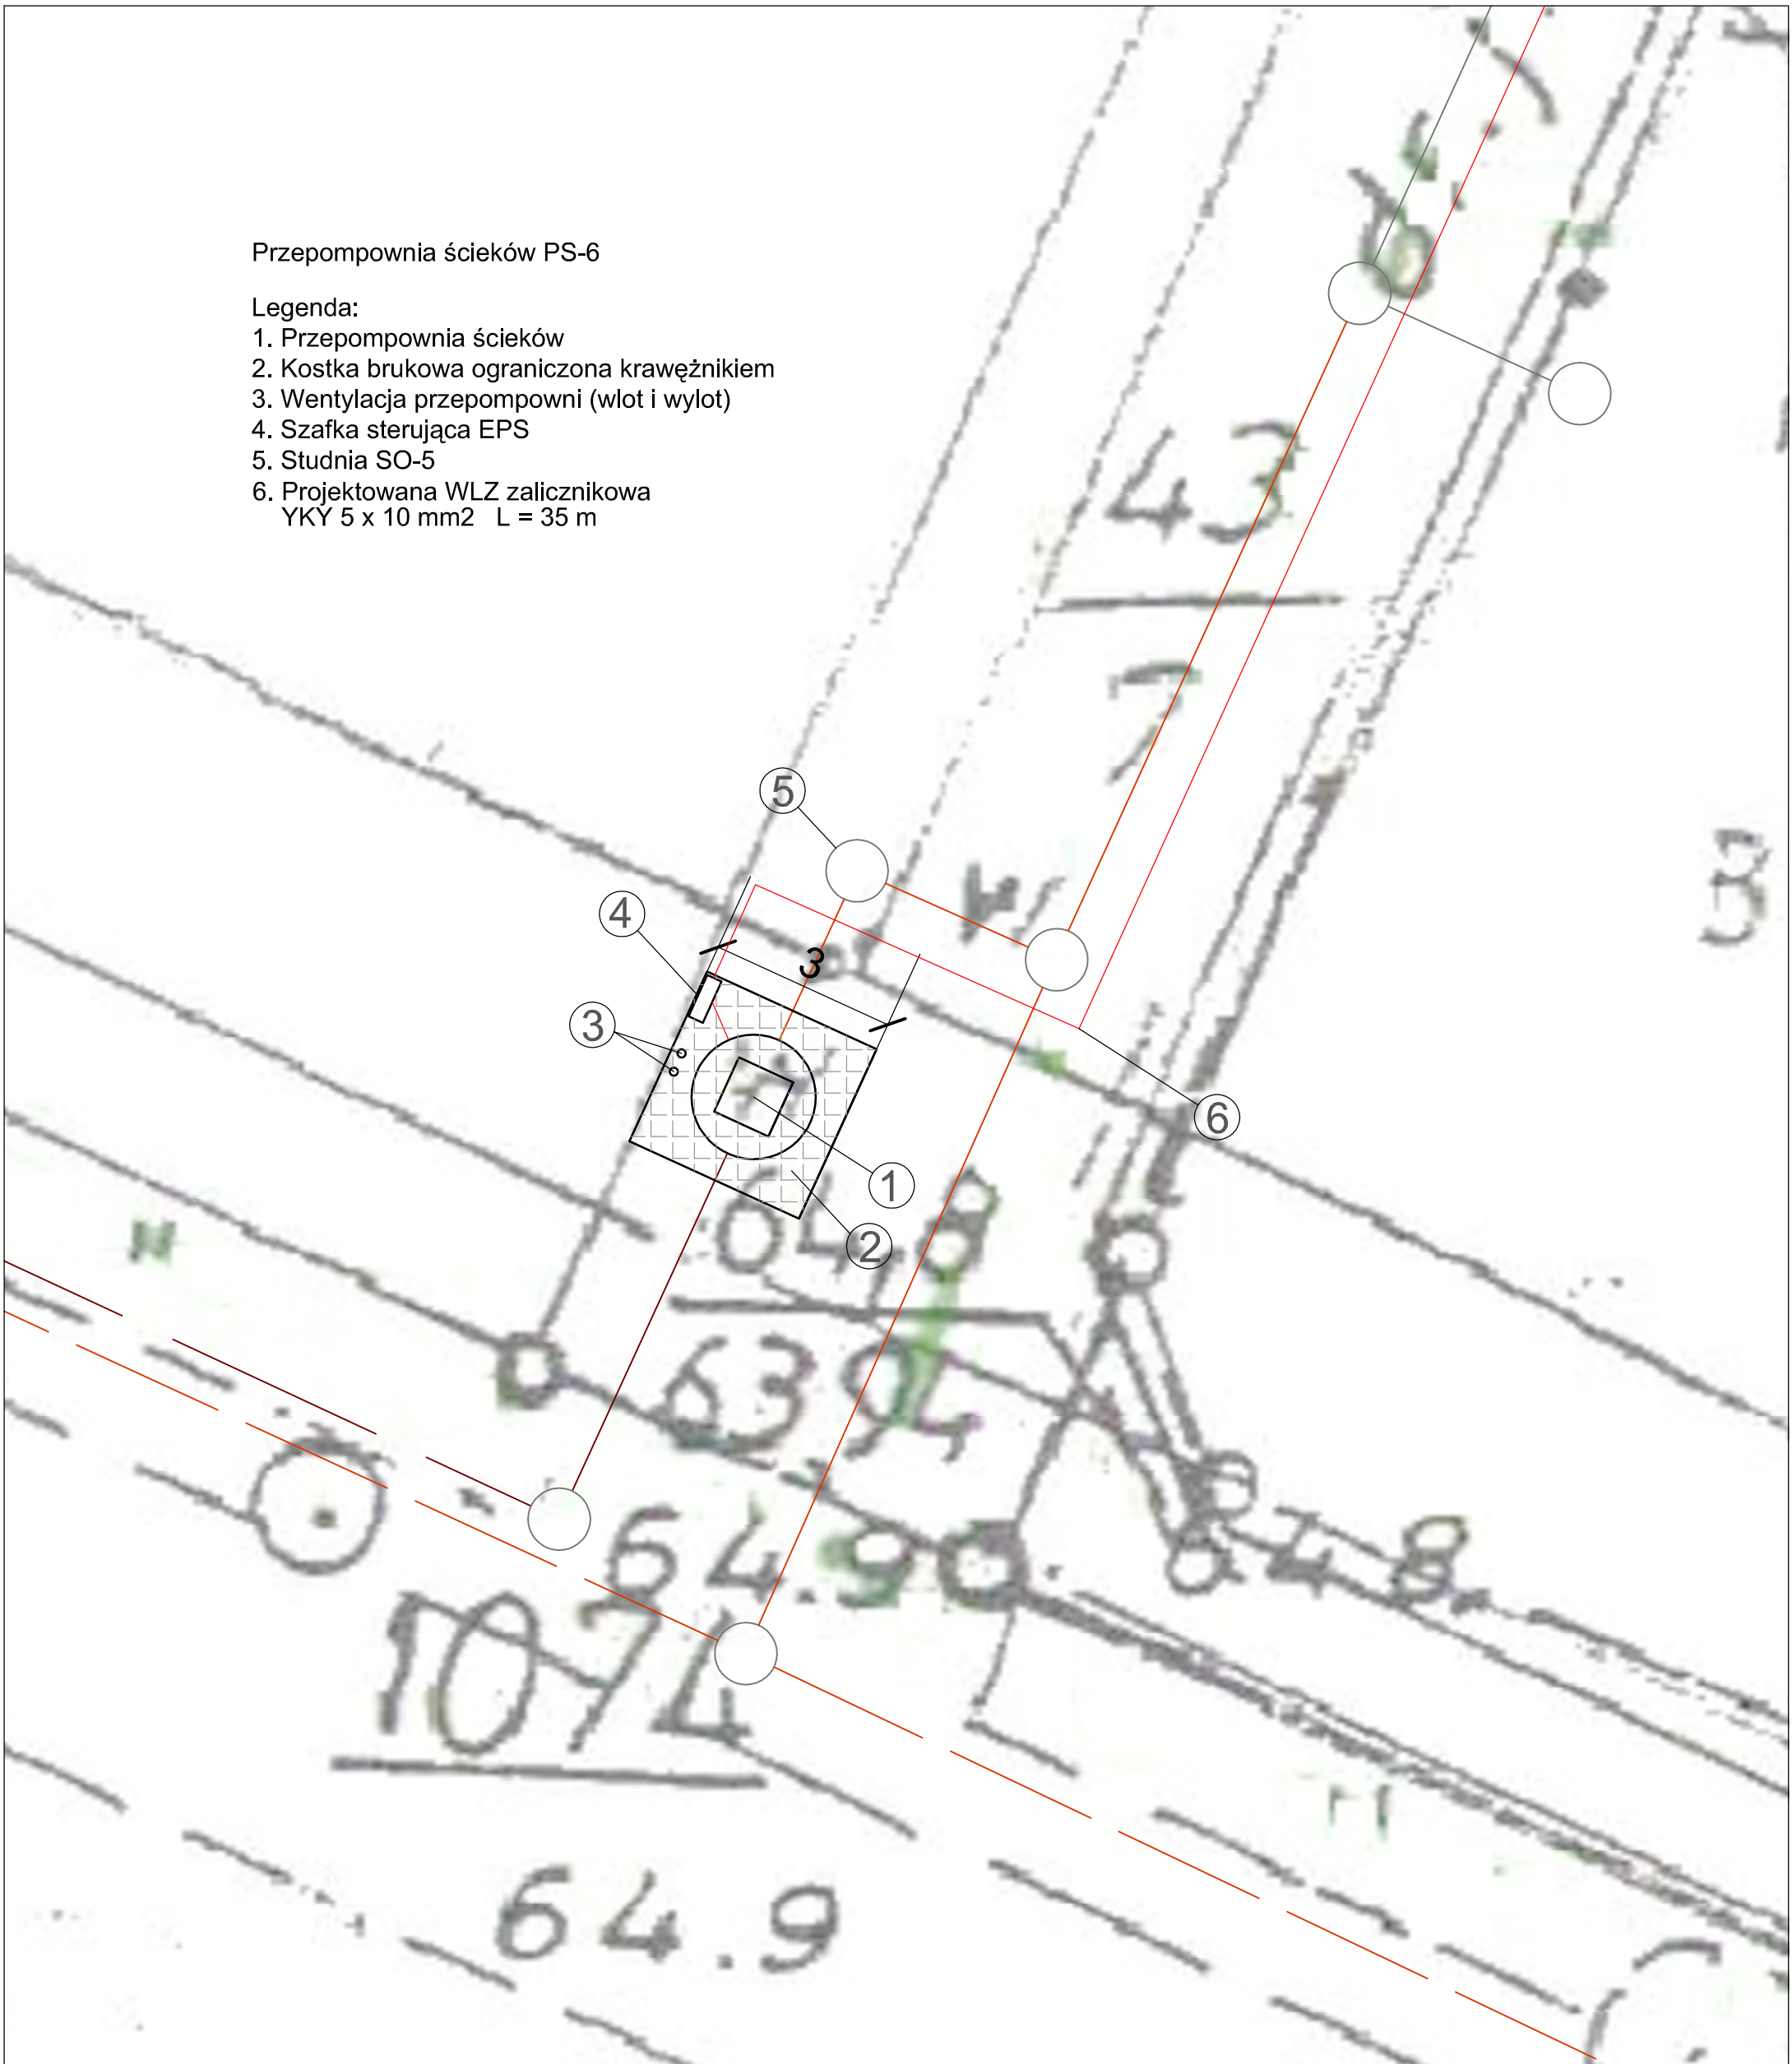

PROJEKT ZAGOSPODAROWANIA TERENU PRZEPOMPOWNI 6			
Biuro Projektowo-Uslugowe "ROLWOD" ul. Okólna 59, 62-510 Konin			
Zadanie	Budowa Kanalizacji sanitarnej w miejscowościach Tur, Żurczyn, Zamość gmina Szubin	Nr rys.	Skala 1:100
Inwestor	GMINA SZUBIN ul. Kcyńska 12, 89-200 Szubin	Egz.	Data kwiecień 2014 r.
Projektant	inż. Kazimierz Cybulski upr. bud. w spec. instal.- inż. sieć wod.- kan. UAN 73/8346/H/21/86	Podpis	
Sprawdzający	mgr inż. Andrzej Maliński upr. bud. w spec. instal.- inż. sieć wod.- kan. WKP/0253/WPOS/05	Podpis	
Asystent	inż. Łukasz Wiatrowski	Podpis	