


JEDNOSTKA PROJEKTOWA: PRACOWNIA GEODEZYJNO - PROJEKTOWA  Adam Bednarz kom. 604 485 172 Piotr Suski kom. 666 997 670 ul. Piastowska 2 geodeta.brzeg@wp.pl		INWESTOR: Gmina Skarbimierz ul. Parkowa 12 49-318 Skarbimierz
NAZWA INWESTYCJI: ZEWNĘTRZNA SIĘĆ KANALIZACJI SANITARNEJ	BRANŻA: SANITARNA	
LOKALIZACJA: Obręb 0105 Skarbimierz, Gmina 160102-2 Skarbimierz Dz. nr 275/1, 273, 285/1, 247/4, 156/2	DATA: Marzec 2023r.	
NAZWA RYSUNKU: PLAN ZAGOSPODAROWANIA TERENU	PODPIS:	SKALA: 1:500
PROJEKTOWAŁ: mgr inż. Piotr Piotrowski /INSTAL. SANIT./	NUMER RYSUNKU Z-1	
SPRAWDZIŁ: mgr inż. Krzysztof Woźniak /INSTAL. SANIT./		

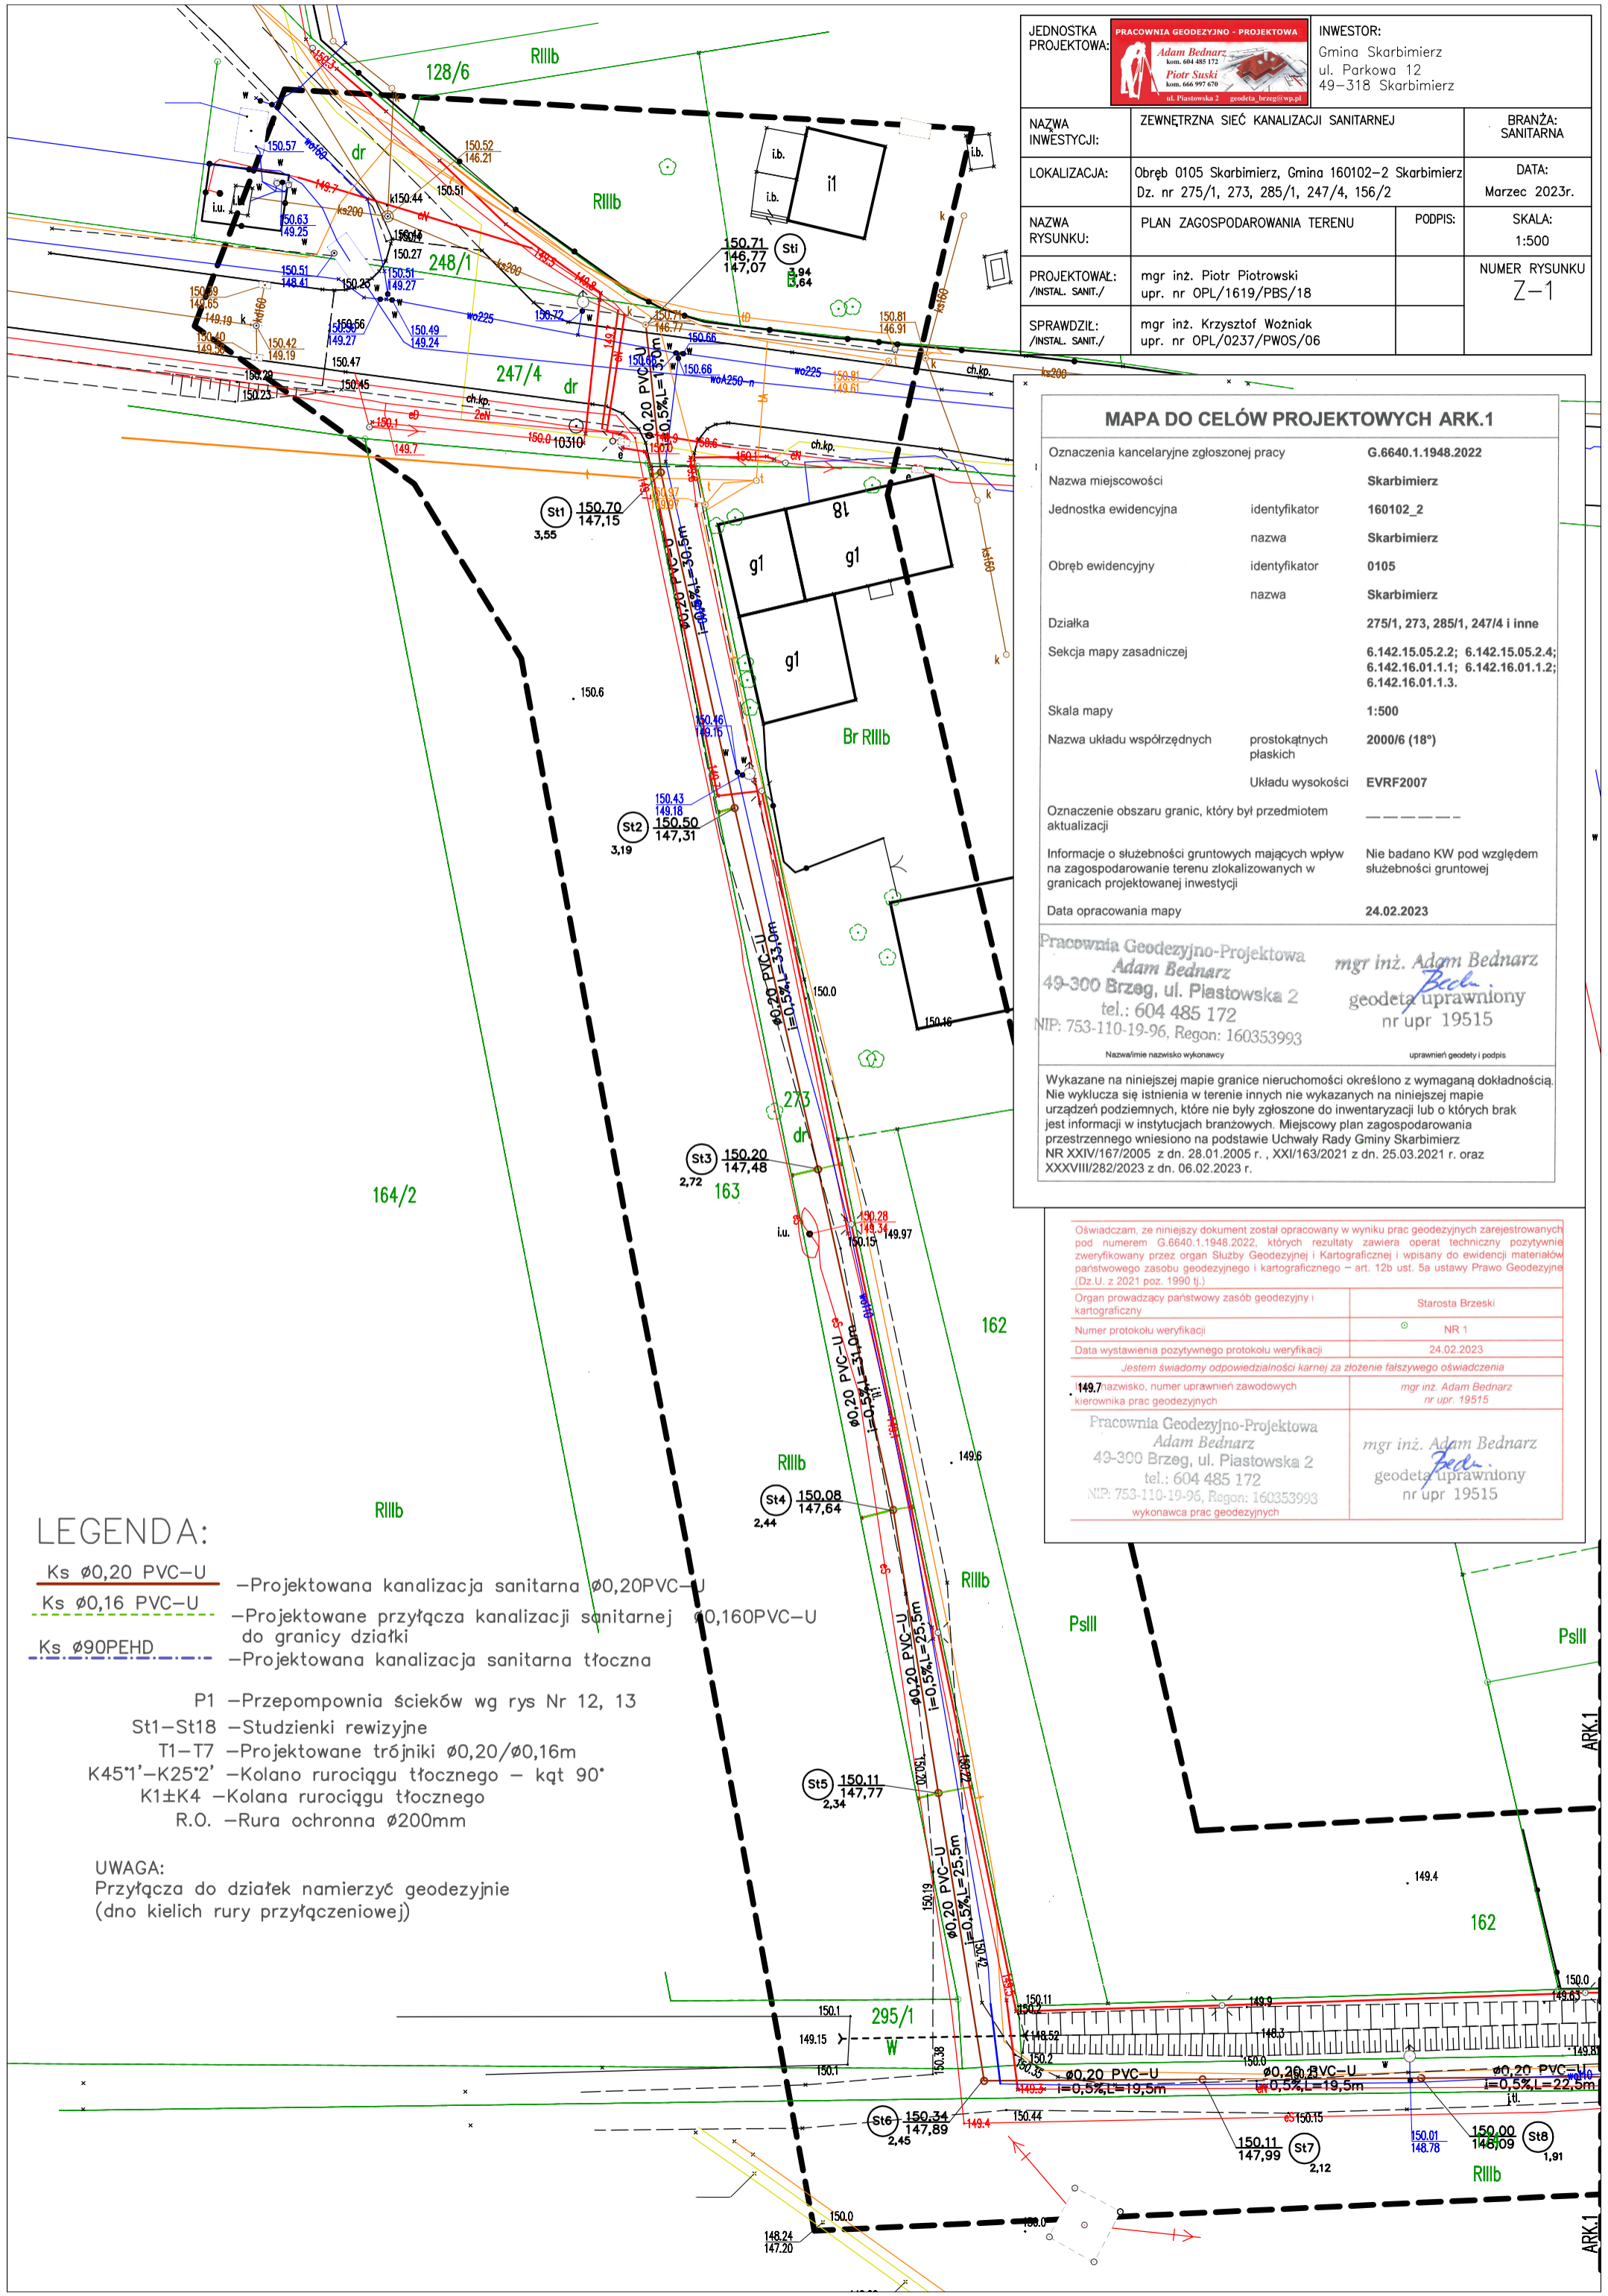

MAPA DO CELÓW PROJEKTOWYCH ARK.1

Oznaczenia kancelaryjne zgłoszonej pracy	G.6640.1.1948.2022	
Nazwa miejscowości	Skarbimierz	
Jednostka ewidencyjna	identyfikator	160102_2
	nazwa	Skarbimierz
Obręb ewidencyjny	identyfikator	0105
	nazwa	Skarbimierz
Działka	275/1, 273, 285/1, 247/4 i inne	
Sekcja mapy zasadniczej	6.142.15.05.2.2; 6.142.15.05.2.4; 6.142.16.01.1.1; 6.142.16.01.1.2; 6.142.16.01.1.3.	
Skala mapy	1:500	
Nazwa układu współrzędnych	prostokątnych płaskich	2000/6 (18°)
	Układu wysokości	EVRF2007
Oznaczenie obszaru granic, który był przedmiotem aktualizacji	-----	
Informacje o służebności gruntowych mających wpływ na zagospodarowanie terenu zlokalizowanych w granicach projektowanej inwestycji	Nie badano KW pod względem służebności gruntowej	
Data opracowania mapy	24.02.2023	

Pracownia Geodezyjno-Projektowa
Adam Bednarz
 49-300 Brzeg, ul. Piastowska 2
 tel.: 604 485 172
 NIP: 753-110-19-96, Regon: 160353993

mgr inż. Adam Bednarz
 geodeta uprawniony
 nr upr 19515

Nazwa i nazwisko wykonawcy uprawnienia geodety i podpis

Wykazane na niniejszej mapie granice nieruchomości określono z wymaganą dokładnością. Nie wyklucza się istnienia w terenie innych nie wykazanych na niniejszej mapie urządzeń podziemnych, które nie były zgłoszone do inwentaryzacji lub o których brak jest informacji w instytucjach branżowych. Miejsowy plan zagospodarowania przestrzennego wniesiono na podstawie Uchwały Rady Gminy Skarbimierz NR XXIV/167/2005 z dn. 28.01.2005 r., XXI/163/2021 z dn. 25.03.2021 r. oraz XXXVIII/282/2023 z dn. 06.02.2023 r.

Oświadczam, że niniejszy dokument został opracowany w wyniku prac geodezyjnych zarejestrowanych pod numerem G.6640.1.1948.2022, których rezultaty zawiera operat techniczny pozytywnie zweryfikowany przez organ Służby Geodezyjnej i Kartograficznej i wpisany do ewidencji materiałów państwowego zasobu geodezyjnego i kartograficznego – art. 12b ust. 5a ustawy Prawo Geodezyjne (Dz.U. z 2021 poz. 1990 tj.)

Organ prowadzący państwowy zasób geodezyjny i kartograficzny	Starosta Brzeski
Numer protokołu weryfikacji	NR 1
Data wystawienia pozytywnego protokołu weryfikacji	24.02.2023
<i>Jestem świadomy odpowiedzialności karnej za złożenie fałszywego oświadczenia</i>	
149.7 nazwisko, numer uprawnień zawodowych kierownika prac geodezyjnych	<i>mgr inż. Adam Bednarz nr upr. 19515</i>
Pracownia Geodezyjno-Projektowa Adam Bednarz 49-300 Brzeg, ul. Piastowska 2 tel.: 604 485 172 NIP: 753-110-19-96, Regon: 160353993 wykonawca prac geodezyjnych	<i>mgr inż. Adam Bednarz</i> geodeta uprawniony nr upr 19515

LEGENDA:

- Ks $\varnothing 0,20$ PVC-U –Projektowana kanalizacja sanitarna $\varnothing 0,20$ PVC-U
- Ks $\varnothing 0,16$ PVC-U –Projektowane przyłącza kanalizacji sanitarnej $\varnothing 0,16$ PVC-U do granicy działki
- Ks $\varnothing 90$ PEHD –Projektowana kanalizacja sanitarna tłoczna
- P1 –Przepompownia ścieków wg rys Nr 12, 13
- St1–St18 –Studzienki rewizyjne
- T1–T7 –Projektowane trójniki $\varnothing 0,20/\varnothing 0,16$ m
- K45*1–K25*2 –Kolano rurociągu tłoczego – kąt 90°
- K1±K4 –Kolana rurociągu tłoczego
- R.O. –Rura ochronna $\varnothing 200$ mm

UWAGA:
 Przyłącza do działek namierzyć geodezyjnie (dno kielich rury przyłączeniowej)