


INSTALACJA ELEKTRYCZNA -

- rzut dachu

skala 1:100

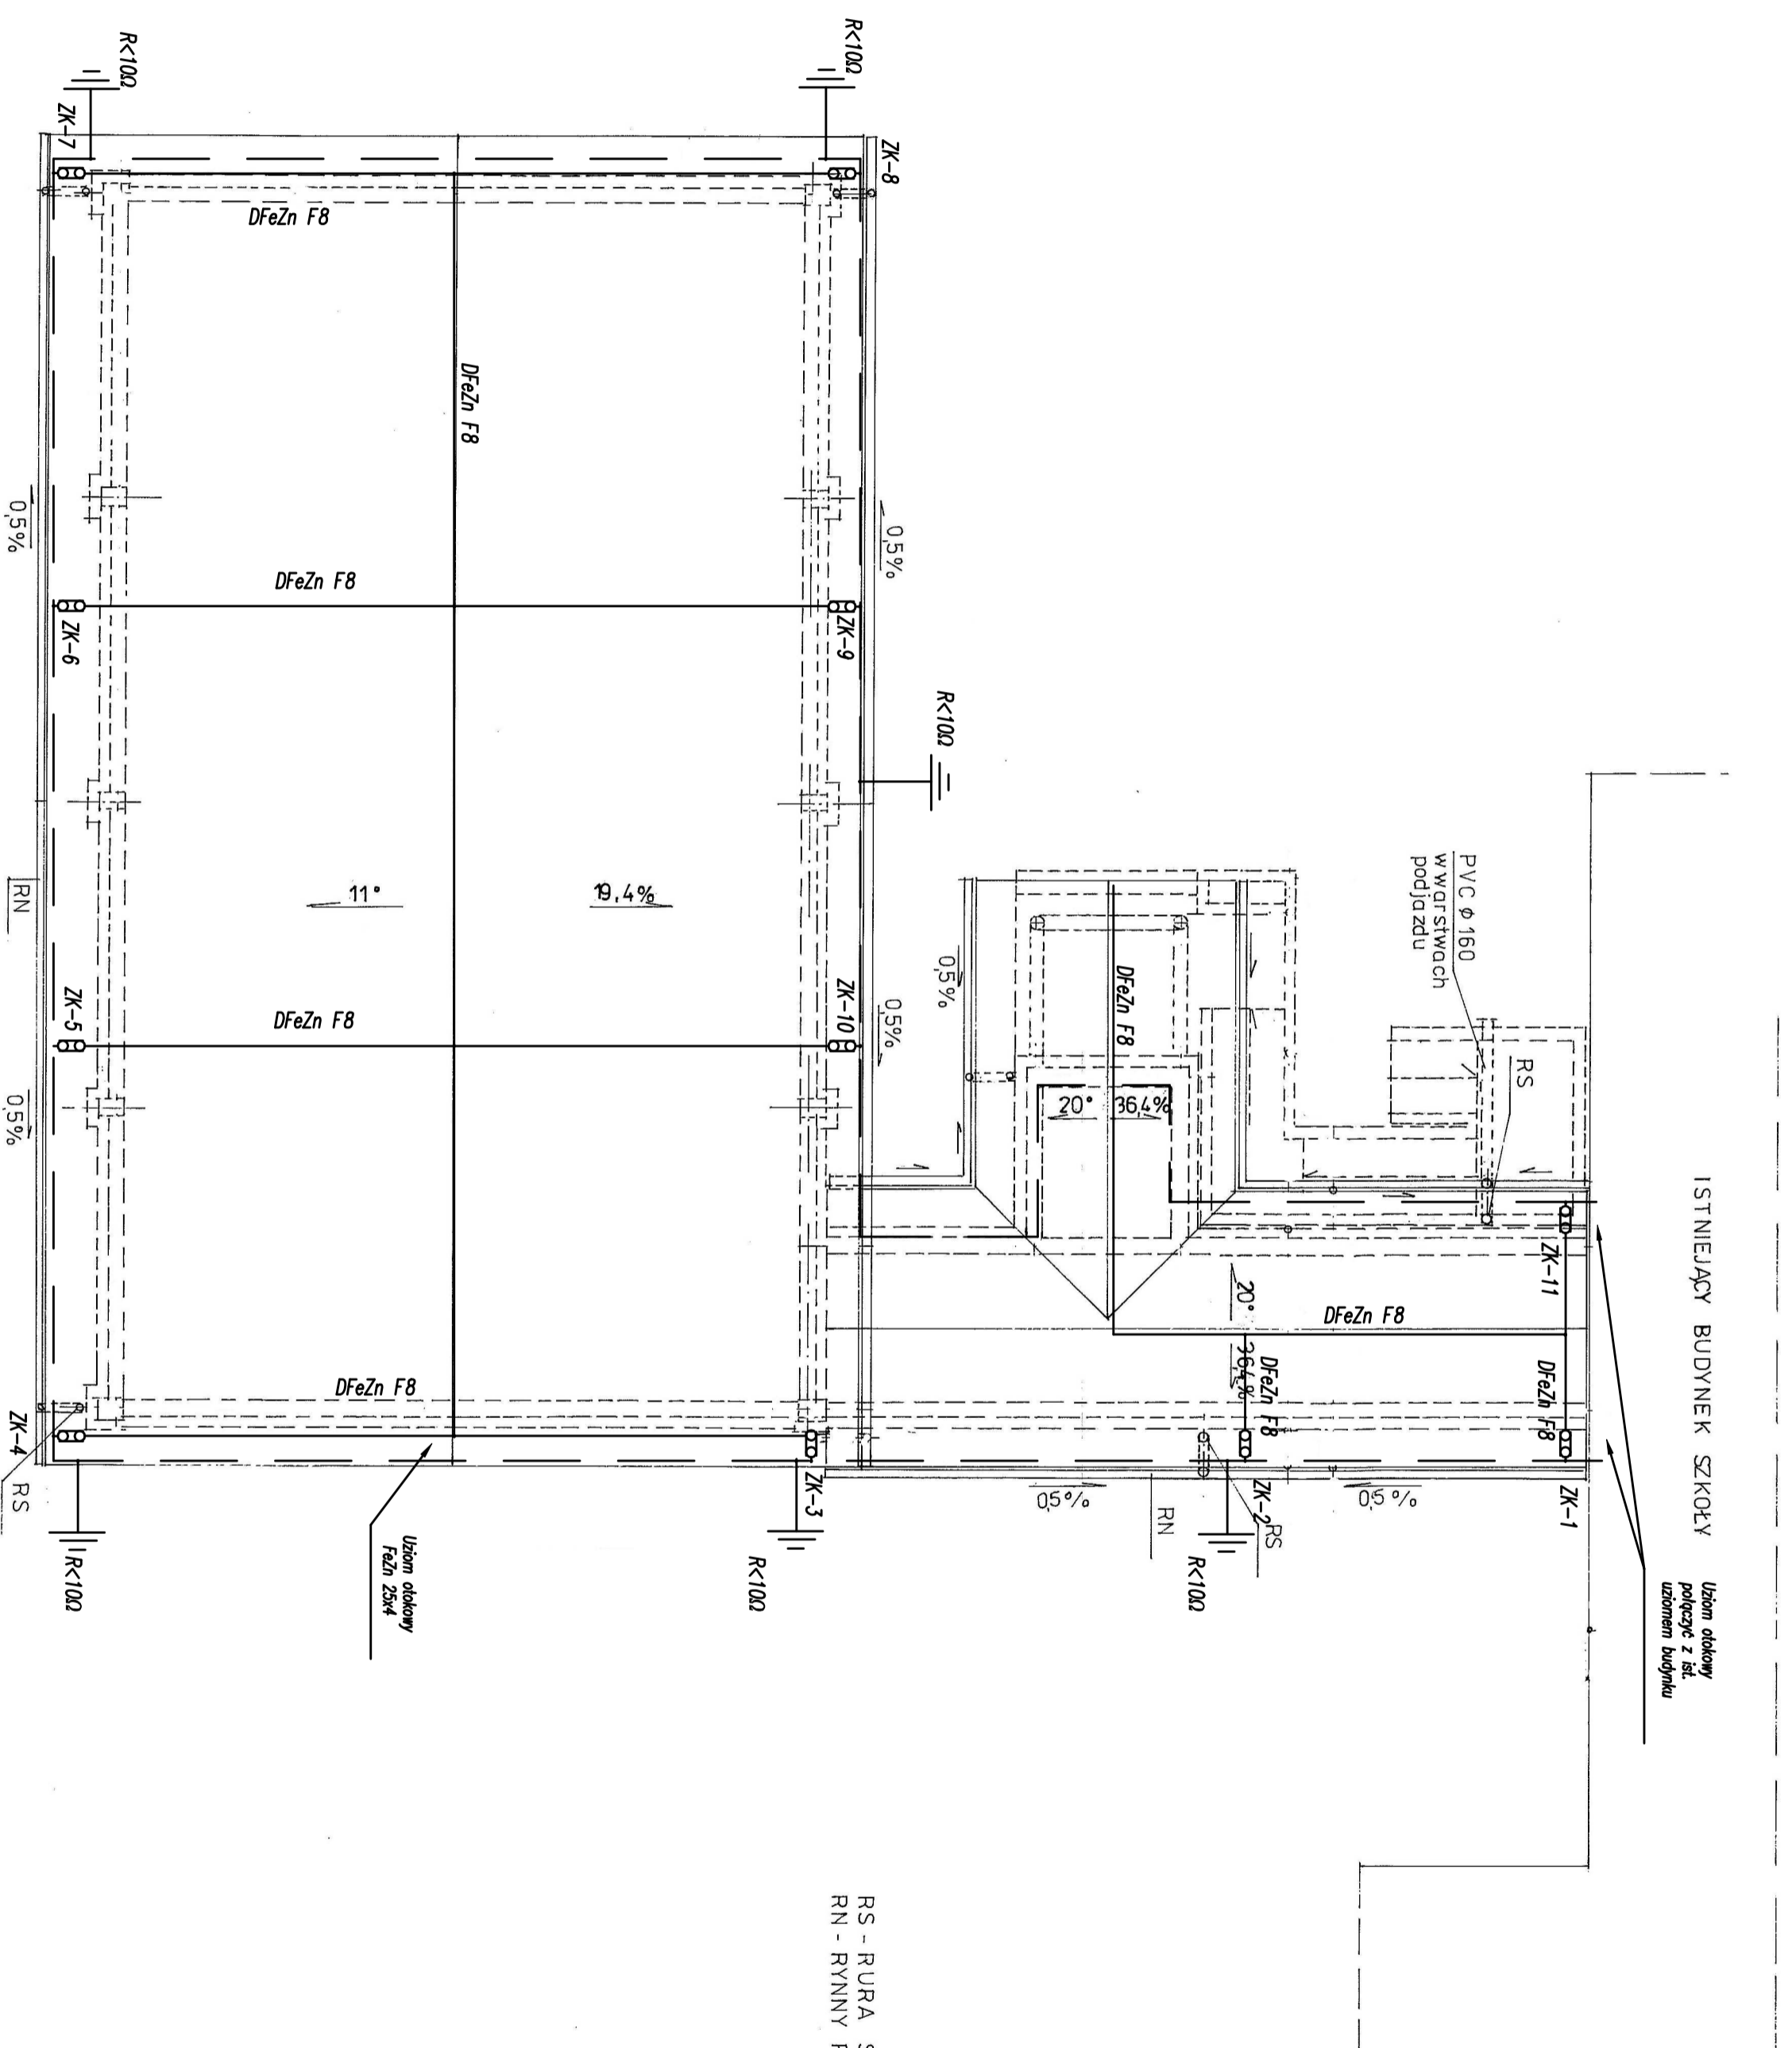

RS - RURA SPUSTOWA PVC Ø160
RN - RYNNY PVC Ø120

FIRMA: Zakład Usług Projektowych G. Kalamorz w Przeworsku				DATA: 03-2020	
OBIEKT: Sala gimnastyczna z kawiarnią, zmianą sposobu użytkowania części pomieszczeń na zaplecze sali woz. z przebudową i instalacjami wentylacyjnymi oraz urządzeniami do przemieszania obiektów mebli architektury no dz. nr ewid.: 238/9, 238/8, 238/7, 238/6, 96/4, 96/5				BRANŻA: elektryczna	
TRESC: INSTALACJA ELEKTRYCZNA - rzut dachu				SKALA: 1:100	
PROJEKTOWAŁ: mgr. inż. Jan Jędrzejec				SPECJ.: nr upr. podpis	
SPRAWDZIŁ: mgr. inż. Wiesław Suchy				elektr. 2/97	
NR RYS.: E-3				elektr. 43/93	