


INSTALACJA GAZOWA –
– rzut piwnic
skala 1:100

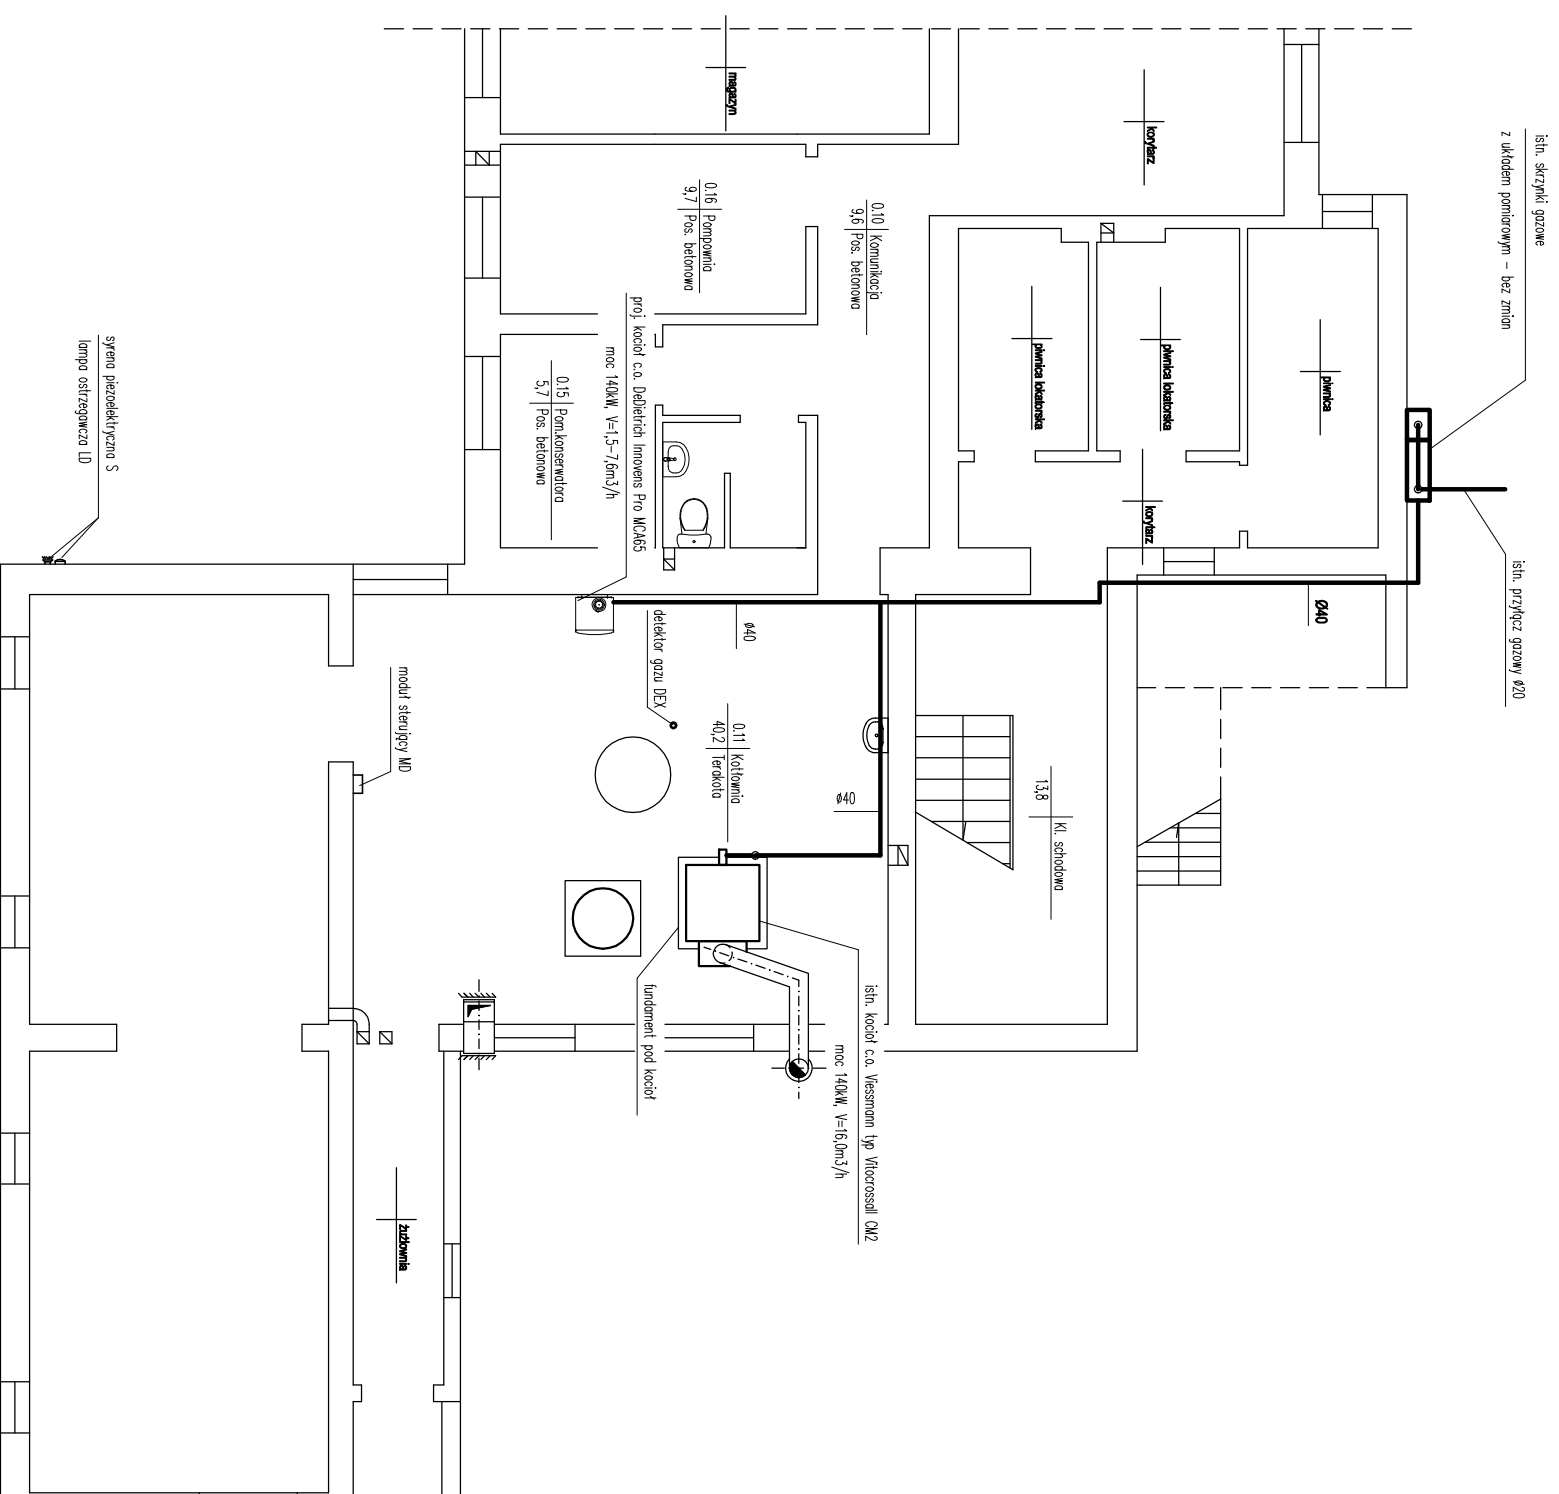

FIRMA:		Zakład Usług Projektowych G. Kalamorz w Przeworsku	
TEMAT: SALA GIMNASTYCZNA Z ŁĄCZNIKIEM, ZMIANA SPOSOBU UŻYTKOWANIA CZĘŚCI PIWNICY NA ZAPLECZE SALI WRAZ Z PRZEBUDOWĄ I INSTALACJAMI WENIE RZYNWYI ORAZ URZĄDZENIAMI BUDOWANWMI, PRZEWESEBENE OBIEKTÓW MAŁEJ ARCHITEKTURY NA DZ. NR EMD. 238/9, 238/8, 238/7, 238/6, 961/4, 961/5			
TREŚĆ RYSUNKU:		INSTALACJA GAZOWA – – rzut piwnicy	
IMIĘ I NAZWISKO PROJEKTOWAŁ:		specj.	
mgr. inż. Janusz Makrzycki		sonit	
OPERACOWAŁ:		nr upr. POK/0032 POOS/04	
mgr. inż. Janusz Kalamorz		sonit	
inż. Paulino Wózno		sonit	
SPRAWDZIŁ:		sonit	
mgr. inż. Robert Łyżeń		14/07	
SKALA		1:100	
DATA:		02-2020	
BRANZA:		sanitarna	
NR RYS.		14	