


MAPA DLA CELÓW PROJEKTOWYCH
Skala 1: 500

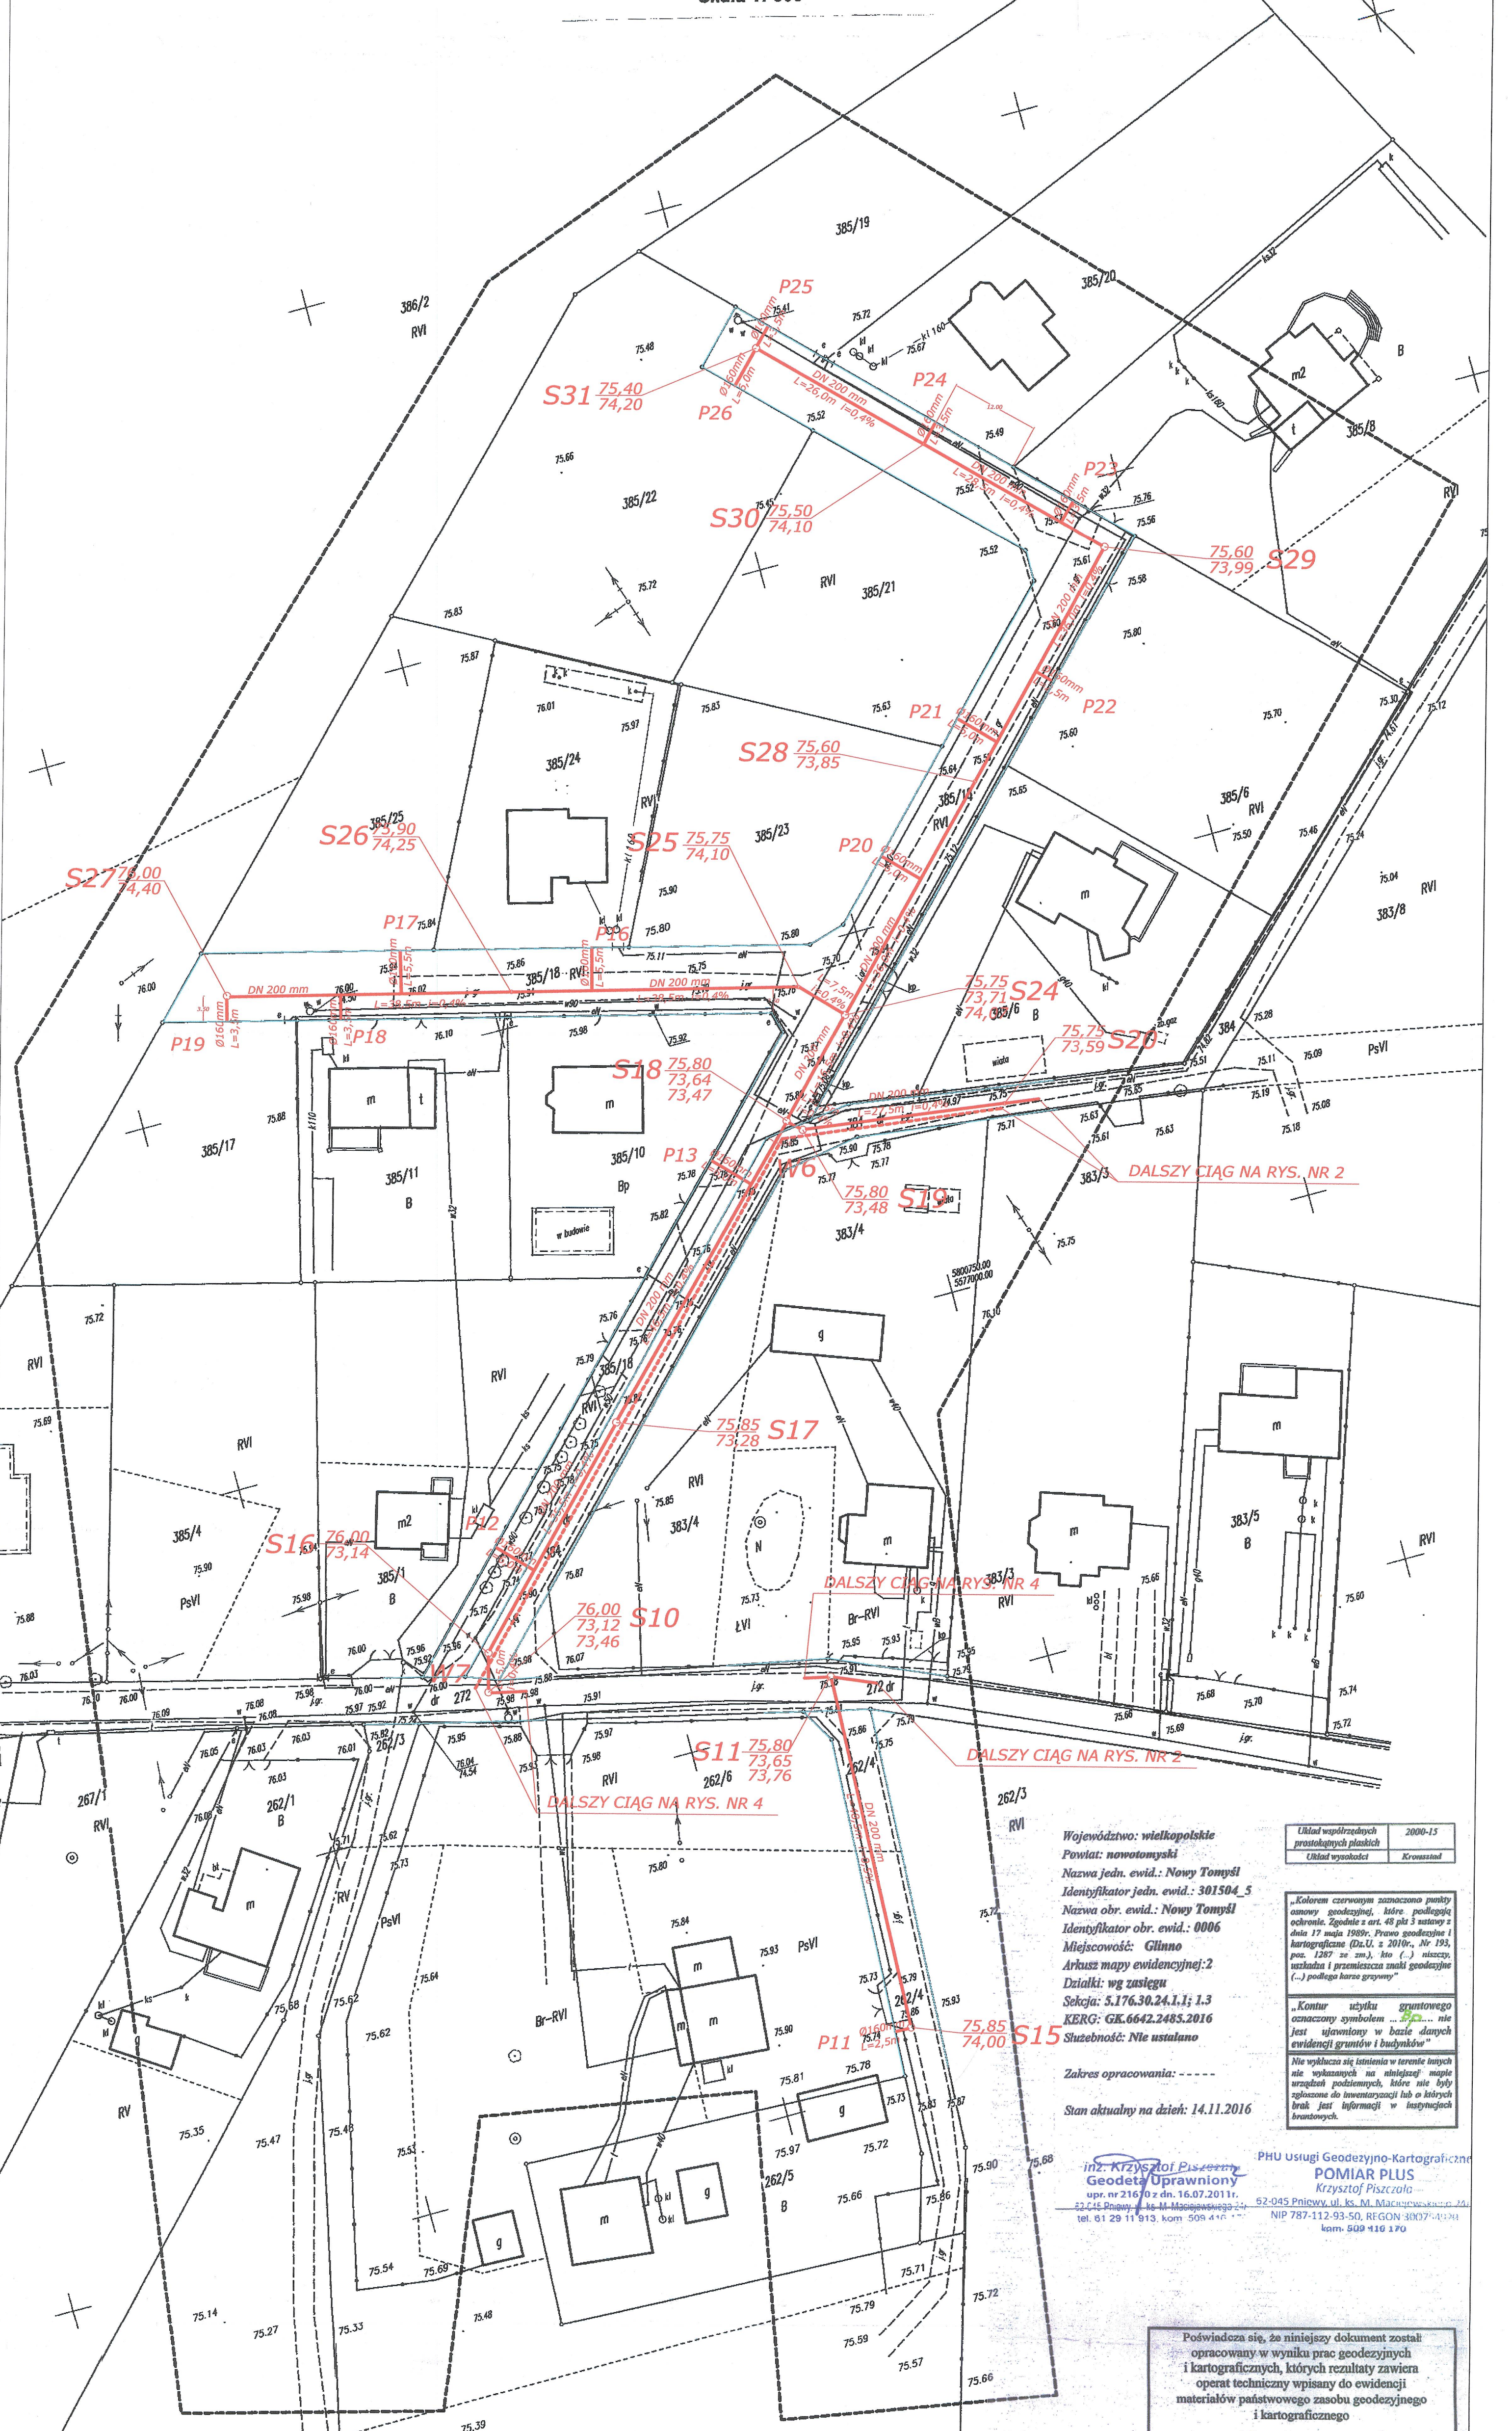

Województwo: wielkopolskie
Powiat: nowotomyski
Nazwa jedn. ewid.: Nowy Tomysł
Identyfikator jedn. ewid.: 301504_5
Nazwa obr. ewid.: Nowy Tomysł
Identyfikator obr. ewid.: 0006
Miejscowość: Glinno
Arkusz mapy ewidencyjnej: 2
Działki: wg zasięgu
Sekcja: 5.176.30.24.1.1; 1.3
KERG: GK.6642.2485.2016
Służebność: Nie ustalono

Zakres opracowania: -----
Stan aktualny na dzień: 14.11.2016

Układ współrzędnych prostokątnych planskich 2000-15
Układ wysokościowy Krossland

"Kolorom czerwonym zaznaczono punkty osnowy geodezyjnej, które podlegają ochronie. Zgodnie z art. 48 pkt 3 ustawy z dnia 17 maja 1989r. Prawo geodezyjne i kartograficzne (Dz.U. z 2019r., Nr 193, poz. 1287 ze zm.), kto (...) niszczy, uszkodza i przemieszcza znaki geodezyjne (...) podlega karze grzywny"

"Kontur użytku gruntowego oznaczony symbolem ... nie jest ujawniony w bazie danych ewidencyjnej gruntów i budynków"

Nie wyklucza się istnienia w terenie innych nie wykazanych na niniejszej mapie urządzeń podziemnych, które nie były zgłoszone do inwentaryzacji lub o których brak jest informacji w istniejących brzożownikach.

inż. Krzysztof Piszczyński
Geodeta Uprawniony
ul. nr 216/0 z dn. 16.07.2011r.
52-045 Pniewy, ul. M. Maczuga 20
tel. 61 29 11 913, kom. 509 416 111

PHU Usługi Geodezyjno-Kartograficzne
POMIAR PLUS
Krzysztof Piszczyński
52-045 Pniewy, ul. ks. M. Maczuga 20
NIP 787-112-93-50, REGON 38074424
kom. 509 416 170

Poświadczam się, że niniejszy dokument został opracowany w wyniku prac geodezyjnych i kartograficznych, których rezultaty zawiera operat techniczny wpisany do ewidencji materiałów państwowego zasobu geodezyjnego i kartograficznego

STAROSTA NOWOTOMYSKI
P.3015.2016

(Identyfikator ewidencyjny materiału zasobu - operata technicznego)
2017 - 01 - 04

(Data wypisania opłata skarbowego z tytułu opłaty za wydanie materiału zasobu)

Leszek Piż
Specjalista (z wykształceniem i kwalifikacjami) z zakresu Geodezyjnej i Kartograficznej

PWIK Sp. z o.o. Nowy Tomysł
Nr 14/11/11/2017
projekt sieci wodociągowej i kanalizacyjnej, przyłącza wodociągowe i kanalizacyjne
Sd. ul. Komunykalnej, do smt. 11.04.17
bez uwag / z uwagami: 11.07.2019
Nowy Tomysł, dnia 11.07.2019 r.

Uzgodnił: Z-ca Kierownika Zakładu Kanalizacji

mgr inż. Aneta Lotka-Jamot

UZGODNIENIE WAŻNE
2 LATA tj. do 11.07.2019

PRZEDSIĘBIORSTWO WODOCIĄGÓW I KANALIZACJI W NOWYM TOMYSŁU
Spółka z o.o.
ul. Targowa 8, 64-303 Nowy Tomysł
tel./fax: 61 44 22 080, 61 44 22 091
NIP 788-00-07-818, REGON 143159288

LEGENDA

S21 - proj. kanalizacja grawitacyjna
oznaczenie studni na projektowanej kanalizacji grawitacyjnej

W16 - proj. r. tłoczny
oznaczenie punktów węzłowych na projektowanym rurociągu tłocznym

P17 - oznaczenie przyłączy projektowanej kanalizacji grawitacyjnej

--- oznaczenie granic działek

--- oznaczenie osi drogi



NINIEJSZA MAPA JEST WYDRUKIEM Z MAPY PRZYJĘTEJ DO ZASOBU GEODEZYJNEGO POWIATOWEGO OŚRODKA DOKUMENTACJI GEODEZYJNEJ I KARTOGRAFICZNEJ W NOWYM TOMYSŁU Z NUMEREM P.3015.2016.32 Z DNIA 04.01.2017.

ZA ZGODNOŚĆ Z ORYGINAŁEM

Ryszard Owsianowski
upr. bud. 210/90 PW
§ 2 ust. 2 § 7 i 13 ust. 1
specjalność: inżynieria i architektura

44 1 18 2 2 96-18

ZŁOŻENIE DO DECYZJI O POZWOLENIU NA WYKONANIE

BIURO PROJEKTÓW "KANRYS" - POZNAŃ				Zadanie Inwestycyjne BUDOWA KANALIZACJI ŚCIEKÓW SANITARNYCH	
Projektował	Ryszard Owsianowski	210/90/Pw	06.2017	Miejscowość GLINNO GM. NOWY TOMYSŁ	
Opracował	Joanna Felska		06.2017	Treść rys. PLAN	
Sprawdził	Hanka WITKOWSKA	327/87/Pw	06.2017	Skala 1:500	
Branża	Imię i nazwisko	Nr upraw.	Data	Nr rys. 3	
sanitarna w-k				ZAGOSPODAROWANIA TERENU	