
 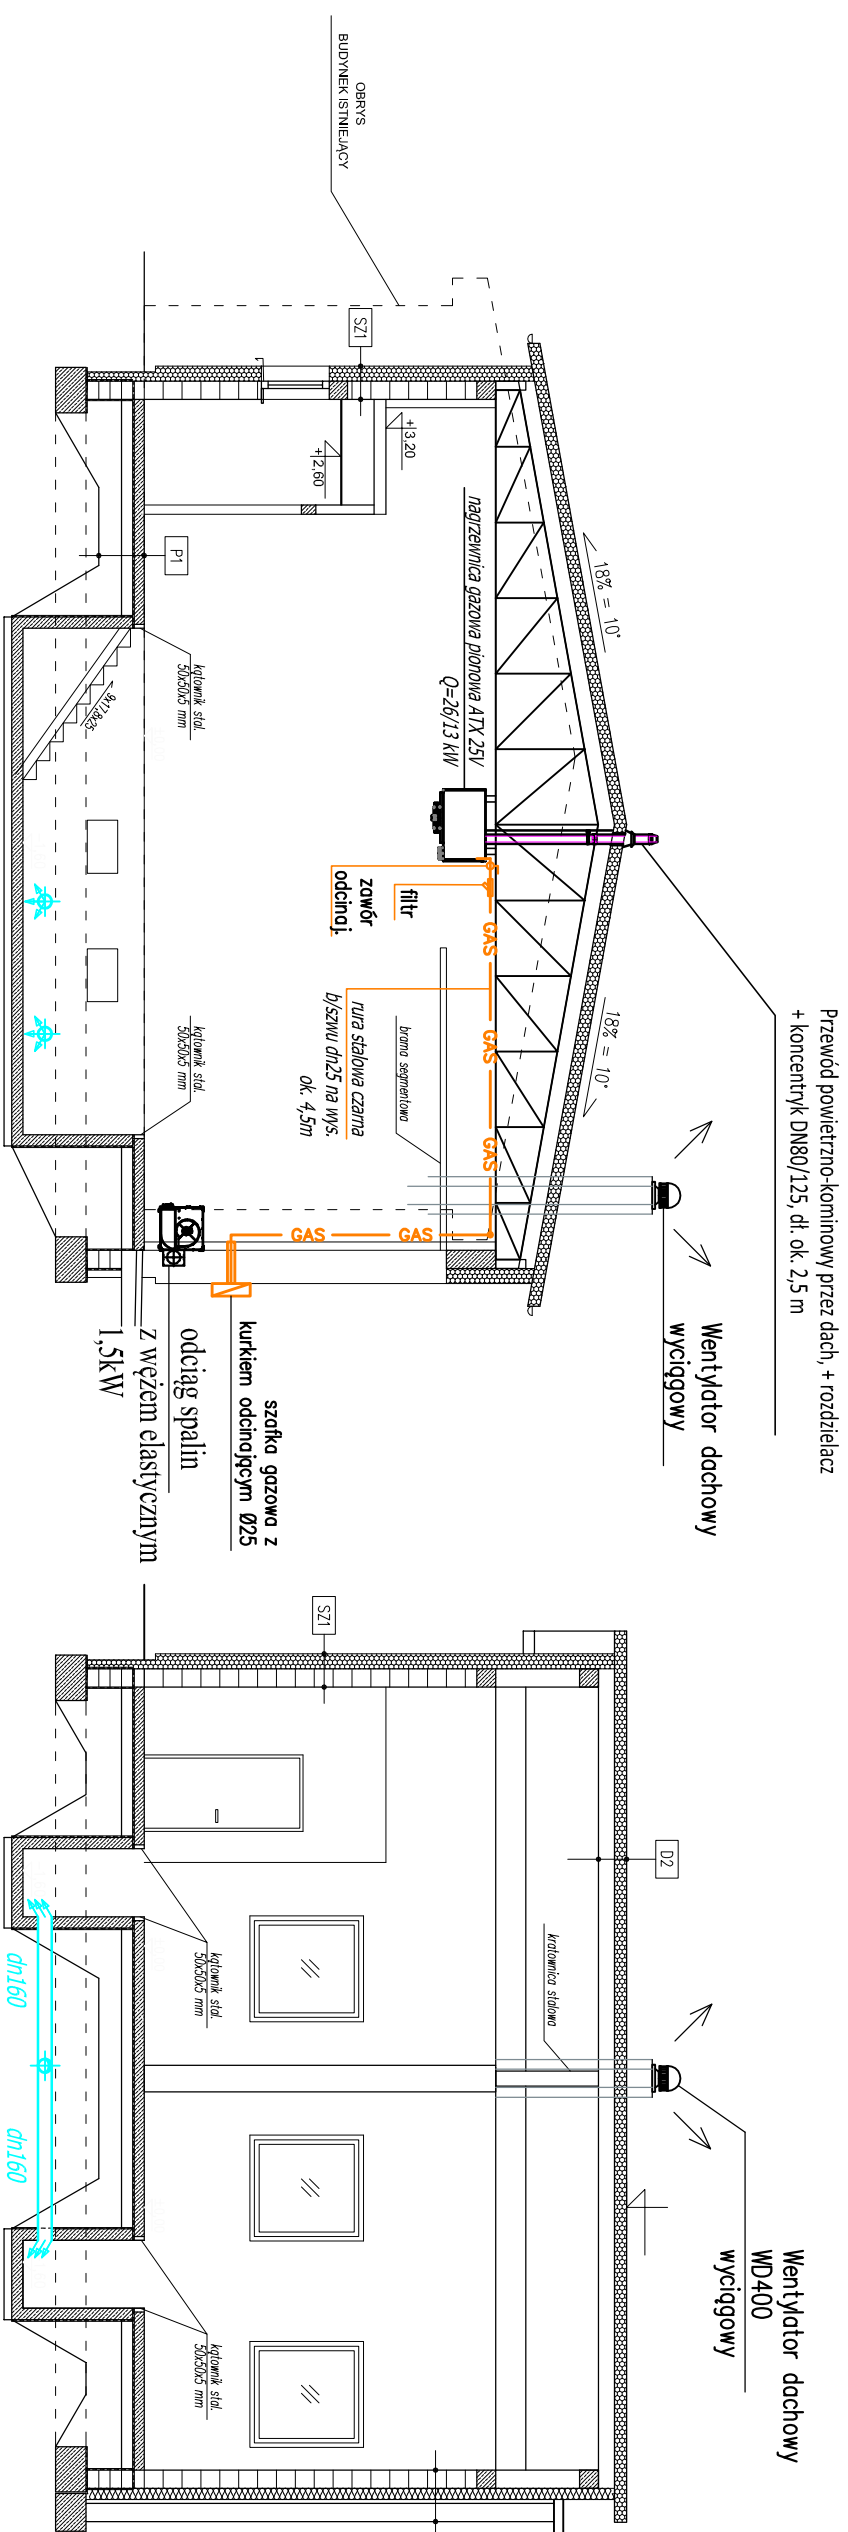


PRZEKRÓJ
INSTALACJA GAZU, OGRZEWANIA
WENTYLACJI



Jednostka projektowa:	FRONTA PRACOWNIA ARCHYTEKTONICZNA KRZYSZTOF KUSIAK 24-100 PULAWY, UL. CENTRALNA 17 tel. kom. 501 543 469 fronta.pulawy@wp.pl	 FRONTA
Adres inwestycji:	J. ewid.: 061406_2_KURCÓW obrgb.: 061406_2_0009_KURCÓW dz. nr.: 3779	
Tytuł opracowania:	BUDOWA WARSZTATU SAMOCHODOWEGO	Branża: SANITARNA
Tytuł rysunku:	PRZEKRÓJ	Skala: 1:100
Stadium:	PROJEKT BUDOWLANY	07.2021
Projektował:	mgr inż. Grzegorz Czosenyka upr. nr LUB/0062/PWBS/17	
Sprawdził:	mgr inż. Zbigniew Polak upr. nr LUB/0179/POOS/11	