


MAPA ZASADNICZA
SKALA 1:500
Układ odniesienia: PL-ETRF89, układ wsp. płaskich: PL-2000 strefa 6 (18°), układ wys: PL-EVRF2007-NH
obr. Jelen 0003, dz. 128/2
Sekcje mapy: 6.208.27.18.3.3; 6.208.27.18.3.1; 6.208.27.18.1.3; 6.208.27.18.3.4; 6.208.27.18.3.2; 6.208.27.18.1.4; 6.208.27.18.1.2; 6.208.27.18.1.1

Województwo pomorskie
Powiat: tczewski
Jednostka ewidencyjna: 281402_5, Gniew - G
Dzielnica: 0003, Jelen
Działka: 128/2

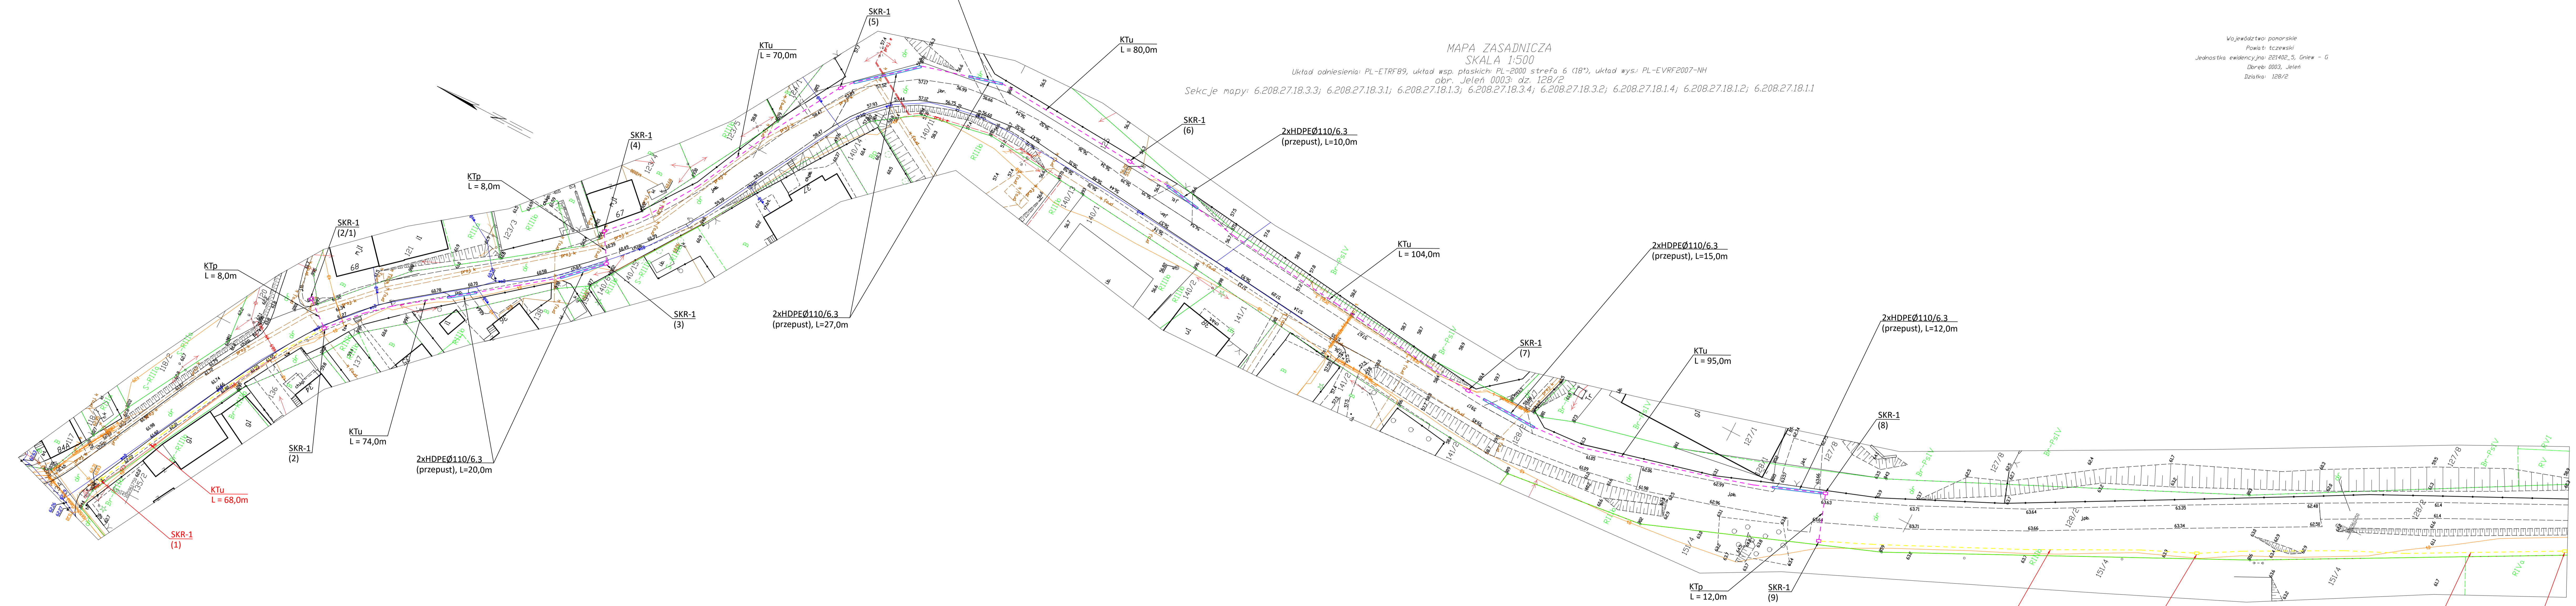

Branża teletechniczna - kanał techniczny

- - - Proj. studnia kablowa typu SKR-1
- - - Proj. kanał techniczny (KTu, KTp)
- Projektowane rury ochronne HDPEØ110/6.3

Nazwa rysunku: Plan sytuacyjny		Teleprojekt: Jarosław Szczodrowski Białków, ul. Włocław 21 83-110 Szymbark 58 506 031 443	
TEMAT: Budowa kanału technicznego podczas realizacji zadania: Przebudowa drogi gminnej nr 228029G w miejscowości Jelen.		Funkcja: Inż. Jarosław Szczodrowski	Podpis:
Nr rys.: 2	Nr arkusza: 1/1	Skala: 1:500	Data: 02.2022
Investor: Gmina Gniew, Plac Gronwaldzki 1, 83-140 Gniew	Projektant: Teleprojekt		Opisany: DPM/02/2022/02/01