
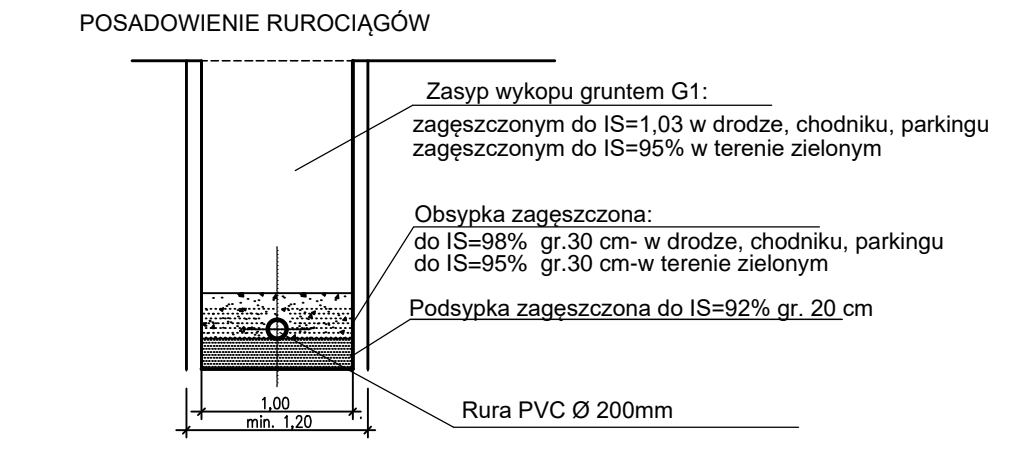
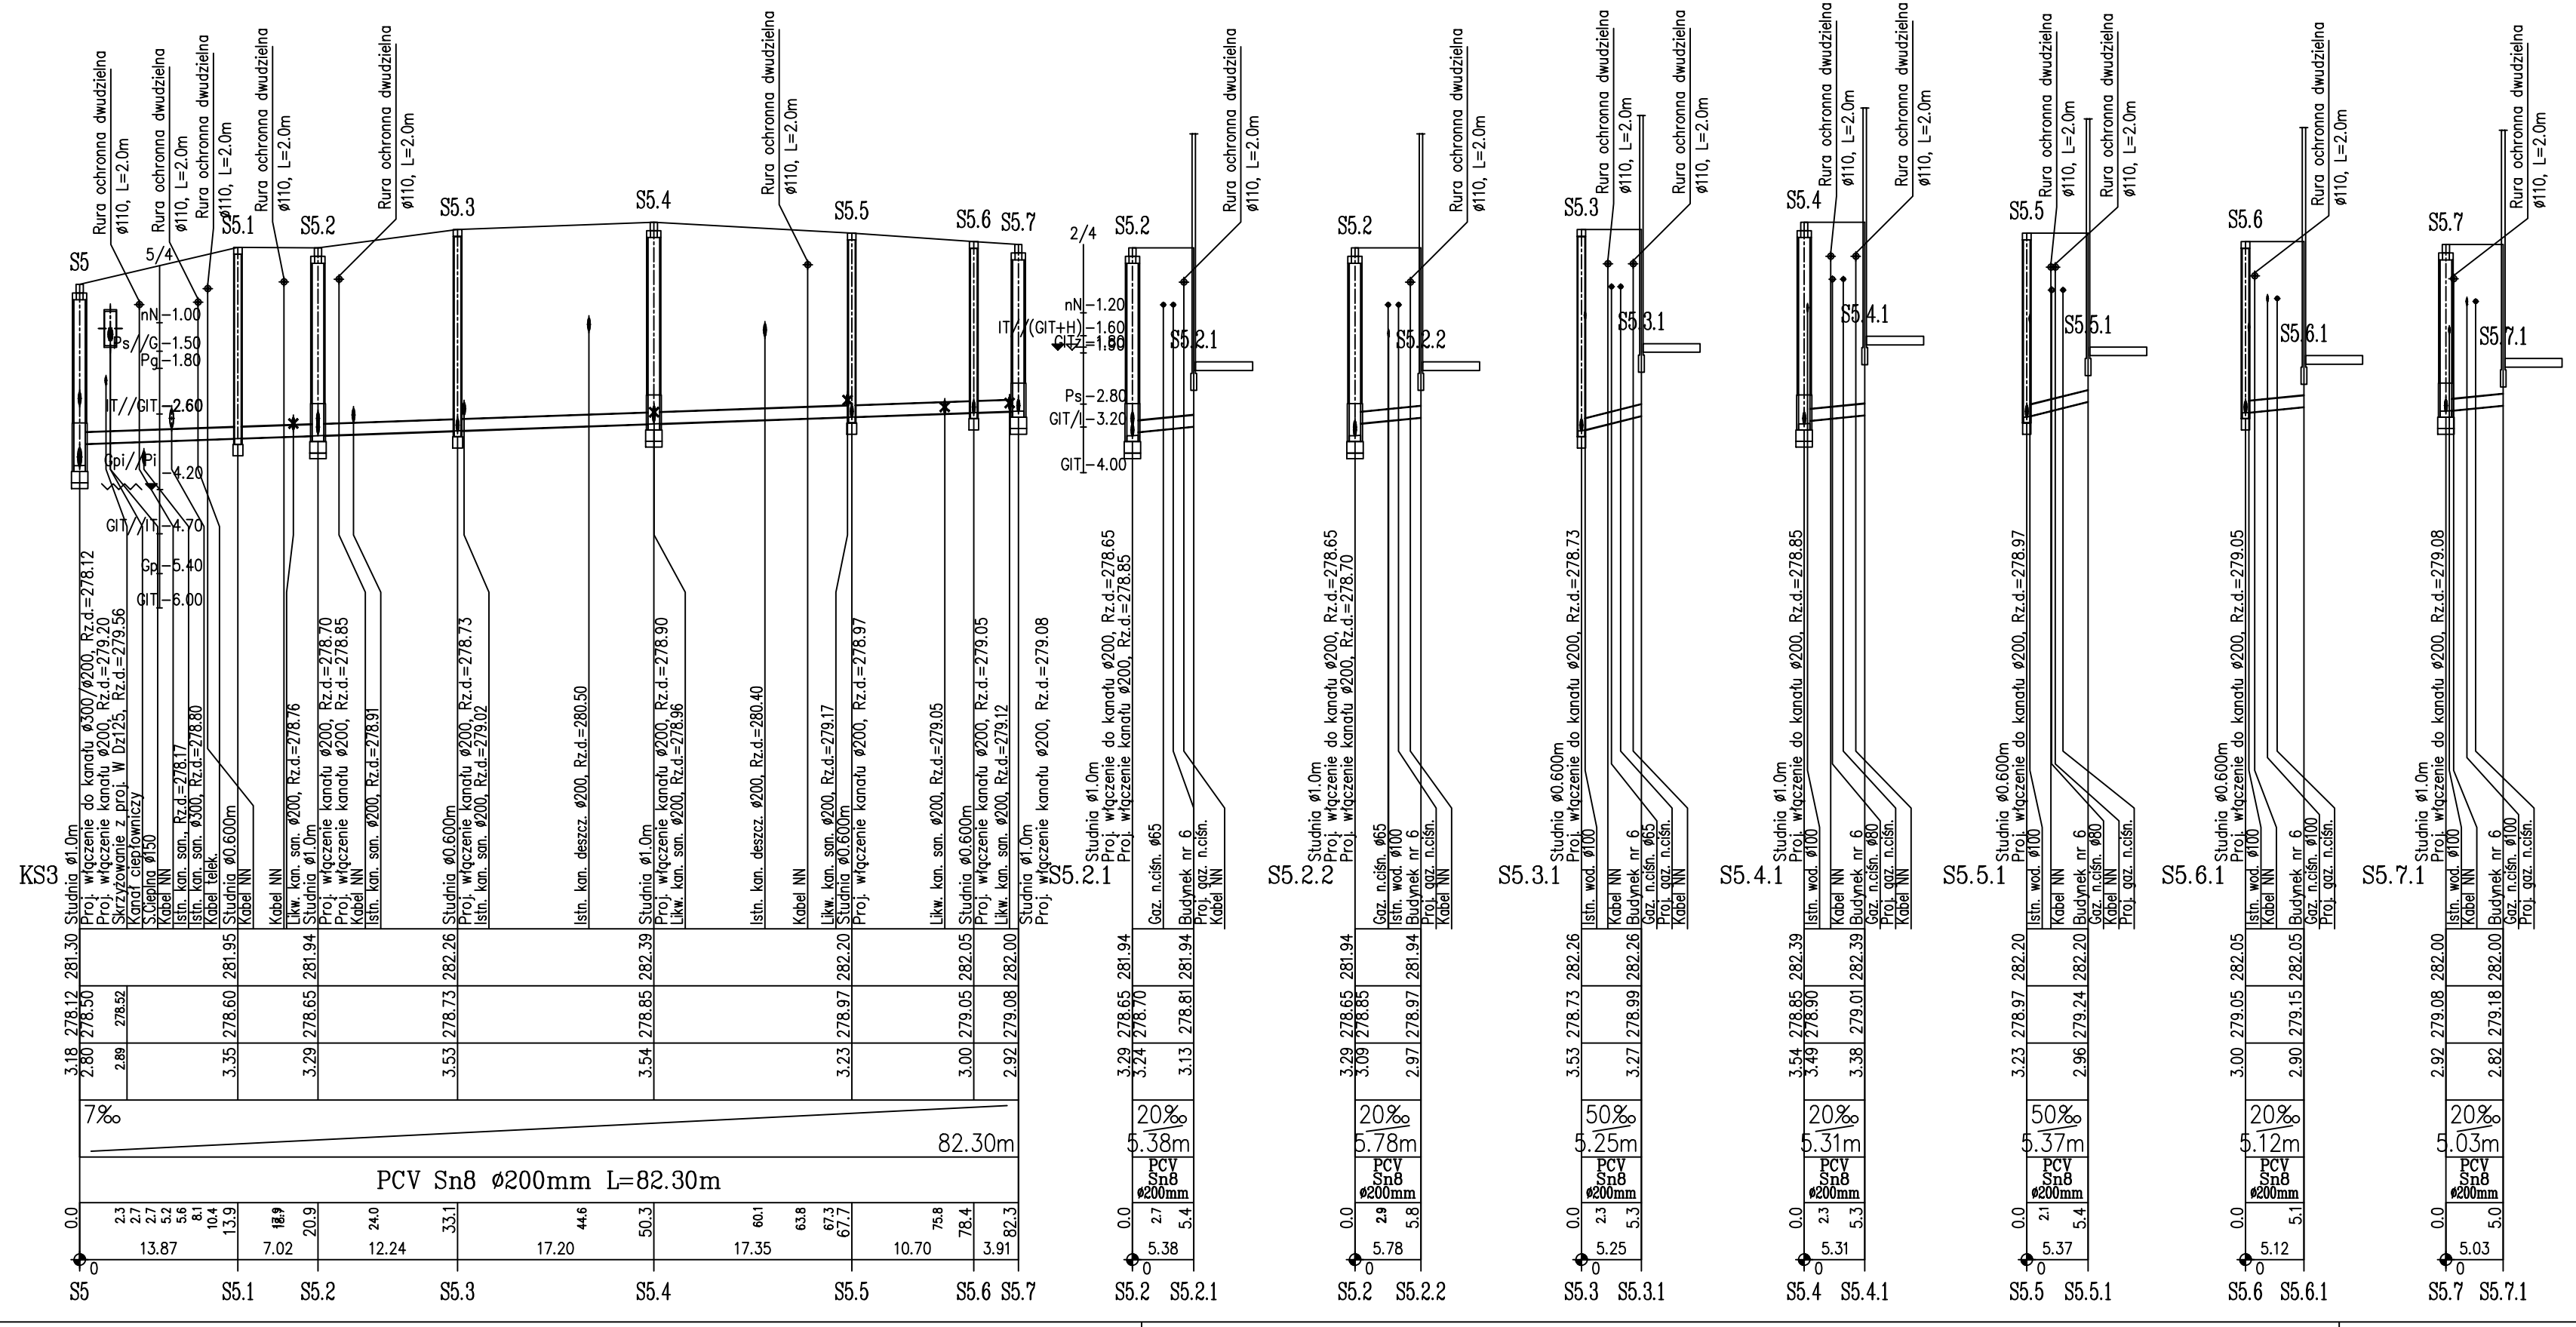


Przyłącza do budynku ul. Armii Krajowej 10

Przyłącza do budynku ul. Armii Krajowej 10

OZNACZENIE PROFILU:
POZIOM PORÓWNAWCZY 270,00 m n.p.m.

RZĘDNA TERENU ISTN.	
RZĘDNA DNA RUROCIĄGU	
ZAGŁĘBIENIE DNA RUROCIĄGU	
SPADKI, DŁUGOŚCI	10‰ 29.79m 16‰ 31.35m
ŚREDNICA, MATERIAŁ	PCV Sn8 Ø200mm L=61.14m
ODLEGŁOŚCI	0.0, 4.5, 7.4, 19.4, 19.4, 22.3, 22.9, 23.0, 29.8, 37.1, 45.2, 45.2, 15.67, 15.69, 60.8, 61.1

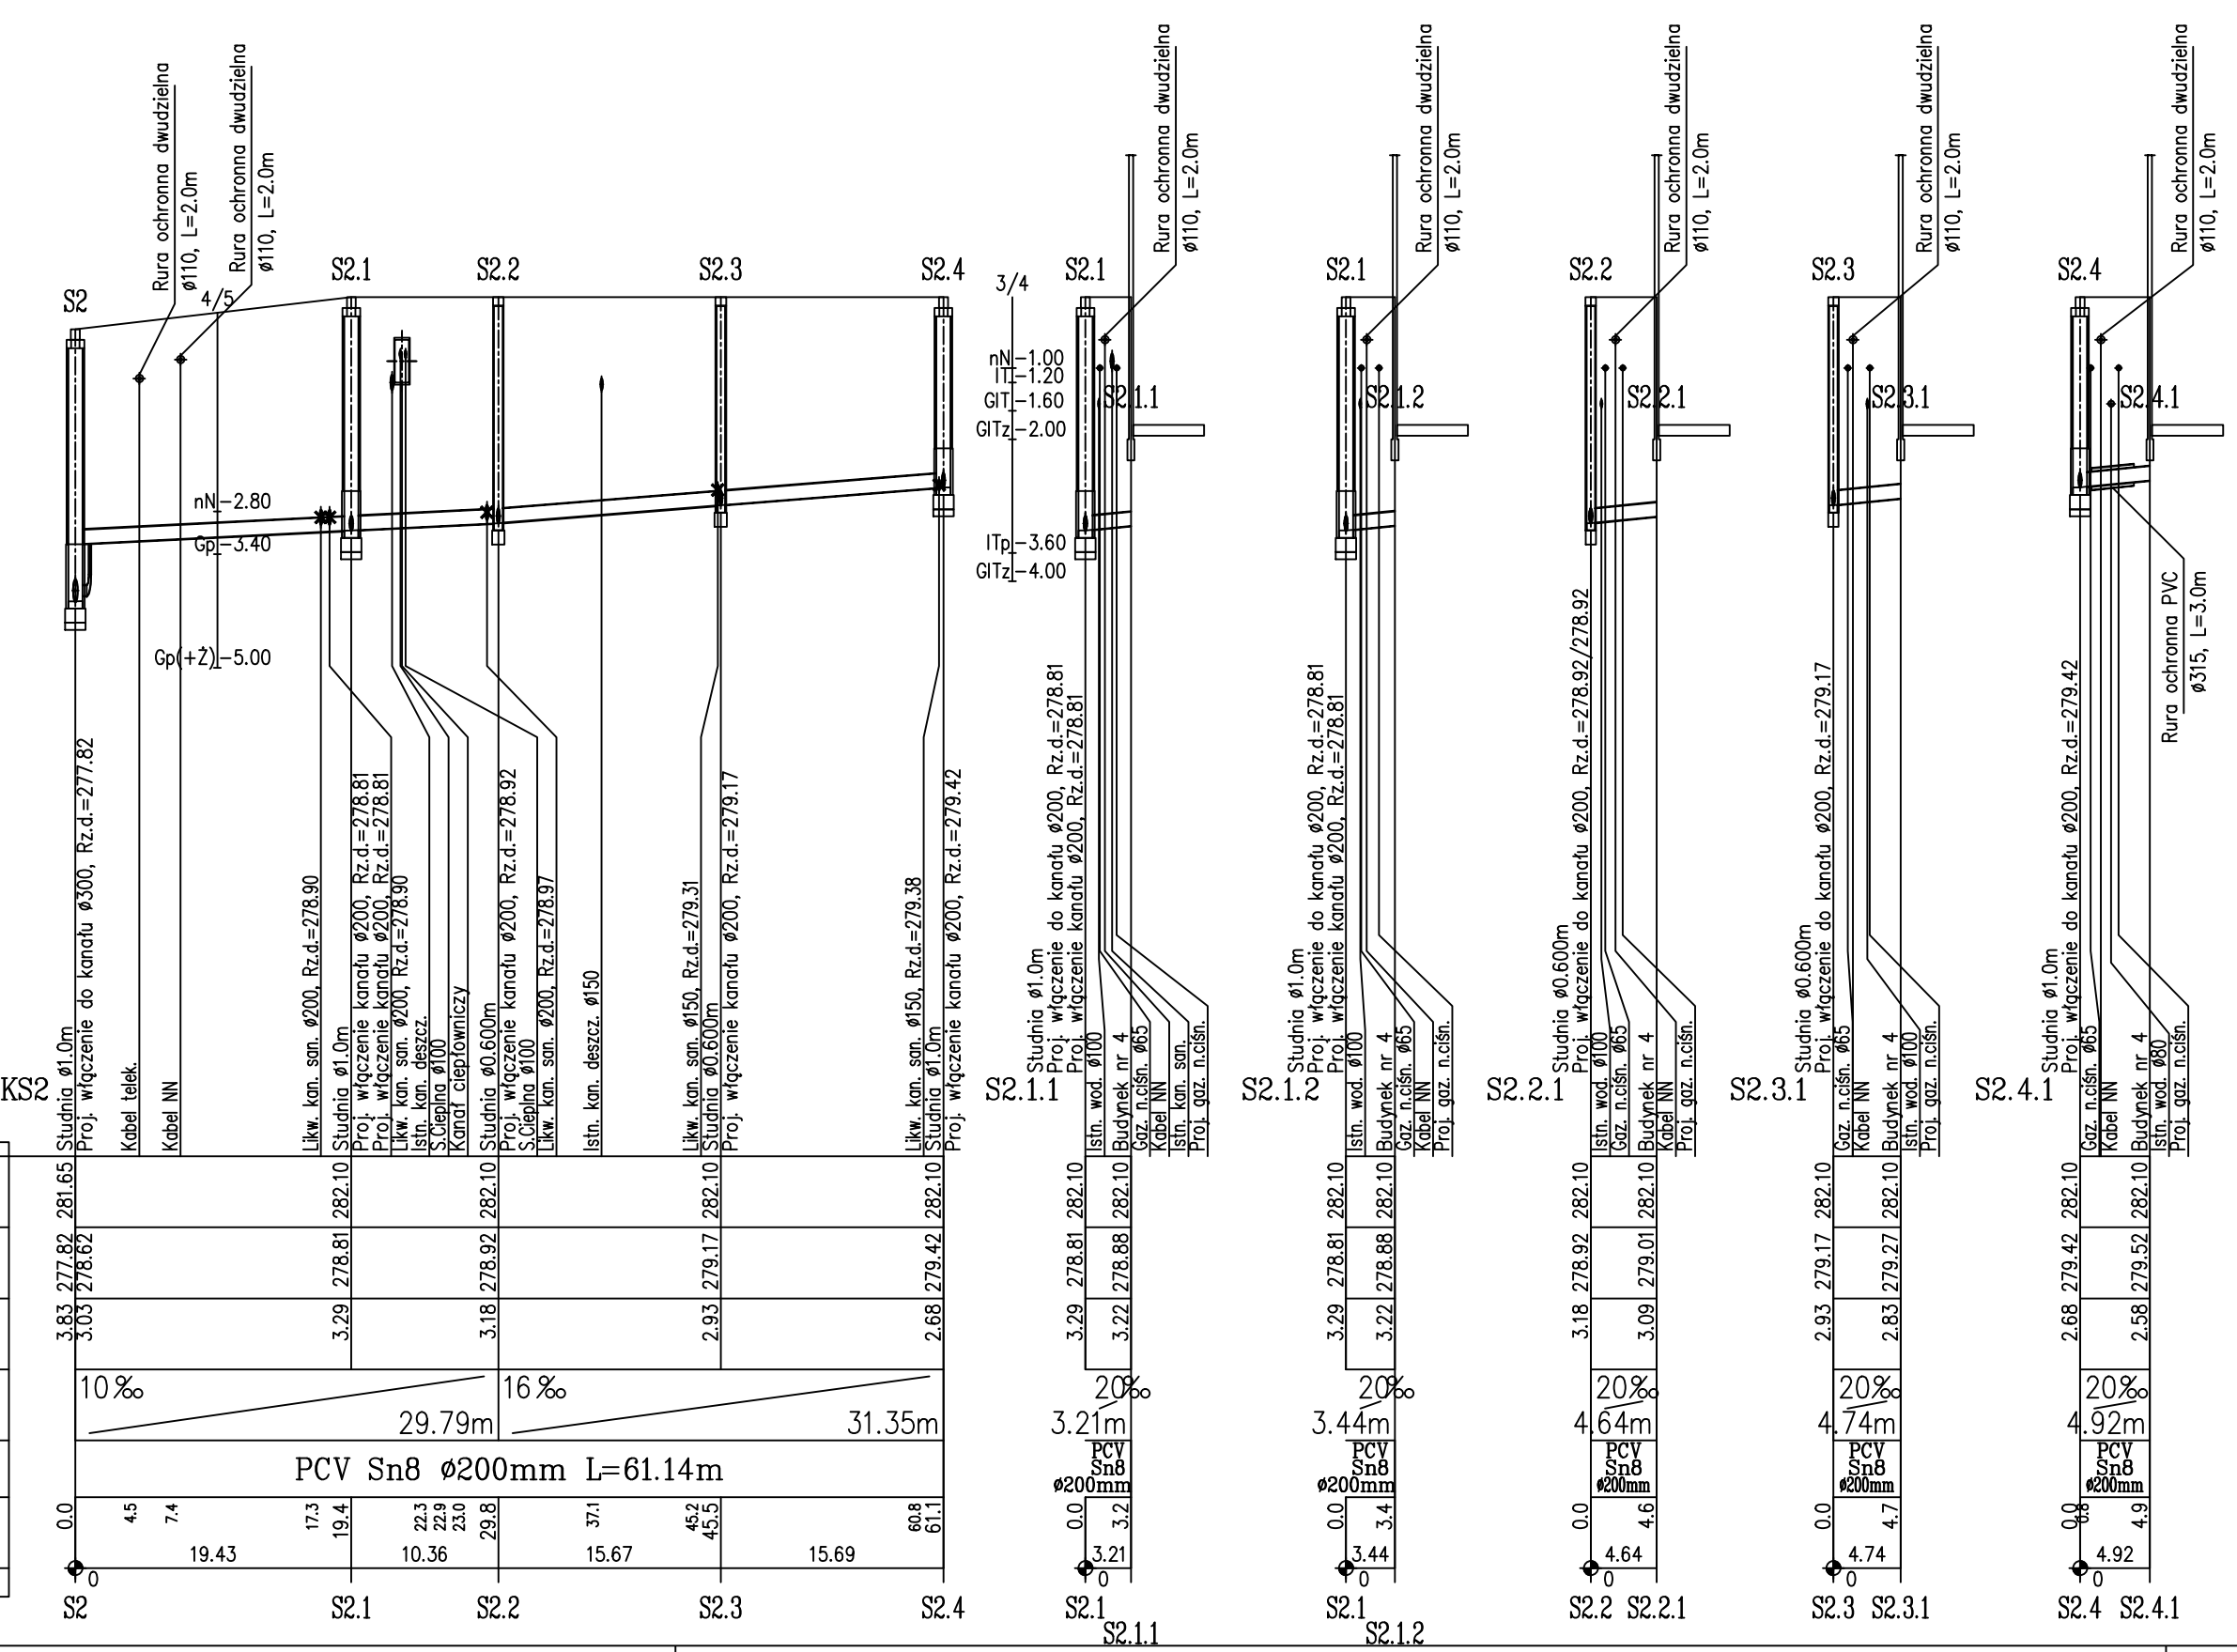

- UWAGI:
- Trasy kanałów wytyczone wg współrzędnych geodezyjnych pokazanych w zestawieniu studni
 - Kanały wykonane z rur litych PVC typu "S" SDR 34 Ø 200mm,
 - Ściany wykopów liniowych zabezpieczyć typową obudową pogrążalną wg opisu.
 - Przed przystąpieniem do robót w wykopie otwartym należy ręcznie wykonać przekopy kontrolne dla zlokalizowania rzeczywistego przebiegu istniejącego uzbrojenia. Przekopy należy prowadzić pod nadzorem użytkowników uzbrojenia.
 - Przy realizacji kanalizacji sanitarnej należy zachować czystość połączeń oraz starannie zagęścić grunt wokół rur i studzienek.
 - Przed przystąpieniem do wykonywania przyłączy należy odkopać przyłącza istniejące w miejscu wyjścia z budynku oraz sprawdzić rzędne rur.
 - Istniejące kable energetyczne NN i teletechniczne należy zabezpieczyć rurami ochronnymi dwudzielnymi Ø110mm koloru niebieskiego, kable SN rurami ochronnymi dwudzielnymi Ø160mm koloru czerwonego L=2,0m zgodnie z rys. T13.
 - Projektowane kanały na skrzyżowaniach z istniejącymi gazociągami, w miejscach gdzie odległości poziome pomiędzy zewnętrznymi ścianami rur są mniejsze niż 1,5m należy zabezpieczyć rurą ochronną z PVC Ø315mm, L=3,0m
 - Występujące w podłożu badanego terenu grunty zalicza się do kategorii urabialności 3, jedynie w rejonie otworu nr 4 mogą wystąpić kategorie urabialności 3-7 w zależności od zawartości frakcji kamienistej.

JEDYNOŚĆ PROJEKTOWA: WODKAN - PROJEKT Barbara Auguściak		DATA OPRACOWANIA: 03.2021r.	
INWESTOR: Miejskie Przedsiębiorstwo Wodociągów i Kanalizacji spółka z o.o. 41-946 Piekary Śląskie ul. Rożdzińskiego 38			
NAZWA INWESTYCJI: Budowa sieci wodociągowej i kanalizacji sanitarnej w rejonie ulicy Waculika i Armii Krajowej wraz z przyłączami do budynków zlokalizowanych przy ul. Waculika 2 i 4 oraz Armii Krajowej 6,8,10,12,14,16 w Piekarach Śląskich		NR RYSUNKU: T08	
RODZAJ OPRACOWANIA: PROJEKT WYKONAWCZY		SKALA: 1:100/500	
TYTUŁ RYSUNKU: Profile kanałów Ks2, Ks3 z przyłączami			
PROJEKTANT: mgr inż. Barbara Auguściak	NR UPR.: WZUIA nr 132/84	SPRACOWUJĄCY: mgr inż. Marek Wilczok	NR UPR.: SLK/2075/POOS/08