
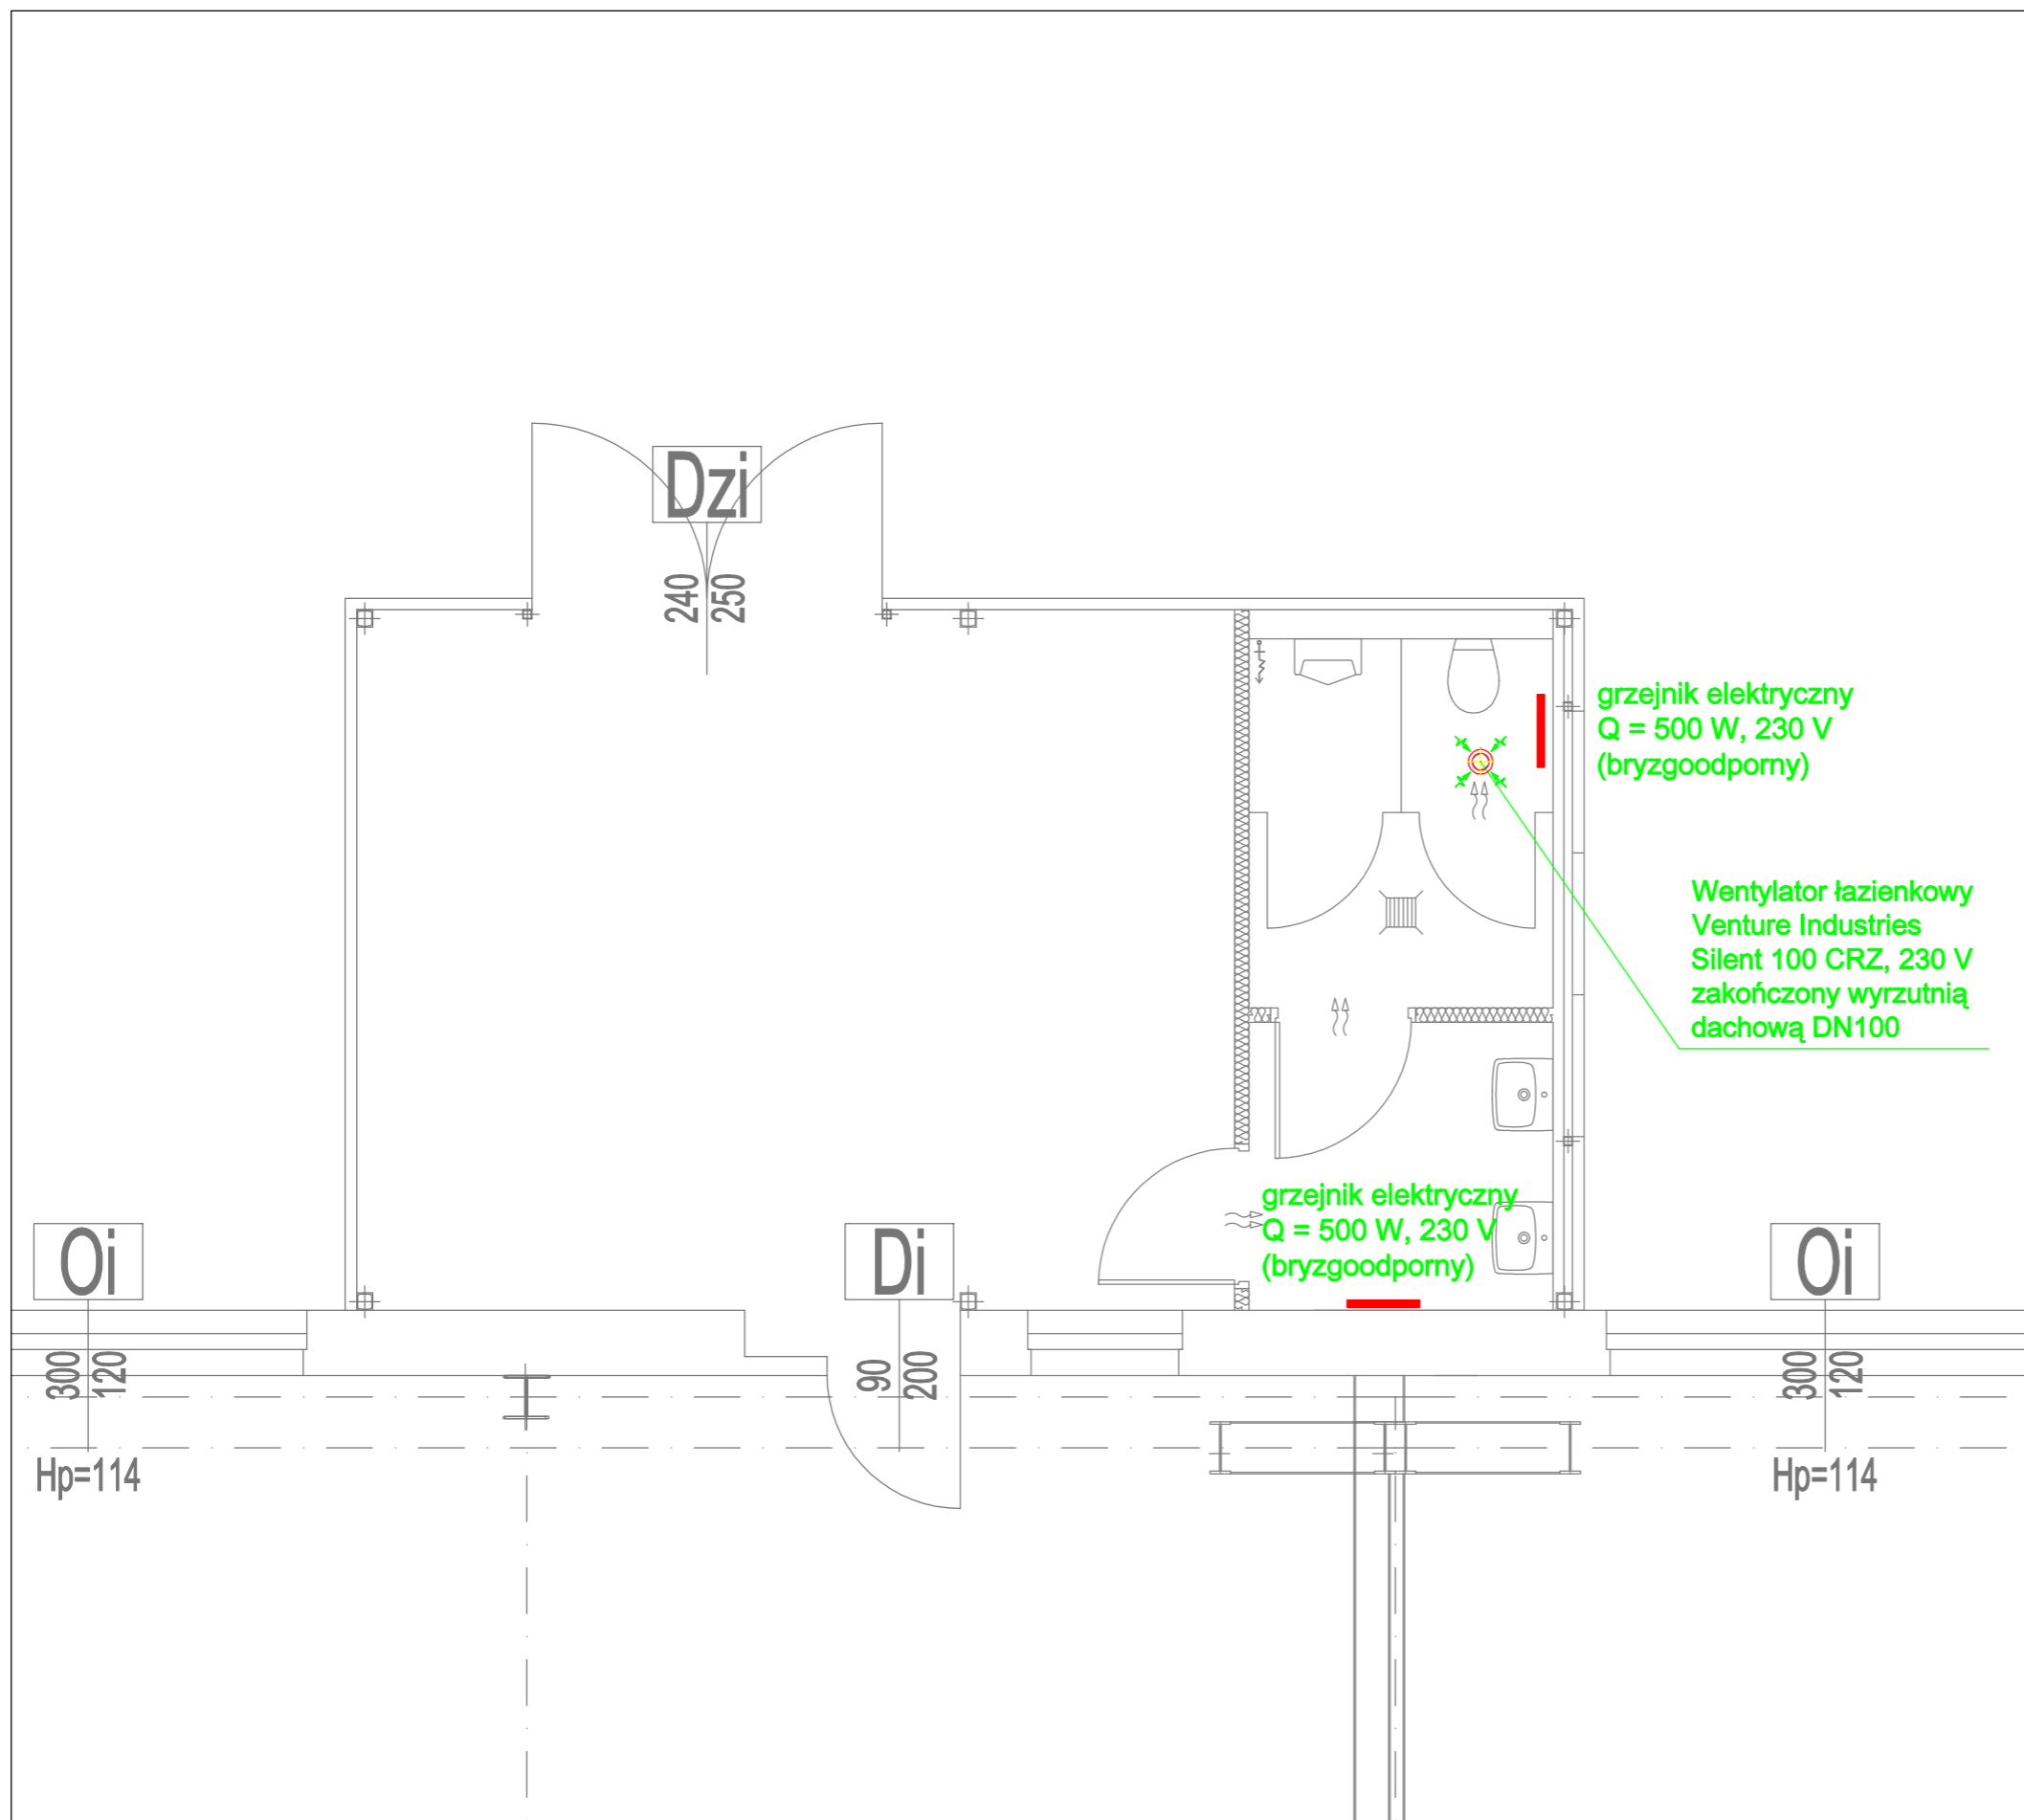


PROJEKTOWANE WC
SKALA 1:100

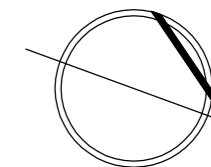

Invest - Plus
BIURO INWESTYCYJNE BUDOWNICTWA
Spółka z o.o.

ul. Chodkiewicza 14/2
85-064 Bydgoszcz
tel. +48 52 341 64 20
fax +48 52 348 54 45
invest@invest-plus.com.pl
www.invest-plus.com.pl

Investor: TELE-FONIKA Kable S.A., ul. Hipolita Cegielskiego 1, 32-400 Myślenice

Investycja: PRZEBUDOWA BUDYNKÓW PROD-MAGAZYN.
NR EW 2;15, 2;16, 2;17, 2;18, 1/2;5 I 1/2;60 NA TERENIE
mgr inż. arch. Marta Bejenka-Reszka

Adres inwestycji: ul. Fordońska 152, 85-957 Bydgoszcz
cz. dz. nr ew. 1/4, obr. 0220 Bydgoszcz

Treść rysunku: PROJ. POMIESZCZENIE WC
INSTALACJA GRZEWCZA I WENTYLACJI - RZUT PARTERU

Projektant: mgr inż. Kamil Ścieszyński
upr. bud. KUP/0069/PWOS/09
członek Izby Inżynierów Bud. KUP/IS/0198/09

Podpis:

Faza	Skala	Branża	Nr rysunku	Data
PW	1:50	SAN.	S.3	17.02.2023