


RZUT PARTERU - skala 1:100

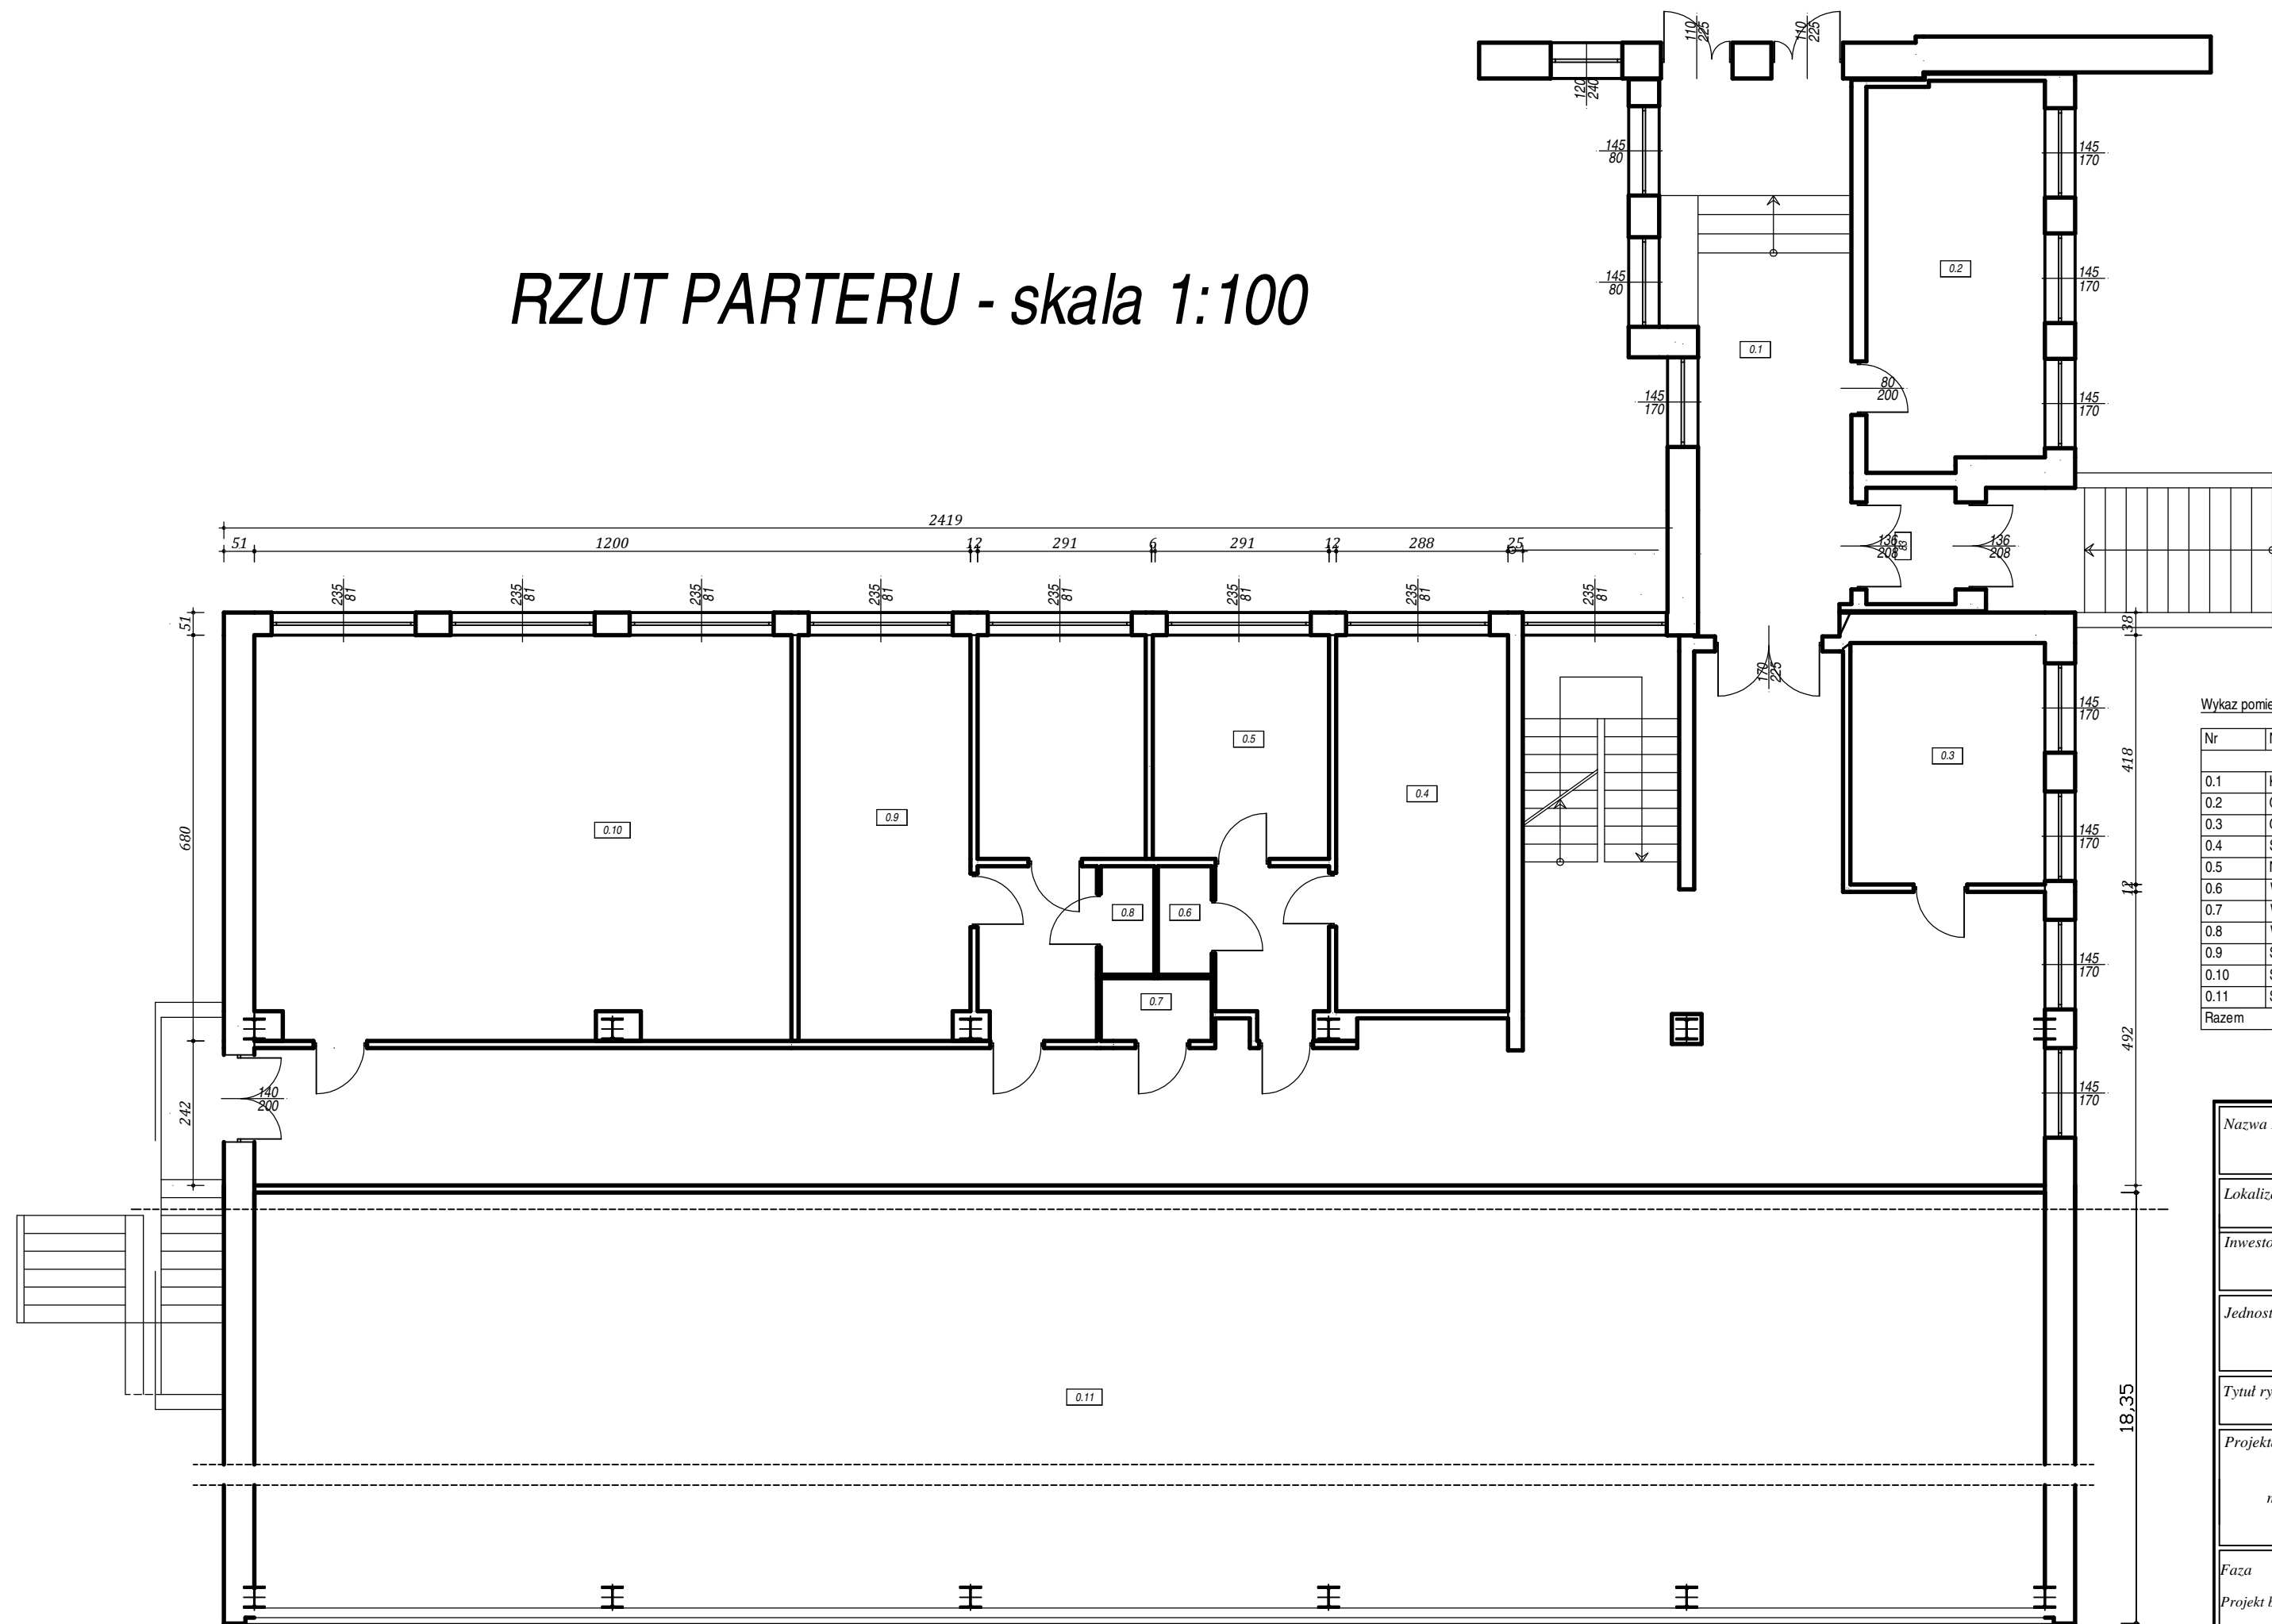

Wykaz pomieszczeń : Parter

Nr	Nazwa pomieszczenia	Pow. użytkowa
0.1	Korytarz	141.15 m ²
0.2	Gabinet	19.15 m ²
0.3	Gabinet	13.20 m ²
0.4	Szatnia	23.25 m ²
0.5	Nartyski	21.55 m ²
0.6	WC	1.64 m ²
0.7	WC	1.95 m ²
0.8	WC	1.64 m ²
0.9	Szatnia	25.19 m ²
0.10	Siłownia	60.59 m ²
0.11	Sala gimnastyczna	547.00 m ²
Razem		856.30 m ²

Nazwa Projektu	TERMOMODERNIZACJA BUDYNKU ZESPOŁU SZKÓŁ OGÓLNOKSZTAŁCĄCYCH			
Lokalizacja	BRZOZÓW ul. Pańki 2, dz. nr 2168/2			
Inwestor	POWIAT BRZOZOWSKI ul. ARMII KRAJOWEJ 1 36-200 BRZOZÓW			
Jednostka Projektowa	FIRMA PROJEKTOWO- USŁUGOWA "INWEST - PROJEKT" Wojciech Wojtoń Wzdów 71, biuro - SANOK, ul. JASNA 9 tel. 665 017 207, e-mail. biuro@investprojekt.tech			
Tytuł rysunku	RZUT PARTERU SALI GIMNASTYCZNEJ I ŁĄCZNIKA			
Projektant:	Nr. uprawnień	Podpis		
mgr inż. Wojciech Wojtoń	PDK/0044/POOK/08			
Faza	Stadium	Nr. rys.	Skala	Data opracowania
Projekt budowlany	Inwentaryzacja	5	1:100	Sierpień 2017