

# PROJEKT ZAGOSPODAROWANIA TERENU

skala 1:1000


OBIEKT: Kanaalizacja sanitarna w m. Radawa i Cetula

LOKALIZACJA: m. Radawa, gm. Wiązownica


INWESTOR: Gmina Wiązownica

## LEGENDA:

- PVC Ø 200 L=10,0m
- proj. kanalizacja sanitarna rurociąg tłoczny
- proj. kanalizacja sanitarna rurociąg ssący
- proj. wewnętrzna linia zasilająca YAKY 4x16mm
- proj. ogrodzenie przepompowni ścieków
- linia rozgraniczająca teren inwestycji
- XX 0000,00
- R.O. P10XXXX L=XX m
- RZ/S
- istn. gaz. śr.pr.
- istn. sieć wodociągowa
- istn. sieć telefoniczna
- istn. sieć energetyczna kablowa NN
- istn. kanalizacja sanitarna
- istn. sieć energetyczna napowietrzna NN

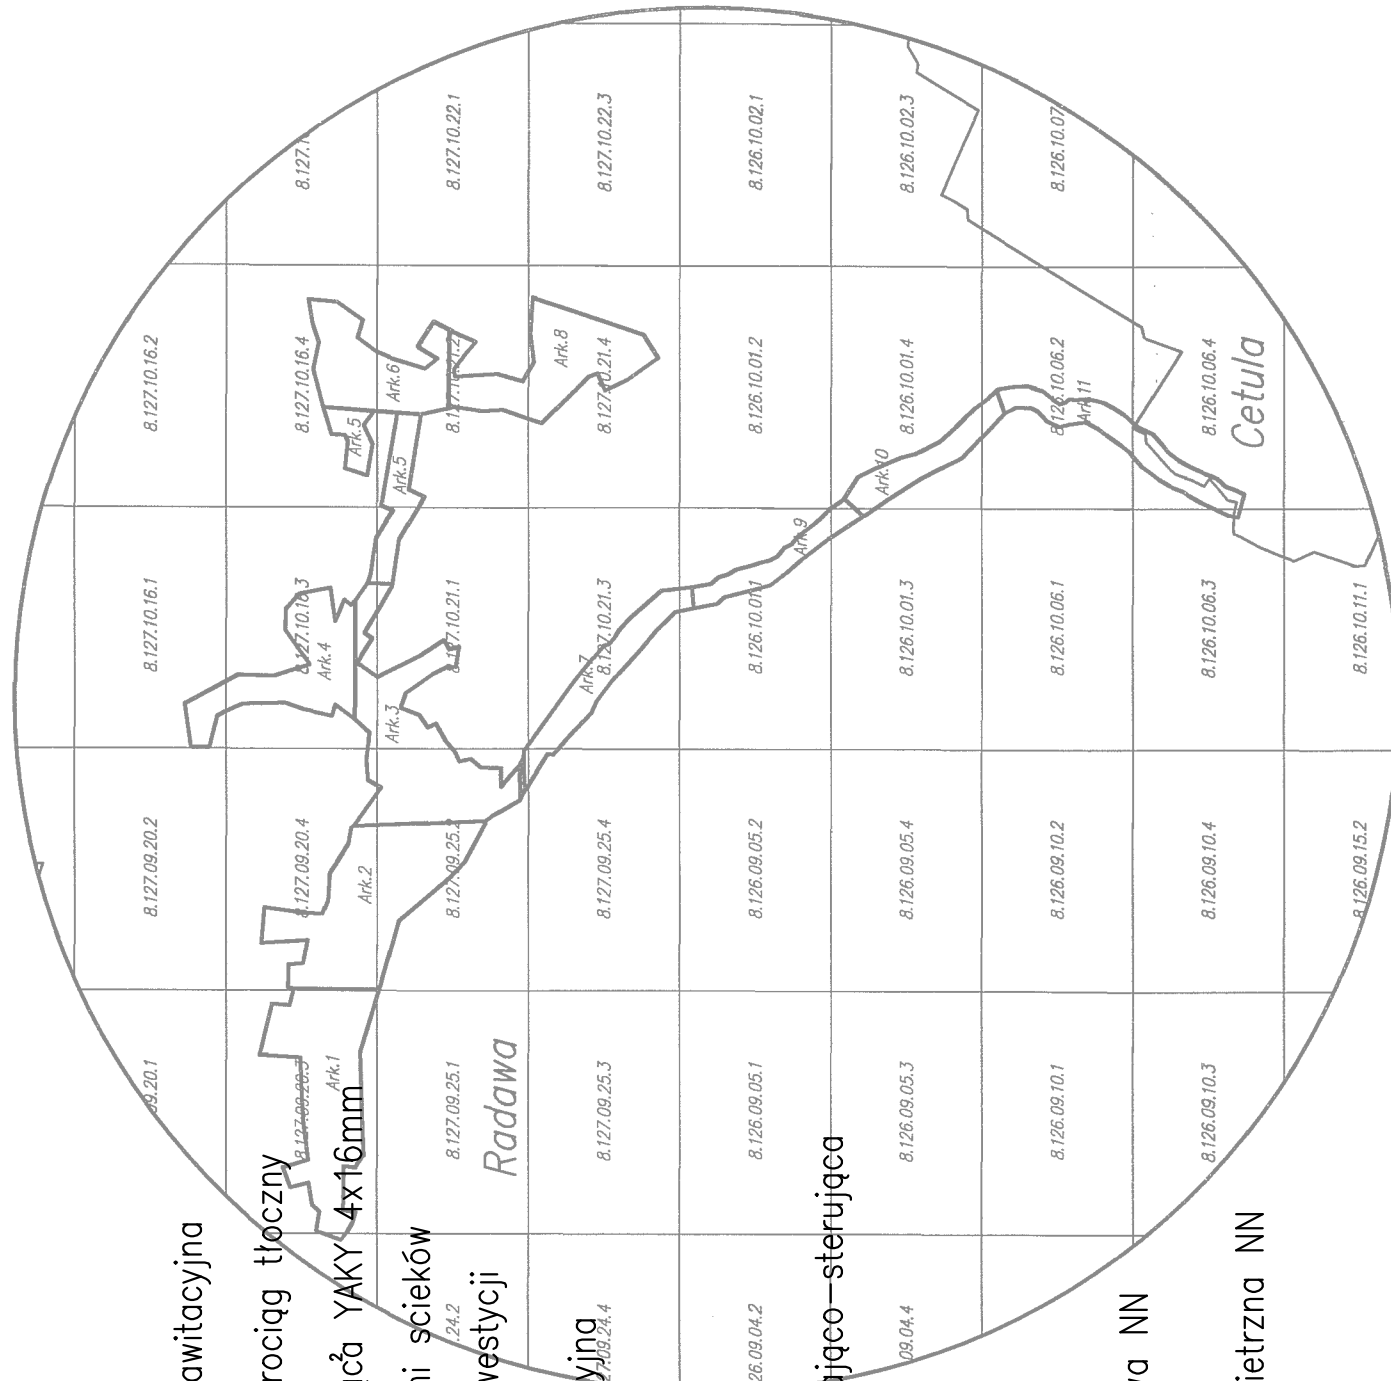

## UKŁAD MAP

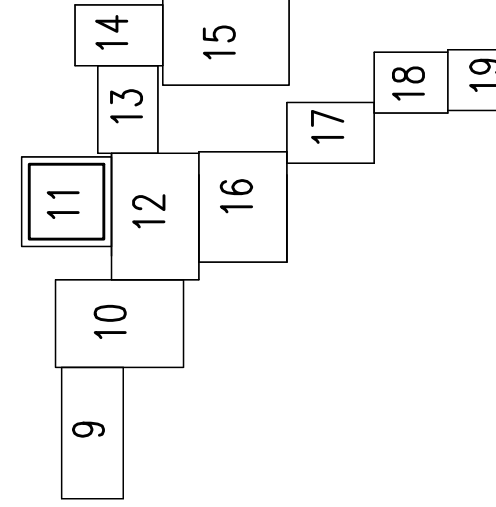

## MAPA DO CELÓW PROJEKTOWYCH

Skala 1:1000  
 gm. Wiązownica [180411\_2] obręb: Radawa [180411\_2.0006]  
 pow. Jarosław woj. podkarpackie  
 Ark. 8.127.10.16.1, 8.127.10.16.3

Mapę sporządzono na podstawie ark. 8.127.10.16.1, 8.127.10.16.3 mapy zasadniczej, oraz własnego pomiaru uszeregowanego.  
 Przyjęto granice są zgodne z operatorem ewidencji gminnej, chyba że w innym miejscu są inne dane. W tym celu wykonano pomiary terenowe i pomiarowe.  
 W zakresie opracowania nie badano obciążenia słabościami gruntowymi i uwzględniono w AS-Mapach wszystkie obciążenia terenowe.  
 Mapa w szacunkowym zakresie datowana na dzień 06.05.2015 r.  
 Liczba 6640.612.2015.1804\_K05  
 ID 6640.612.2015

USŁUGI GEODEZYJNE  
 Tomasz Motyka  
 37-500 Jarosław, ul. Elektryczna 28  
 tel. 010 624 16 16  
 NIP 742-5144-51, REGON 143494337  
 ul. Wolności 24 - Zabrzez opracowania  
 Układ wsp. 2000/24 - "Krakowiec"  
 Jarosław, 11.06.2015 r.  
 Ewidencja Urzędowa  
 Nr 007/16446  
 Tomasz Motyka

Projektowane uzbrojenie uzgodnione w ZUDP  
 wystąpiło / nie wystąpiło w zakresie ogólnego projektu  
 Jarosław, dnia 19.06.2015

Podpiszyciel, ze mniejszy dokument został opracowany w oparciu o dane geodezyjne i kartograficzne, których wynikiem jest niniejszy dokument.	STAROSTA JAROSŁAWSKI
Wykazano, że materiały nie zawierają informacji o materiałach państwowego zasobu geodezyjnego i kartograficznego.	
Identyfikacja ewidencyjny	P1.1804.2015.1378
Data wypisu na potrzeby techniczne do ewidencji	2015-06-23
Imię, nazwisko i podpis osoby reprezentującej organ	Z up. S. Kopysty

Piotr Kopysta  
 Dyrektor Sekcji Geodezji i Kartograficznej  
 Dokumentacja w Jarosławiu

Stwierdzam zgodność z oryginałem

FIRMA: Zakład Usług Projektowych G. Kalamarz w Przeworsku gm. Wiązownica	
TEMA:	Kanaalizacja sanitarna m. Radawa i Cetula
RODZAJ PROJEKTU:	Projekt zagospodarowania terenu
PROJEKTOWAŁ:	m. inż. Piotr Kopysta
OPROJEKTOWAŁ:	m. inż. Janusz Włochyński
SPRAWDZIŁ:	m. inż. Wiesław Suły
OPROJEKTOWAŁ:	m. inż. Andrzej Bętko
OPROJEKTOWAŁ:	m. inż. Barbara Kowalska
UMOWA:	DATA 02.2016
SKALA:	1:1000
BRANŻA:	sanitarna
NUMER PROJEKTU:	11