


# WEWNĘTRZNA INSTALACJA GAZU - RZUT LOKALU - II PIĘTRO

UL. SULEJOWSKA

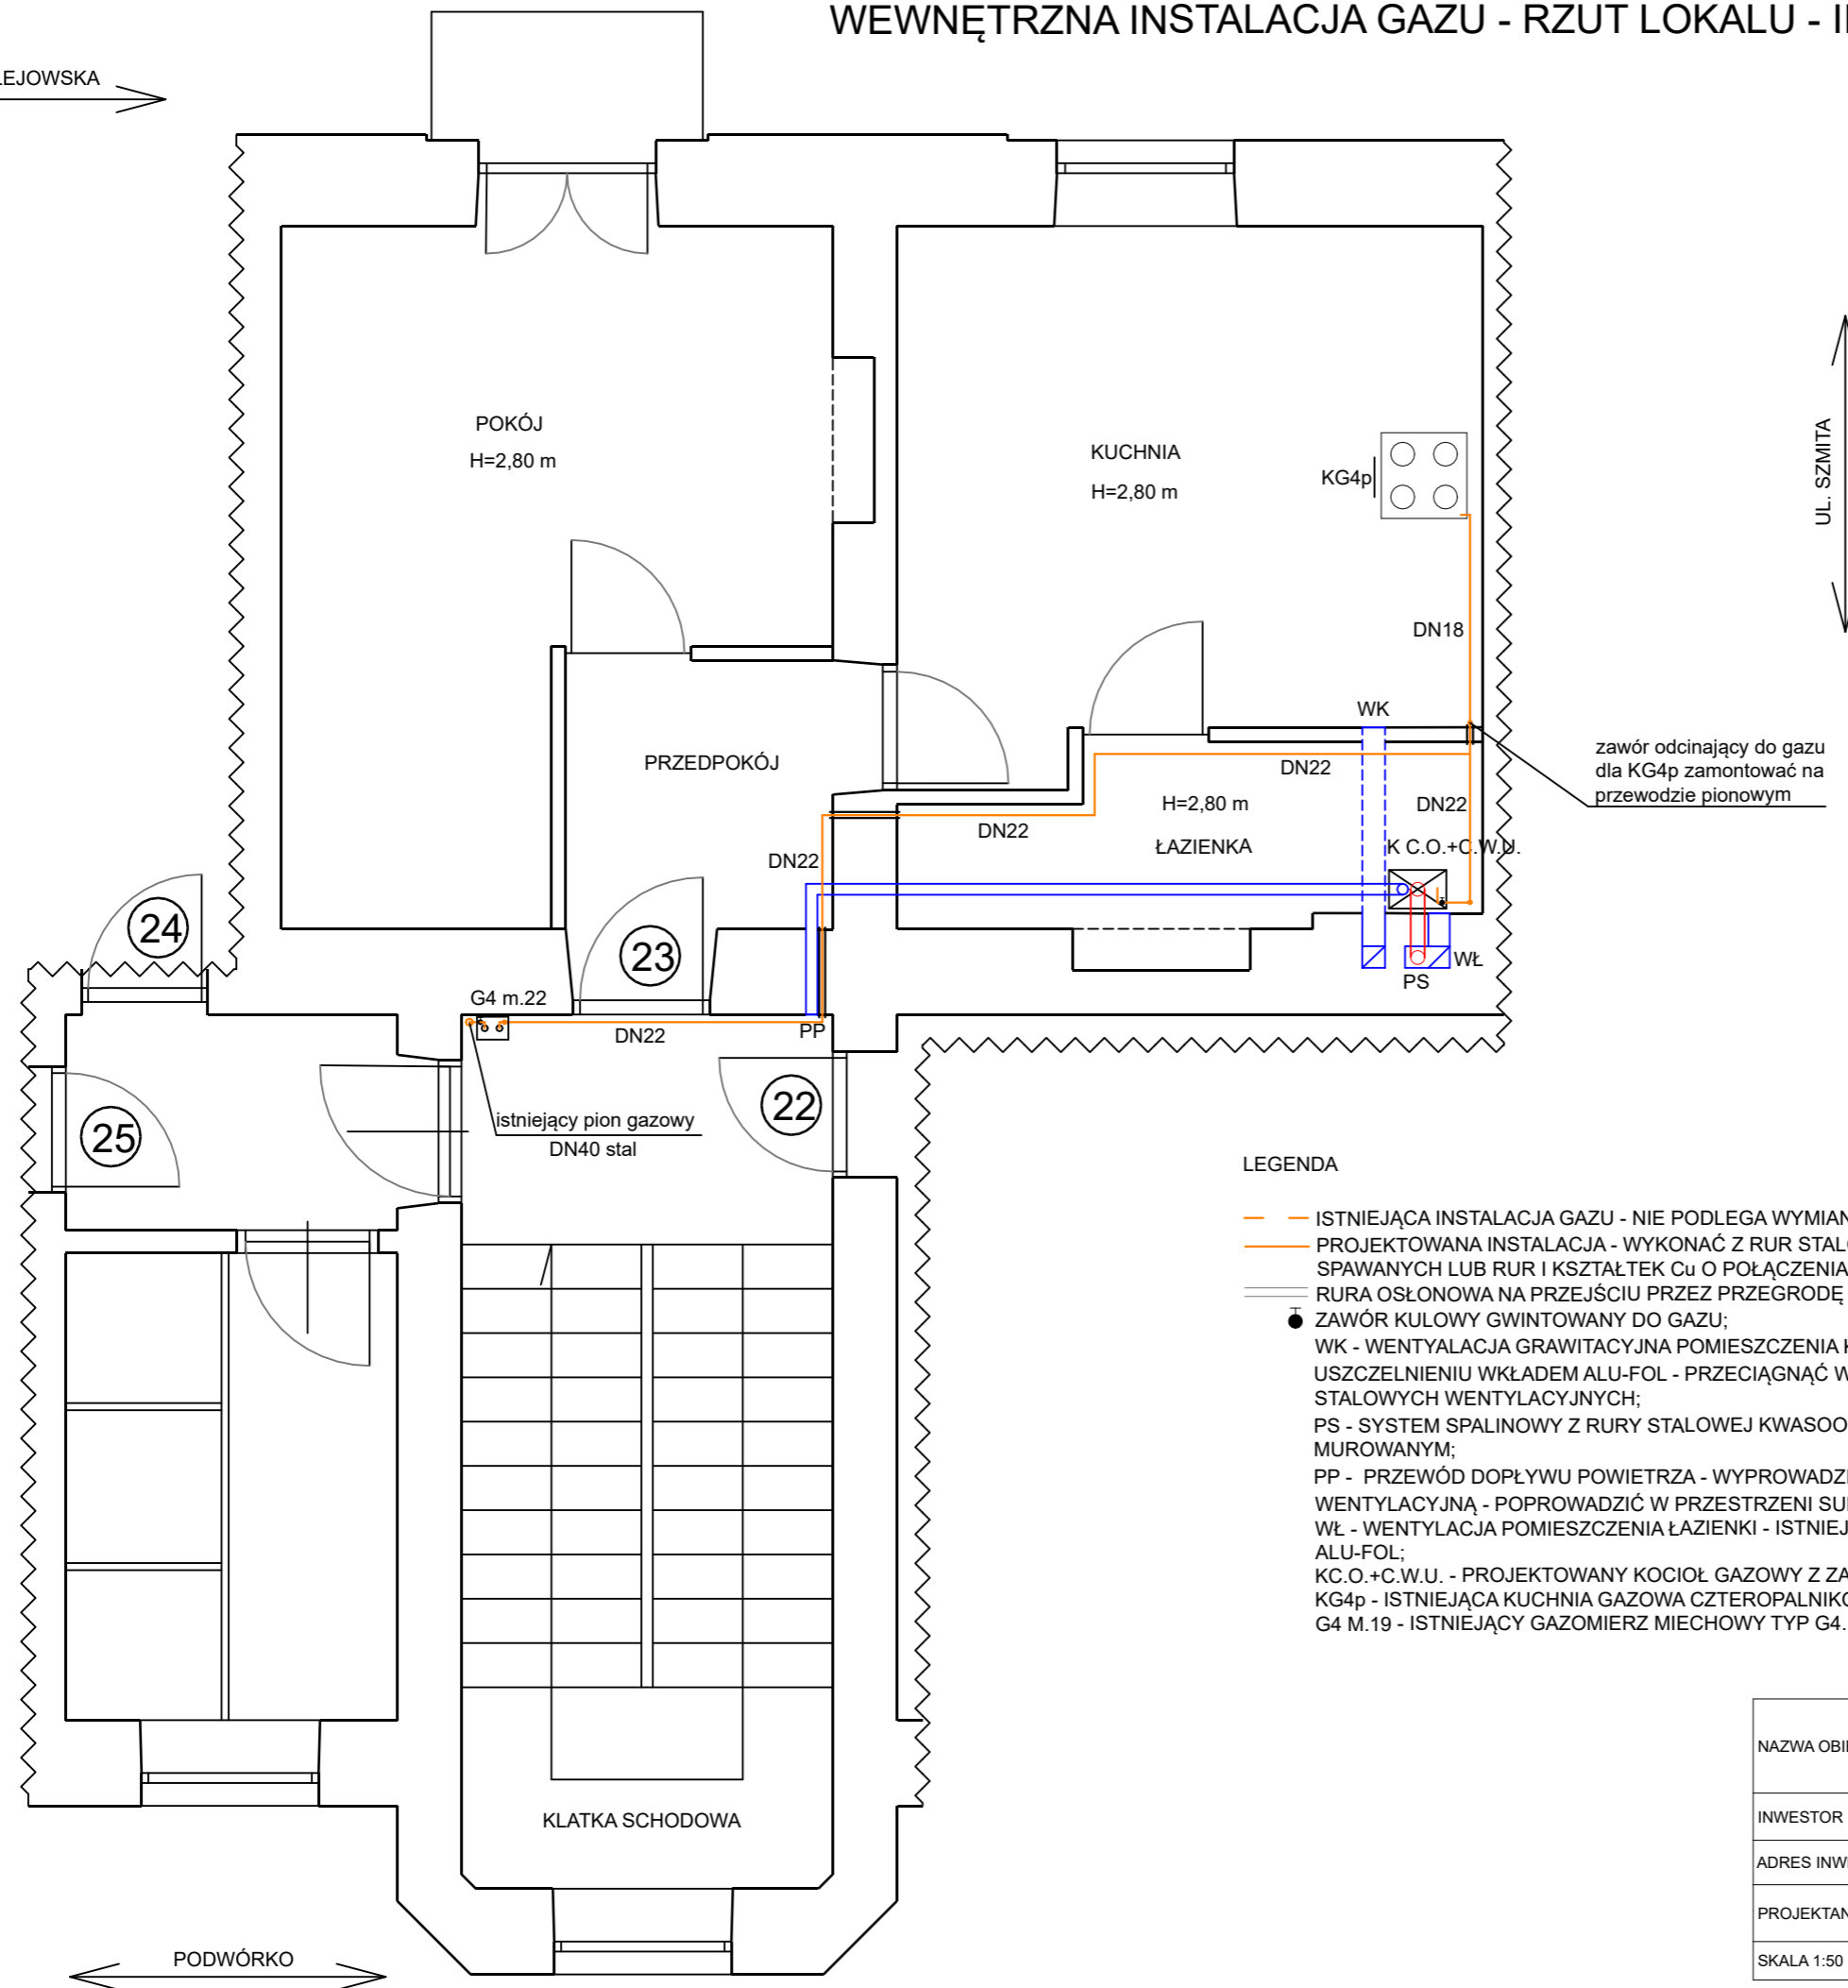

UL. SZMITA

PODWÓRKO

## LEGENDA

- ISTNIEJĄCA INSTALACJA GAZU - NIE PODLEGA WYMIANIE;
- PROJEKTOWANA INSTALACJA - WYKONAĆ Z RUR STALOWYCH B/S O POŁĄCZENIACH SPAWANYCH LUB RUR I KSZTAŁTEK Cu O POŁĄCZENIACH ZACISKOWYCH;
- RURA OSŁONOWA NA PRZEJŚCIU PRZEZ PRZEGRODĘ BUDOWLANĄ;
- ZAWÓR KULOWY GWINTOWANY DO GAZU;
- WK - WENTYLACJA GRAWITACYJNA POMIESZCZENIA KUCHNI - ISTNIEJĄCYM KANAŁEM MUROWANYM - PO USZCZELNIENIU WKŁADEM ALU-FOL - PRZECIĄGNĄĆ W PRZESTRZENI SUFITU PODWIESZANEGO ŁAZIENKI Z RUR STALOWYCH WENTYLACYJNYCH;
- PS - SYSTEM SPALINOWY Z RURY STALOWEJ KWASOODPORNEJ SPIRO - ZAMONTOWAĆ W ISTNIEJĄCYM KANAŁE MUROWANYM;
- PP - PRZEWÓD DOPŁYWU POWIETRZA - WYPROWADZIĆ NA KLATKĘ SCHODOWĄ I ZAKOŃCZYĆ KRATKĄ WENTYLACYJNĄ - POPROWADZIĆ W PRZESTRZENI SUFITU PODWIESZANEGO ŁAZIENKI;
- WŁ - WENTYLACJA POMIESZCZENIA ŁAZIENKI - ISTNIEJĄCYM KANAŁEM MUROWANYM PO USZCZELNIENIU WKŁADEM ALU-FOL;
- KC.O.+C.W.U. - PROJEKTOWANY KOCIOŁ GAZOWY Z ZAMKNIĘTĄ KOMORĄ SPALANIA - KONDENSACYJNY;
- KG4p - ISTNIEJĄCA KUCHNIA GAZOWA CZTEROPALNIKOWA;
- G4 M.19 - ISTNIEJĄCY GAZOMIERZ MIECHOWY TYP G4.

NAZWA OBIEKTU	WEWNĘTRZNA INSTALACJA GAZU - RZUT LOKALU - II PIĘTRO		
INWESTOR	TOWARZYSTWO BUDOWNICTWA SPOŁECZNEGO SP. Z O.O. AL. 3 MAJA 31, 97-300 PIOTRKÓW TRYBUNALSKI		
ADRES INWESTYCJI	UL. SULEJOWSKA 25 M.23, 97-300 PIOTRKÓW TRYBUNALSKI DZ. NR 169 OBR. 20 JEDNOSTKA EWIDENCYJNA 106201_1		
PROJEKTANT	MGR INŻ. JAKUB SZAJEWSKI	NR UPRAWNIENI LOD/1605/POOS/11	
SKALA 1:50	RYSunEK NR 1	DATA OPRACOWANIA	MARZEC 2021