
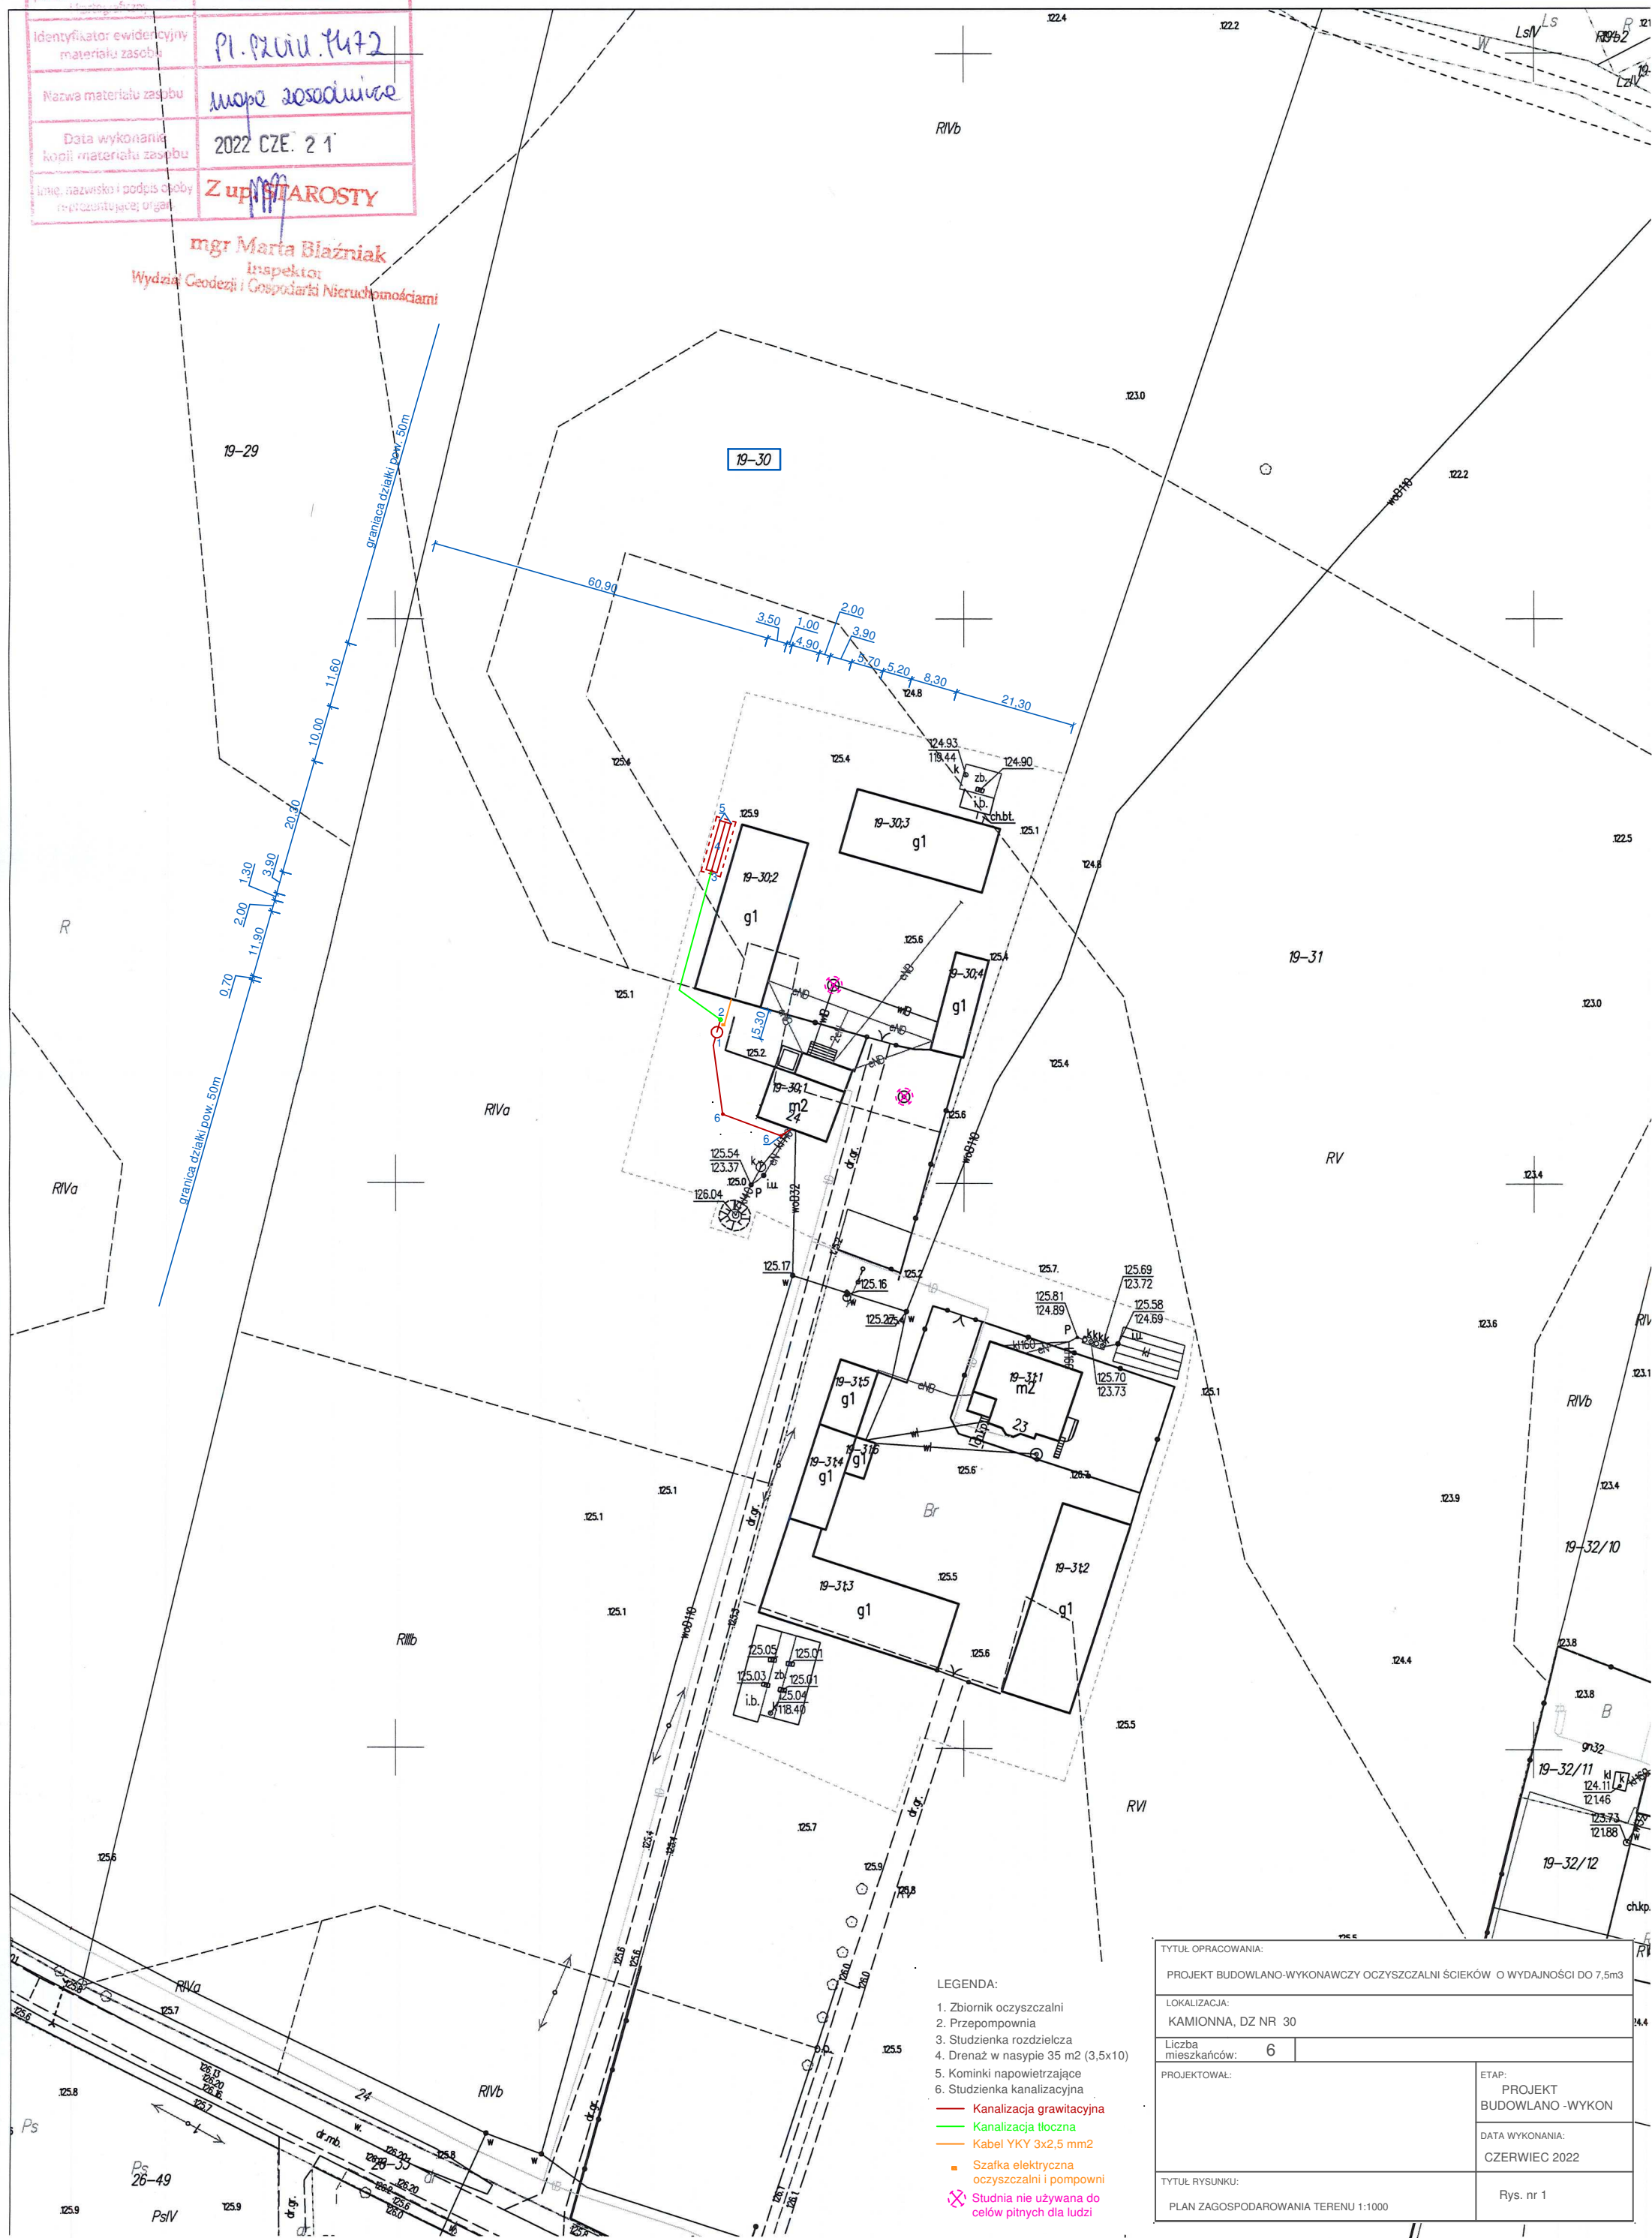


Wycinek mapy zasadniczej
Skala 1:1000
Gmina : Winnica , Obręb : Kamionna


Nazwa organu ewidencyjnego państwowego za dr. gen. Józefina	Starosta Pułtusk
Identyfikator ewidencyjny materiału zasobu	PI. 92.010.1472
Nazwa materiału zasobu	mapa zasadnicza
Data wykonania kopii materiału zasobu	2022 CZE. 2 1
Imię, nazwisko i podpis osoby reprezentującej organ	Z up.  STAROSTY

mgr Marta Błażniak
Inspektor
Wydział Geodezji i Gospodarki Nieruchomościami



- LEGENDA:

1. Zbiornik oczyszczalni
2. Przepompownia
3. Studzienka rozdzielcza
4. Drenaż w nasypie 35 m2 (3,5x10)
5. Kominki napowietrzające
6. Studzienka kanalizacyjna

- **Kanalizacja grawitacyjna**
- **Kanalizacja tłoczna**
- **Kabel YKY 3x2,5 mm2**
- **Szafka elektryczna oczyszczalni i pompowni**
-  **Studnia nie używana do celów pitnych dla ludzi**

TYTUŁ OPRAWOWANIA:	
PROJEKT BUDOWLANO-WYKONAWCZY OCZYSZCZALNI ŚCIEKÓW O WYDAJNOŚCI DO 7,5m3	
LOKALIZACJA:	
KAMIONNA, DZ NR 30	
Liczba mieszkańców:	6
PROJEKTOWAŁ:	ETAP: PROJEKT BUDOWLANO -WYKON
	DATA WYKONANIA: CZERWIEC 2022
TYTUŁ RYSUNKU:	Rys. nr 1
PLAN ZAGOSPODAROWANIA TERENU 1:1000	