

PRZEDSIĘBIORSTWO
GEODEZYJNO-KARTOGRAFICZNE
"KARTOPLAN" S.C.
21-300 Radzyń Podlaski
tel. 83-352-09-70 808-400-018

MAPA DO CELÓW PROJEKTOWYCH

aktualna na dzień 15-12-2022r.

Skala: 1:500

jedn. ewid. : 061501_1 Radzyń Podlaski

obręb ewid. : 061501_1.0001 Radzyń Miasto

układ współrz. - 2000_8/24

poz. odniesienia: PL-EVRF2007-NH

GN.I. 6640.1248.2022


Wykonanie niniejszej mapy nie było poprzedzone ustaleniami dotyczącymi ewentualnych służebności gruntowych obciążających grunty położone w granicach projektowanej inwestycji.

Fragment mapy numerycznej m. Radzyń Podlaski

Data wydruku: 15.12.2022r.

Wydruk sporządził: inż. Andrzej Nicpoń

Poświadczam że niniejszy dokument został opracowany w wyniku prac geodezyjnych i kartograficznych, których rezultaty z wziętą operą techniczną pozytywnie zweryfikowany. Jednocześnie informuję, że jestem świadomy odpowiedzialności karnej za złożenie fałszywego oświadczenia.	
Identyfikator zgłoszenia prac geodezyjnych	GN.I.6640.1248.2022
Organ służby geodezyjnej, który otrzymał zgłoszenie	Starosta radzyński
Wykonawca prac geodezyjnych	PRZEDSIĘBIORSTWO GEODEZYJNO-KARTOGRAFICZNE "KARTOPLAN" S.C. 21-300 Radzyń Podlaski tel. 83-352-09-70 skr. poczt. 5
Numer oraz data sporządzenia dokumentu zawierającego wynik pozytywnej weryfikacji.	Protokół weryfikacji P.0615.2022.1220 z dnia 15.12.2022
Imię i nazwisko oraz numer uprawnień za wododochy i równika prac.	GEODETA Krzysztof LEWCZUK upr.nr 11628

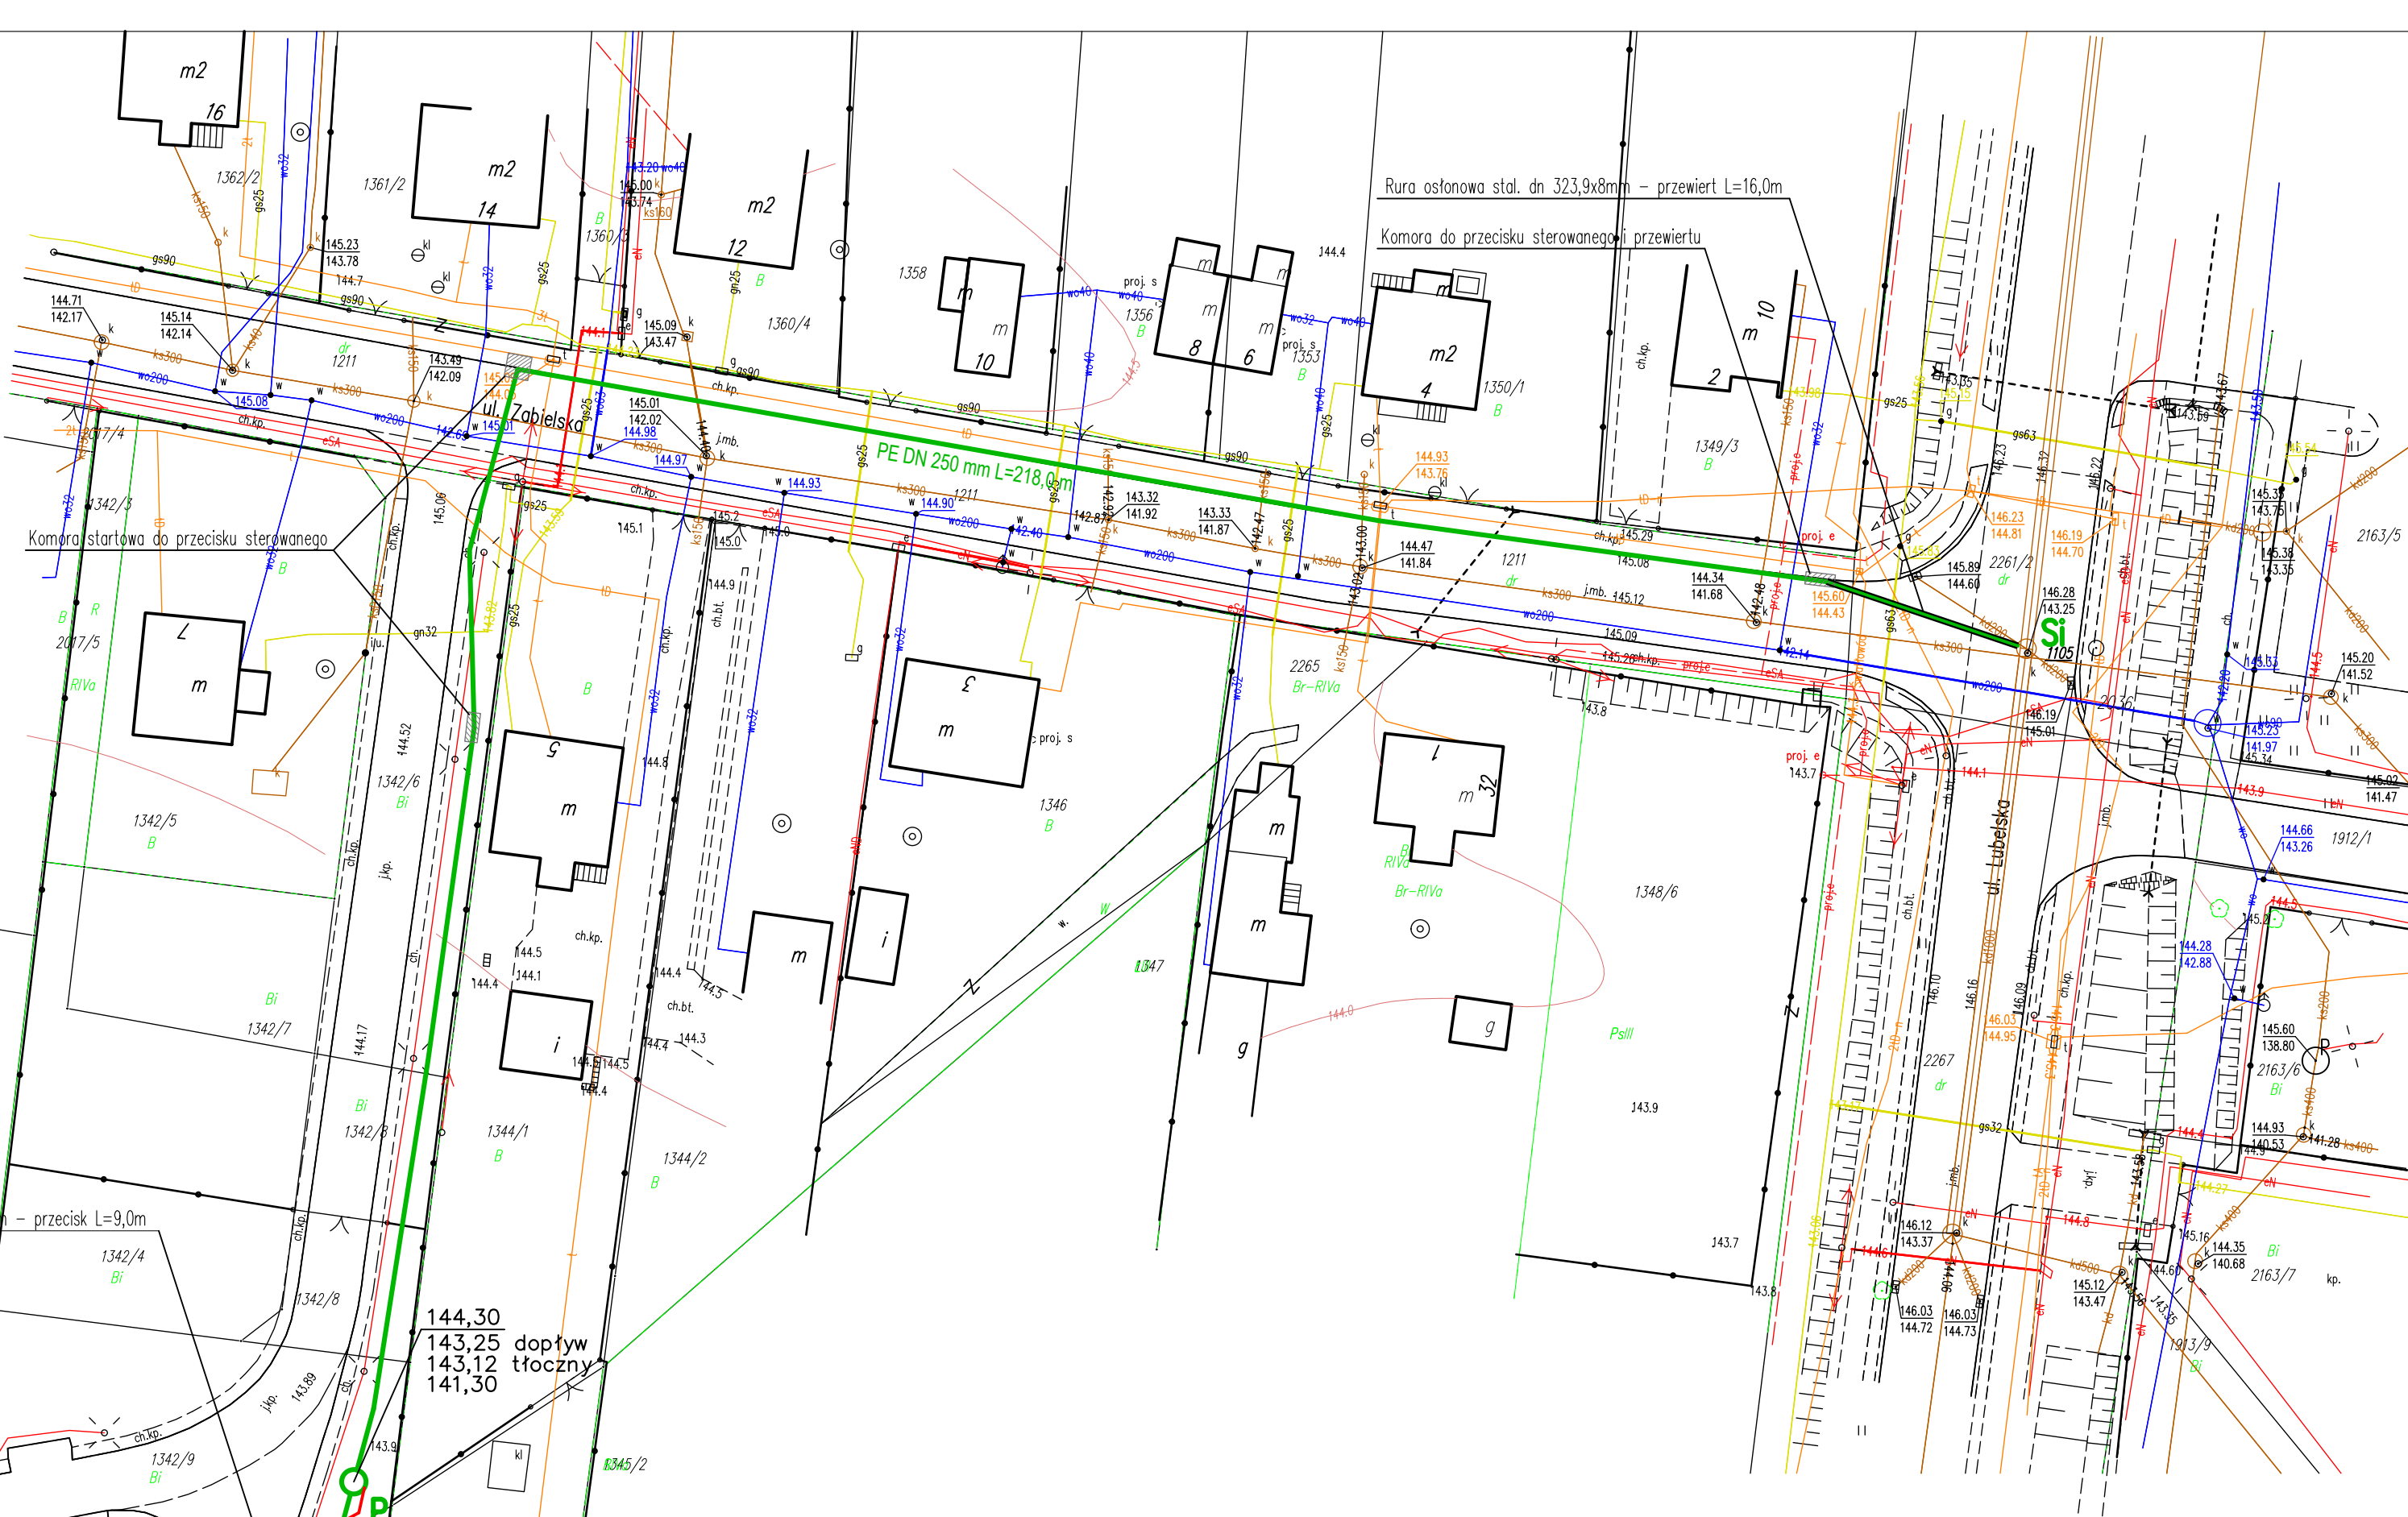

- projektowana trasa kanalizacji deszczowej z rur PVC-U DN 500 mm i rur PE DN 250 mm
- studnia włączeniowa DN 1500 mm na istniejącej kanalizacji deszczowej DN 1000 mm
- projektowana przepompownia wód deszczowych, zbiornik z kręgów żelbetowych DN 2000 mm
- projektowany wlot wód deszczowych na rurze PCV DN 500 mm
- projektowany osadnik wstępny, zbiornik żelbetowy DN 1800 mm
- projektowany separator substancji ropopochodnych, zbiornik żelbetowy DN 1200 mm
- projektowana trasa kabla zasilającego przepompownię wód deszczowych

Niniejszym poświadczam, że projekt został wykonany na podstawie mapy do celów projektowych zaewidencjonowanej w PODGIK Radzyń Podlaski pod numerem P.0615.2022.1220.

Poświadczam za zgodność z oryginałem.

Inwestor:	Powiat Radzyń Podlaski Pl. I.Potockiego 1, 21- 300 Radczyn Podlaski		
Temat opracowania:	Projekt zagospodarowania terenu		
Miejsce inwestycji:	ul. Sikorskiego, ul. Zabielska, ul. Lubelska w Radzynie Podlaskim		
Data:	01.2023	Imię i Nazwisko - uprawnienia:	Podpisy:
Nr rys.:	1	Projektant:	mgr inż. Marcin Golonka LUB/0152/PBS/22
		Projektant: branża elektryczna	mgr inż. Wojciech Ciok LUB/0077/PBE/15
Skala:	1:500		