


- LEGENDA:**
- eN — Projektowany kabel sieci niskiego napięcia
 - eSN — Projektowany kabel sieci średniego napięcia
 - uz — Projektowana sieć uzziemienia
 - Projektowana kanalizacja kablowa elektryczna
 - SE.3 — Projektowana studnia kablowa elektryczna np. typ SK-2g, kanalizacja kablowa SN
 - — Projektowana szafa oświetlenia zewnętrznego
 - — Złącze kablowe sieci niskiego napięcia
 - ◇ — Muła kablowa
 - ×××× — Likwidacja sieci kablowych
 - — Zakres opracowania

Sposób ochrony przed porażeniem prądem elektrycznym
 UZIEMIENIE OCHRONNE - Sieć 6kV
 SZYBKIŁ WYŁĄCZENIE ZABEZPIECZEN - Sieć nN-0.4kV

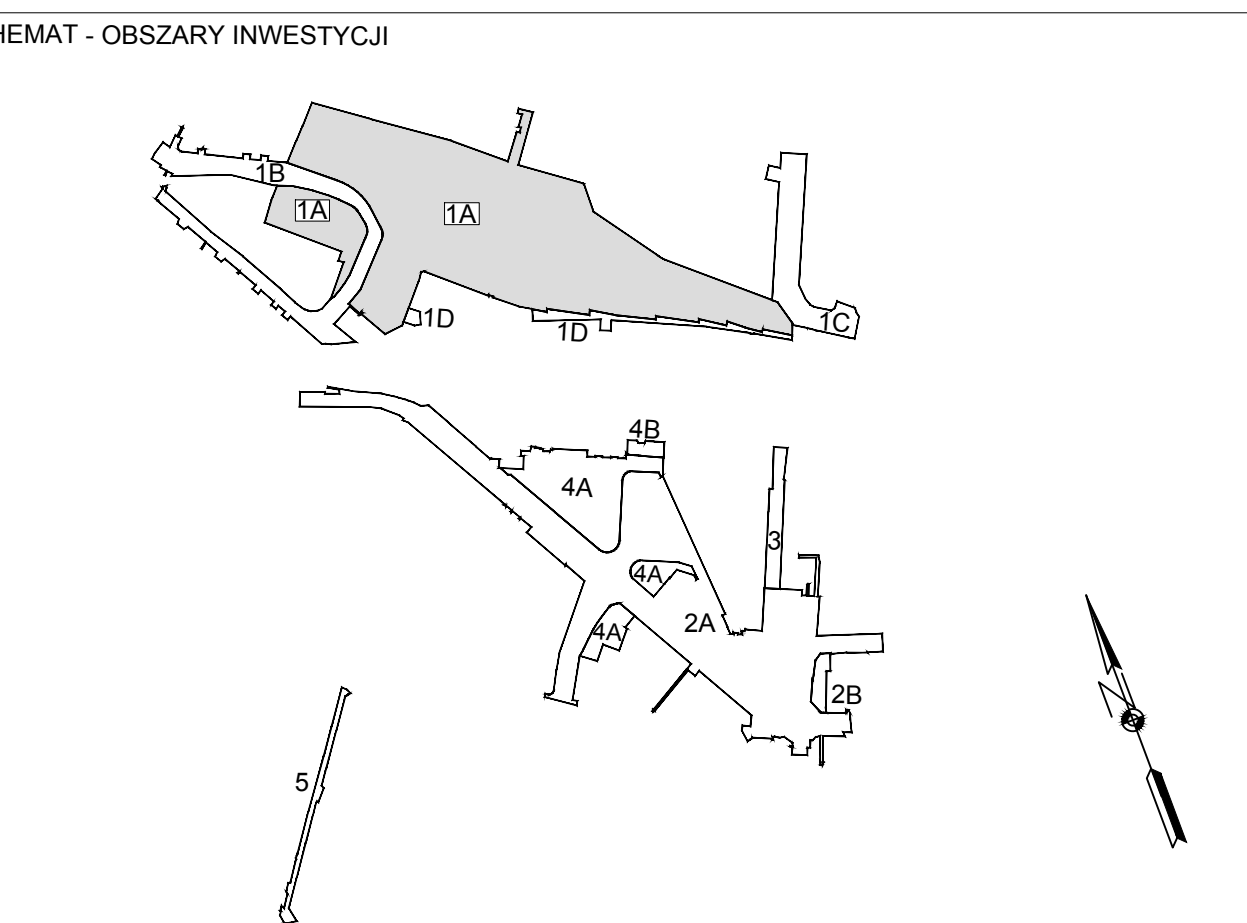

Tytuł opracowania: Projekt Wykonawczy
 "Zachodnia Brama Metropolii Silesia" Centrum Przesiadkowe w Gliwicach
 Budowa dworca autobusowego z zadaszeniem wraz z budynkiem głównym, budynkiem pomocniczym i tunelem oraz zagospodarowaniem terenu obejmującym układ komunikacyjny, parkingi i miejsca postojowe oraz niezbędną infrastrukturę techniczną

Adres inwestycji: ul. Sileska, ul. Tożsaka, ul. Tamogłaska, ul. Udział, ul. Kolbega w Gliwicach

| | | |
|---|-------------------------------------|----------------|
| OBZAR: 1A | Imię Nazwisko | Data |
| BRANŻA: ELEKTRYCZNA | Wykonot: mgr inż. Dariusz Szepelman | 2019.07.10 |
| Tytuł rysunku: | Projektował: inż. Edward Morza | 2019.07.10 |
| Plan zagospodarowania terenu | uproszczenie 120/75 | |
| - Plan sieci kablowej nN-0.4kV | Specjalność: elektryczna | |
| i uz ziemien fundamentowych | Sprawił: mgr inż. Dariusz Szepelman | 2019.07.10 |
| | uproszczenie nr SLK/6812/PMBZ/16 | |
| | specjalność: elektryczna | |
| Investor: Miasto Gliwice | W skali: 55619-1A-PW-2E-217/A | |
| Adres inwestora: ul. Zwycięstwa 21 44-100 Gliwice | Skala: 1:500 | Arkusze: 1 / 1 |

MOSTOSTAL ZABRZE
BIPROHUT

Wszelkie prawa autorskie zastrzeżone. Nie sctogólnym uwzględnieniem przepisów Ustawy o prawie autorskim (Dz.U. Nr 64 poz. 85) wraz z późniejszymi zmianami. Każde wykorzystanie, powielenie i rozpowszechnianie niniejszego projektu jest surowo zabronione. Mostostal Zabrze BIPROHUT S.A.