


sieć WP w systemie preizolowanym



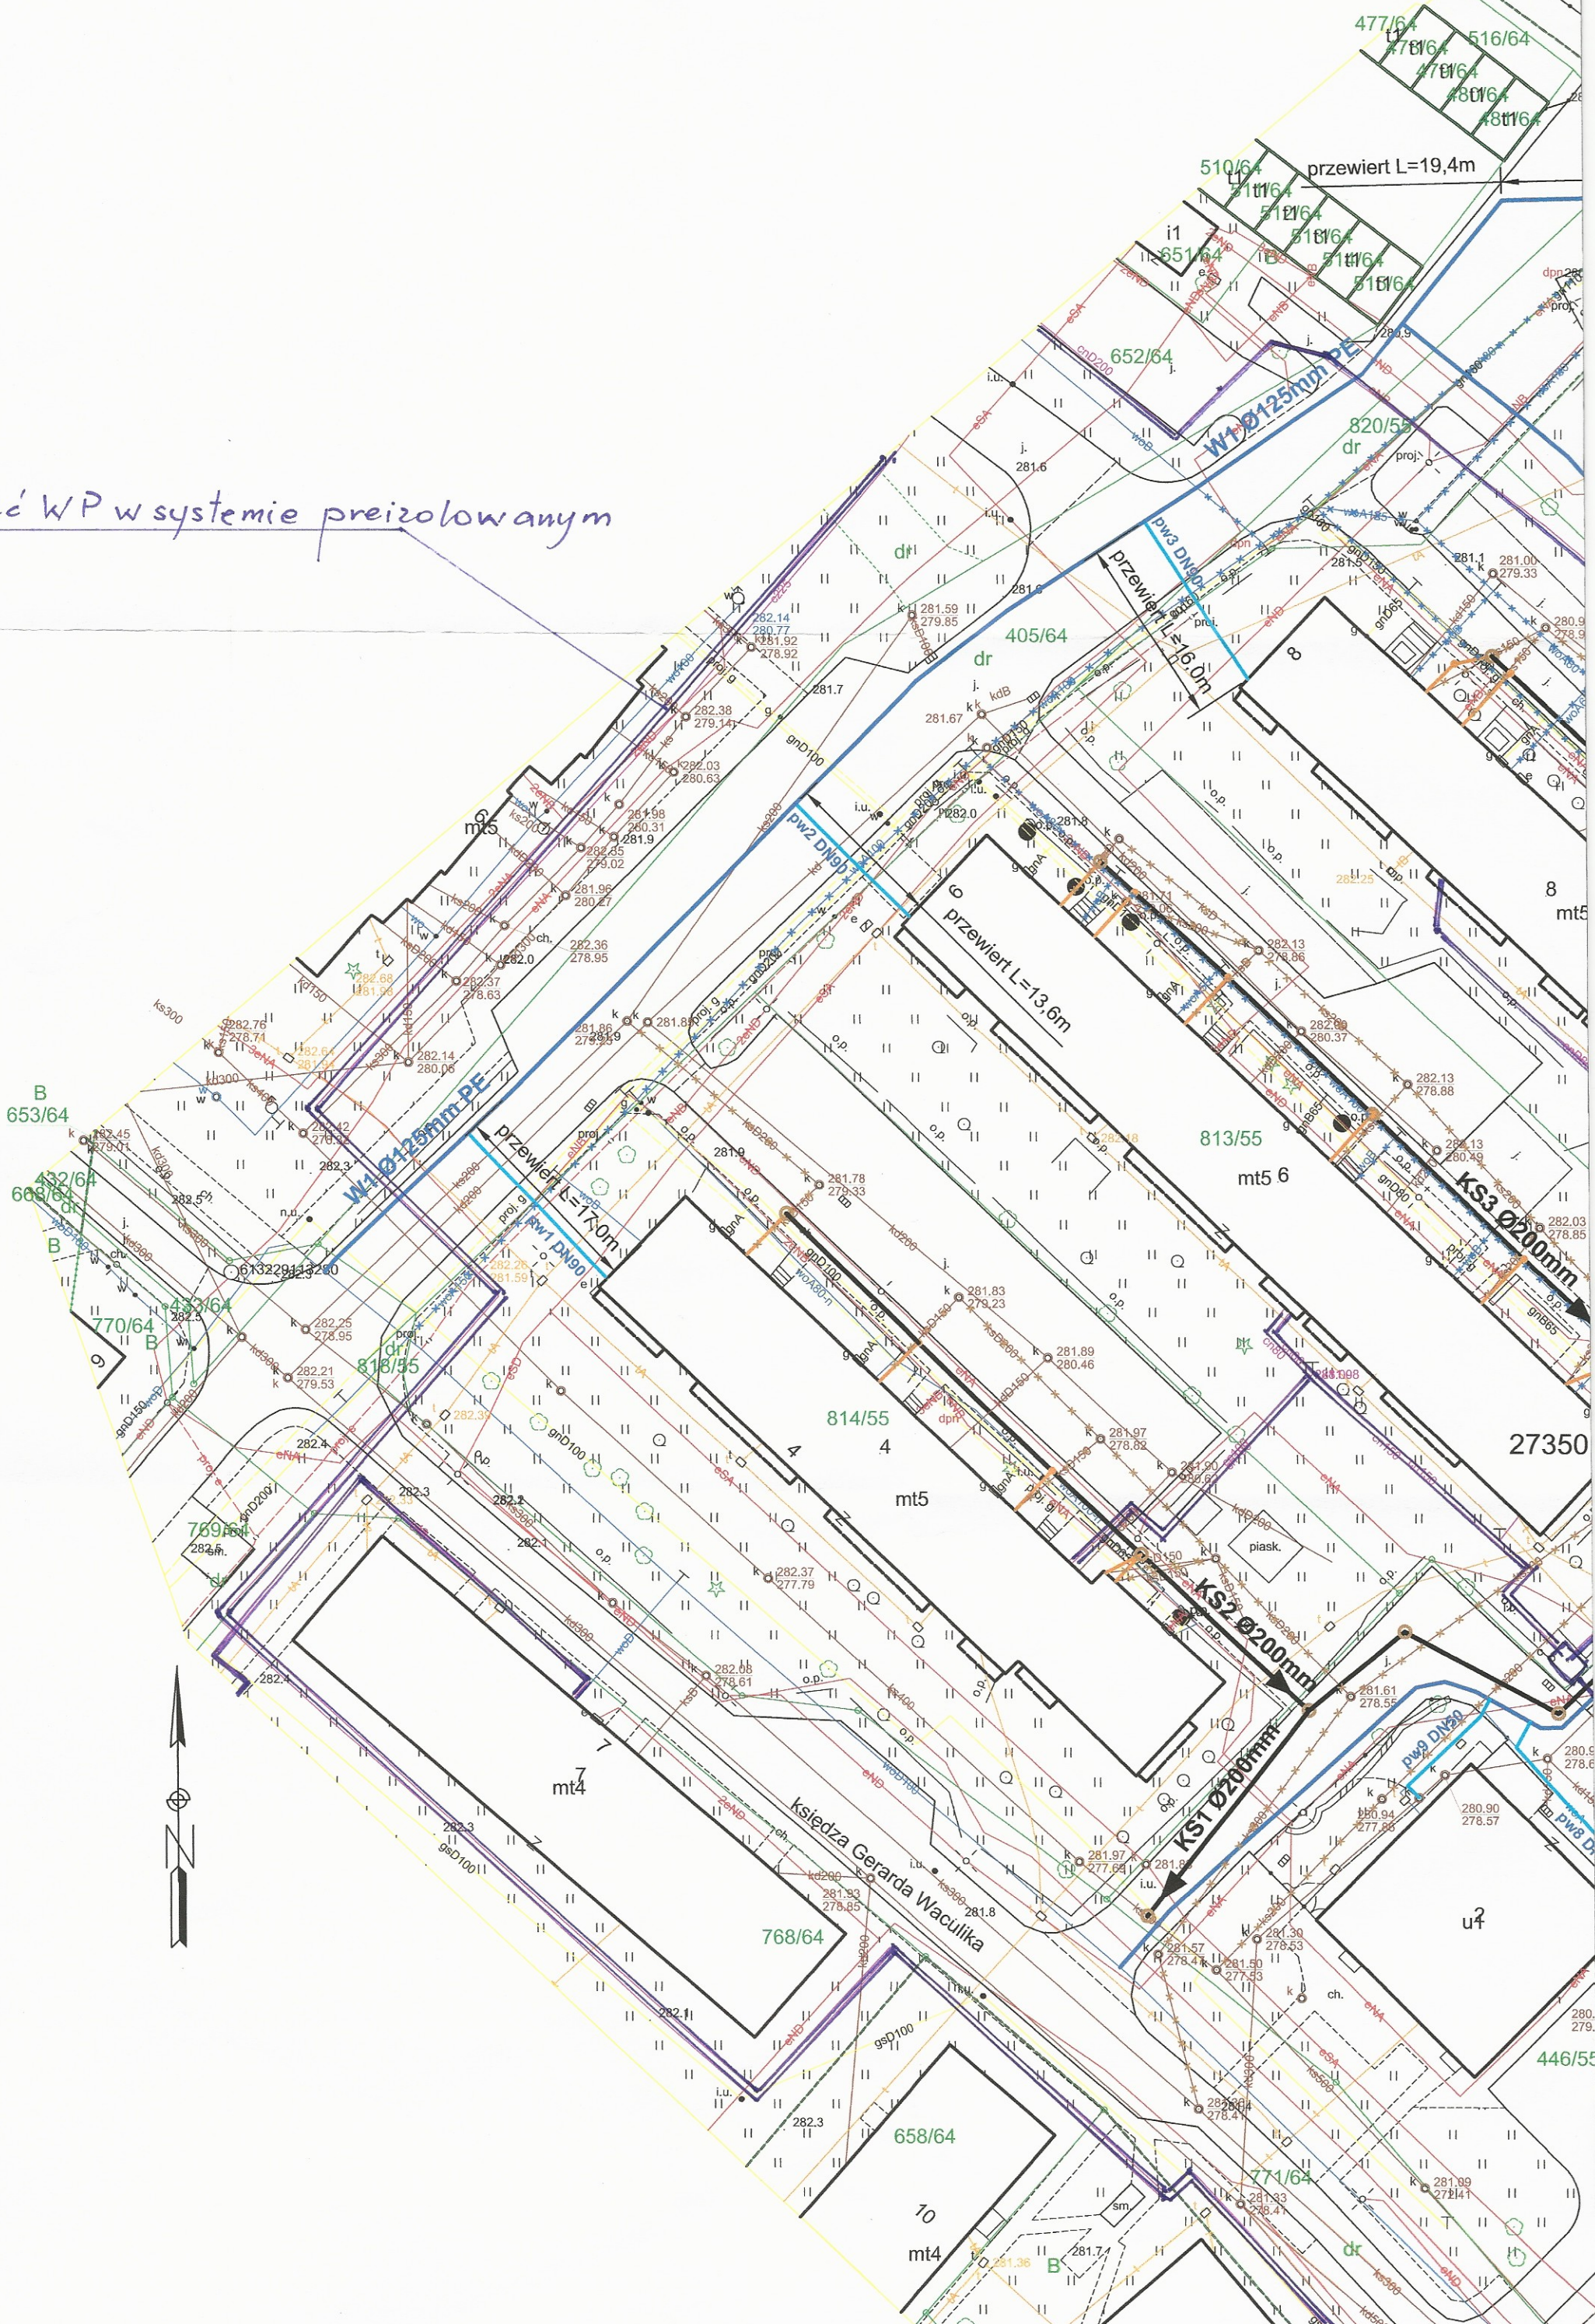

Nienaniesione trasy sieci ciepłowniczej są orientacyjne.  
 Przed przystąpieniem do robót ziemnych należy wystąpić do Miejskiego Przedsiębiorstwa Energetyki Ciepłej Sp. z o.o. w Piekarach Śl. o pełnienie nadzoru, oraz wykonać przekopy kontrolne celem ustalenia dokładnej trasy kanału sieci ciepłowniczej.  
 Niniejsze uzgodnienie jest ważne na okres 2 lat od daty jego dokonania.

Piekary Śl., dnia 30.12.2020



**MIEJSKIE PRZEDSIĘBIORSTWO  
 ENERGETYKI CIEPŁEJ**

Sp. z o.o. w Piekarach Śl.

Na oznaczonym terenie sieć ciepłownicza nad i podziemna:

a) nie występuje


b) naniesiono kolorem ..

Piekary Śl., dnia 30.12.2020

KIEROWNIK  
 ZAKŁADÓW CIEPŁOWNICZYCH  
 MPEC Sp. z o.o. w Piekarach Śląskich

*Dariusz Janbszka*

Arkusz nr 3-10

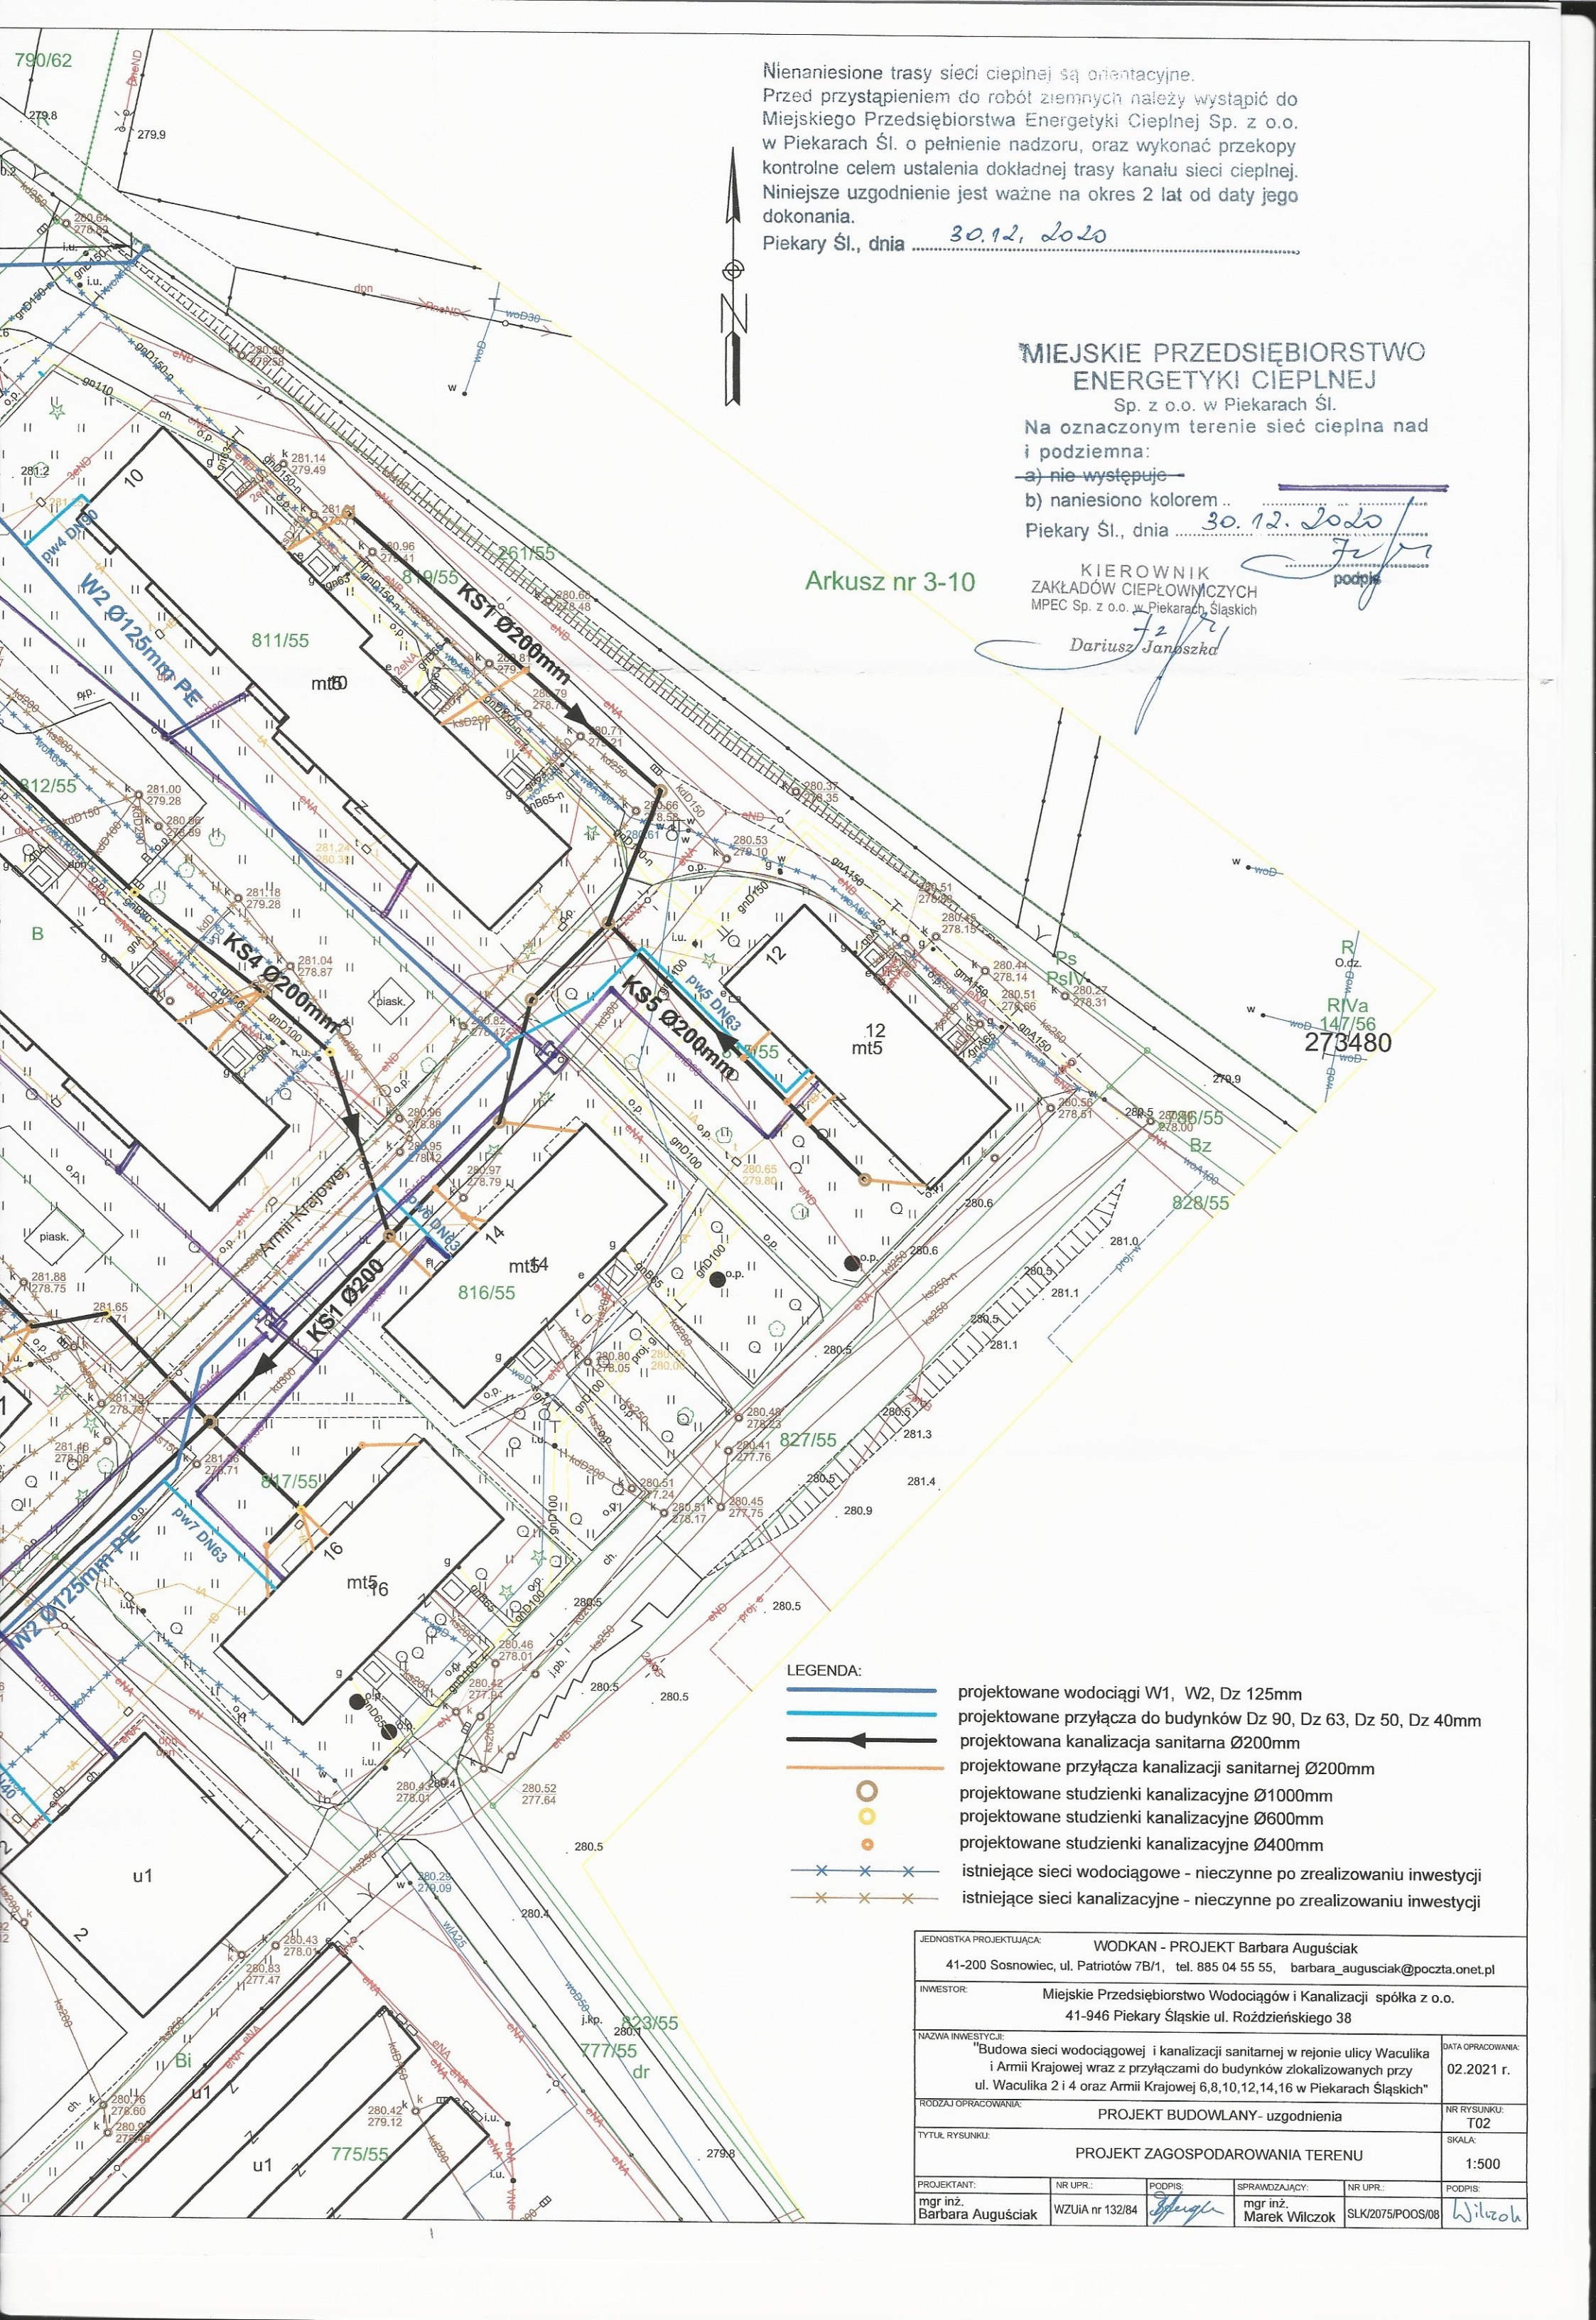

LEGENDA:

- projektowane wodociągi W1, W2, Dz 125mm
- projektowane przyłącza do budynków Dz 90, Dz 63, Dz 50, Dz 40mm
- projektowana kanalizacja sanitarna Ø200mm
- projektowane przyłącza kanalizacji sanitarnej Ø200mm
- projektowane studzienki kanalizacyjne Ø1000mm
- projektowane studzienki kanalizacyjne Ø600mm
- projektowane studzienki kanalizacyjne Ø400mm
- istniejące sieci wodociągowe - nieczynne po zrealizowaniu inwestycji
- istniejące sieci kanalizacyjne - nieczynne po zrealizowaniu inwestycji

JEDNOSTKA PROJEKTUJĄCA: WODKAN - PROJEKT Barbara Auguściak 41-200 Sosnowiec, ul. Patriotów 7B/1, tel. 885 04 55 55, barbara_auguciak@poczta.onet.pl					
INWESTOR: Miejskie Przedsiębiorstwo Wodociągów i Kanalizacji spółka z o.o. 41-946 Piekary Śląskie ul. Rożdzińskiego 38					
NAZWA INWESTYCJI: "Budowa sieci wodociągowej i kanalizacji sanitarnej w rejonie ulicy Waculika i Armii Krajowej wraz z przyłączami do budynków zlokalizowanych przy ul. Waculika 2 i 4 oraz Armii Krajowej 6,8,10,12,14,16 w Piekarach Śląskich"					DATA OPRACOWANIA: 02.2021 r.
RODZAJ OPRACOWANIA: PROJEKT BUDOWLANY- uzgodnienia					NR RYSUNKU: T02
TYTUŁ RYSUNKU: PROJEKT ZAGOSPODAROWANIA TERENU					SKALA: 1:500
PROJEKTANT: mgr inż. Barbara Auguściak	NR UPR.: WZUiA nr 132/84	PODPIS: <i>Barbara Auguściak</i>	SPRAWDZAJĄCY: mgr inż. Marek Wilczok	NR UPR.: SLK/2075/POOS/08	PODPIS: <i>Wilczok</i>