

MAPA DO CELÓW PROJEKTOWYCH

Skala 1:1000

gm. Wiązownica [180411_2] obręb: Radawa [180411_2.0006]
pow. Jarosław woj. podkarpackie
Ark. 8.127.10.21.2, 8.127.10.21.4


Mapę sporządzono na podstawie ark. 8.127.10.21.2, 8.127.10.21.4 mapy zasadniczej, oraz własnego pomiaru uzupełniającego.
Przyjęte granice są zgodne z opisem ewidencji gruntów obrębu Radawa.
Nie wykazano się istnieniu w terenie innych urządzeń podziemnych, które nie zostały zgłoszone do inwentaryzacji.
W zakresie opracowania nie badano obciążań służebności gruntowymi ujemnymi w księgach wieczystych dotyczących nieruchomości.
Mapa w zaznaczonym zakresie aktualna na dzień 06.05.2015 r.
Licencja 6640.612.2015_1804_K05
ID 6640.612.2015

USŁUGI GEODEZYJNE
Tomasz Motyka
37-500 Jarosław, ul. Elektryczna 28
tel. 016 624 16 40, kom. 405 201 949
NIP 792-117-46-57, REGON 459456057

Układ wsp. 2000/24 - "Krańsztaadt"
Jarosław, H.O.C. 2015 r.
Geodeta uprawniony
Nr 107/18448
Tomasz Motyka

Projektowane uzbrojenie uzgodnione w ZUDP
Występuje / nie występuje w zakresie opracowania mapy
Jarosław, dnia 4.05.2015

Pokładcząco, że niniejszy dokument został opracowany w wyniku prac geodezyjnych i kartograficznych, których rezultaty zawiera operat techniczny wpisany do ewidencji materiałów państwowego zasobu geodezyjnego i kartograficznego.	
Organ prowadzący państwowy zasob geodezyjny i kartograficzny	STAROSTA JAROSŁAWSKI
Identyfikator ewidencyjny materiałów zasobu operaty technicznej	D.1004. 2015.1378
Data wpisania operaty technicznej do ewidencji materiałów zasobu	2015-06-23
Imię, nazwisko i podpis osoby reprezentującej organ	Z up. PIKOST Prat. Marcelek Dyrektor Powiatowego Ośrodka Dokumentacji Geodezyjnej i Kartograficznej w Jarosławiu

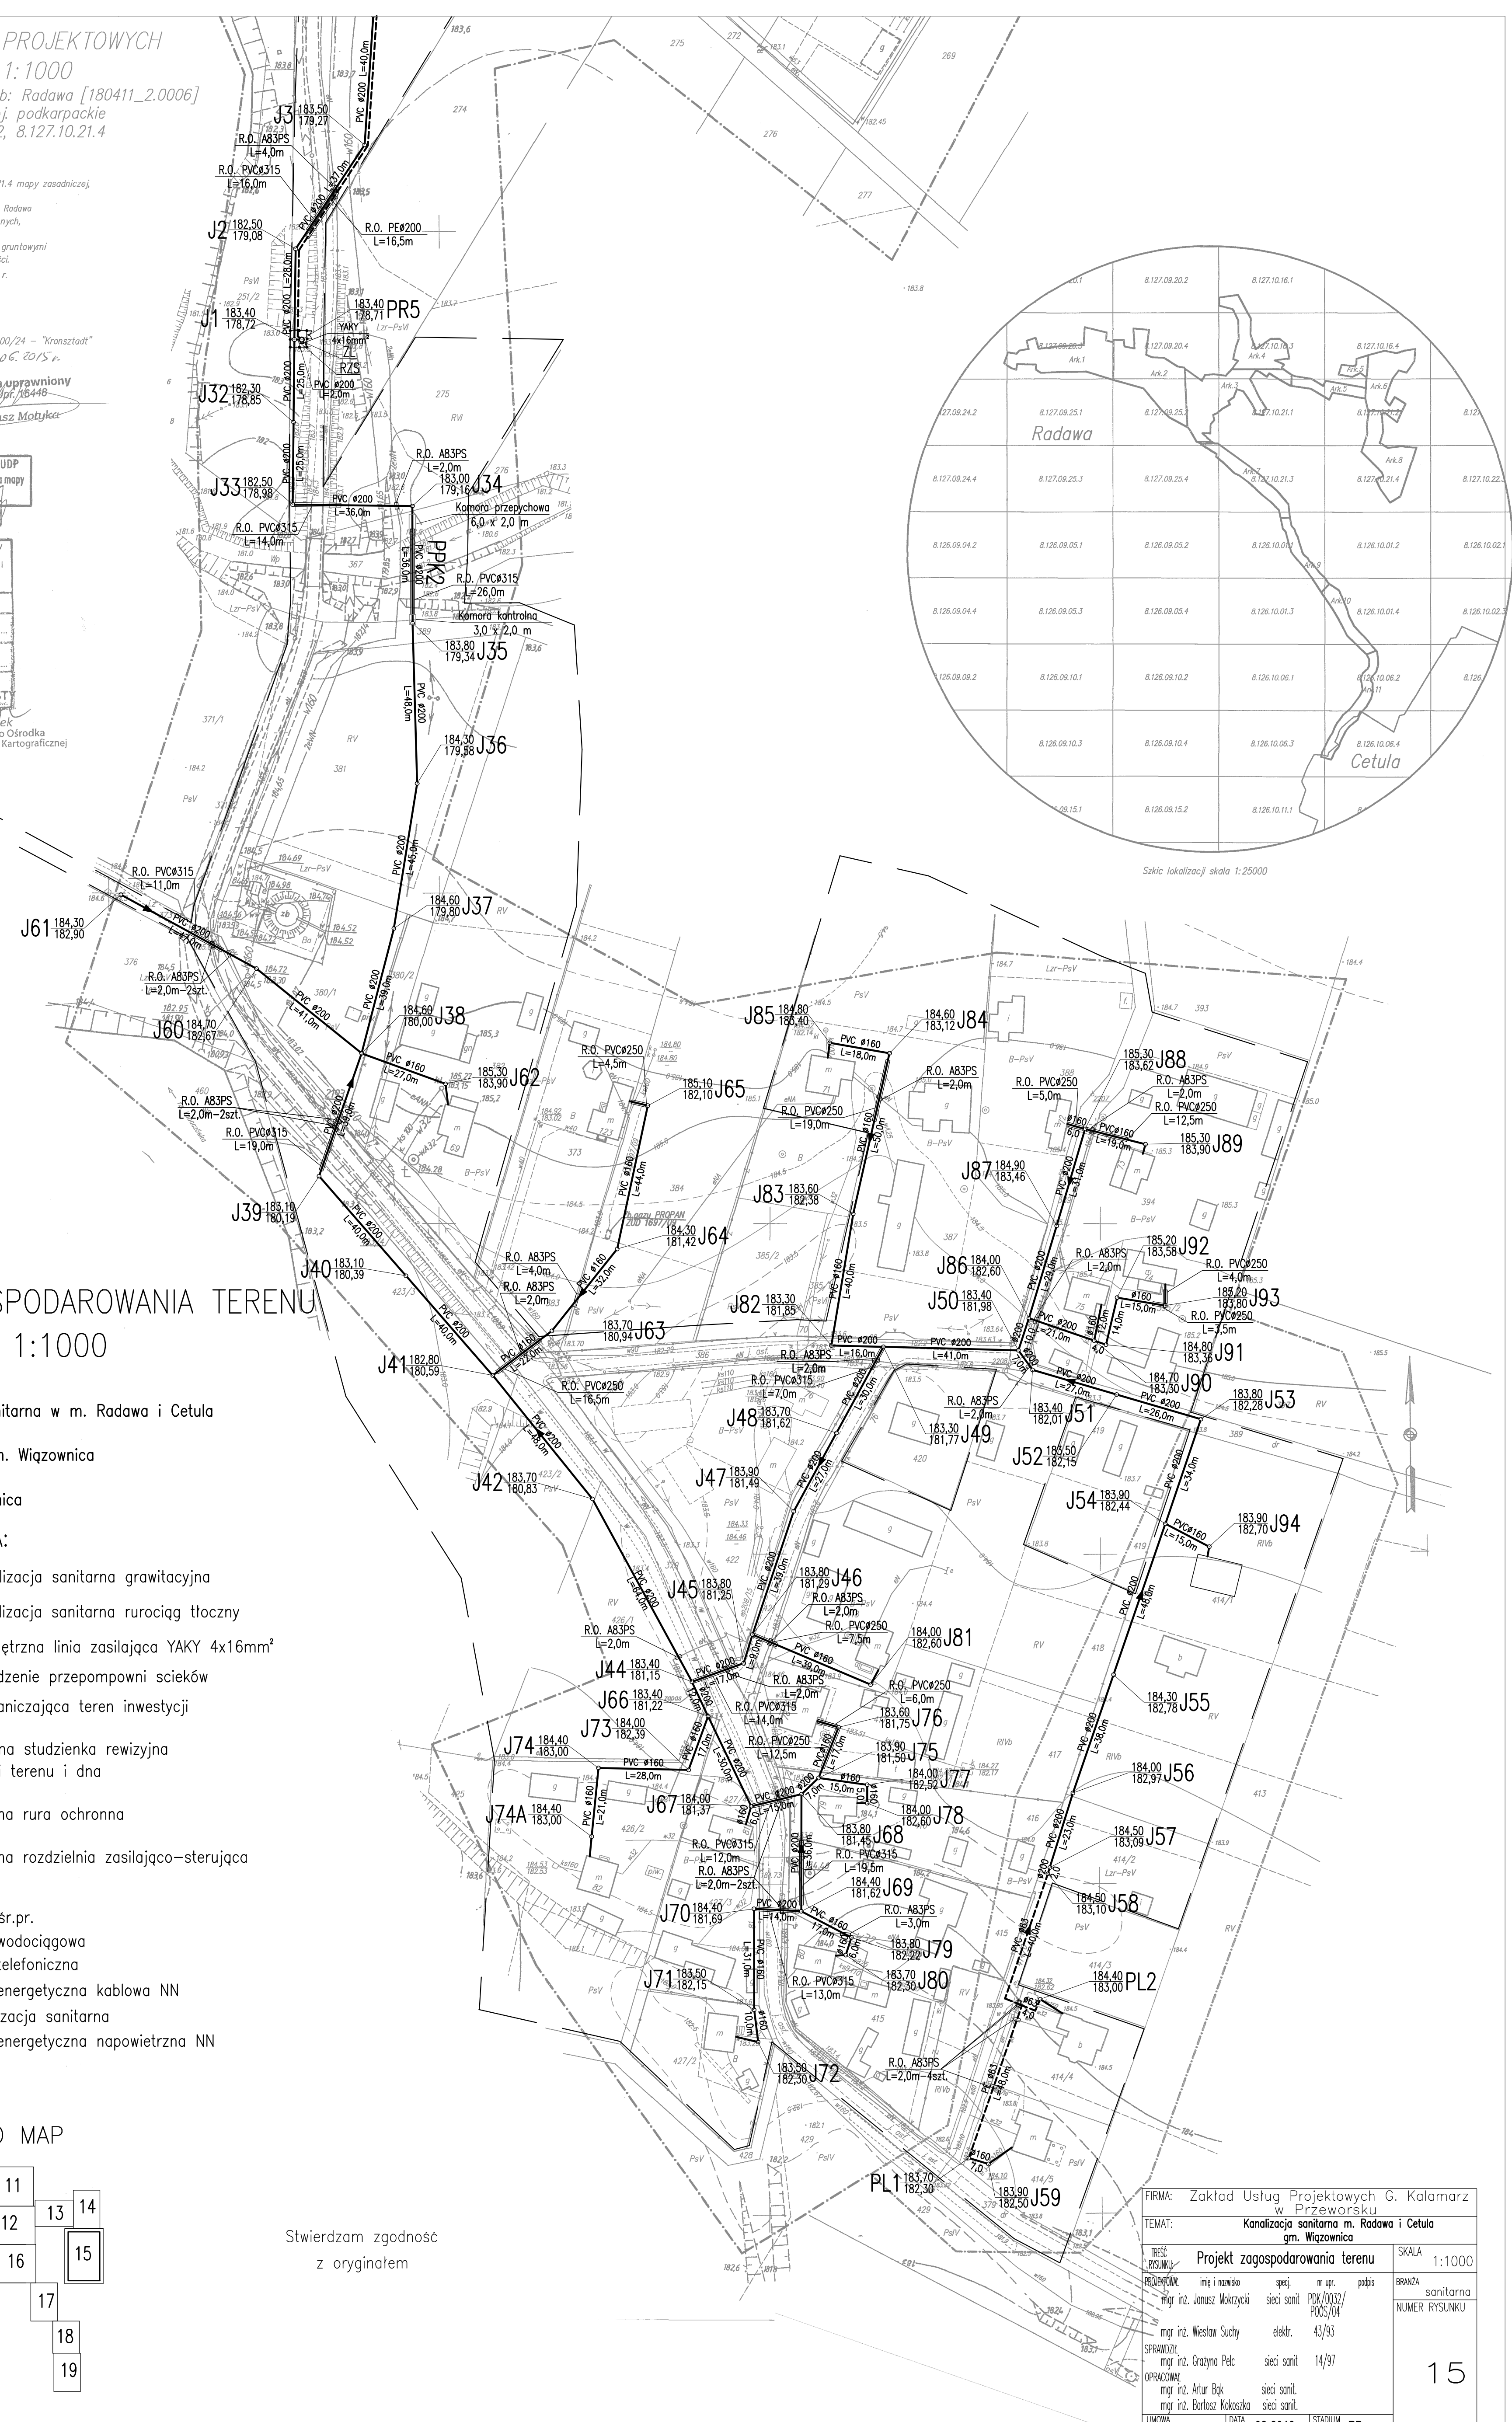

PROJEKT ZAGOSPODAROWANIA TERENU
skala 1:1000

OBIEKT: Kanalizacja sanitarna w m. Radawa i Cetula


LOKALIZACJA: m. Radawa, gm. Wiązownica

INWESTOR: Gmina Wiązownica

LEGENDA:

- proj. kanalizacja sanitarna grawitacyjna
- proj. kanalizacja sanitarna rurociąg tłoczny
- proj. wewnętrzna linia zasilająca YAKY 4x16mm²
- proj. ogrodzenie przepompowni scieków
- linia rozgraniczająca teren inwestycji
- projektowana studzienka rewizyjna z rzędnymi terenu i dna
- projektowana rura ochronna
- projektowana rozdzielnia zasilająco-sterująca
- istn. gaz. sr.pr.
- istn. sieć wodociągowa
- istn. sieć telefoniczna
- istn. sieć energetyczna kablowa NN
- istn. kanalizacja sanitarna
- istn. sieć energetyczna napowietrzna NN

UKŁAD MAP

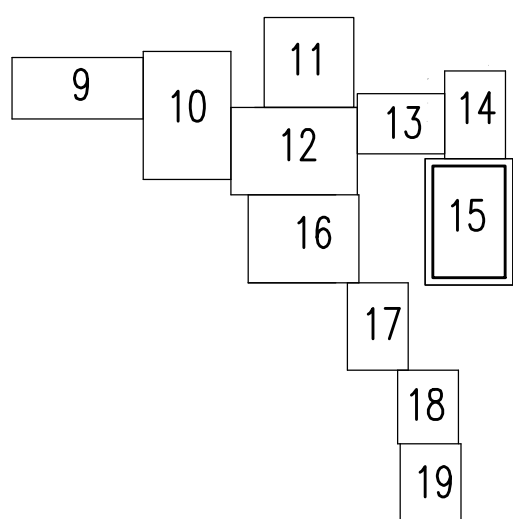

Stwierdzam zgodność
z oryginałem

FIRMA: Zakład Usług Projektowych G. Kalamarz w Przeworsku			
TEMA: Kanalizacja sanitarna m. Radawa i Cetula gm. Wiązownica			
IMIE I NAZWISKO	specjalista	nr upr.	podpis
mgr inż. Janusz Mokrzycki	sieci sanit.	POUS/04	
mgr inż. Wiesław Suchy	elektr.	43/93	
mgr inż. Grażyna Peleć	sieci sanit.	14/97	
mgr inż. Artur Bąk	sieci sanit.		
mgr inż. Bartosz Kokoszka	sieci sanit.		
LAMOWA	DATA	STADIUM	PB
	02-2016		