


STREFA ZL V

STREFA ZL I

STREFA ZL V

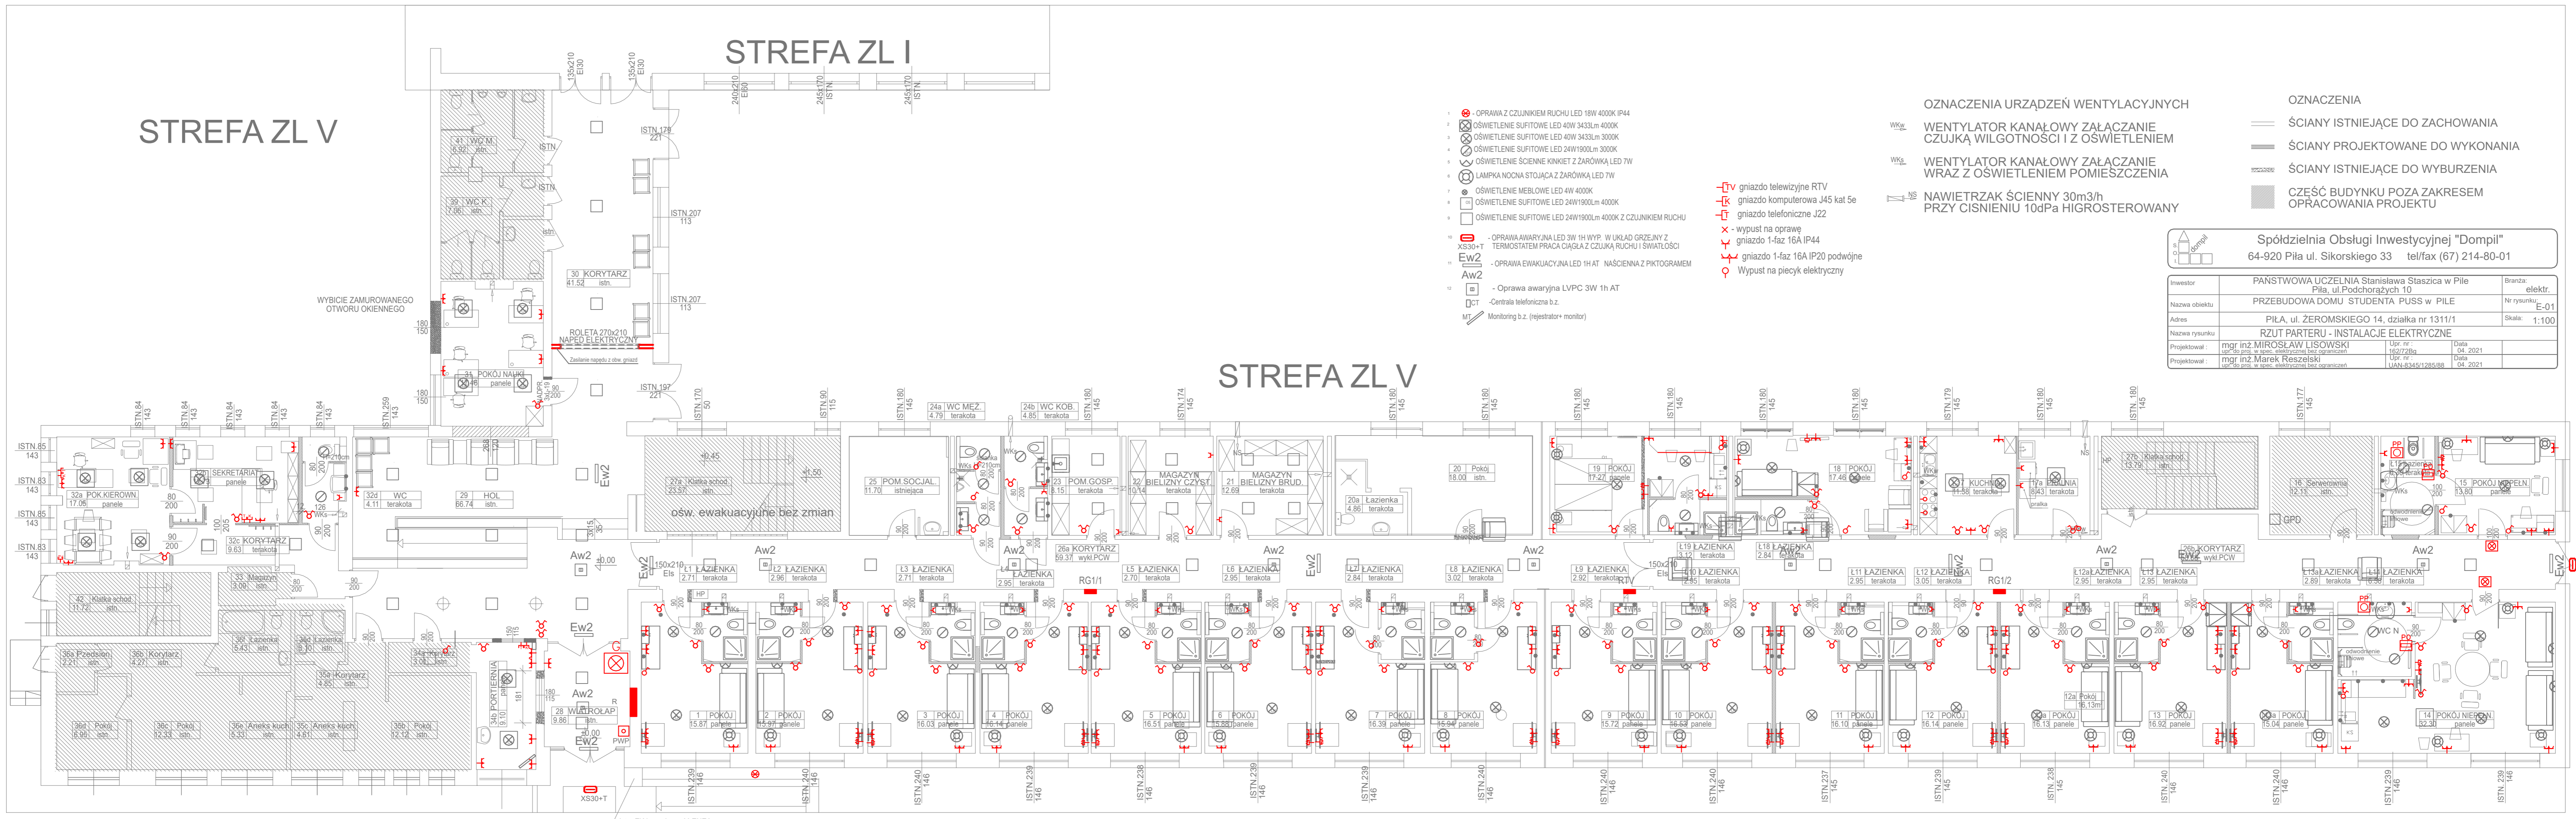

- 1. - OPRAWA Z CZUJNIKIEM RUCHU LED 18W 4000K IP44
- 2. - OŚWIETLENIE SUFITOWE LED 40W 3433Lm 4000K
- 3. - OŚWIETLENIE SUFITOWE LED 40W 3433Lm 3000K
- 4. - OŚWIETLENIE SUFITOWE LED 24W1900Lm 3000K
- 5. - OŚWIETLENIE ŚCIENNE KINKIET Z ŻARÓWKĄ LED 7W
- 6. - LAMPKA NOCNA STOJĄCA Z ŻARÓWKĄ LED 7W
- 7. - OŚWIETLENIE MEBLOWE LED 4W 4000K
- 8. - OŚWIETLENIE SUFITOWE LED 24W1900Lm 4000K
- 9. - OŚWIETLENIE SUFITOWE LED 24W1900Lm 4000K Z CZUJNIKIEM RUCHU
- 10. - OPRAWA AWARYJNA LED 3W 1H WYP. W UKŁAD GRZEJNY Z TERMOSTATEM PRACA CIĄGLA Z CZUJKĄ RUCHU I ŚWIATŁOŚCI XS30+T
- 11. - OPRAWA EWAKUACYJNA LED 1H AT NAŚCIENNA Z PIKTOGRAMEM Aw2
- 12. - Oprawa awaryjna LVPC 3W 1H AT
- 13. - Centrala telefoniczna b.z.
- 14. - Monitoring b.z. (rejestrator+ monitor)

- gniazdo telewizyjne RTV
- gniazdo komputerowa J45 kat 5e
- gniazdo telefoniczne J22
- wypust na oprawę
- gniazdo 1-faz 16A IP44
- gniazdo 1-faz 16A IP20 podwójne
- Wypust na piecyk elektryczny

- OZNACZENIA URZĄDZEŃ WENTYLACYJNYCH**
- WKw WENTYLATOR KANAŁOWY ZAŁĄCZANIE CZUJKĄ WILGOTNOŚCI I Z OŚWIETLENIEM
 - WkS WENTYLATOR KANAŁOWY ZAŁĄCZANIE WRAZ Z OŚWIETLENIEM POMIĘSZCZENIA
 - MS NAWIETRZAK ŚCIENNY 30m3/h PRZY CIŚNIENIU 10dPa HIGROSTEROWANY

- OZNACZENIA**
- ŚCIANY ISTNIEJĄCE DO ZACHOWANIA
 - ŚCIANY PROJEKTOWANE DO WYKONANIA
 - ŚCIANY ISTNIEJĄCE DO WYBURZENIA
 - CZĘŚĆ BUDYNKU POZA ZAKRESEM OPRAWA PROJEKTU

Spółdzielnia Obsługi Inwestycyjnej "Dompil" 64-920 Piła ul. Sikorskiego 33 tel/fax (67) 214-80-01		
Investor	PAŃSTWOWA UCZELNIA Stanisława Staszica w Pile Piła, ul. Podchorążych 10	Branża: elektr.
Nazwa obiektu	PRZEBUDOWA DOMU STUDENTA PUSS w PILE	Nr rysunku: E-01
Adres	PIŁA, ul. ŻEROMSKIEGO 14, działka nr 1311/1	Skala: 1:100
Nazwa rysunku	RZUT PARTERU - INSTALACJE ELEKTRYCZNE	
Projektował :	mgr inż. MIROSLAW LISOWSKI upr. do proj. w spec. elektrycznej bez ograniczeń	Upr. nr.: 16272Bq Data 04. 2021
Projektował :	mgr inż. Marek Reszeński upr. do proj. w spec. elektrycznej bez ograniczeń	Upr. nr.: UAN-5345/1285/88 Data 04. 2021