


RZUT PIĘTRA. INSTALACJA WOD.-KAN SKALA 1:50

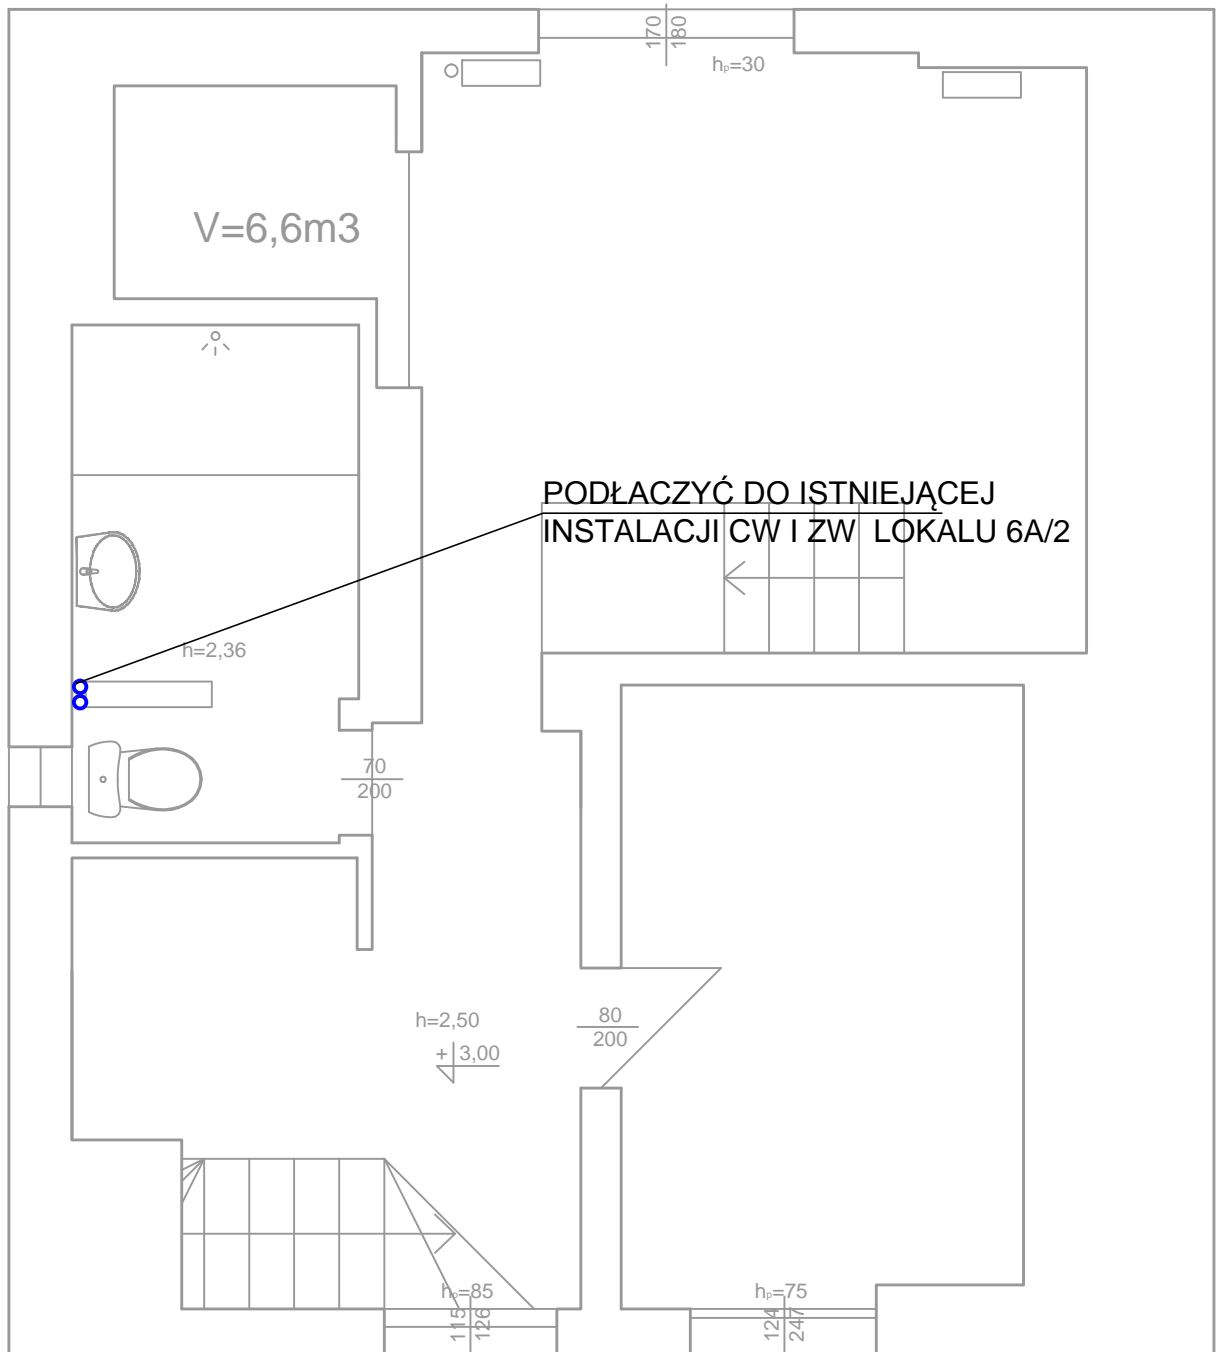

OZNACZENIA:

- ① PION ZIMNEJ I CIEPŁEJ WODY DO MIESZKANIA NR 6A/2

INWESTOR: Miasto Zielona Góra, Zakład Gospodarki Mieszkaniowej, ul. Zjednoczenia 110, 65-120 Zielona Góra.

OBIEKT: Budynek mieszkalny dwulokalowy, ul. Powstańców Warszawy 6A/1 i 6A/2, 65-001 Zielona Góra.

ADRES: Zielona Góra, ul. Powstańców Warszawy 6A/1; 6A/2, dz. nr 182/3, obręb 0027

PROJEKT BUDOWLANY

BRANŻA: SANITARNA

AUTOR: mgr. Inż. Barbara Fogel

NR UPR.
95/2005/ZG

RYSUNEK: Rzut piętra. Instalacja wod.-kan.

SKALA:
1:50

DATA:
09.2022

NR RYS.
S-8