
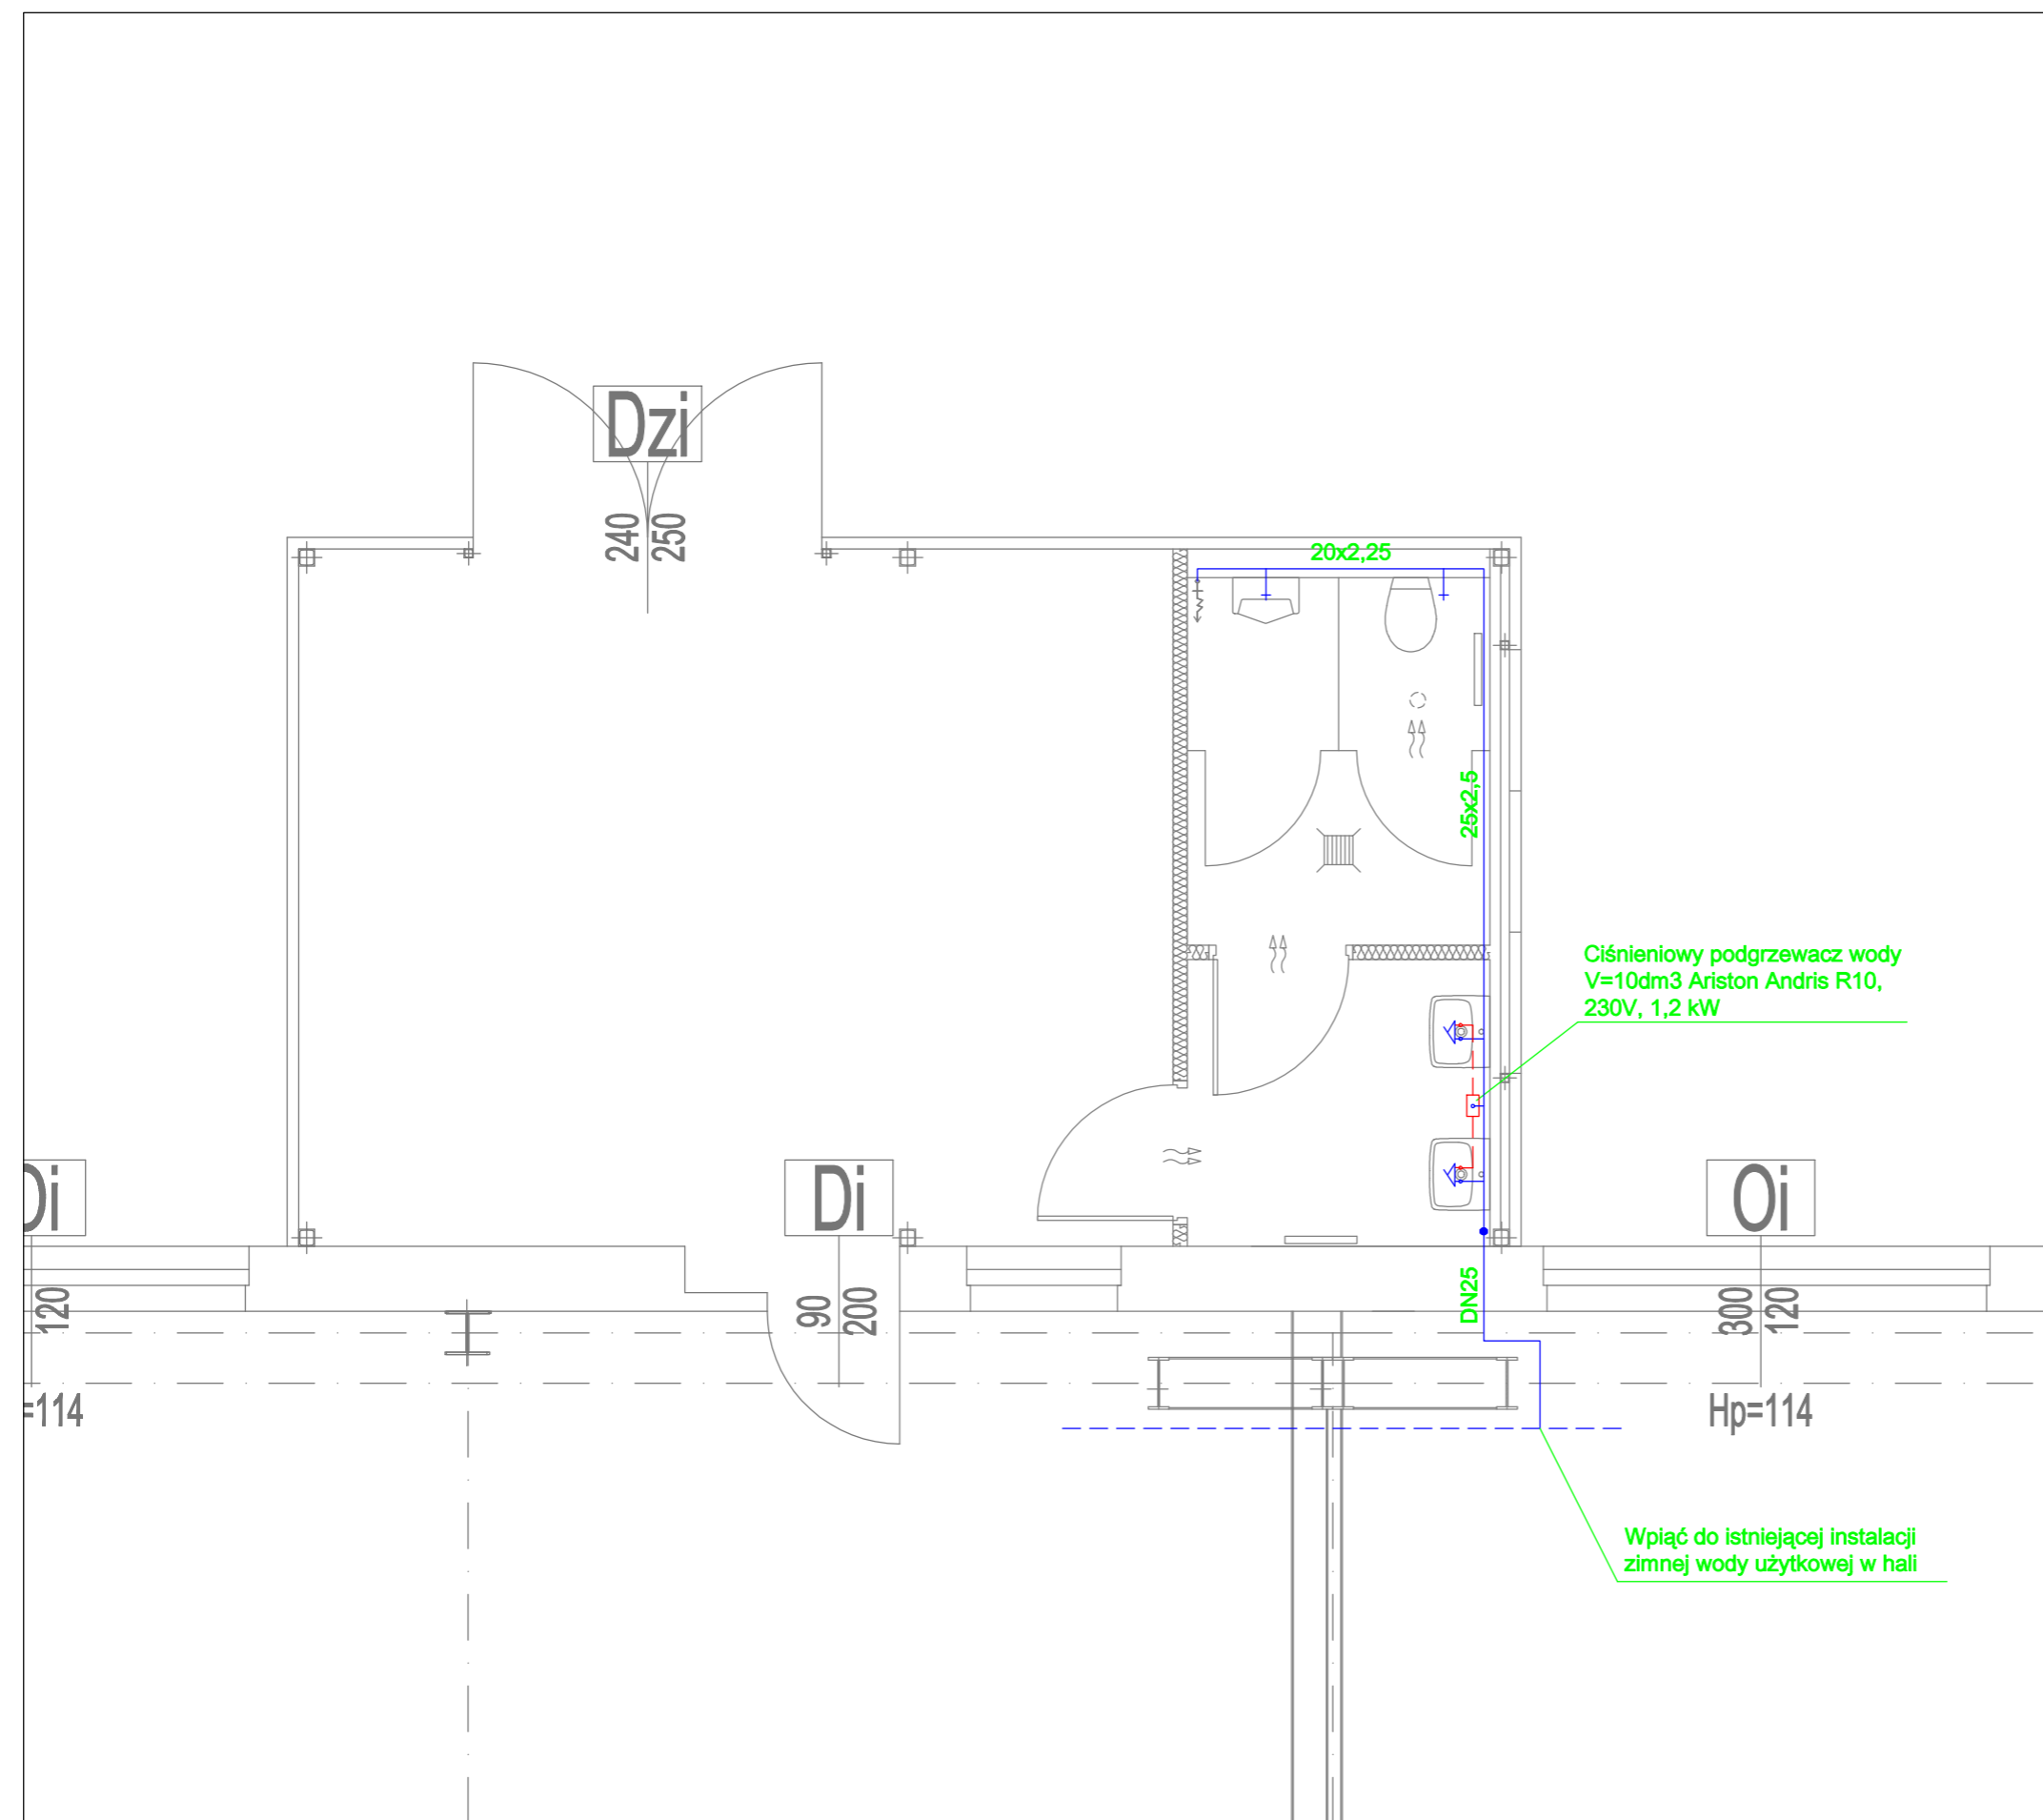



PROJEKTOWANE WC
SKALA 1:100

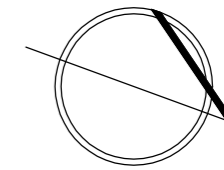

 Invest - Plus BIURO INWESTYCYJNE BUDOWNICTWA Spółka z o.o.		ul. Chodkiewicza 14/2 85-064 Bydgoszcz tel. +48 52 341 64 20 fax +48 52 348 54 45 invest@invest-plus.com.pl www.invest-plus.com.pl		
Inwestor		TELE-FONIKA Kable S.A., ul. Hipolita Cegielskiego 1, 32-400 Myślenice		
Inwestycja		PRZEBUDOWA BUDYNKÓW PROD-MAGAZYN. NR EW 2;15, 2;16, 2;17, 2;18, 1/2;5 I 1/2;60 NA TERENIE mgr inż. arch. Marta Bejenka-Reszka		
Adres inwestycji		ul. Fordońska 152, 85-957 Bydgoszcz cz. dz. nr ew. 1/4, obr. 0220 Bydgoszcz		
Treść rysunku		PROJ. POMIESZCZENIE WC INSTALACJA WODOCIĄGOWA - RZUT PARTERU		
Projektant		mgr inż. Kamil Ścieszyński upr. bud. KUP/0069/PWOS/09 członek Izby Inżynierów Bud. KUP/IS/0198/09		Podpis
Faza	Skala	Branża	Nr rysunku	Data
PW	1:50	SAN.	S.2	17.02.2023