


RZUT PIWNIC. INSTALACJA WOD.-KAN. SKALA 1:50

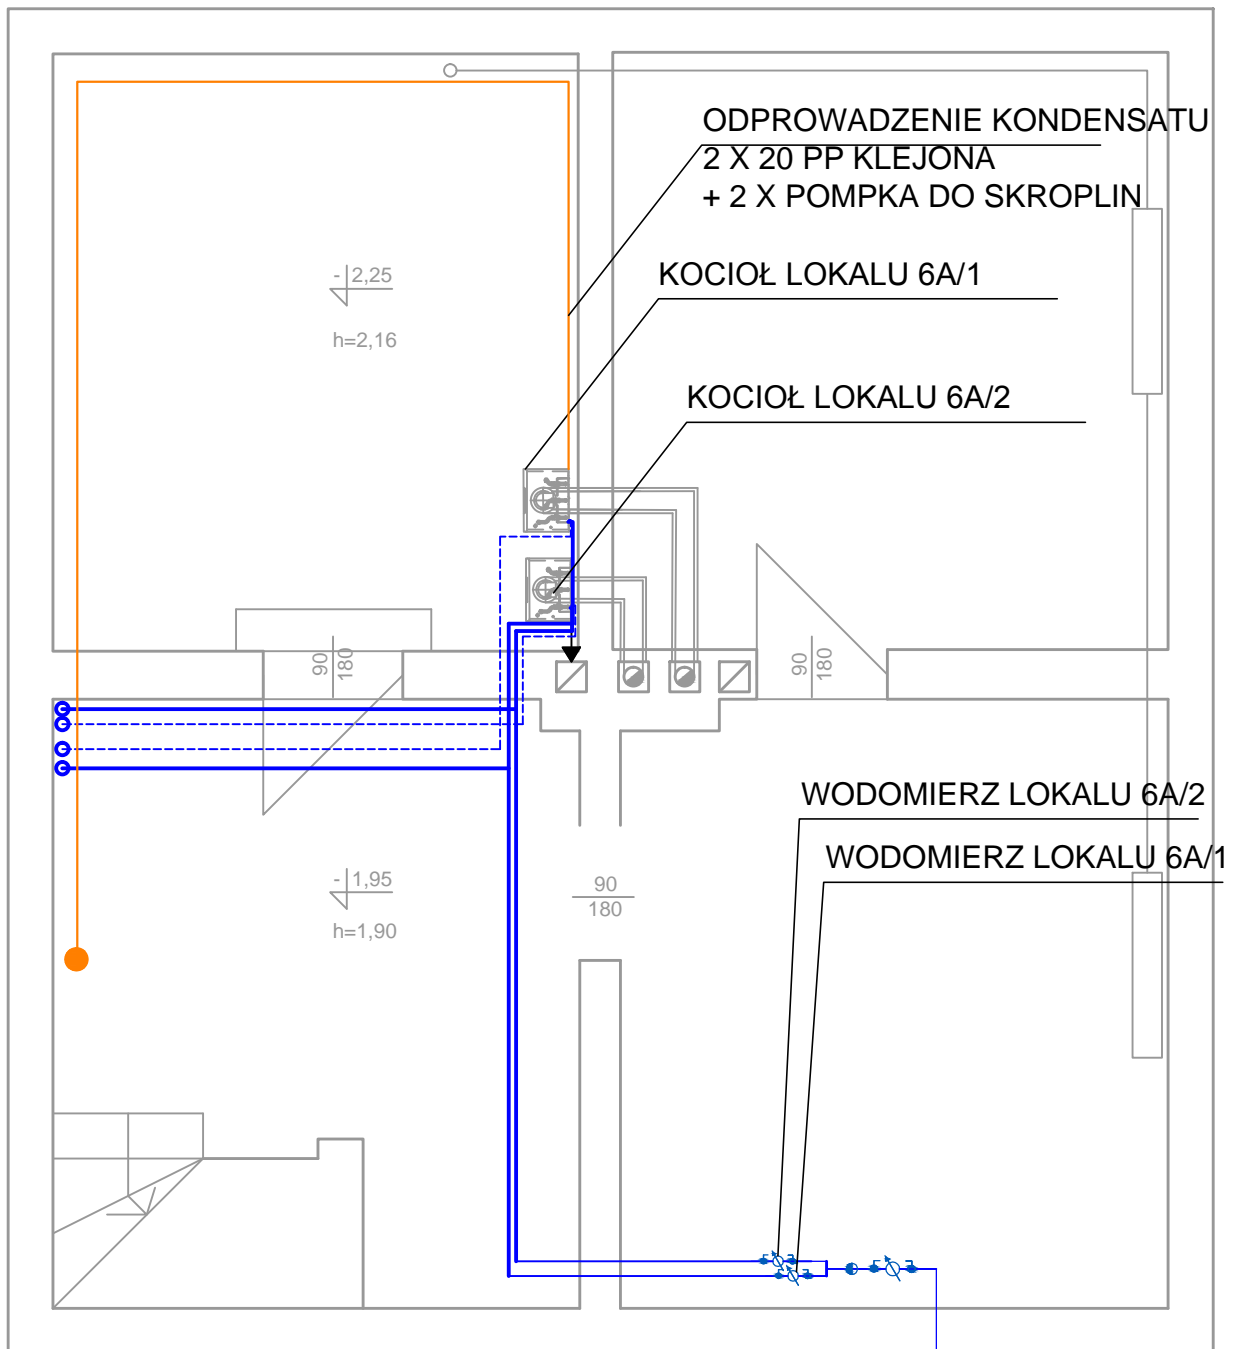

OZNACZENIA:

OZNACZENIA:

- PROJEKTOWANA INSTALACJA KANALIZACJI SANITARNEJ
- PROJEKTOWANA INSTALACJA ZIMNEJ WODY
NATYMKOWO RURY STAL ZACISKANA INOX
- PROJEKTOWANA INSTALACJA CIEPŁEJ WODY NATYMKOWO RURY STAL
ZACISKANA INOX
- BU BATERIA UMYWALKOWA
- BPR BATERIA PRYSZNICOWA
- PU PŁUCZKA USTĘPOWA
- BZL BATERIA ZLEWOZMYWAKOWA
- ① PION ZIMNEJ I CIEPŁEJ WODY DO MIESZKANIA NR 6A/2
- ② PION ZIMNEJ I CIEPŁEJ WODY DO MIESZKANIA 6A/1

INWESTOR: Miasto Zielona Góra, Zakład Gospodarki Mieszkaniowej, ul. Zjednoczenia 110, 65-120 Zielona Góra.

OBIEKT: Budynek mieszkalny dwulokalowy, ul. Powstańców Warszawy 6A/1 i 6A/2, 65-001 Zielona Góra.

ADRES: Zielona Góra, ul. Powstańców Warszawy 6A/1; 6A/2, dz. nr 182/3, obręb 0027

PROJEKT BUDOWLANY

BRANŻA: SANITARNA

AUTOR: mgr. Inż. Barbara Fogel

NR UPR.
95/2005/ZG

RYSUNEK: Rzut piwnic. Instalacja wod.-kan.

SKALA:
1:50

DATA:
09.2022

NR RYS.
S-6