


MAPA DO CELÓW PROJEKTOWYCH

województwo: śląskie
 powiat: m. Piekary Śląskie
 jednostka ewidencyjna: 247101_1 m. Piekary Śląskie
 obiekt: Piekary Śląskie ul. księdza Gerarda Waculika, Armii Krajowej
 GK.6640.572.2020
 obręb ewidencyjny: 0002, Piekary Wielkie k.m. 3-8, 3-9, 3-10
 skala: 1:500
 arkusz mapy: 6.132.29.03.2.1, 6.132.29.03.2.2, 6.132.29.03.2.3, 6.132.29.03.2.4
 układ współrzędnych prostokątnych płaskich (2000_18), wysokościowy PL-EVRF2007-NH
 Uwaga: Granice wniesiono na podstawie bazy danych EGiB otrzymanej z ODGK.

Mapa powstała na podstawie baz danych z P.Z.G.I.K. oraz pomiaru bezpośredniego.
 W zakresie opracowania istniejące niezrealizowane projekty ZUD, brak niezrealizowanych obiektów objętych prawomocnym pozwoleniem na budowę na dzień podpisania mapy.
 Służebności nie badano, ponieważ charakter projektowanej inwestycji nie wpływa na sposób zagospodarowania gruntów objętych mapą do celów projektowych.
 Użytków gruntowych nie aktualizowano. Stan na dzień 12.01.2021.

LEGENDA:

- sieć elektroenergetyczna
- sieć gazowa
- sieć wodociągowa
- sieć kanalizacyjna
- sieć telekomunikacyjna
- numery działek
- granice działek
- linie rozgraniczające tereny o różnym przeznaczeniu wg. MPZP
- symbole stref oznaczające tereny o różnym przeznaczeniu
- linia zabudowy wg. MPZP
- granica opracowania

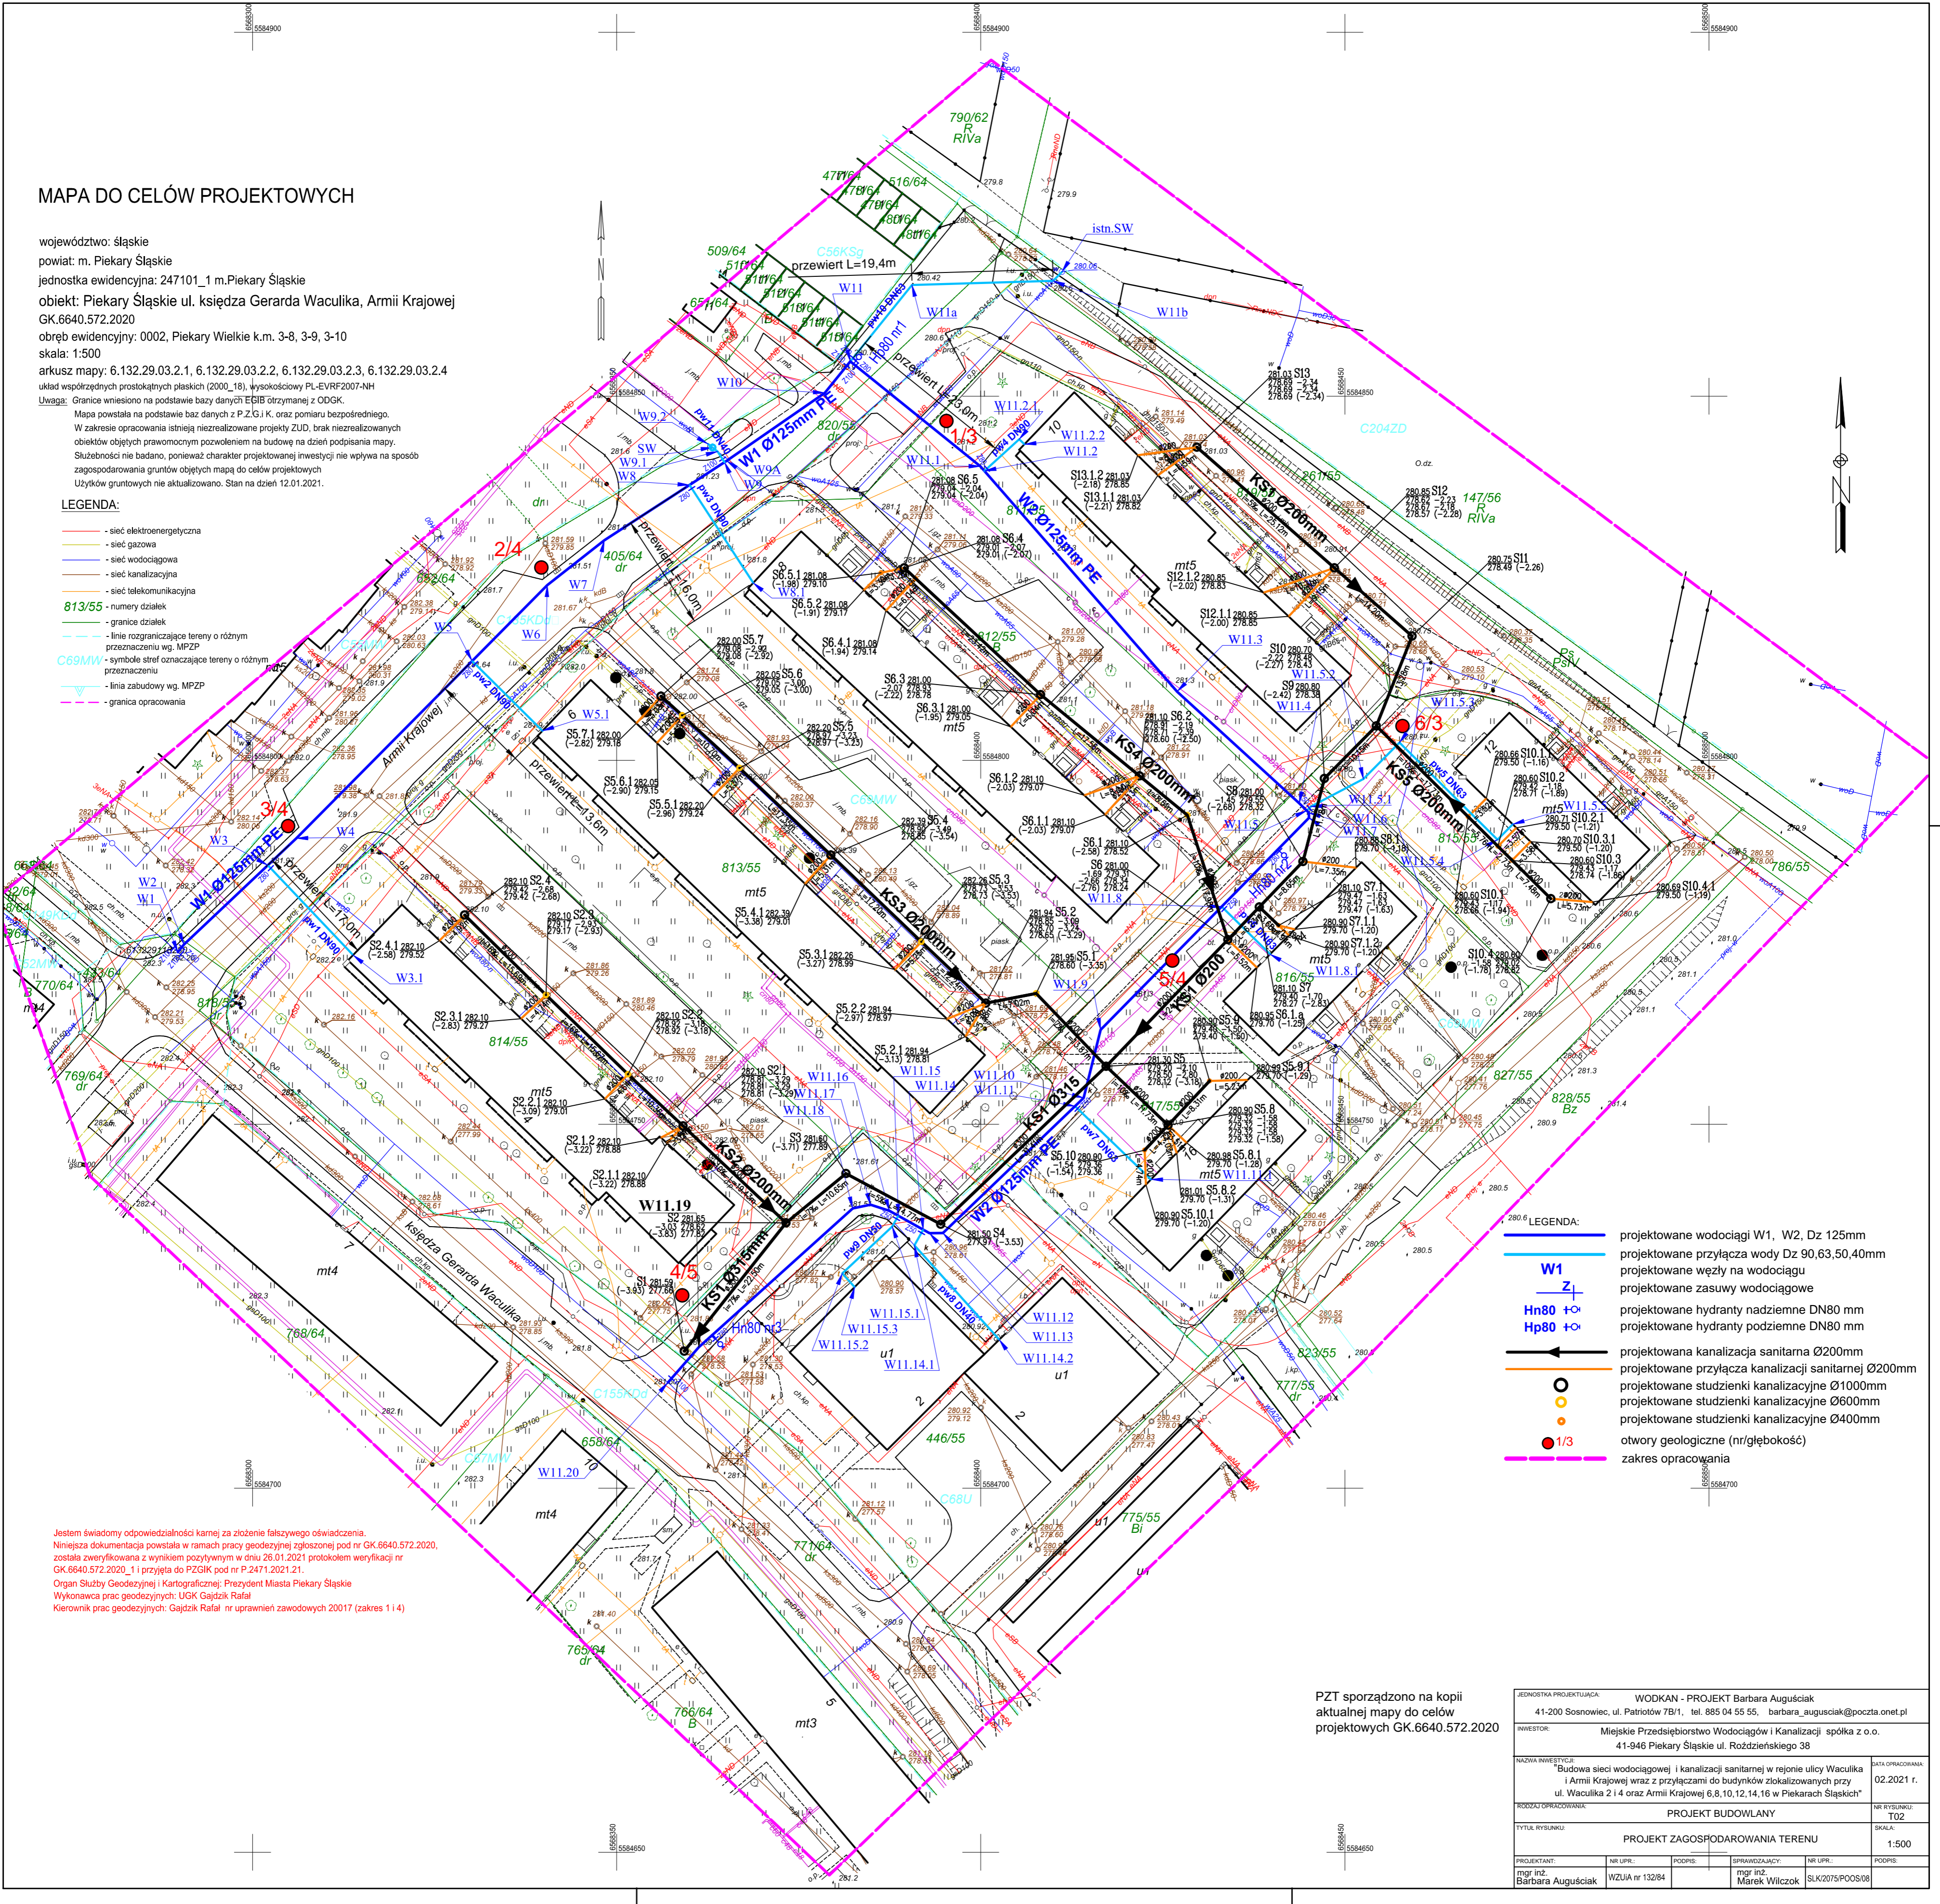

- LEGENDA:
- W1 - projektowane wodociągi W1, W2, Dz 125mm
 - Z1 - projektowane przyłącza wody Dz 90,63,50,40mm
 - Hn80 +c - projektowane węzły na wodociągu
 - Hp80 +c - projektowane zasowy wodociągowe
 - - projektowane hydranty nadziemne DN80 mm
 - - projektowane hydranty podziemne DN80 mm
 - - projektowana kanalizacja sanitarna Ø200mm
 - - projektowane przyłącza kanalizacji sanitarnej Ø200mm
 - - projektowane studzienki kanalizacyjne Ø1000mm
 - - projektowane studzienki kanalizacyjne Ø600mm
 - - projektowane studzienki kanalizacyjne Ø400mm
 - 1/3 - otwory geologiczne (nr/głębokość)
 - - zakres opracowania

Jestem świadomy odpowiedzialności karnej za złożenie fałszywego oświadczenia.
 Niniejsza dokumentacja powstała w ramach pracy geodezyjnej zgłoszonej pod nr GK.6640.572.2020,
 została zweryfikowana z wynikiem pozytywnym w dniu 26.01.2021 protokołem weryfikacji nr
 GK.6640.572.2020_1 i przyjęta do PZGIK pod nr P.2471.2021.21.
 Organ Służby Geodezyjnej i Kartograficznej: Prezydent Miasta Piekary Śląskie
 Wykonawca prac geodezyjnych: UGK Gajdzik Rafał
 Kierownik prac geodezyjnych: Gajdzik Rafał nr uprawnień zawodowych 20017 (zakres 114)

PZT sporządzono na kopii
 aktualnej mapy do celów
 projektowych GK.6640.572.2020

| | | | |
|-------------------------|---|-------------------|------------------------|
| JEDNOSTKA PROJEKTUJĄCA: | WODKAN - PROJEKT Barbara Auguściak 41-200 Sosnowiec, ul. Patriotów 7B/1, tel. 885 04 55 55, barbara_auguściak@poczta.onet.pl | DATA OPRACOWANIA: | 02.2021 r. |
| INWESTOR: | Miejskie Przedsiębiorstwo Wodociągów i Kanalizacji spółka z o.o. 41-946 Piekary Śląskie ul. Rozdzińskiego 38 | NR RYSUNKU: | T02 |
| NAZWA INWESTYCJI: | Budowa sieci wodociągowej i kanalizacji sanitarnej w rejonie ulicy Waculika i Armii Krajowej wraz z przyłączami do budynków zlokalizowanych przy ul. Waculika 2 i 4 oraz Armii Krajowej 6, 8, 10, 12, 14, 16 w Piekarach Śląskich | SKALA: | 1:500 |
| RODZAJ OPRACOWANIA: | PROJEKT BUDOWLANY | | |
| TYTUŁ RYSUNKU: | PROJEKT ZAGOSPODAROWANIA TERENU | | |
| PROJEKTANT: | mgr inż. Barbara Auguściak | NR UPR.: | WZLIA nr 13284 |
| | | PODPIS: | mgr inż. Marek Wilczok |
| | | NR UPR.: | SLK2075/POOS/08 |