



ETAP I

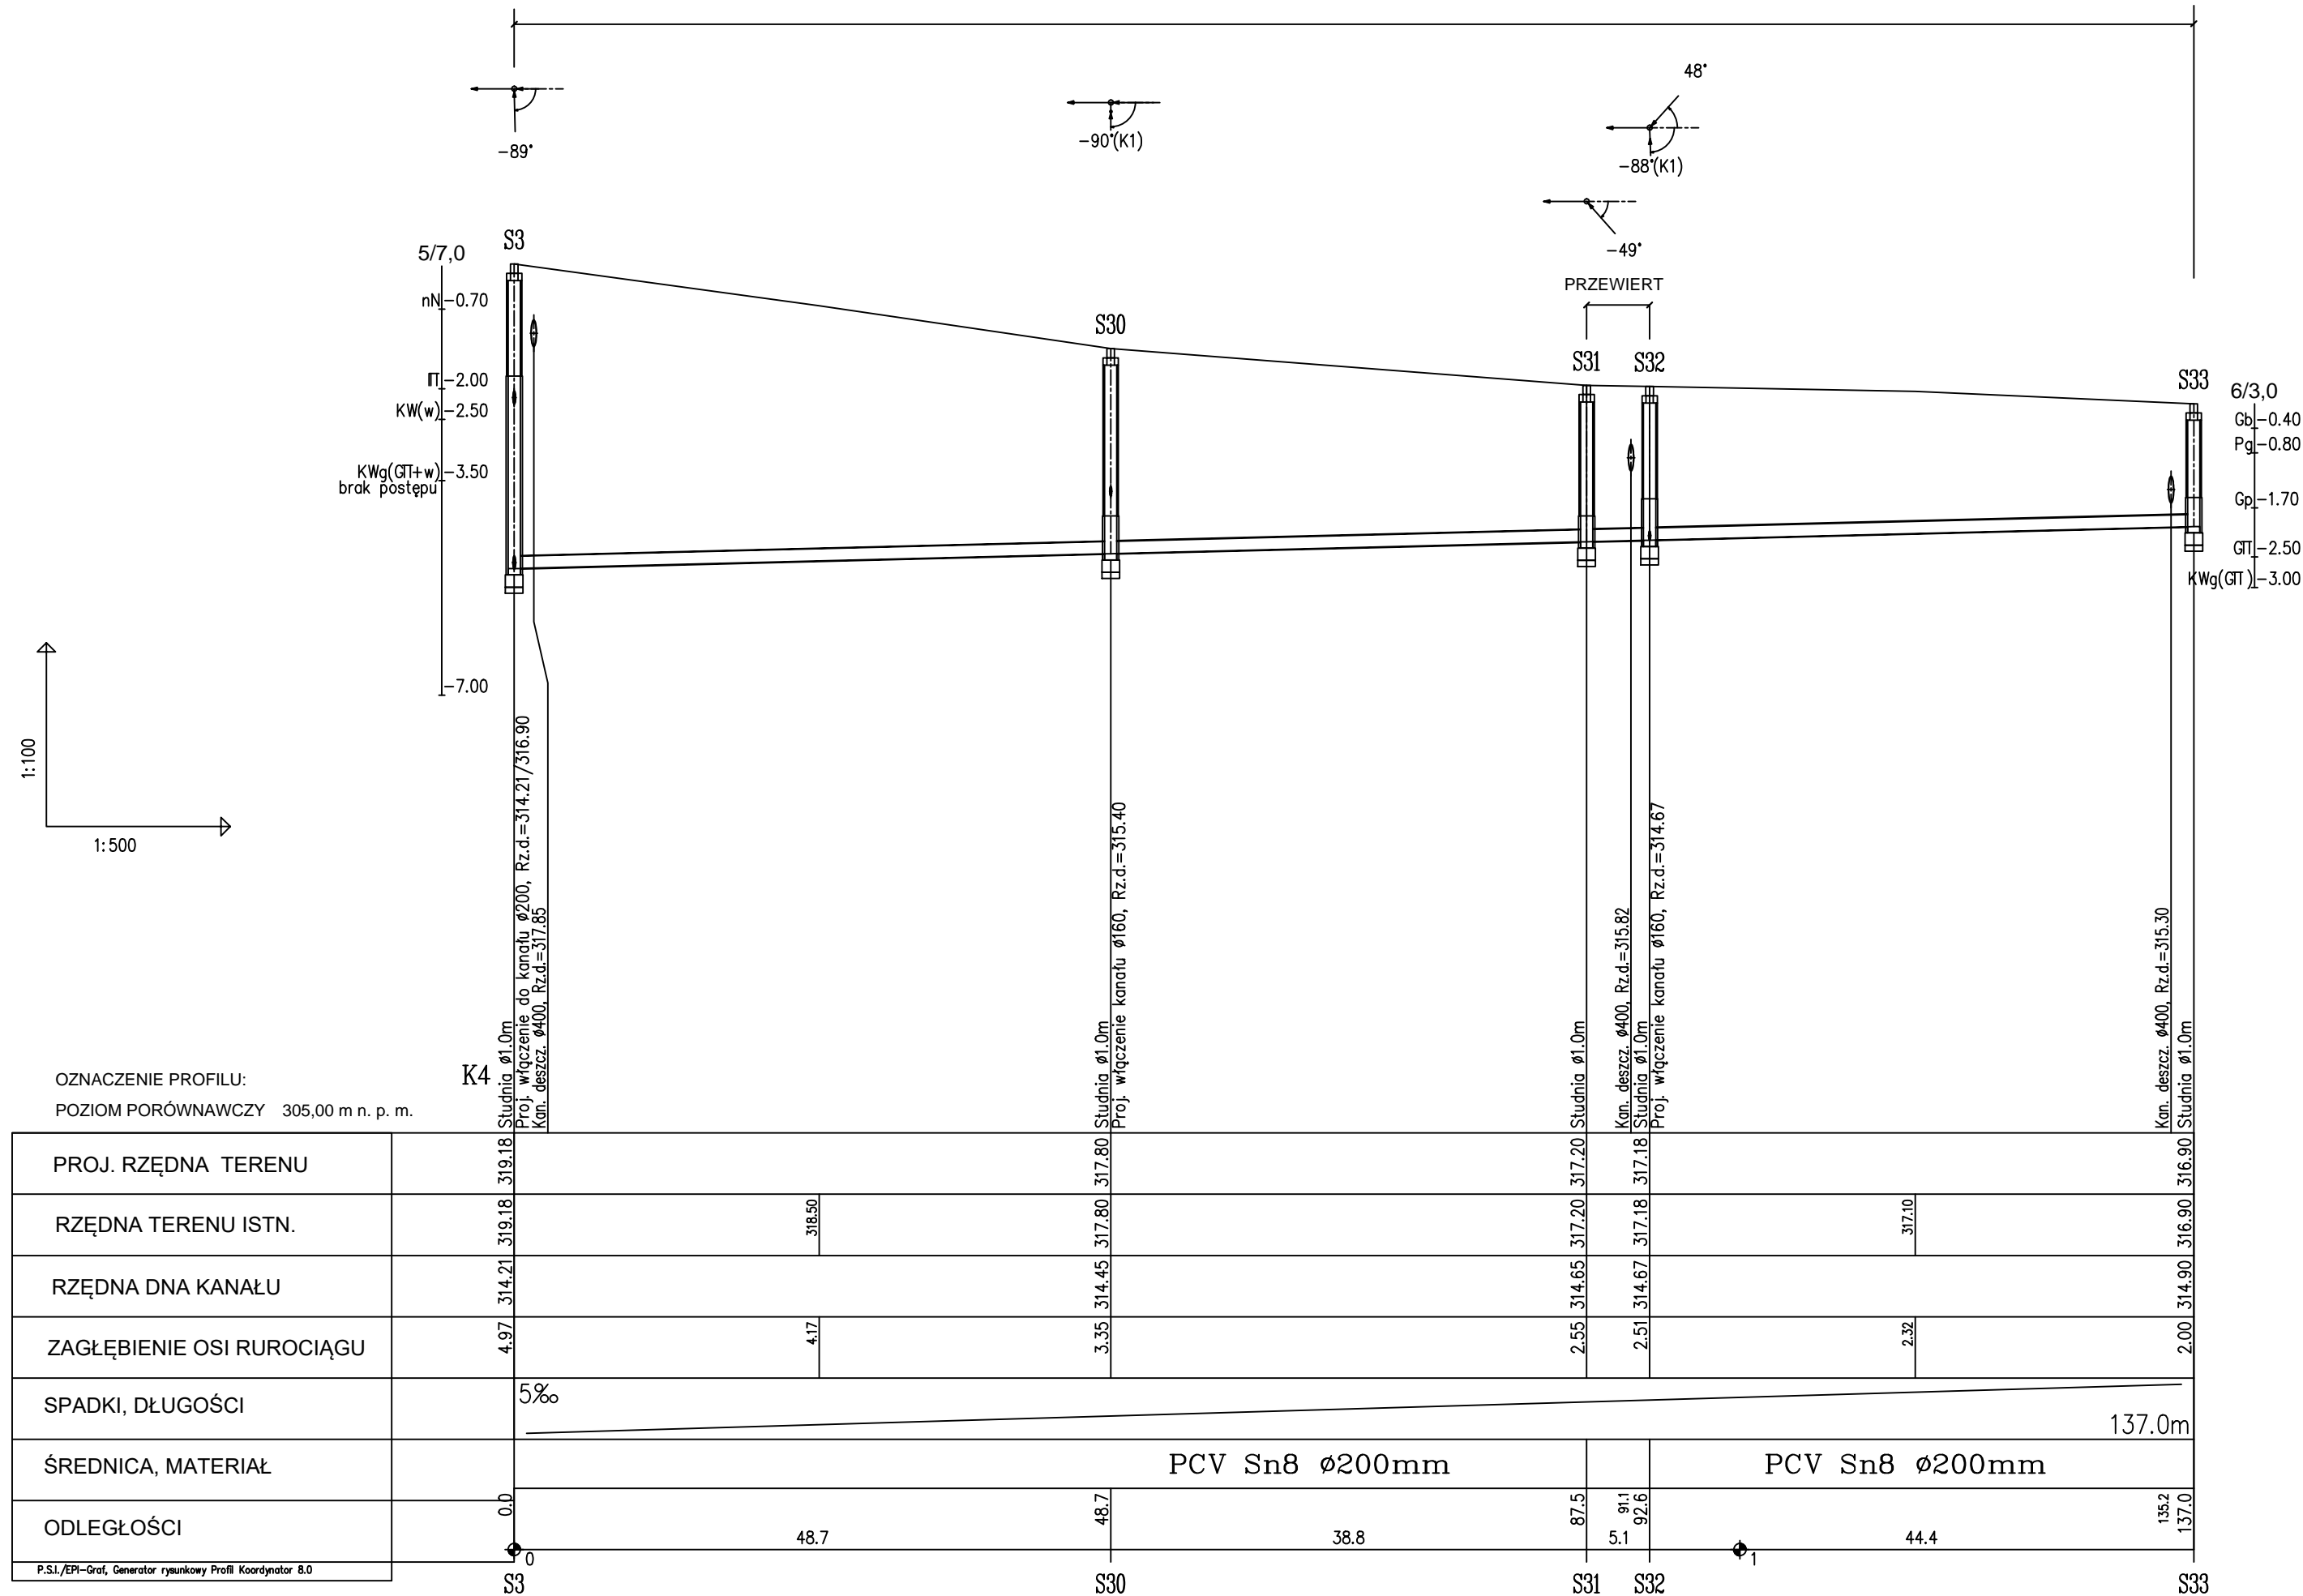

POSADOWIENIE RUROCIĄGÓW

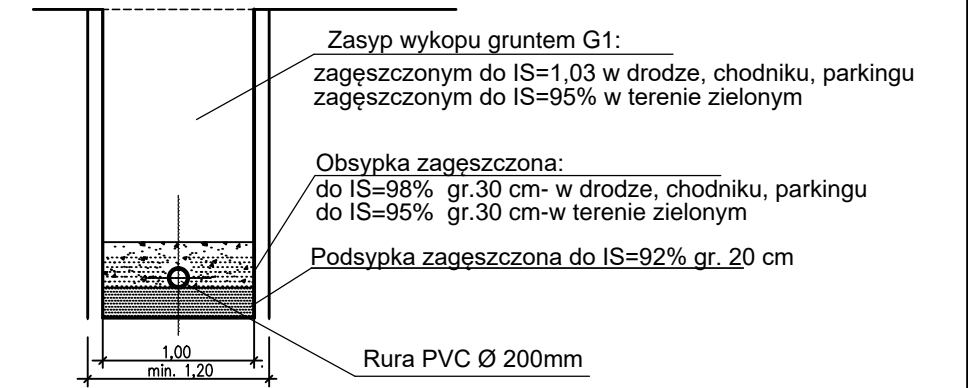

UWAGI:

- Trasy kanałów wytyczyć wg współrzędnych geodezyjnych, współrzędne kanałów podano w zestawieniu studzienek
- Kanał wykonywany z rur PVC litych SN8 Ø 200mm
- Ściany wykopów liniowych zabezpieczyć typową obudową pogrążalną wg opisu
- Przed przystąpieniem do robót w wykopie otwartym należy ręcznie wykonać przekopy kontrolne dla zlokalizowania rzeczywistego przebiegu istniejącego uzbrojenia. Przekopy należy prowadzić pod nadzorem użytkowników uzbrojenia.
- Przy realizacji kanalizacji sanitarnej należy zachować czystość połączeń oraz starannie zagęścić grunt wokół rur i studzienek.
- Istniejące kable energetyczne i teletechniczne należy zabezpieczyć rurami ochronnymi dwudzielnymi Ø110mm koloru niebieskiego, Ø160mm koloru czerwonego L=2,0m
- Odcinek pomiędzy studniami S31-S32 wykonany bezwykopowo przewiertem sterowanym

JEDNOSTKA PROJEKTUJĄCA:		WODKAN - PROJEKT Barbara Auguściak			
		41-200 Sosnowiec, ul. Patriotów 7B/1, tel. 885 04 55 55, barbara_auguściak@poczta.onet.pl			
INWESTOR:		Miejskie Przedsiębiorstwo Wodociągów i Kanalizacji spółka z o.o. 41-946 Piekary Śląskie ul. Rożdżeńskiego 38			
NAZWA INWESTYCJI:		"Budowa kanalizacji sanitarnej wraz z pompownią i kanałem tłocznym w rejonie ulic Radzionkowskiej i Pod Gajem oraz sieci wodociągowej w działce nr 261/12 w Piekarach Śląskich"		DATA OPRACOWANIA: 03.2019 r.	
RODZAJ OPRACOWANIA:		PROJEKT BUDOWLANY		NR RYSUNKU: T-09	
TYTUŁ RYSUNKU:		Profil kanału K4		SKALA: 1:100/500	
PROJEKTANT:	NR UPR.:	PODPIS:	SPRAWDZAJĄCY:	NR UPR.:	PODPIS:
mgr inż. Barbara Auguściak	WZUJA nr 132/84		mgr inż. Marek Wilczok	SLK/2075/POOS/08	