


WEWNĘTRZNA INSTALACJA GAZU - RZUT LOKALU - II PIĘTRO

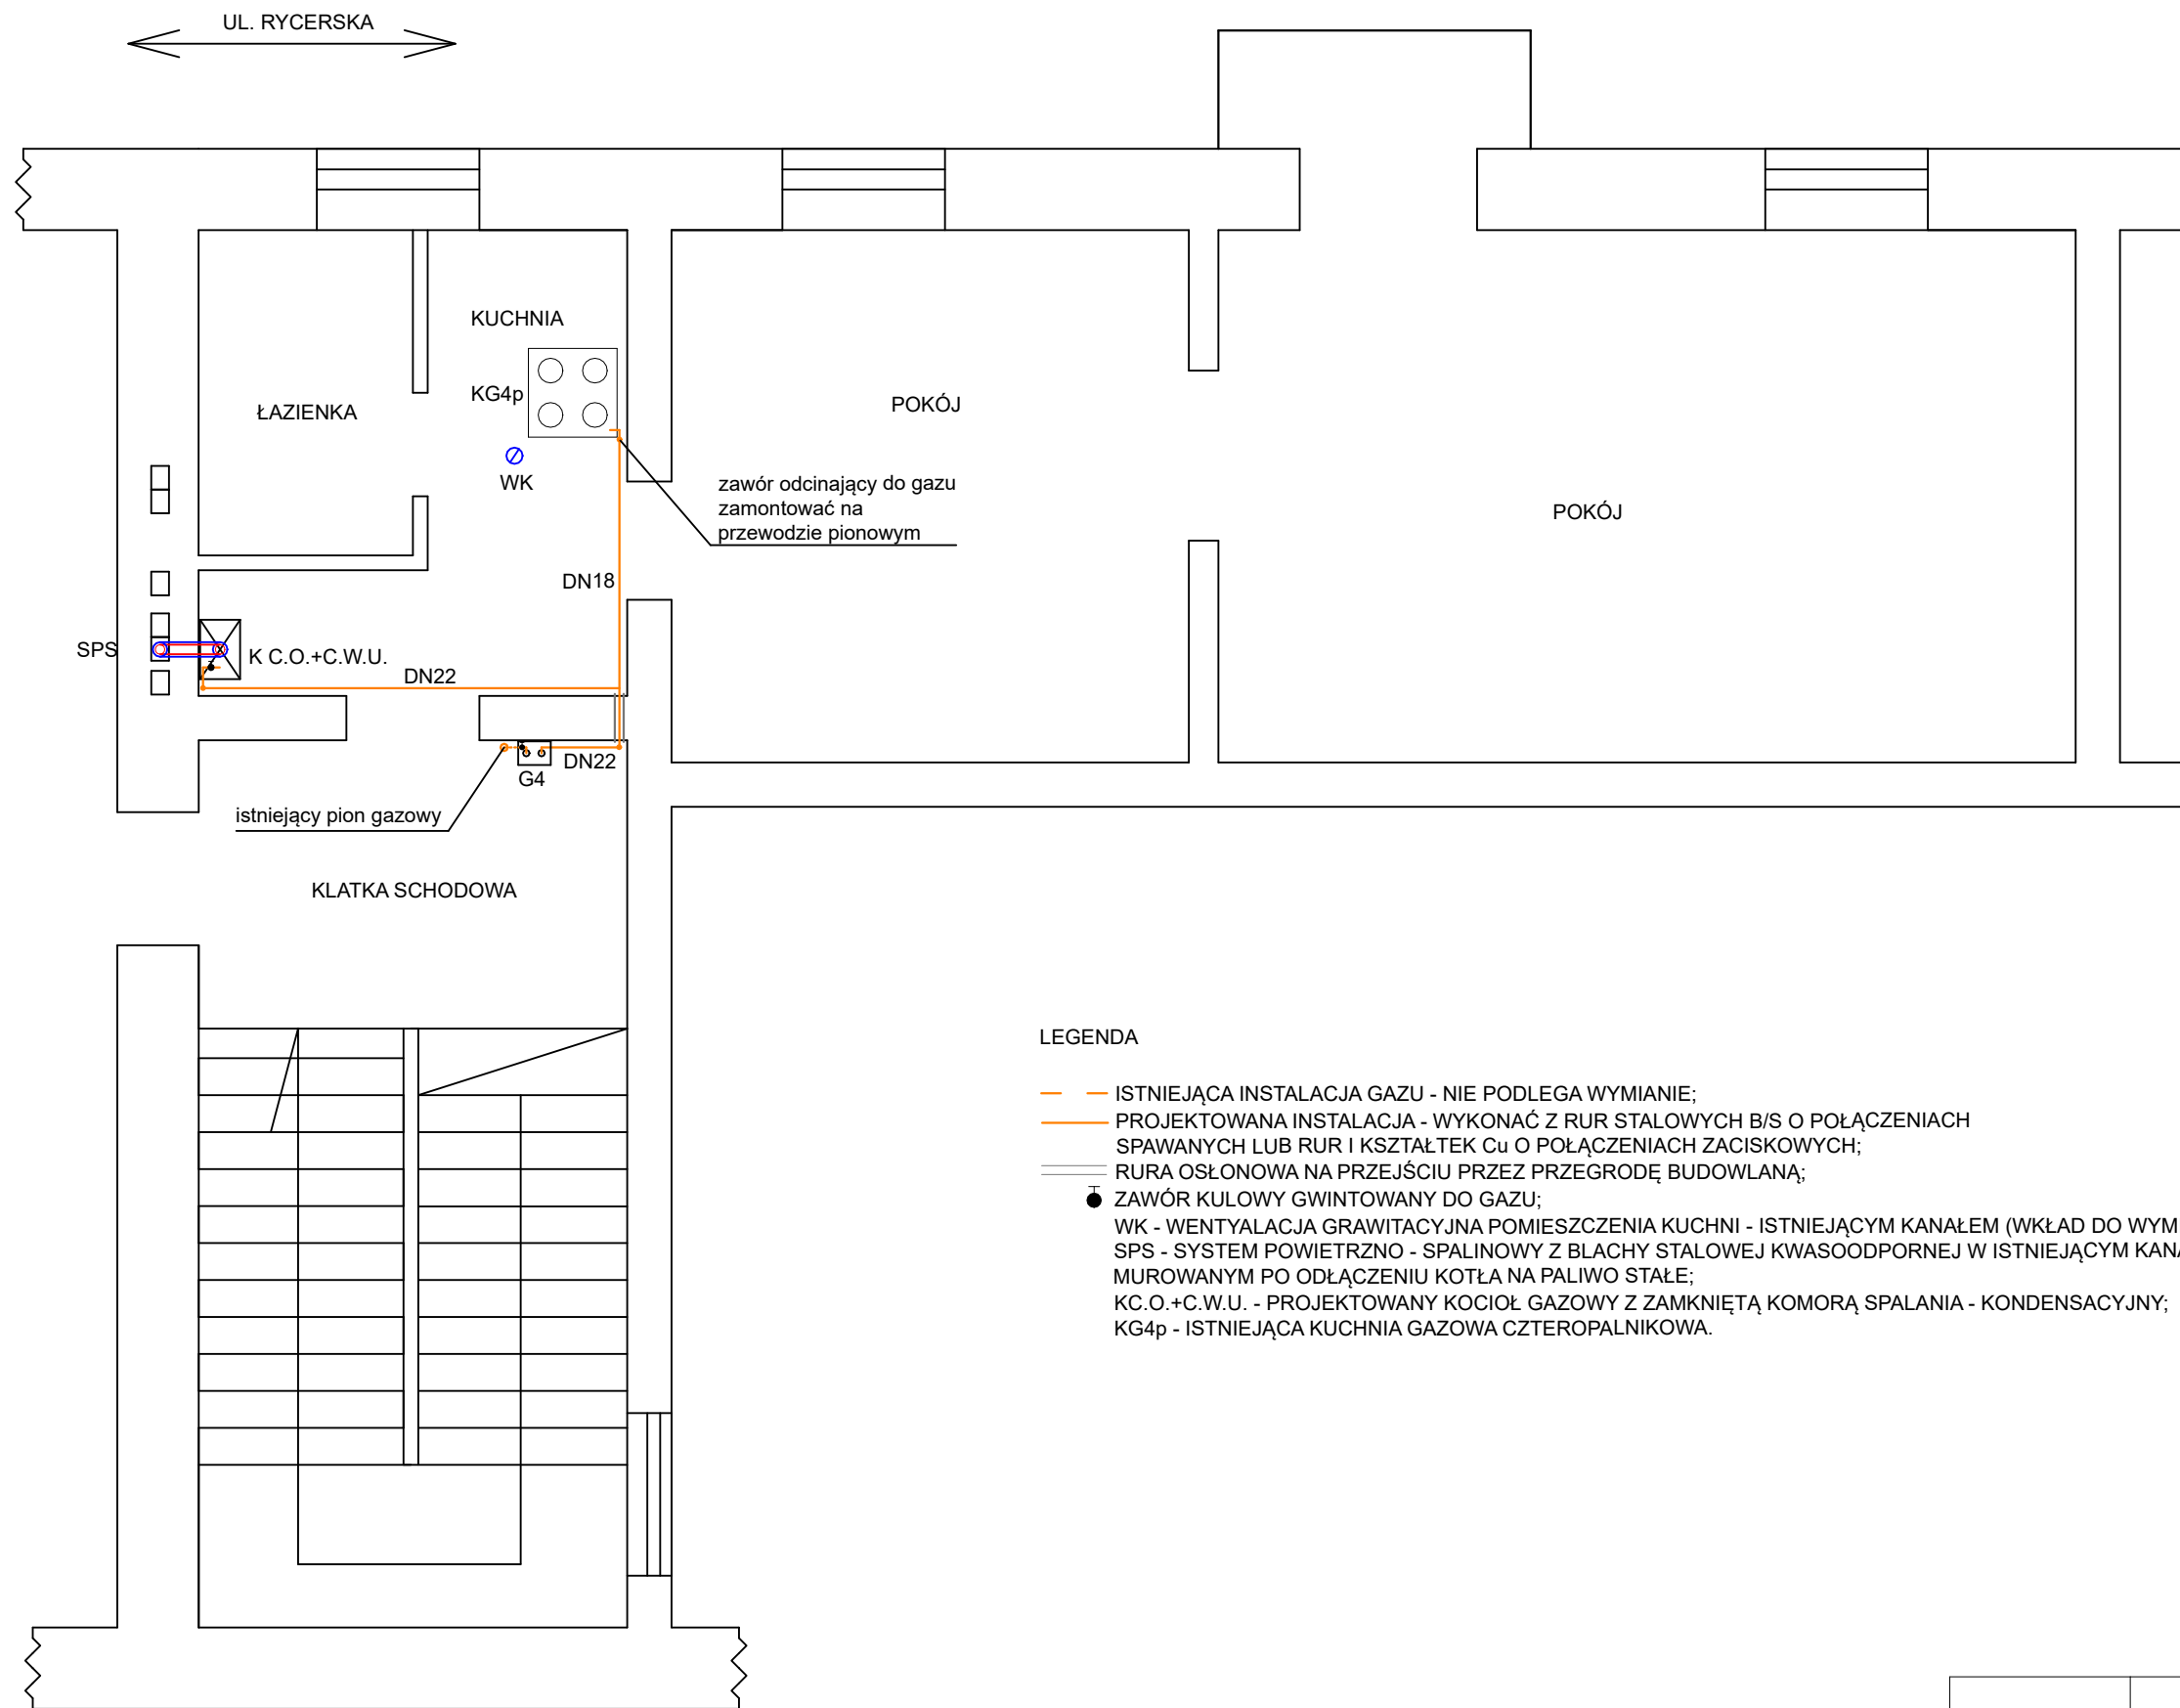

LEGENDA

- ISTNIEJĄCA INSTALACJA GAZU - NIE PODLEGA WYMIANIE;
- PROJEKTOWANA INSTALACJA - WYKONAĆ Z RUR STALOWYCH B/S O POŁĄCZENIACH SPAWANYCH LUB RUR I KSZTAŁTEK Cu O POŁĄCZENIACH ZACISKOWYCH;
- RURA OSŁONOWA NA PRZEJŚCIU PRZEZ PRZEGRODĘ BUDOWLANĄ;
- ZAWÓR KULOWY GWINTOWANY DO GAZU;
- WK - WENTYLACJA GRAWITACYJNA POMIESZCZENIA KUCHNI - ISTNIEJĄCYM KANAŁEM (WKŁAD DO WYMIANY);
- SPS - SYSTEM POWIETRZNO - SPALINOWY Z BLACHY STALOWEJ KWASOODPORNEJ W ISTNIEJĄCYM KANALE MUROWANYM PO ODŁĄCZENIU KOTŁA NA PALIWO STAŁE;
- KC.O.+C.W.U. - PROJEKTOWANY KOCIOŁ GAZOWY Z ZAMKNIĘTĄ KOMORĄ SPALANIA - KONDENSACYJNY;
- KG4p - ISTNIEJĄCA KUCHNIA GAZOWA CZTEROPALNIKOWA.

NAZWA OBIEKTU	WEWNĘTRZNA INSTALACJA GAZU - RZUT LOKALU - II PIĘTRO		
INWESTOR	TOWARZYSTWO BUDOWNICTWA SPOŁECZNEGO SP. Z O.O. AL. 3 MAJA 31, 97-300 PIOTRKÓW TRYBUNALSKI		
ADRES INWESTYCJI	UL. RYCERSKA 16 M.8, 97-300 PIOTRKÓW TRYBUNALSKI DZ. NR 161 OBR. 21 JEDNOSTKA EWIDENCYJNA 106201_1		
PROJEKTANT	MGR INŻ. JAKUB SZAJEWSKI	NR UPRAWNIENI LOD/1605/POOS/11	
SKALA 1:50	RYSUNEK NR 1	DATA OPRACOWANIA	MARZEC 2021