


UWAGI:

1. Rzędne terenu nie stanowią jego niwelacji!

2. **Bez względu** przed rozpoczęciem robót należy zainwentaryzować rzeczywiste rzędne posadowienia istniejącego uzbrojenia podziemnego, celem wykluczenia ewentualnych kolizji na trasie projektowanych sieci.

3. Wszystkie prace związane z budową sieci należy wykonać w oparciu o projekt techniczny uzgodniony przez Ekoclog Sp. z o.o.

* Oznaczone rzędne posadowienia istniejących urządzeń i uzbrojenia należy zweryfikować w terenie.

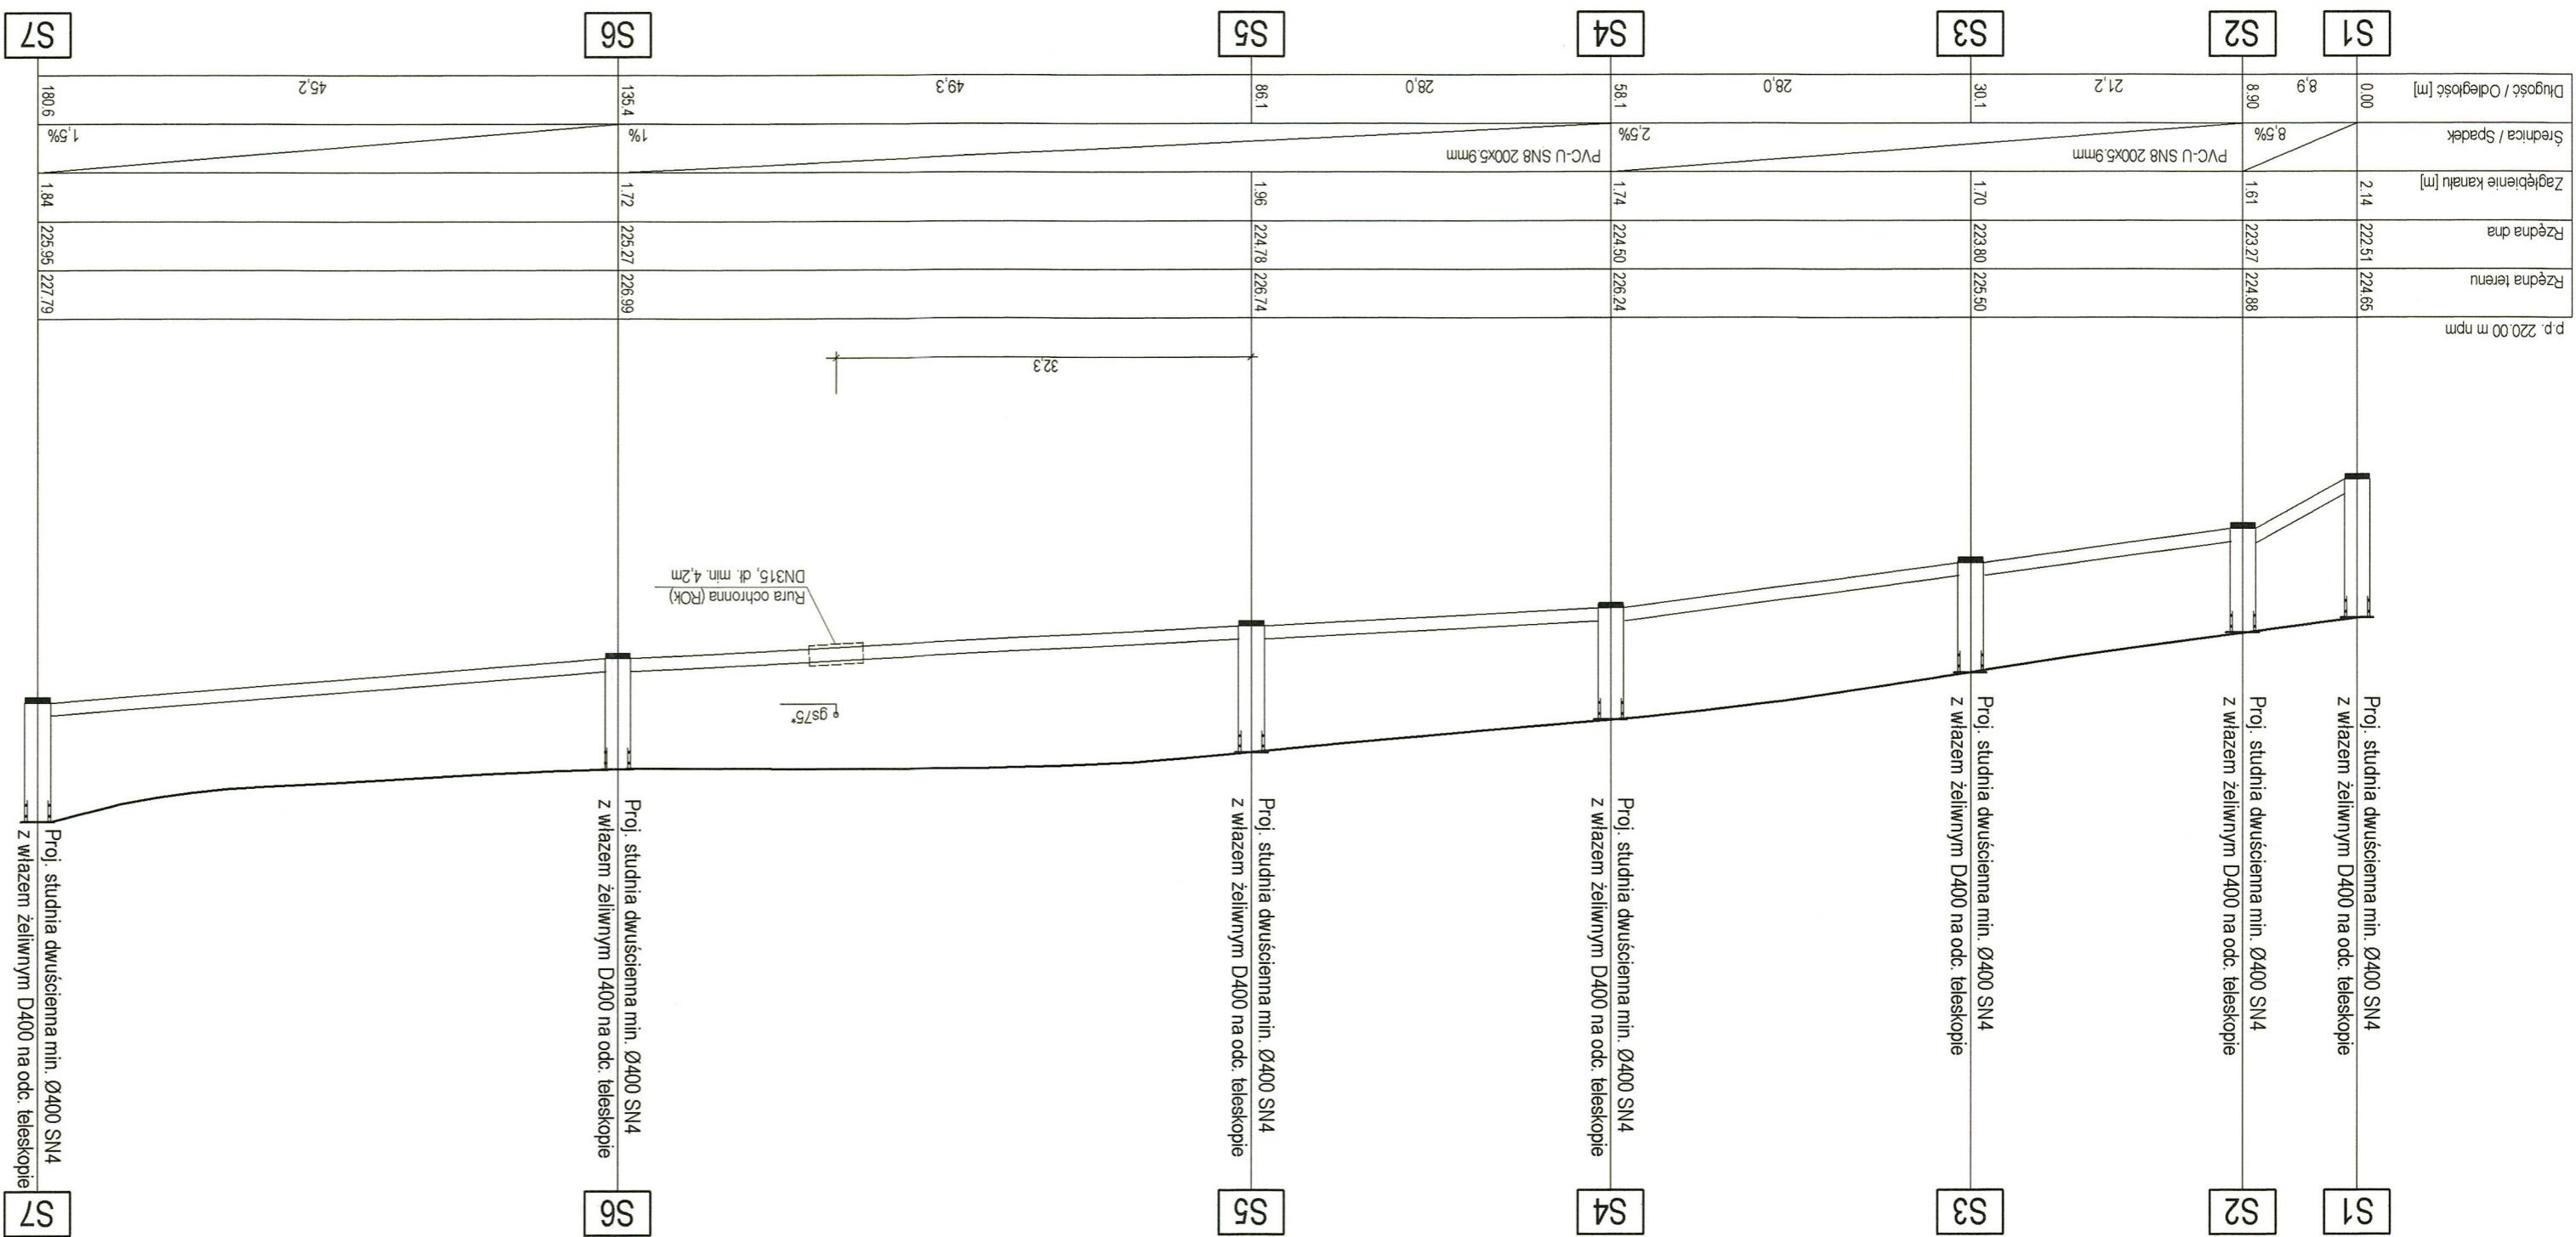

BIURO PROJEKTÓW BRANŻY SANITARNEJ RZESPROJEKT Agnieszka Szala 35-064 Rzeszów, ul. Mickiewicza 11 lok.304 resprojekt@gmail.com, tel. 691 714 896		INWESTOR Gmina Głogów Malopolski 36-060 Głogów Malopolski przy ulicy Olchowej w Budach Głogowskich		ZADANIE Budowa sieci wodociągowej i kanalizacji sanitarnej Obwód 0001 Budy Głogowskie		ADRES działki nr ew.: 1588/1, 1571, 1557/8, 1553/2		BRANŻA SANITARNA		DATA 09.2022		SKALA 1:100/500	
PROJEKTOWAŁ mgr inż. Agnieszka Szala nr upr. PDK/0177/POOS/11		PROJEKTOWAŁ mgr inż. Katarzyna Tara nr upr. PDK/0042/POOS/12		PODPIS 		PODPIS 		FORMAAT A3+		NR RYS. 3		Tytuł Profil podłużny sieci kanalizacji sanitarnej	