


POKÓJ NR 12A i 13

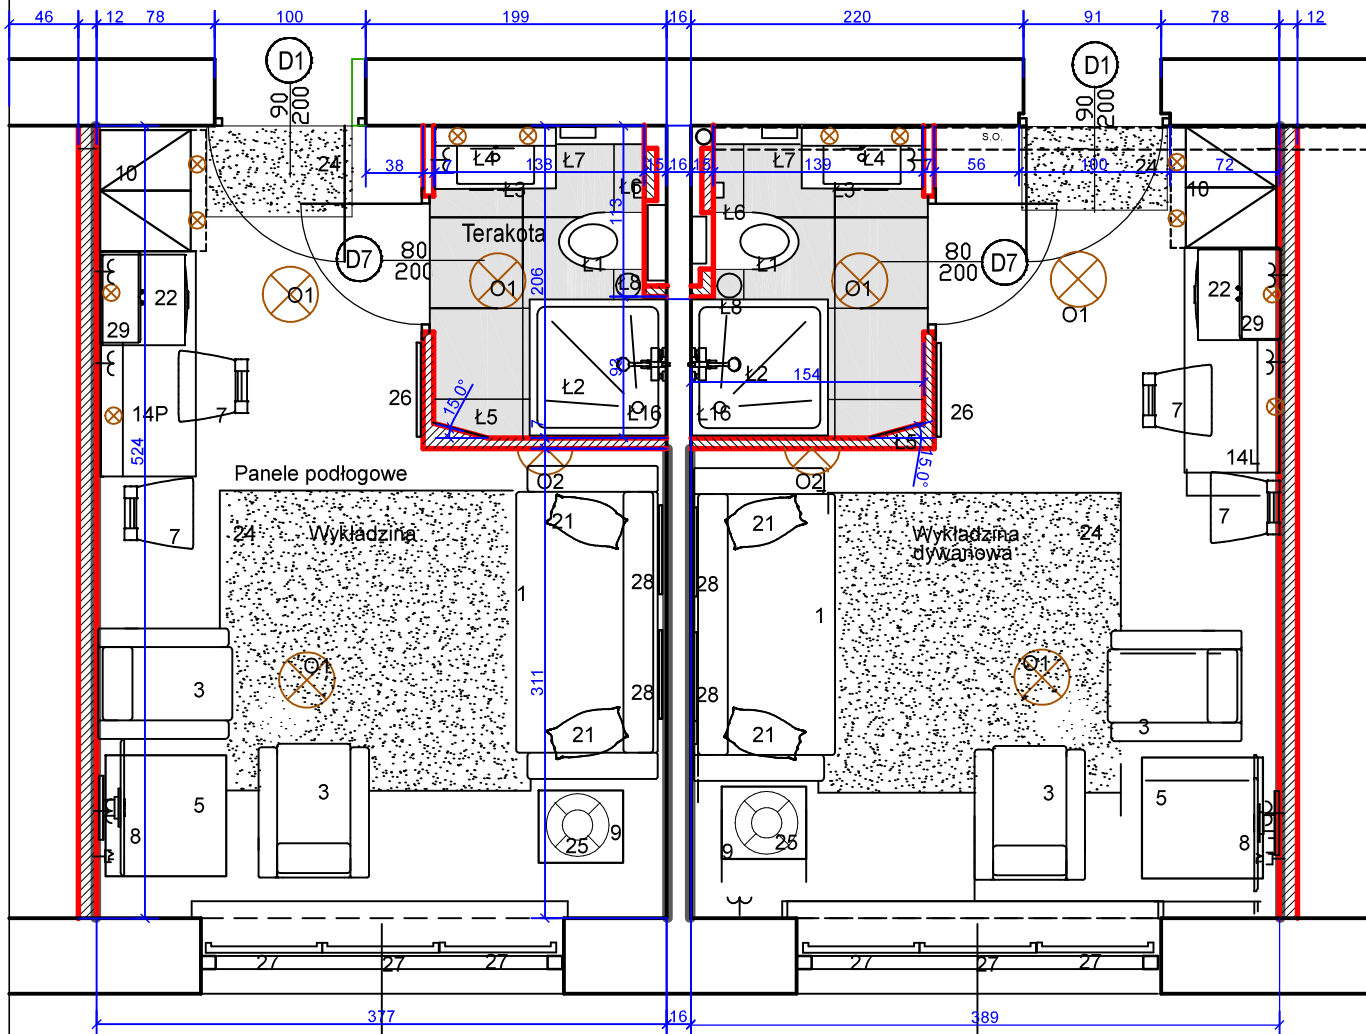

 
WYPOSAŻENIE

- 1 KANAPA ROZKŁADANA
- 3 FOTEL
- 5 STOLIK 80X80 cm
- 7 KRZESŁO
- 8 TELEWIZOR
- 9 STOLIK NOCNY
- 10 SZAFKA UBRANIOWA
- 14 ZESTAW KUCHENNY L/P
- 21 PODUSZKA
- 22 ŁODÓWKA
- 24 WYKŁADZINA
- 25 LAMPKA NOCNA
- 26 LUSTRO
- 27 ROLETA
- 28 OBRAZ
- 29 CZAJNIK ELEKTRYCZNY

- ⊗ O1 OŚWIETLENIE SUFITOWE
- ∞ O2 OŚWIETLENIE ŚCIENNE
- O4 LAMPKA LEDOWA

- ściany malowane na szaro
- ściany istn. malowane na biało, lub pod płytki ceramiczne
- ściany projektowane
- ściany do likwidacji
- odpowietrzenia kanalizacji prowadzone poziomo pod sufitem

- Ł1 ZESTAW WC ZE SPŁUCZKĄ PODTYNKOWĄ
- Ł2 KABINA Z BRODZIKIEM
- Ł3 UMYWALKA NA SZAFCE WISZĄCEJ
- Ł4 LUSTRO 80X80
- Ł5 LUSTRO 40X165
- Ł6 UCHWYT NA PAPIER TOALETOWY
- Ł7 WIESZAK NA RĘCZNIKI
- Ł8 POJEMNIK NA SMIECI
- Ł16 BATERIA PRYSZNICOWA



Spółdzielnia Obsługi Inwestycyjnej "Dompil"
64-920 Piła ul. Sikorskiego 33 tel/fax (67) 214-80-01

| | | | | |
|---------------|--|----------|----------------|------------------|
| Investor | PANSTWOWA UCZELNIA Stanisława Staszica w Pile Piła, ul. Podchorążych 10 | | Branża: | ARCH-BUD |
| Nazwa obiektu | PRZEBUDOWA i ZAKUP WYPOSAŻENIA BUDYNKU DOMU STUDENTA PUSS w PILE | | Nr rysunku: | 8 |
| Adres | PIŁA, ul. ŻEROMSKIEGO 14, działka nr 1311/1 | | Skala: | 1:50 |
| Nazwa rysunku | RZUT PARTERU - POKJE nr 12A i 13 | | | |
| Projektował: | mgr inż. arch. Iwona Maciejewicz Wojtkiewicz upr. do proj. w spec. architektonicznej bez ograniczeń | Upr. nr: | GP7342/1894/94 | Data 03. 2021 |
| Opracował: | j.w. | | | 03. 2021 |