



# Schemat projektowy - kotłownia

SKALA 1:50

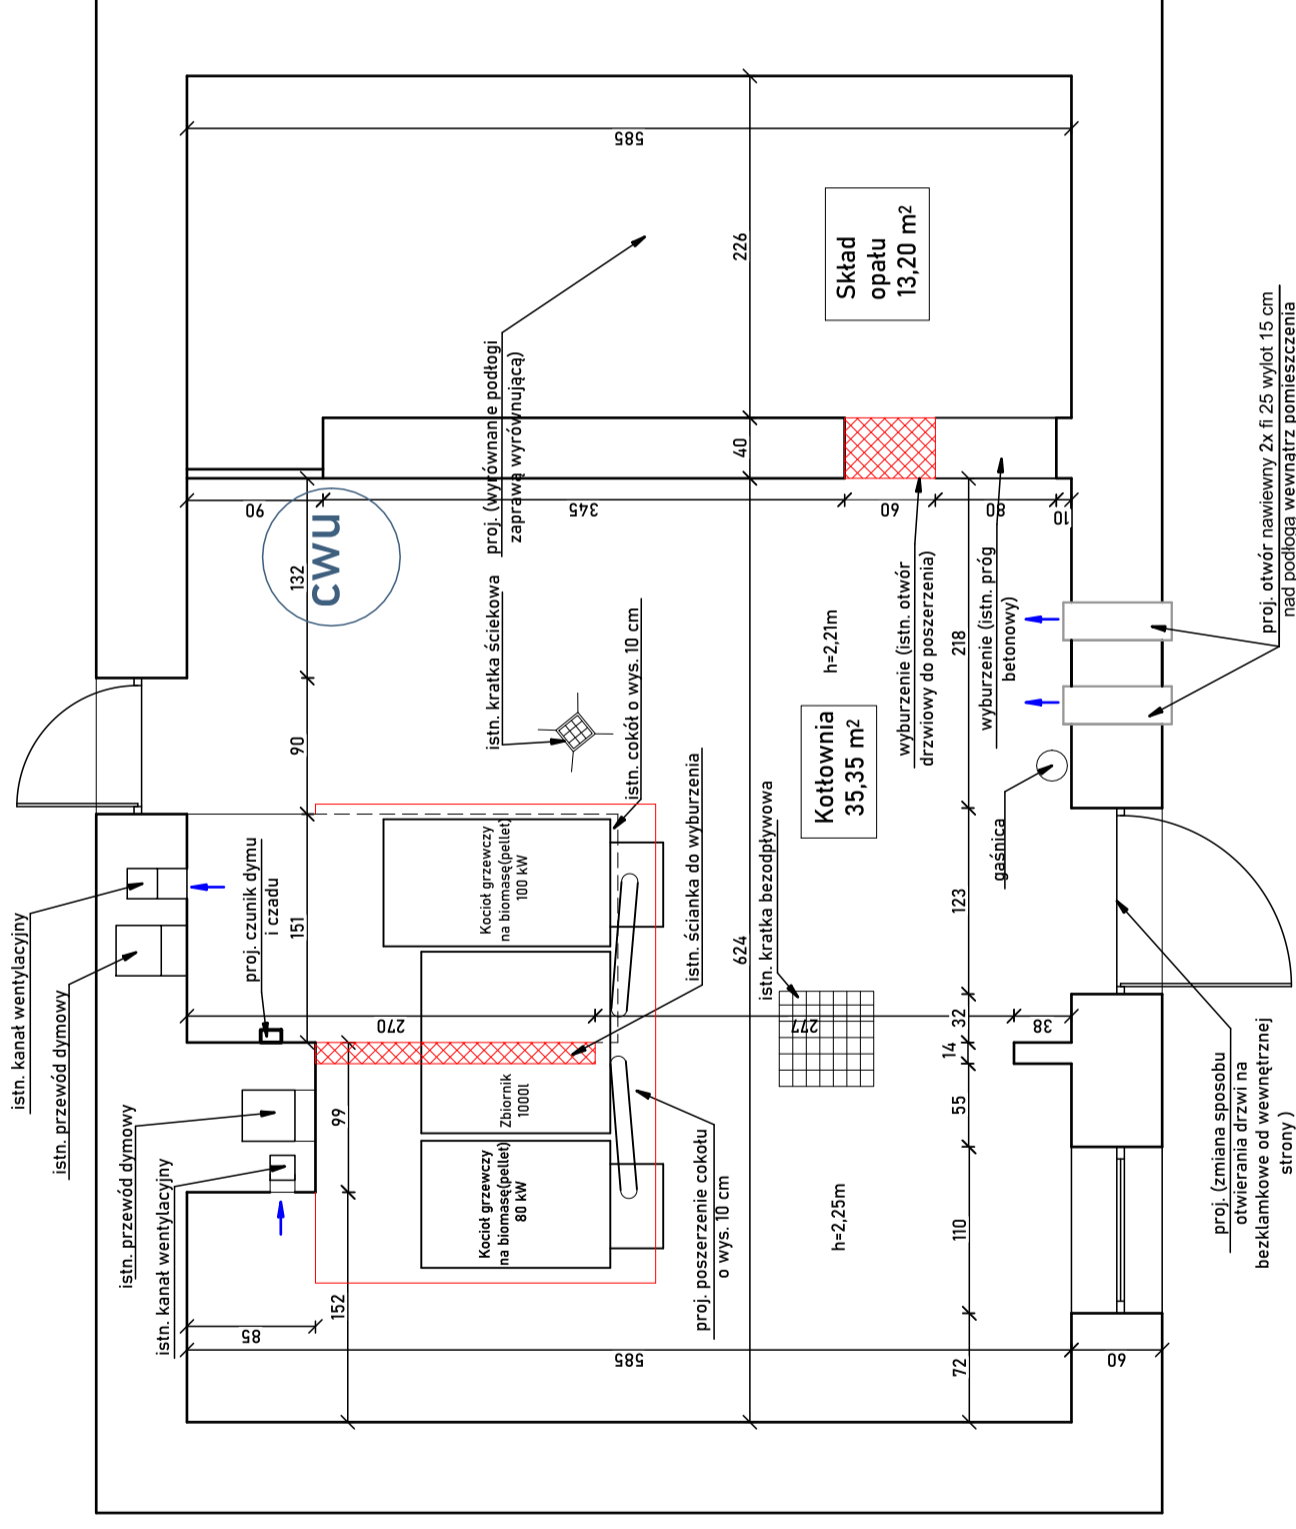

Szegół wentylacji - schemat

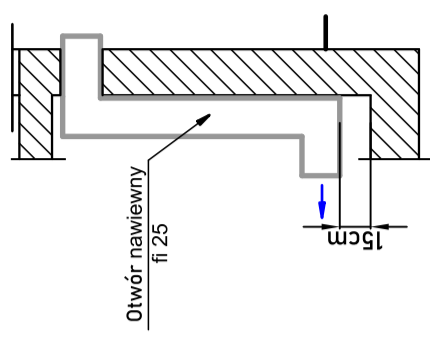

PRACOWNIA <b>DECA DA</b> PROJEKTOWA	
int. Jędrzej Myska tel. 609 511 559 Biuro: Kościelna ul. Wodna 14	
TEMAT:	PROJEKT WYKONAWCZY
LOKALIZACJA:	Wymiana istniejącego źródła ciepła na kocioł na paliwo stałe - pellet
OPRACOWAŁ:	NR UPRAWNIENI: POM/0040/P005/07
inż. Jędrzej Myska	PODPIS:
	SKALA: 1:50
	DATA: LUTY 2020
NAZWA RYSUNKU:	Schemat projektowy - kotłownia
	RYS NR <b>3</b>