

### Mapa do celów projektowych

skala 1:500

woj.: wielkopolskie  
 pow.: piłski  
 miejscowość: Piła  
 jednostka ewidencyjna: 301901\_1, Piła  
 obr.: Piła 15  
 ulica: Podchorążych 10  
 działka nr: 302 i 319 część  
 ukł. współrz. prost. płaskich: 2000\_18  
 ukł. wys.: Kronstadt  
 godło mapy : 6.194.10.14.3.2  
 6.194.10.14.3.4  
 mapa aktualna na dzień: 20.03.2020 r.  
 zakres akt.: ————

Mapa została wykonana bez ustalenia obciążeń służebnościami gruntowymi.

oznaczenie kancelaryjne zgłoszenia:  
 WGK.6640.1. 614.2020

ks. rob.: 3/2020  
 Wykonał:

**BIURO GEODEZJI**  
 inż. Barbara Tyma  
 ul. Srebrna 7, 64-920 PIŁA  
 tel./fax 67 351 62 34  
 NIP 764 157 02 49, REGON 302362169

mgr inż. **JAN TYMA**  
 GEODEZA I UPRAWNIENY  
 Nr 808 Główny Urząd Geodezyjny  
 64-920 PIŁA, ul. Srebrna 7  
 tel./fax 067 351 62 34, 067 351 62 34

Poświadczam, że niniejszy dokument został opracowany w wyniku prac geodezyjnych i kartograficznych, których rezultaty zawiera operat techniczny wpisany do ewidencji materiałów państwowego zasobu geodezyjnego i kartograficznego

STAROSTA PIŁSKI

P. 3010. 2020. 846

(Identyfikator ewidencyjny materiału zasobu - operatu technicznego)

02 KWI. 2020

(Data wpisania operatu technicznego do ewidencji materiałów zasobu)

STANOWISKA

(imię, nazwisko i podpis osoby, reprezentującej organ)


# PROJEKT ZAGOSPODAROWANIA TERENU

### LEGENDA:

- ISTNIEJĄCA SIĘĆ KANALIZACJI DESZCZOWEJ Ø500 ZLOKALIZOWANA NA DZ. NR 68
- PROJEKTOWANA ZEWNĘTRZNA INSTALACJA KANALIZACJI DESZCZOWEJ
- PRZYŁĄCZE KANALIZACJI DESZCZOWEJ - ODREBNE OPRACOWANIE
- PROJEKTOWANA ZEWNĘTRZNA INSTALACJA WODOCIĄGOWA - ZASILANIE SWP
- WŁ1** WŁĄCZENIE DO ISTNIEJĄCEJ SIĘCI KANALIZACJI DESZCZOWEJ Ø500
- Sd1k** STUDNIA KANALIZACJI DESZCZOWEJ Ø1200-KASKADOWA
- Sd2-Sd7** STUDNIA KANALIZACJI DESZCZOWEJ Ø1200
- Wp1-Wp8** WPUST KANALIZACJI DESZCZOWEJ Ø500
- GRANICE DZIAŁKI
- 319** NUMER DZIAŁKI
- SWP - STACJA WODY PITNEJ

### UWAGI:

PROJEKT PRZYŁĄCZA KANALIZACJI DESZCZOWEJ W ZAKRESIE ODREBNEGO OPRACOWANIA

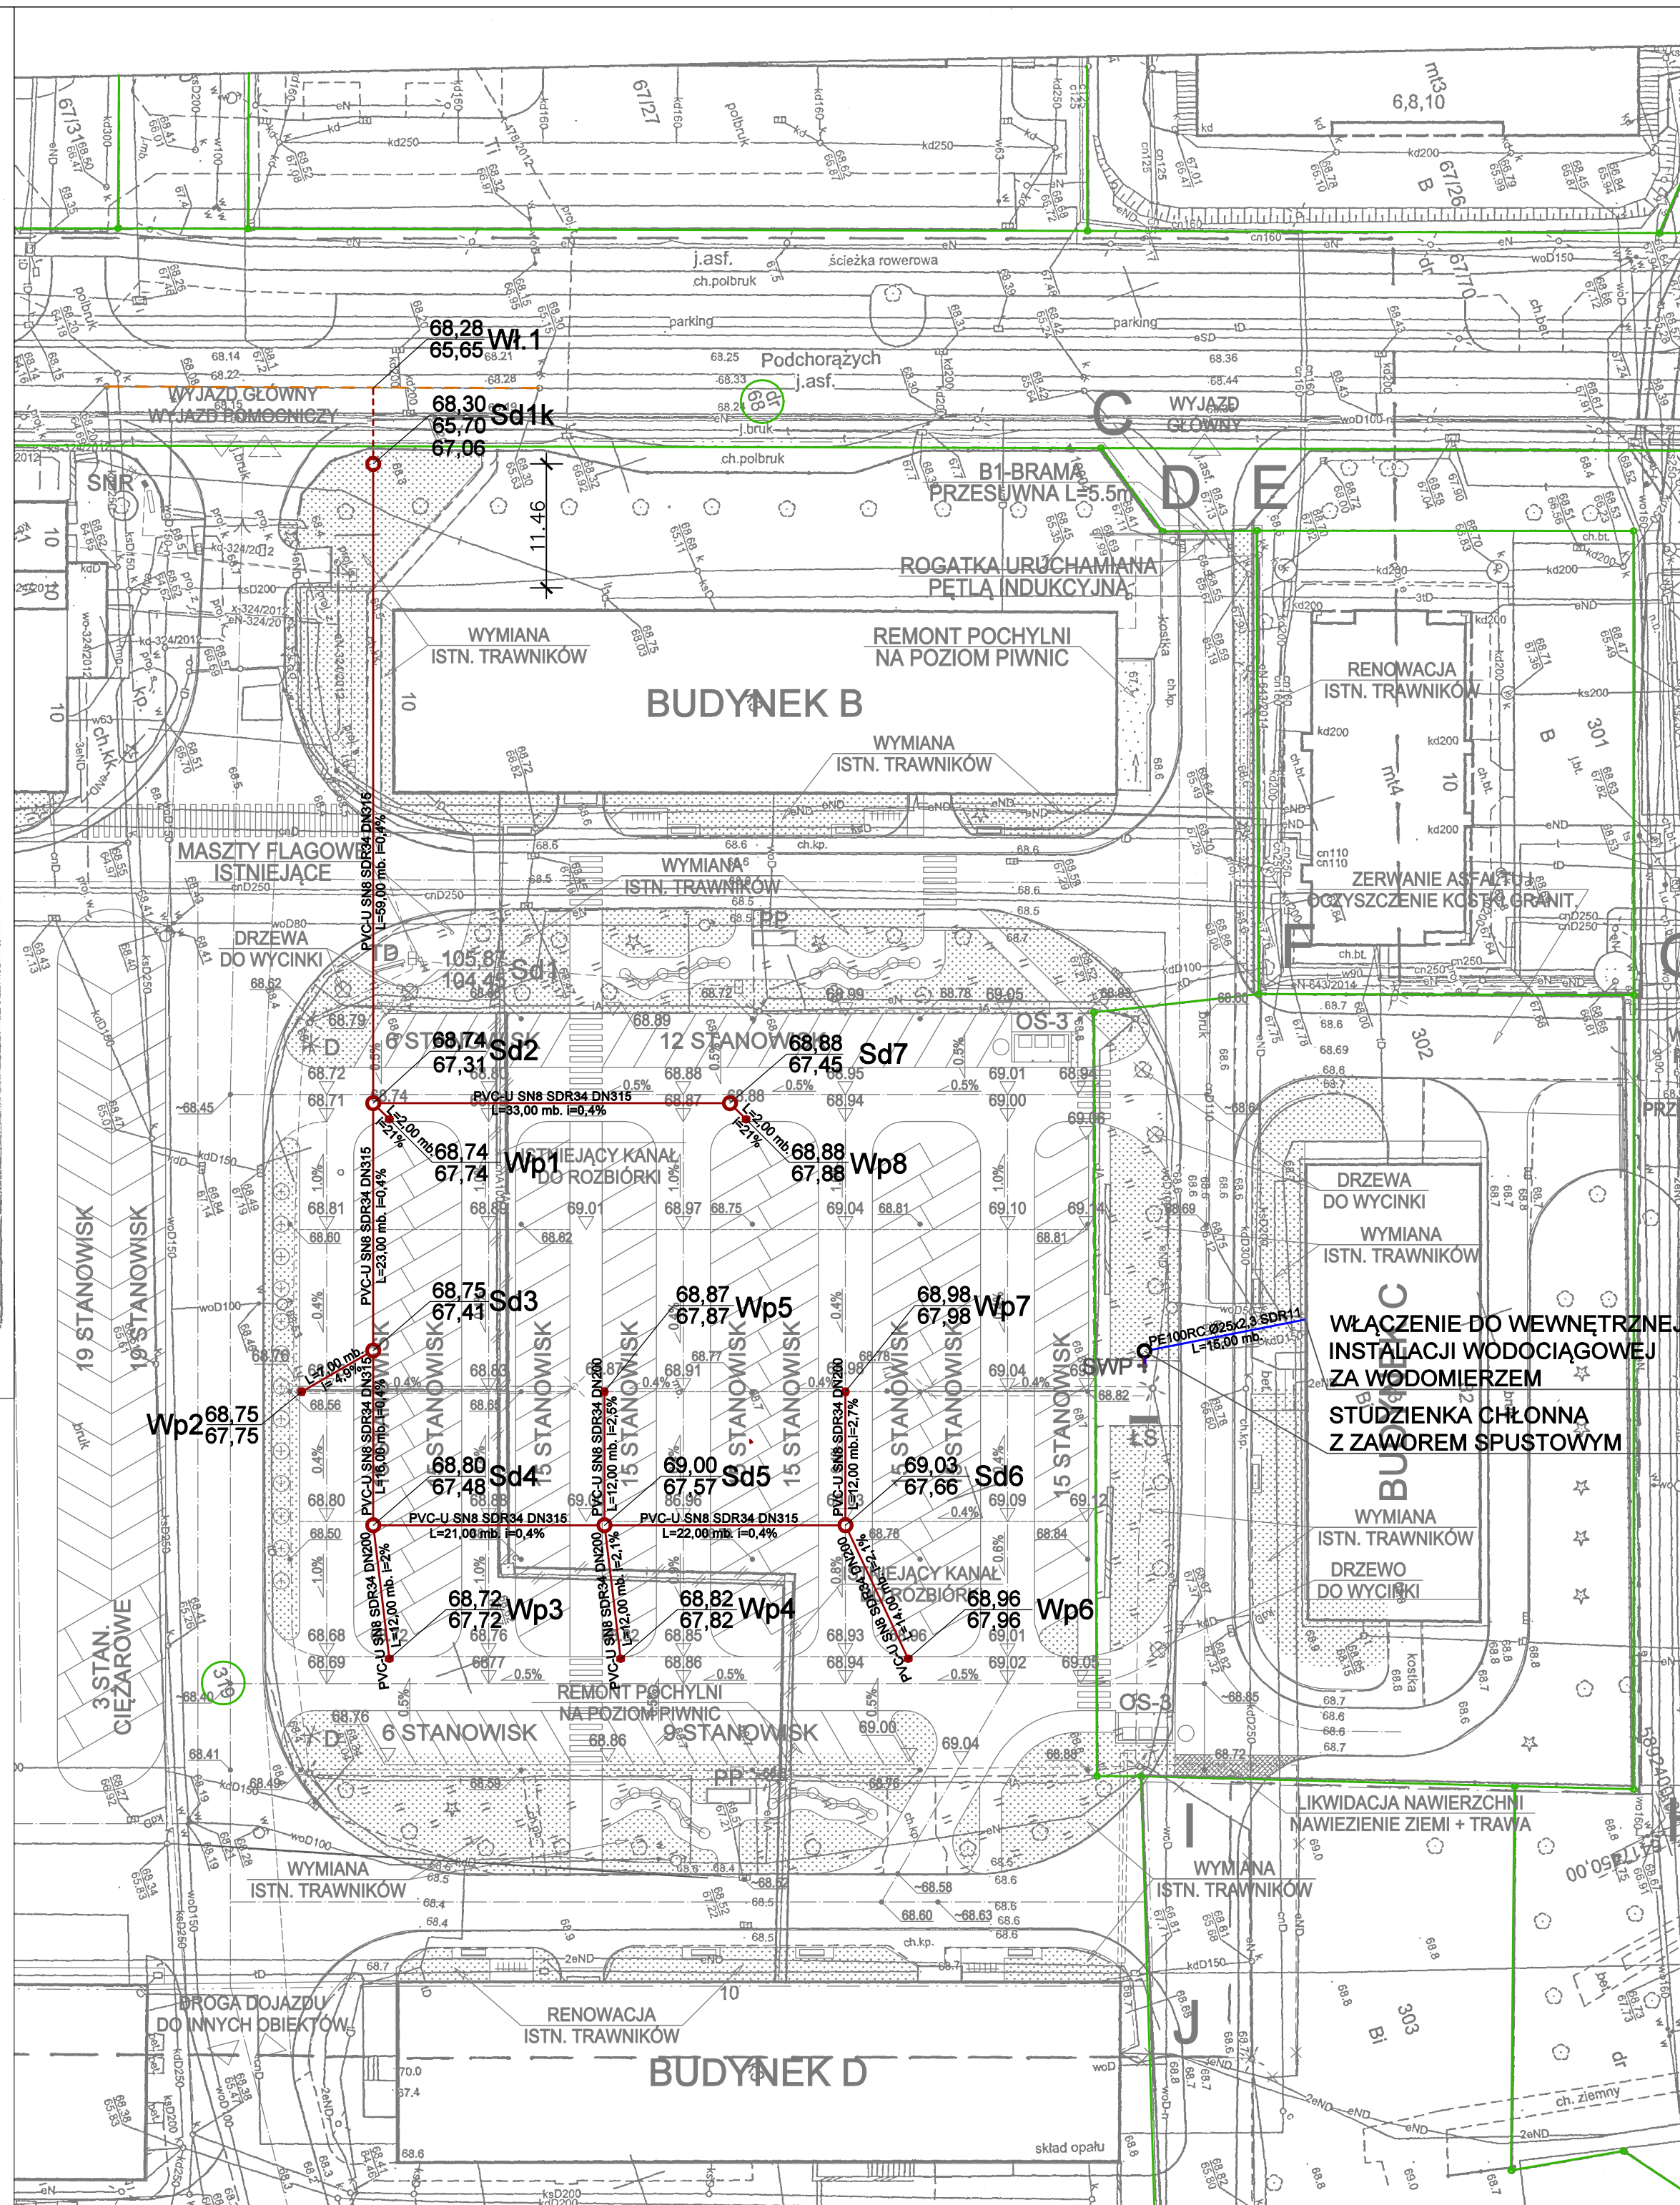

<b>Spółdzielnia Obsługi Inwestycyjnej "Dompil"</b> 64-920 Piła ul. Sikorskiego 33 tel/fax (67) 214-80-01			
Investor	PUSS PIŁA UL. PODCHORAŻYCH 10		Branża: sanitarna
Nazwa obiektu	ZAGOSPODAROWANIE PRZESTRZENI KAMPUSU PAŃSTWOWEJ UCZELNI STANISŁAWA STASZICA W PIŁE		Skala: 1:500
Adres	PIŁA UL. PODCHORAŻYCH 10, DZIAŁKI NR 319, 302		Nr rysunku: S1
Nazwa rysunku	PROJEKT ZAGOSPODAROWANIA TERENU		
Projektował:	mgr inż. Małgorzata Maciaszek uprawnienia budowlane do projektowania i kierowania robotami budowlanymi bez ograniczeń w specjalności instalacyjnej	Nr uprawnień WKP/0176/PWOS/19	Data 08. 2020
Sprawdzający:	mgr inż. Zbigniew Świerczyńska uprawnienia budowlane do projektowania bez ograniczeń w specjalności instalacyjnej	Nr uprawnień WKP/0289/POOS/07	Podpis: