


# KUCHNIA I SUSZARNIA NR 17 I 17A

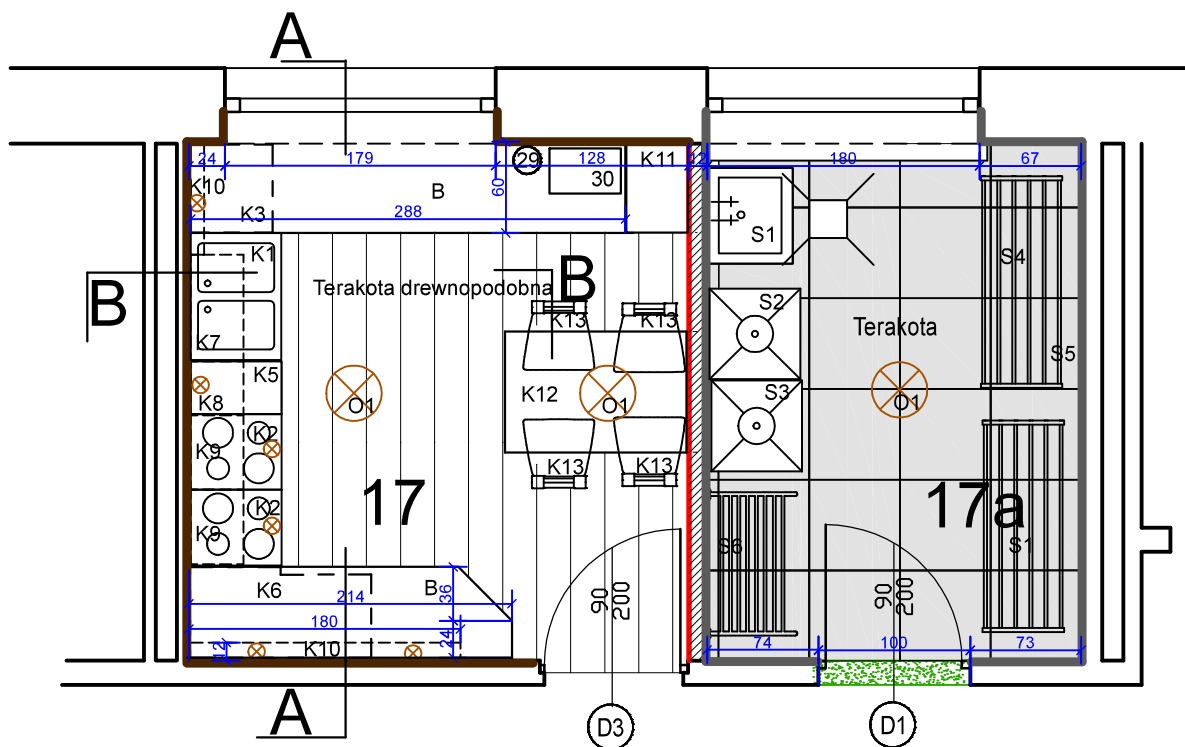

## WYPOSAŻENIE

- K1 ZLEWOZMYWAK DWUKOMOROWY
- K2 KUCHENKA ELEKTRYCZNA
- K3 SZAFKA STOJĄCA 60X60X85
- K4 POJEMNIKI NA ODPADY SEGREGOWANE
- K5 SZAFKA STOJĄCA 35X60X80
- K6 SZAFKA STOJĄCA 120X60X80
- K7 SZAFKA WISZĄCA 80X35X70
- K8 SZAFKA WISZĄCA 40X35X70
- K9 SZAFKA WISZĄCA 50X35X40
- K10 PÓŁKA WISZĄCA SZER 10 CM
- K11 SZAFKA STOJĄCA 40X60X180
- KB BLAT KUCHENNY
- K12 STÓŁ KUCH 80X120
- K13 KRZESŁO DREW.
- 29\_CZAJNIK ELEKTRYCZNY

ściany wykończone płytkami ceramicznymi

ściany istn. malowane na biało

ściany projektowane białe

fragmenty ścian do likwidacji

S1 ZLEW JEDNOKOMOROWY

S2 PRALKA AUTOMATYCZNA

S3 PRALKO-SUSZARKA

S4 SUSZARKA WISZĄCA

 
S6 SUSZARKA NAŚCIENNA

S7 SUSZARKA STOJĄCA ROZKŁADANA

O1 OŚWIETLENIE SUFITOWE

O2 OŚWIETLENIE ŚCIENNE

O4 LAMPKA LEDOWA



Spółdzielnia Obsługi Inwestycyjnej "Dompil"  
64-920 Piła ul. Sikorskiego 33 tel/fax (67) 214-80-01

Investor	PANSTWOWA UCZELNIA Stanisława Staszica w Pile Piła, ul. Podchorążych 10	Branża: ARCH-BUD
Nazwa obiektu	PRZEBUDOWA I ZAKUP WYPOSAŻENIA BUDYNKU DOMU STUDENTA PUSS w PILE	Nr rysunku: 12
Adres	PIŁA, ul. ŻEROMSKIEGO 14, działka nr 1311/1	Skala: 1:50
Nazwa rysunku	RZUT PARTERU - KUCHNIA I SUSZARNIA pok 17 i 17A	
Projektował:	mgr inż. arch. Iwona Maciejewicz Wojtkiewicz upr. do proj. w spec. architektonicznej bez ograniczeń	Upr. nr: GP7342/1894/94
Opracował:	j.w.	Data 03. 2021
		03. 2021