
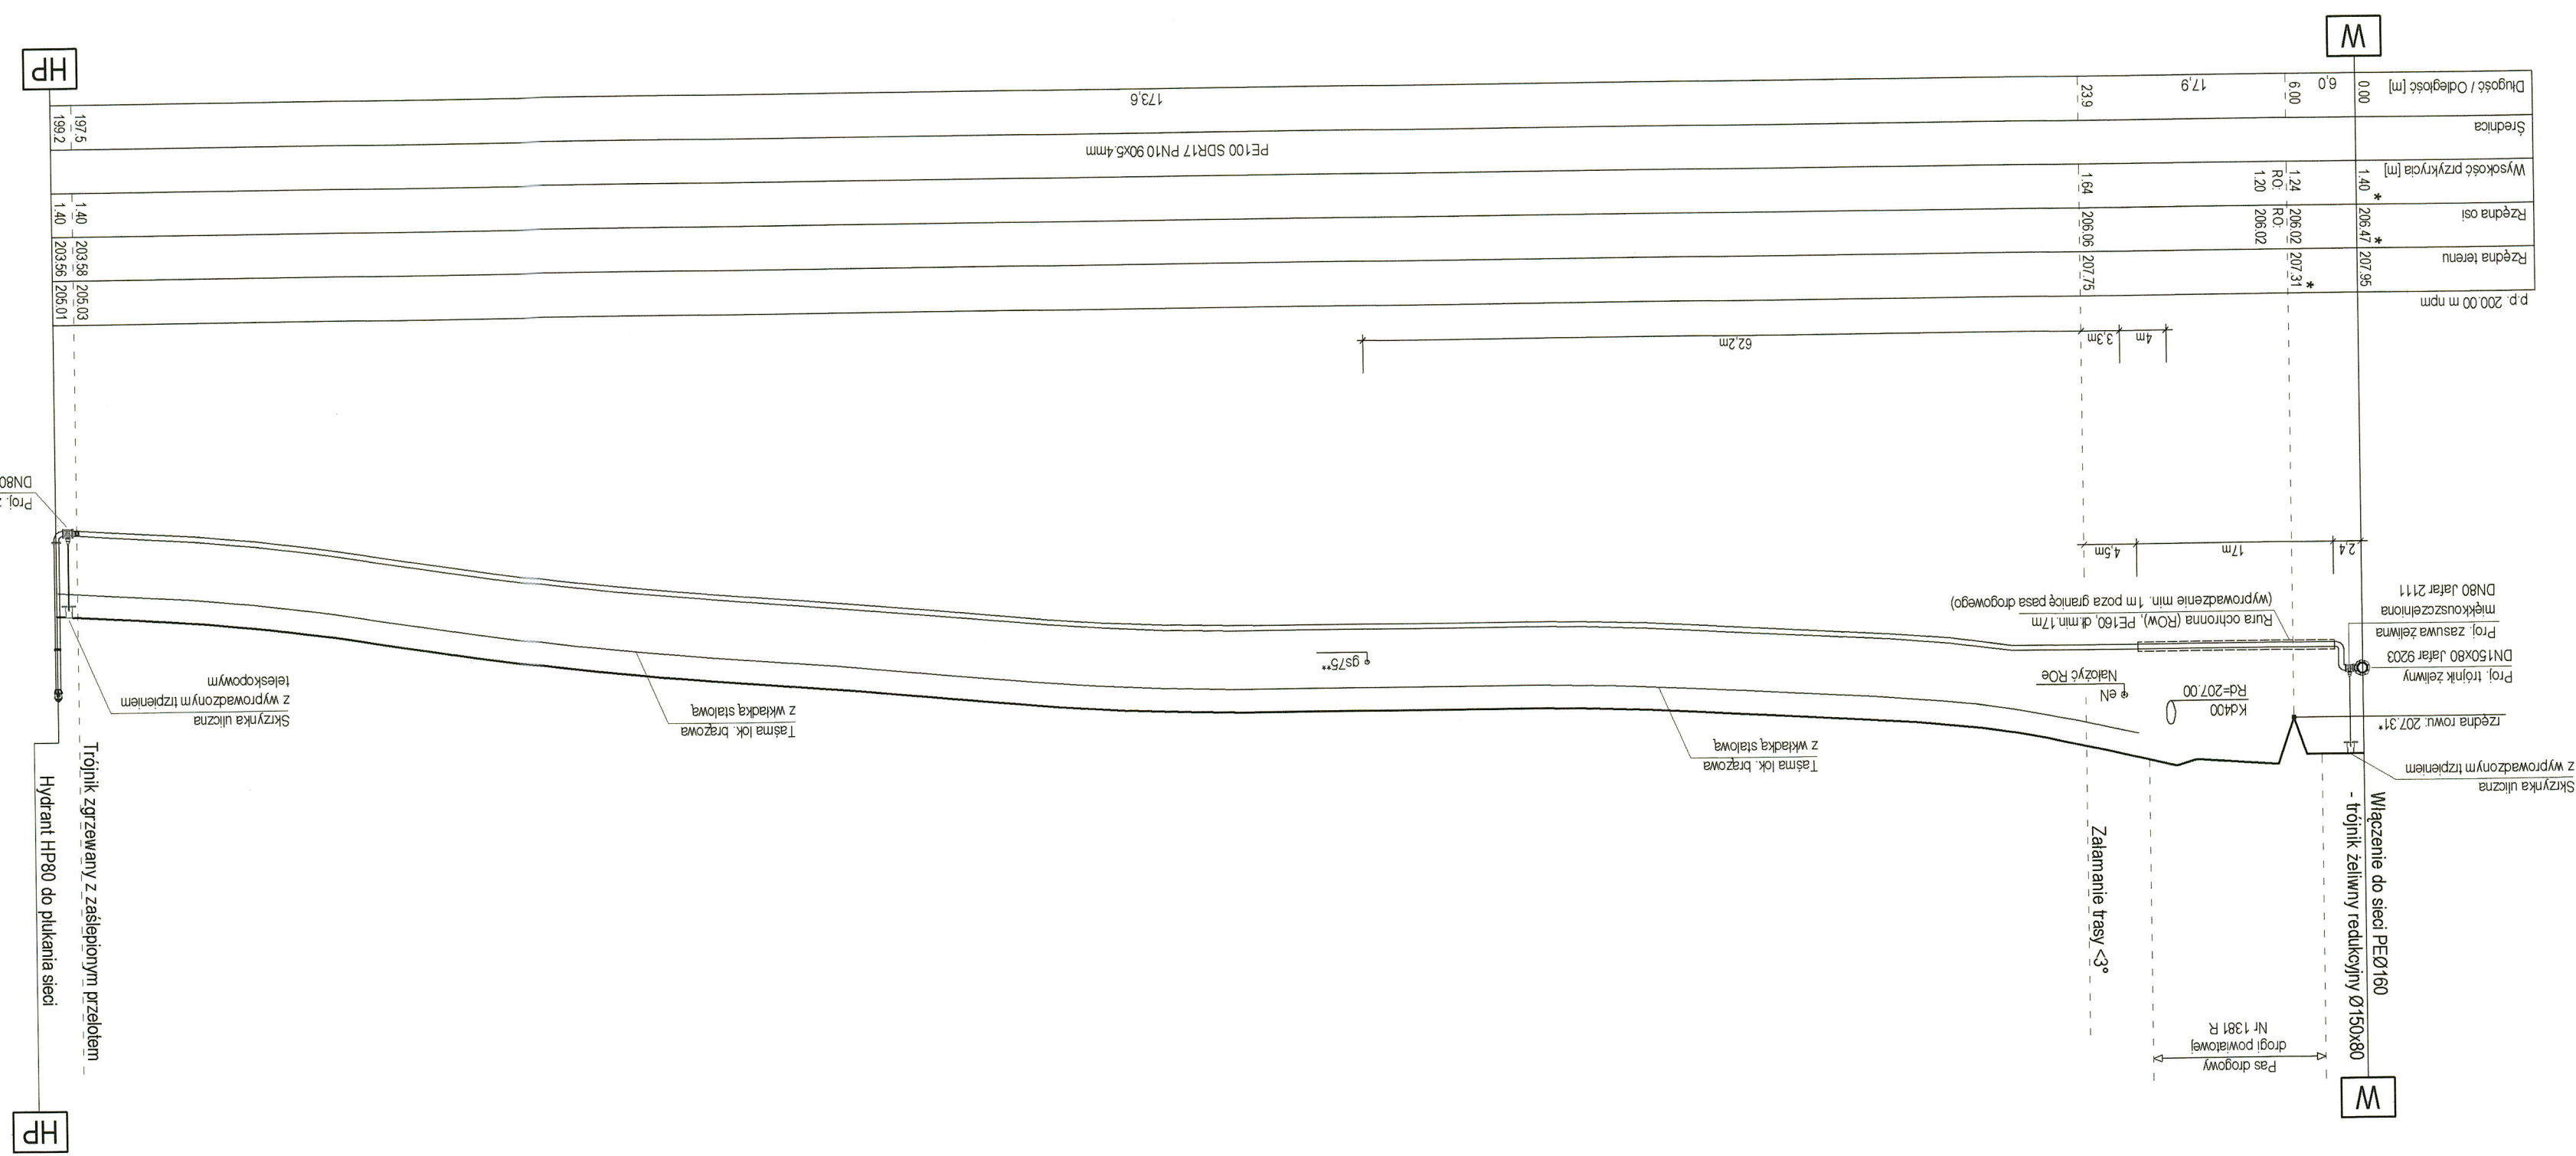


BIURO PROJEKTÓW BRANŻY SANITARNEJ RESPROJEKT 35-064 Rzeszów, ul. Mickiewicza 11 lok.304 RESPROJEKT Agnieszka Szala resprojekt@gmail.com, tel. 691 714 896		INWESTOR Gmina Głogów Malopolski ul. Rynek 1 36-060 Głogów Malopolski		ZAMAWIENIE Budowa sieci wodociągowej i kanalizacji sanitarnej przy ulicy Ochovej w Budach Głogowskich		ADRES Obęb 0001 Budy Głogowskie działki nr ew.: 1588/1, 1571, 1557/8, 1553/2		BRANŻA SANITARNA		DATA 09.2022		SKALA 1:100/500		PROJEKTOWYK mgr inż. Agnieszka Szala nr upr. FDK/0177/P00S/11		SPRAWCZKA mgr inż. Katarzyna Tara nr upr. FDK/0042/P00S/12		TYTUŁ Profil podłużny sieci wodociągowej		FORMAT A3+		Lp. Rys. 2	
-----------------------------------------------------------------------------------------------------------------------------------------------------------------------	--	--------------------------------------------------------------------------------	--	----------------------------------------------------------------------------------------------------------	--	------------------------------------------------------------------------------------	--	---------------------	--	-----------------	--	--------------------	--	---------------------------------------------------------------------	--	------------------------------------------------------------------	--	---------------------------------------------	--	---------------	--	---------------	--

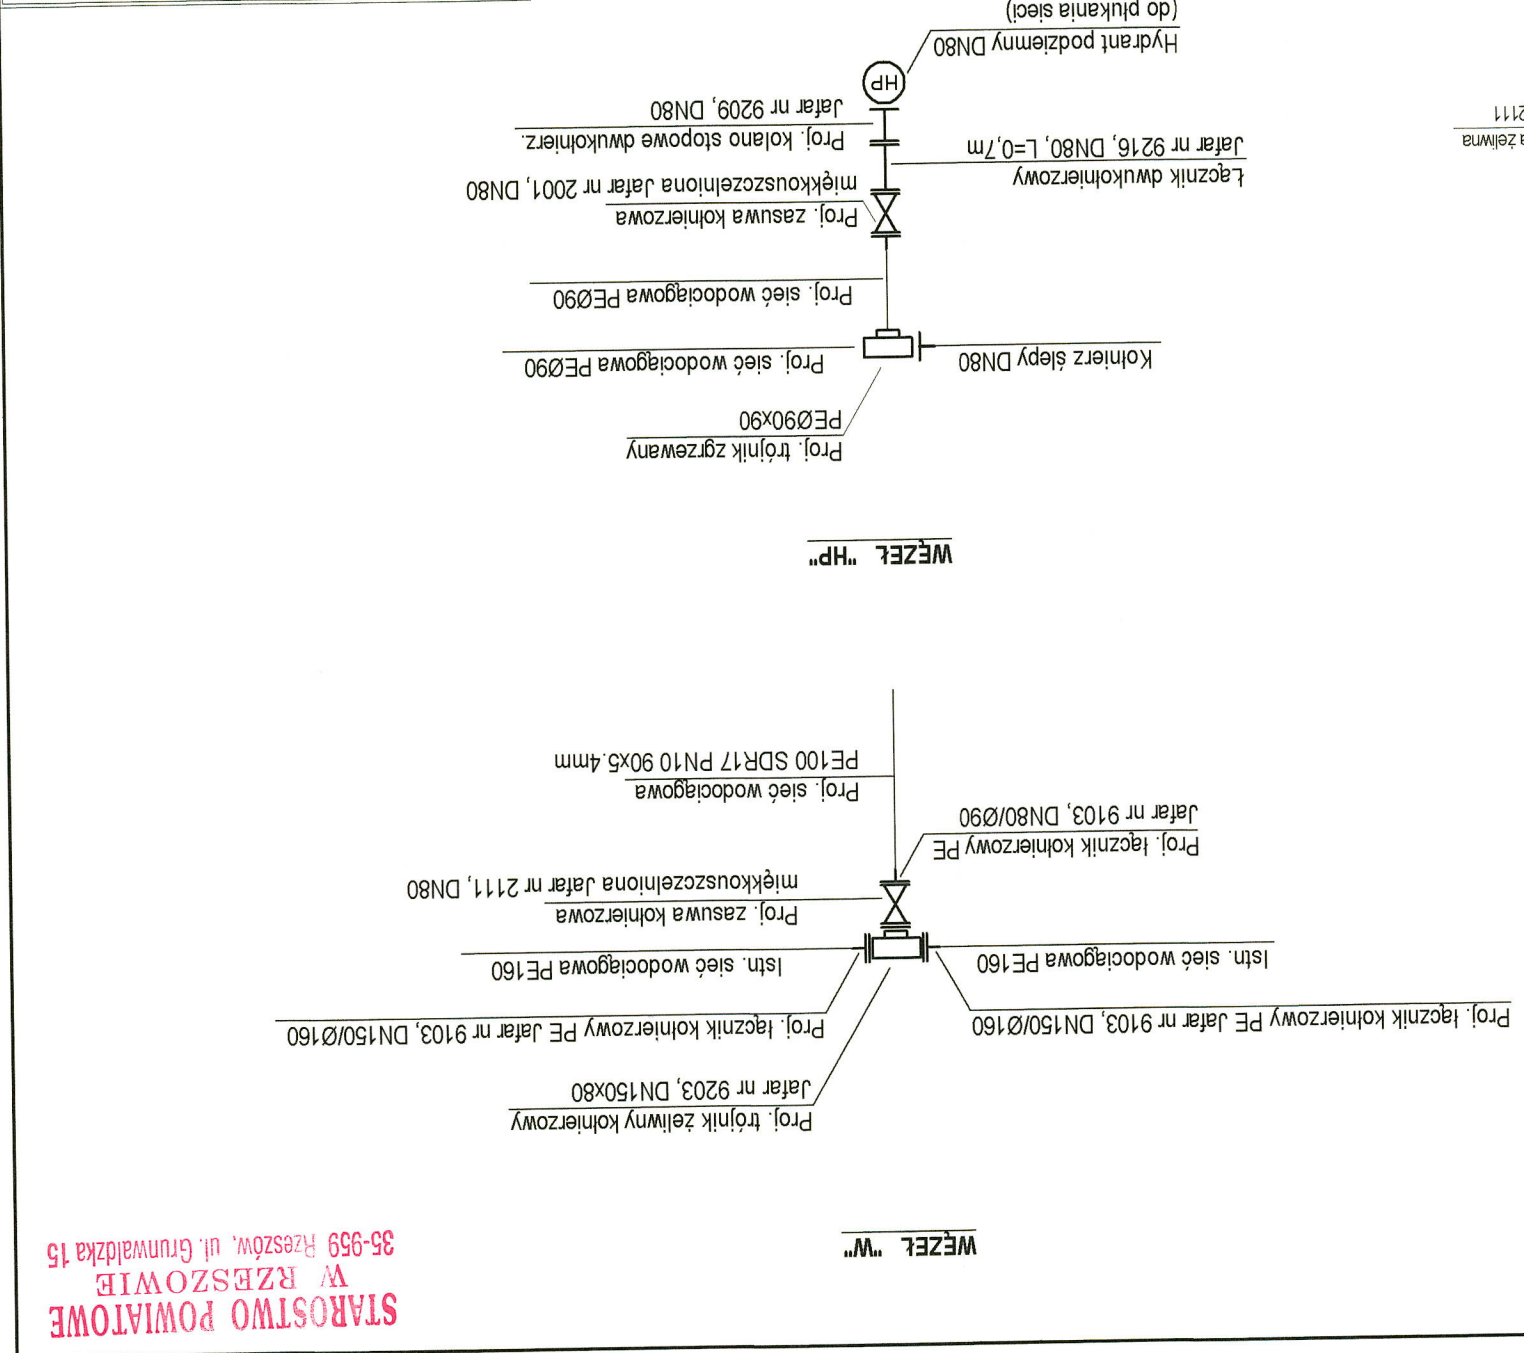

UWAGI:
 1. Rzędne terenu nie stanowią jego niwelacji!
 2. **Bez względu na to** przed rozpoczęciem robót należy zainwentaryzować rzeczywistość rzedna dna ziemnego rowu przydrożnego, a także rzedne posadowienia istniejącego uzbrojenia podziemnego, celem wykluczenia ewentualnych kolizji na trasie projektowanego sieci.
 3. Wszystkie prace związane z budową sieci należy wykonać w oparciu o projekt techniczny uzgodniony przez Ekolog Sp. z o.o.

* Oznaczone rzedne posadowienia istniejących urządzeń i uzbrojenia należy zwerifikować w terenie.